

UWAGA!

Przedmiotem niniejszego postępowania zakresu branży sanitarnej jest wykonanie wylotu do rzeki Brdy *(w tym likwidacja istniejącego wylotu)* oraz zewnętrznej kanalizacji deszczowej na odcinku W-D1-D2 *(łącznie ze studnią)*

Mapa do celów projektowych
skala 1:500
Bydgoszcz – ul. Królowej Jadwigi

ark. mapy: 320_10.2.3

jedn. ew: 046101_1, m. Bydgoszcz

obręb: 80, 81

MPG.D.422.3109.2017

PUWG 2000 s. 6

MPG.W.422.2.31.2017


uk?. wys. Amsterdam

Nie wykonano ustalenia obciążenia warunkami gruntowymi.

Bydgoszcz, dnia 4 października 2017 r.

----- zakres aktualizacji

----- zasięg prac rozbiórkowych

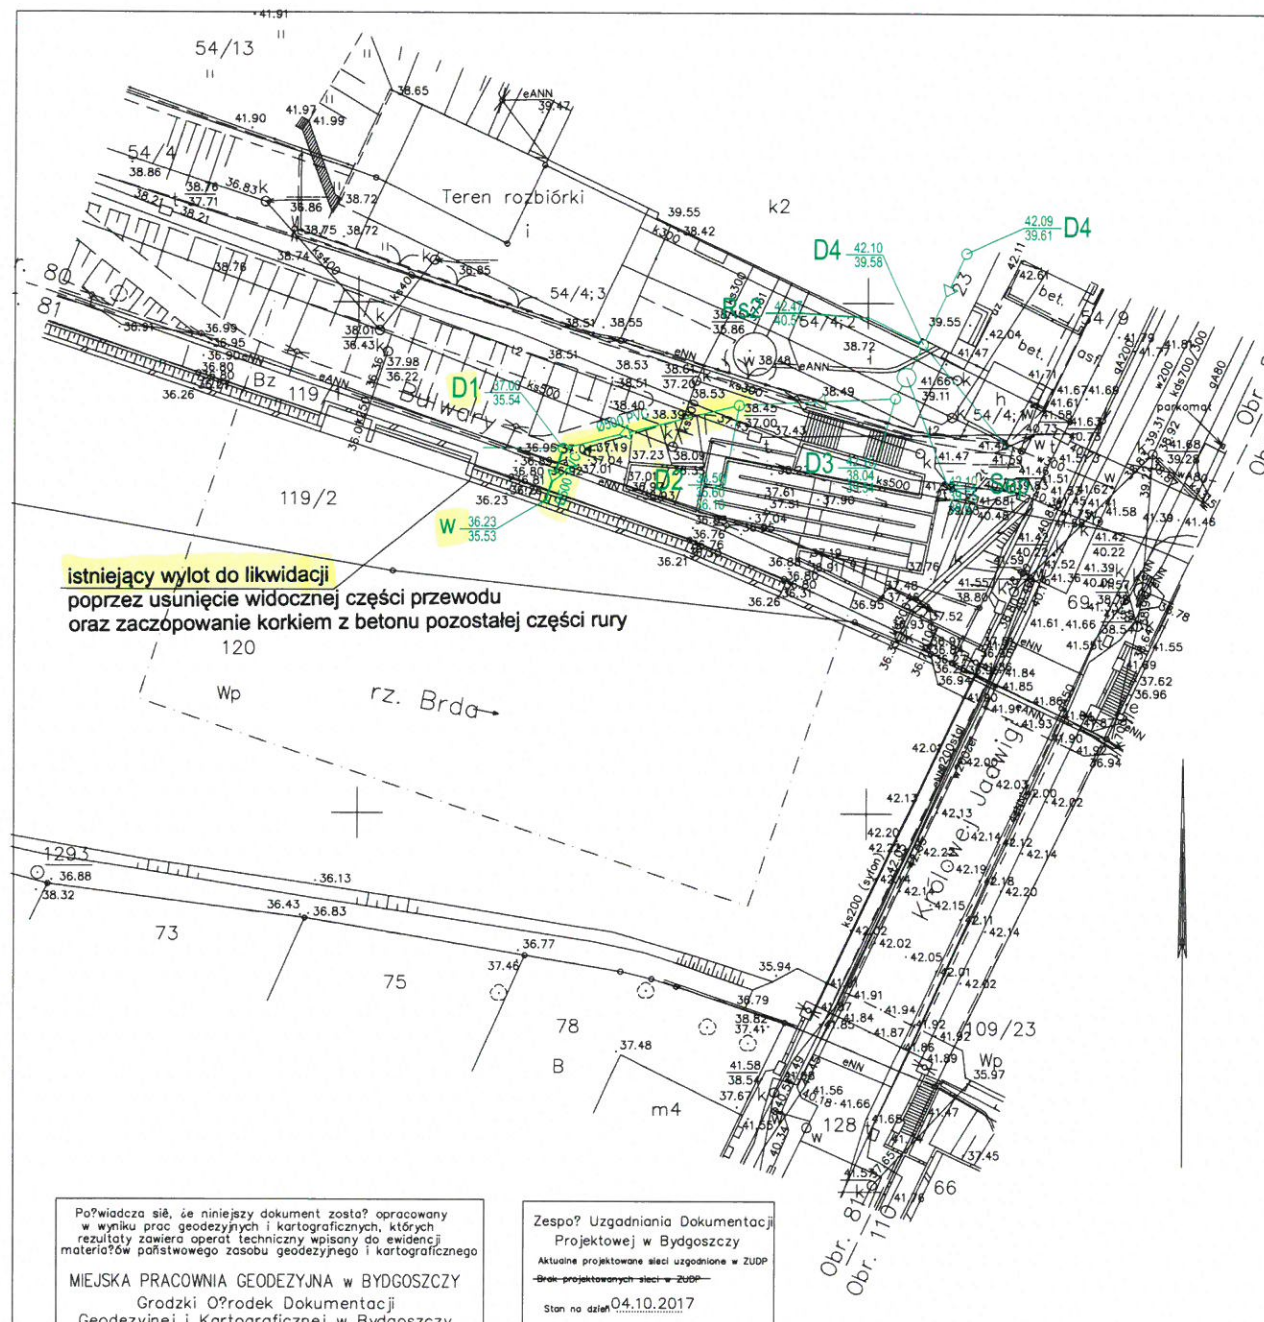

istniejący wylot do likwidacji
poprzez usunięcie widocznej części przewodu
oraz zacczopowanie korkiem z betonu pozostałej części rury

Legenda:

- projektowana kanalizacja deszczowa W-D1
- projektowana wylot prefabrykowany
- wg odręb. pozwolenia na budowę:
- projektowana studnia żelbetowa Ø1,0m
- projektowana kanalizacja deszczowa

Powiadza się, że niniejszy dokument został opracowany w wyniku prac geodezyjnych i kartograficznych, których rezultaty zawiera operat techniczny wpisany do ewidencji materiałów państwowego zasobu geodezyjnego i kartograficznego

MIĘJSKA PRACOWNIA GEODEZYJNA W BYDGOSZCZY
Grodzki Ośrodek Dokumentacji
Geodezyjnej i Kartograficznej w Bydgoszczy
Identyfikator ewidencyjny materiału zasobu – operatu
technicznego:
P.0461. 2017 3191

Data wpisania operatu technicznego
do ewidencji materiałów zasobu: 04.10.2017 r.
imię, nazwisko i podpis osoby reprezentującej organ.

Zespo? Uzgodnienia Dokumentacji
Projektowej w Bydgoszczy

Aktualnie projektowane sieci uzgodnione w ZUDP

----- Sieci projektowanych sieci w ZUDP

Stan na dzień 04.10.2017

Nie wyklucza się istnienia w terenie również
urządzeń podziemnych uciążliwych, a nie
zgłoszonych do inwentaryzacji geodezyjnej.

PRACOWNIA PROJEKTOWA
"VITARO"



Investycja	Budowa instalacji kanalizacji deszczowej oraz wylotu do rzeki Brdy w ramach zadania inwest. pn. "Rewitalizacja kompleksu Astoria na cele sportowo - rekreacyjne wraz z budową 50-metrowego basenu (krytego)" położonej w Bydgoszczy przy ul. Królowej Jadwigi 23.	Data: 05.XI.2017
Adres inwestycji	Ul. Królowej Jadwigi 23, 85 - 231 Bydgoszcz; Dz. nr ewid. 119/2, 119/1 Obręb 81, dz. nr 54/4 Obręb 80; Jednostka ewidencyjna: 046101_1m, Bydgoszcz	Nr rys: Rys. 01
Investor	Miasto Bydgoszcz	Skala: 1:500
Adres inwestora	Ul. Jezulicka 1, 85 -102 Bydgoszcz	Branża / Etap SAN / PB
Temat rysunku	ROJEKT ZAGOSPODAROWANIA TERENU	Podpis:
Branża sanitarna	Projektant mgr inż. Tomasz Kochanowski nr upr. KUP/0055/POOS/10 Upr. bud. do projekt. bez ograniczeń w spec. instalacyjnej	
	Sprawdzający mgr inż. Piotr Słektarkowski nr upr. KUP/0133/POOS/10 Upr. bud. do projekt. bez ograniczeń w spec. instalacyjnej	

Skala 1:500

54/13

Bi

MIEJSKA PRACOWNIA GEODEZYJNA
W BYDGOSZCZY

MAPA ZASADNICZA

m. Bydgoszcz

PUWG 2000 s. 6


ukł. odnies.: Amsterdam

MPG.D. 416.0067.2018

Bydgoszcz, dnia: 20. 04. 2018

Wykonał: Leszek Cieślak

80

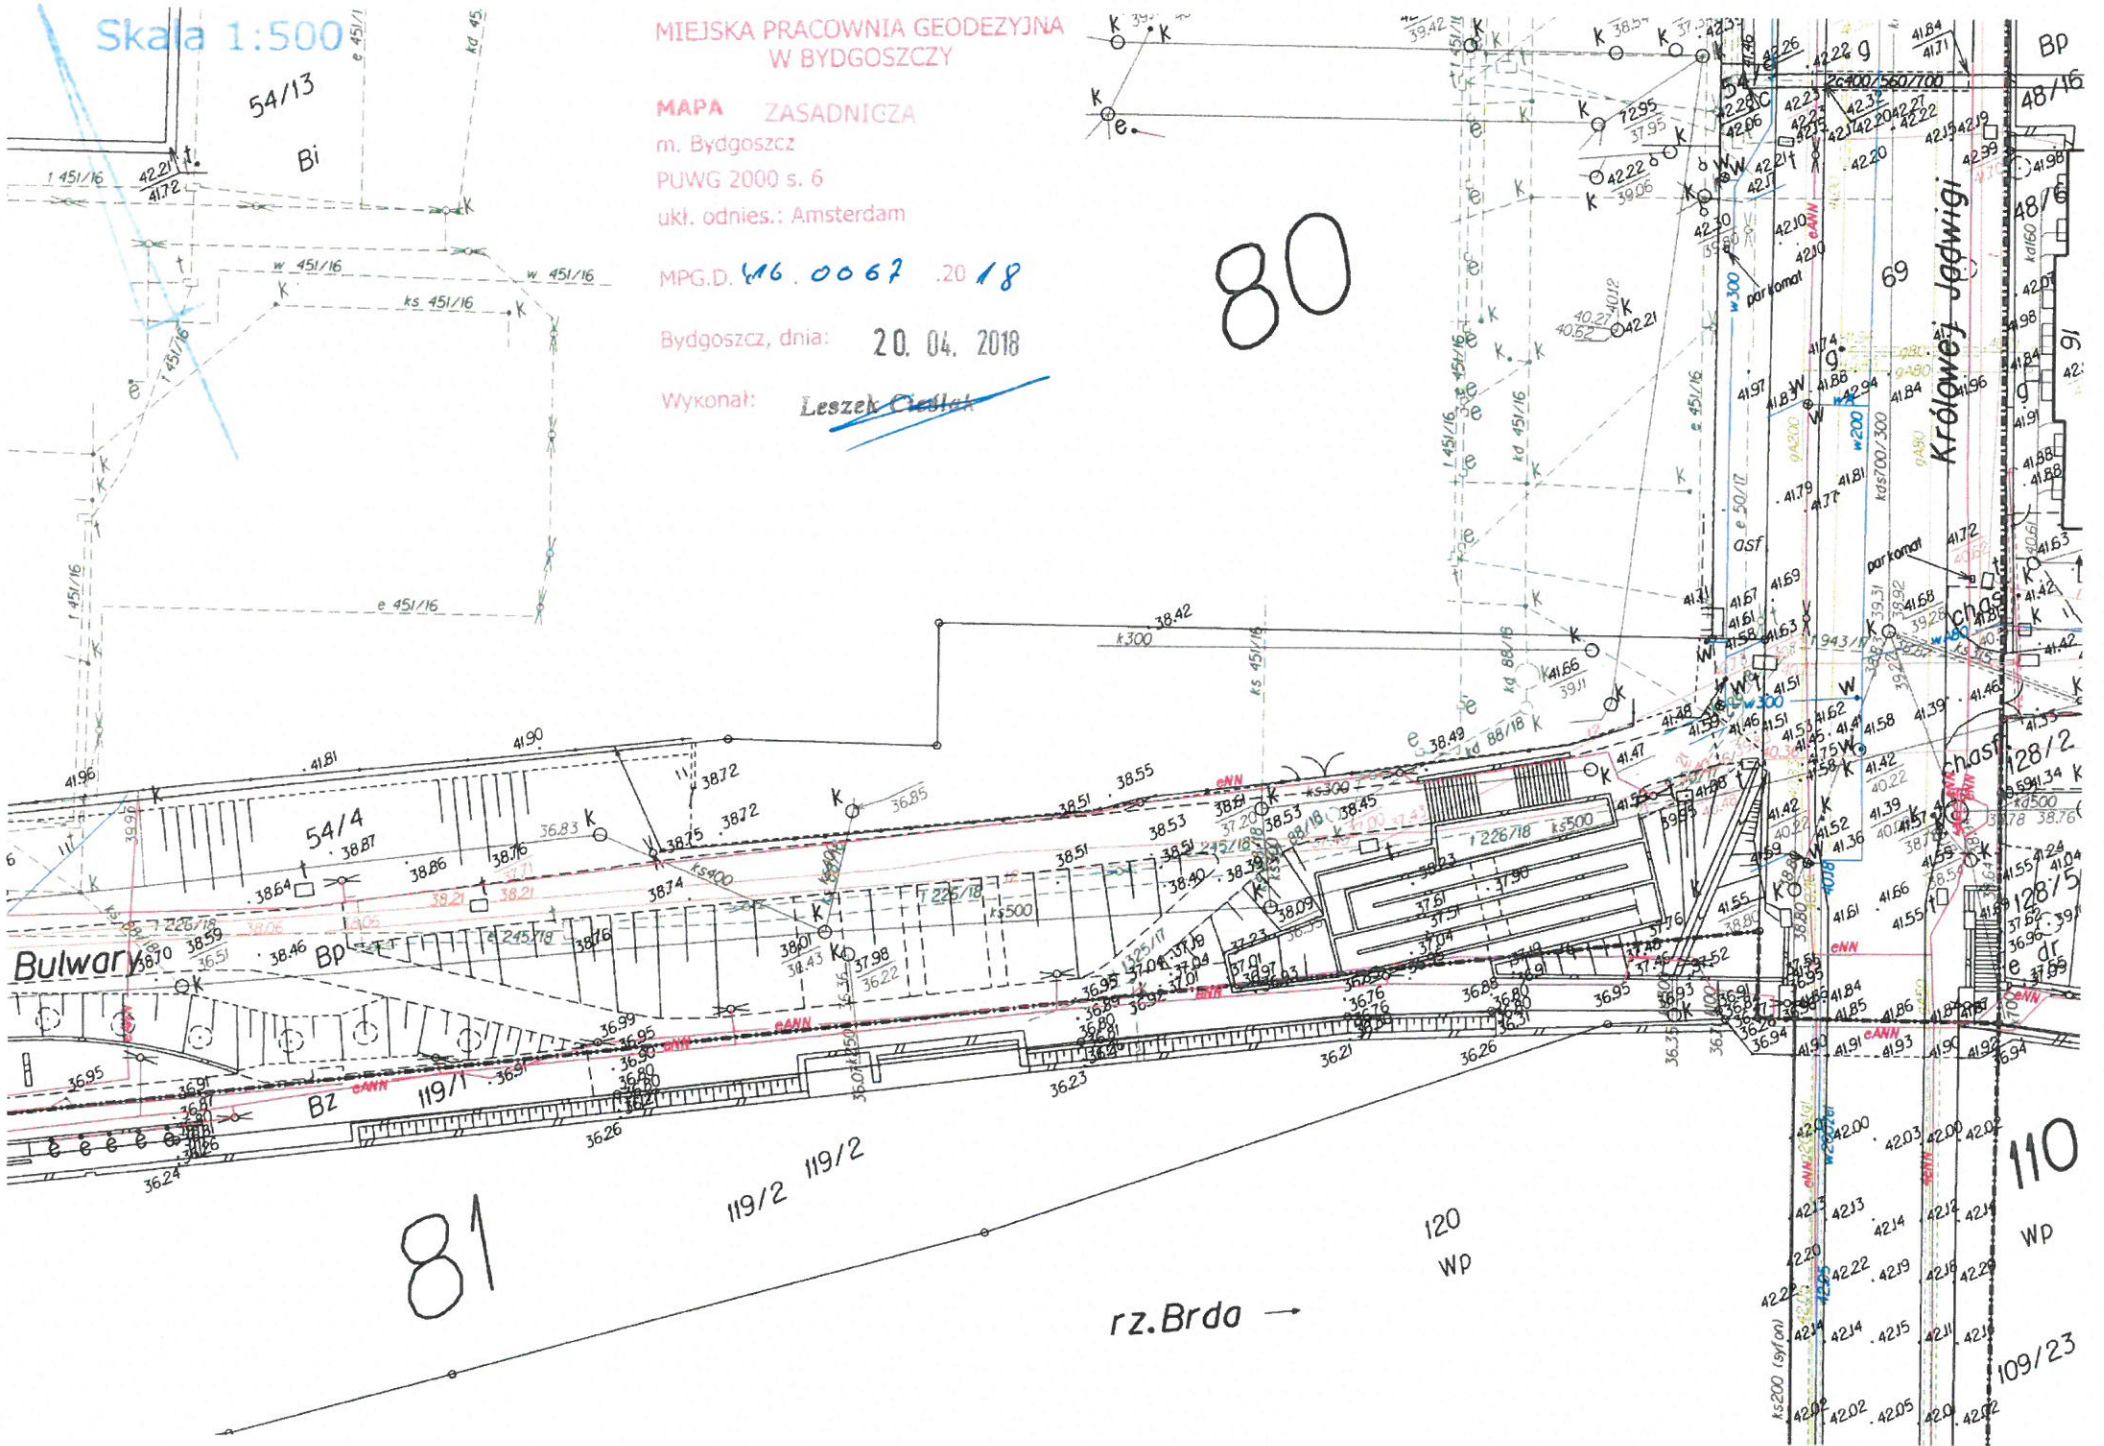

81

119/2 119/2

120 WP

rz.Brda →

110 WP

109/23