



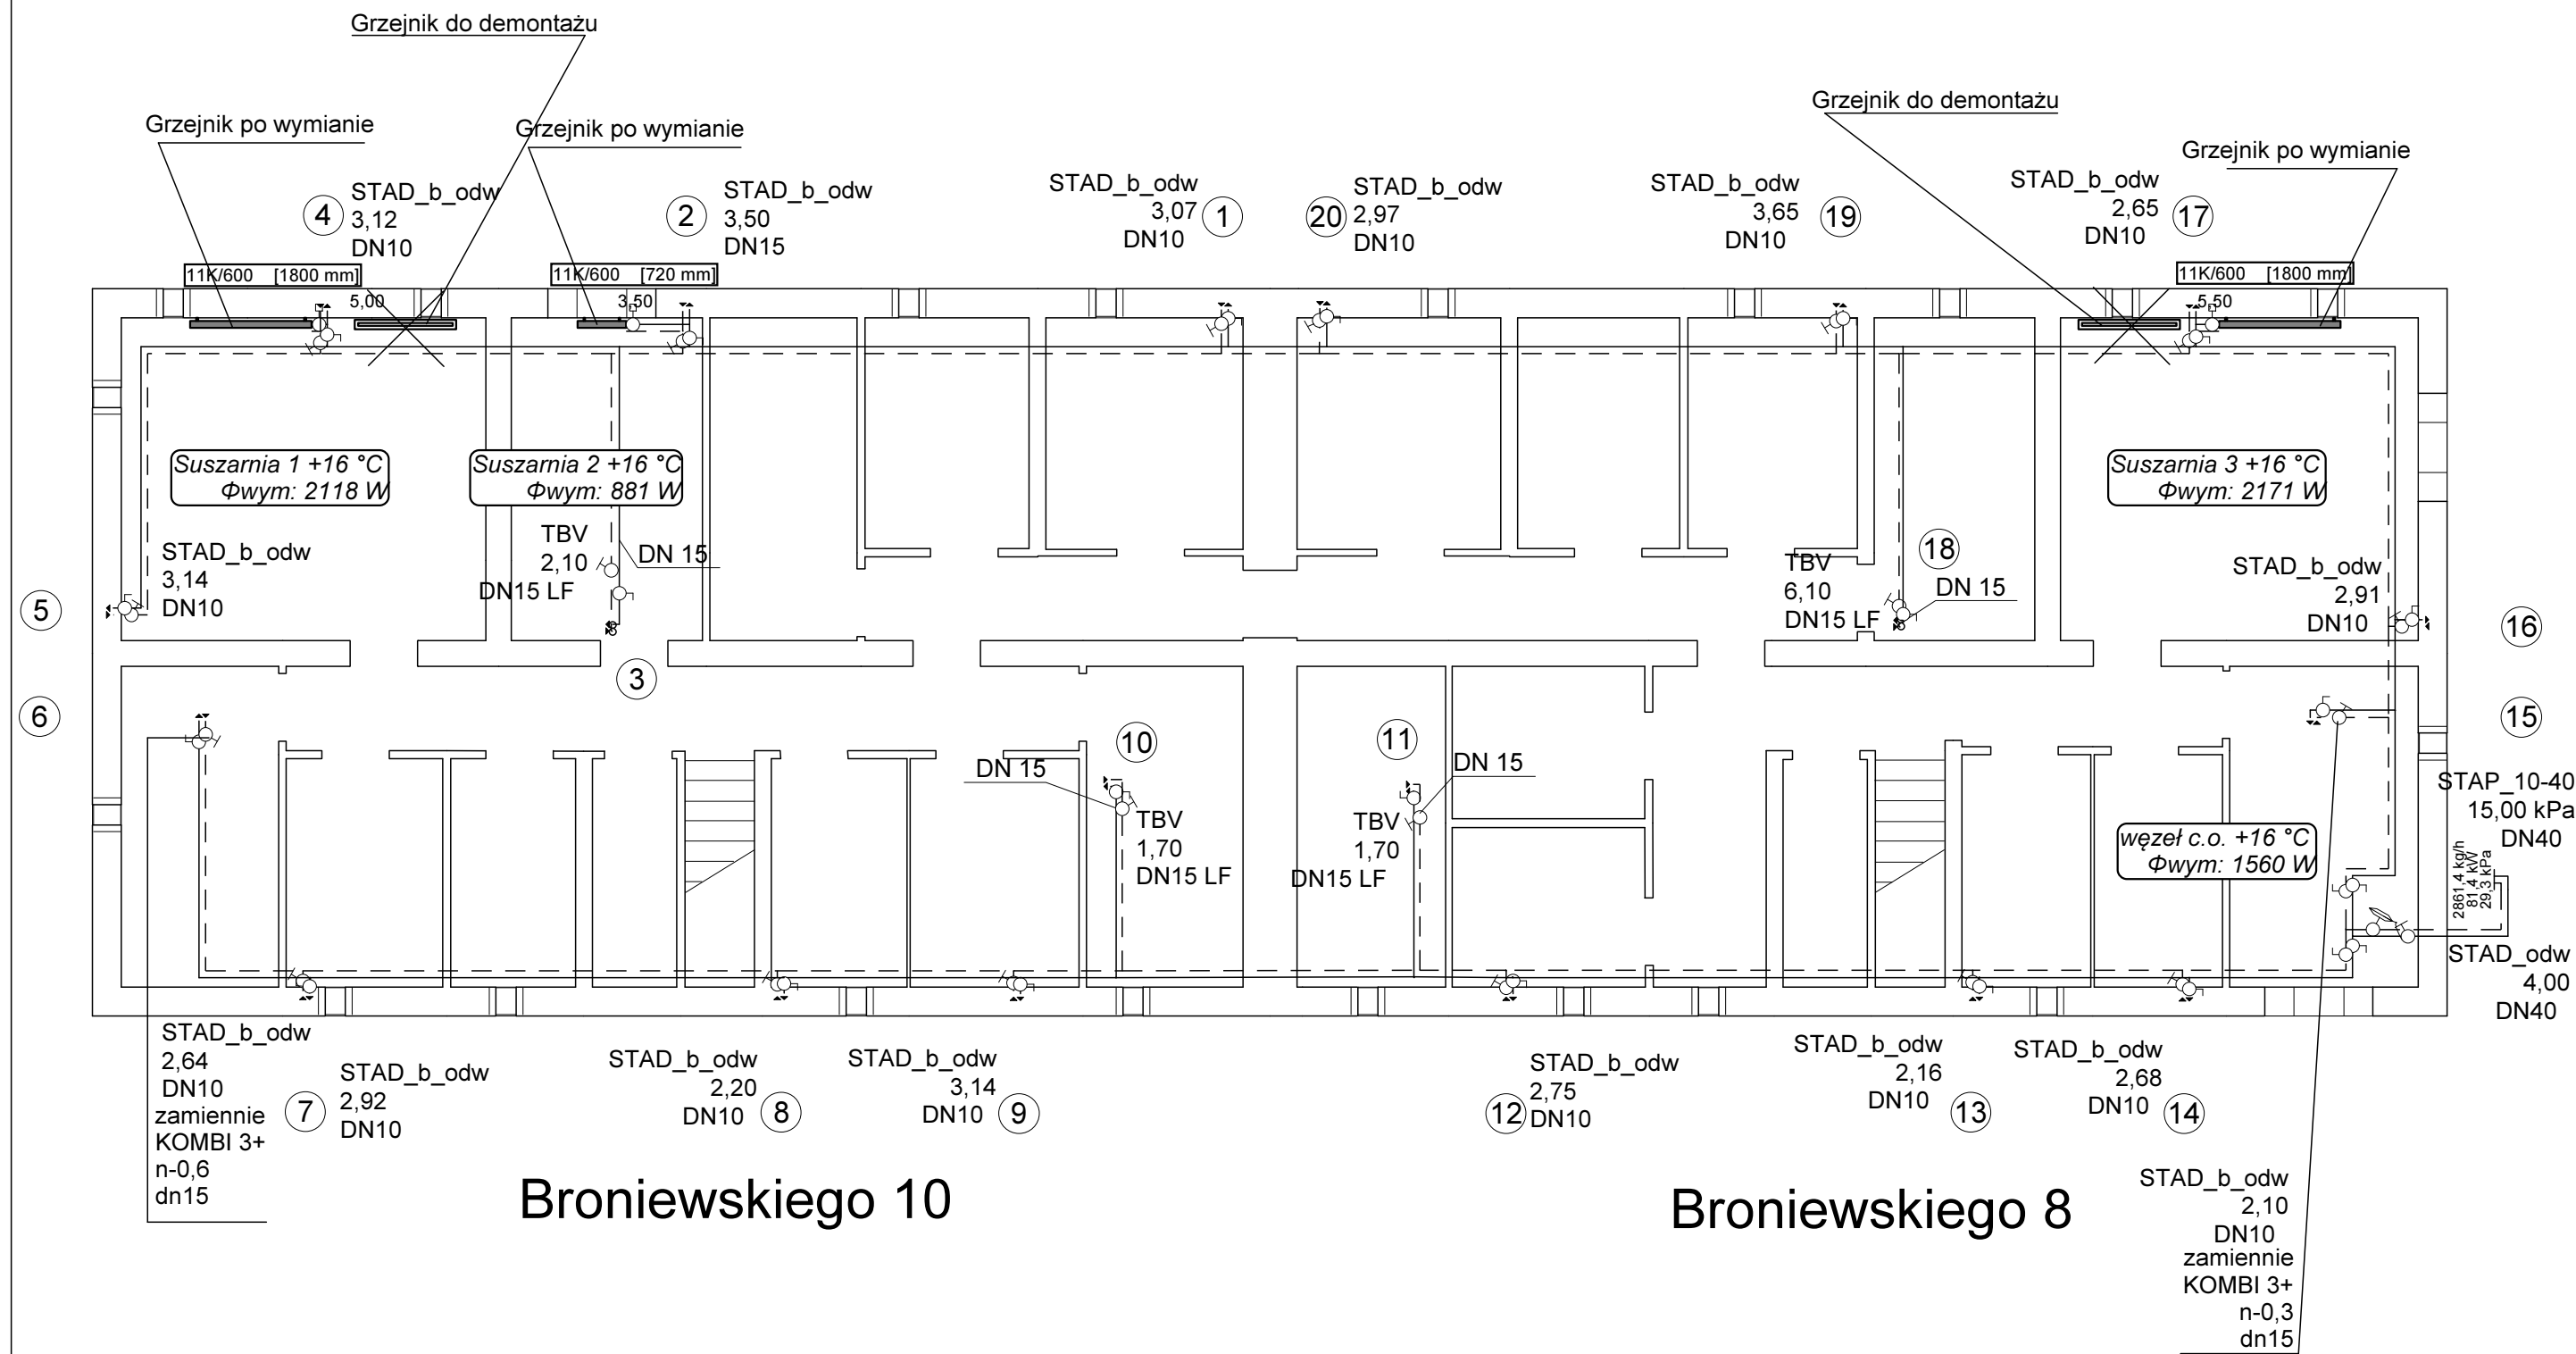

INSTALSYSTEM Magdalena Żydzik 44-105 GLIWICE, ul. Śląska 16, tel. 503-107-104		STADIUM
TEMAT	P.W. Modernizacji Instalacji centralnego ogrzewania	PW
INWESTOR	Wspólnota Mieszkaniowa budynku przy ul. Broniewskiego 8-10 w Jastrzębiu Zdroju	Nr rys. 1
OBIEKT	Budynek mieszkalny przy ul. Broniewskiego 8-10 w Jastrzębiu Zdroju	Skala 1:100
TEMAT RYSUNKU	Rzut piwnic - instalacja c.o.	Data 08-2017
AUTOR	mgr inż. Magdalena Żydzik upr. SKL/5351/POOS/14	Podpis

Instal-therm HCR V4.A0. Projekt: 'Jastrzębie Zdrój ul. Broniewskiego 8-10.isb', skala: 1 : 100, strona: 1:1 (1)

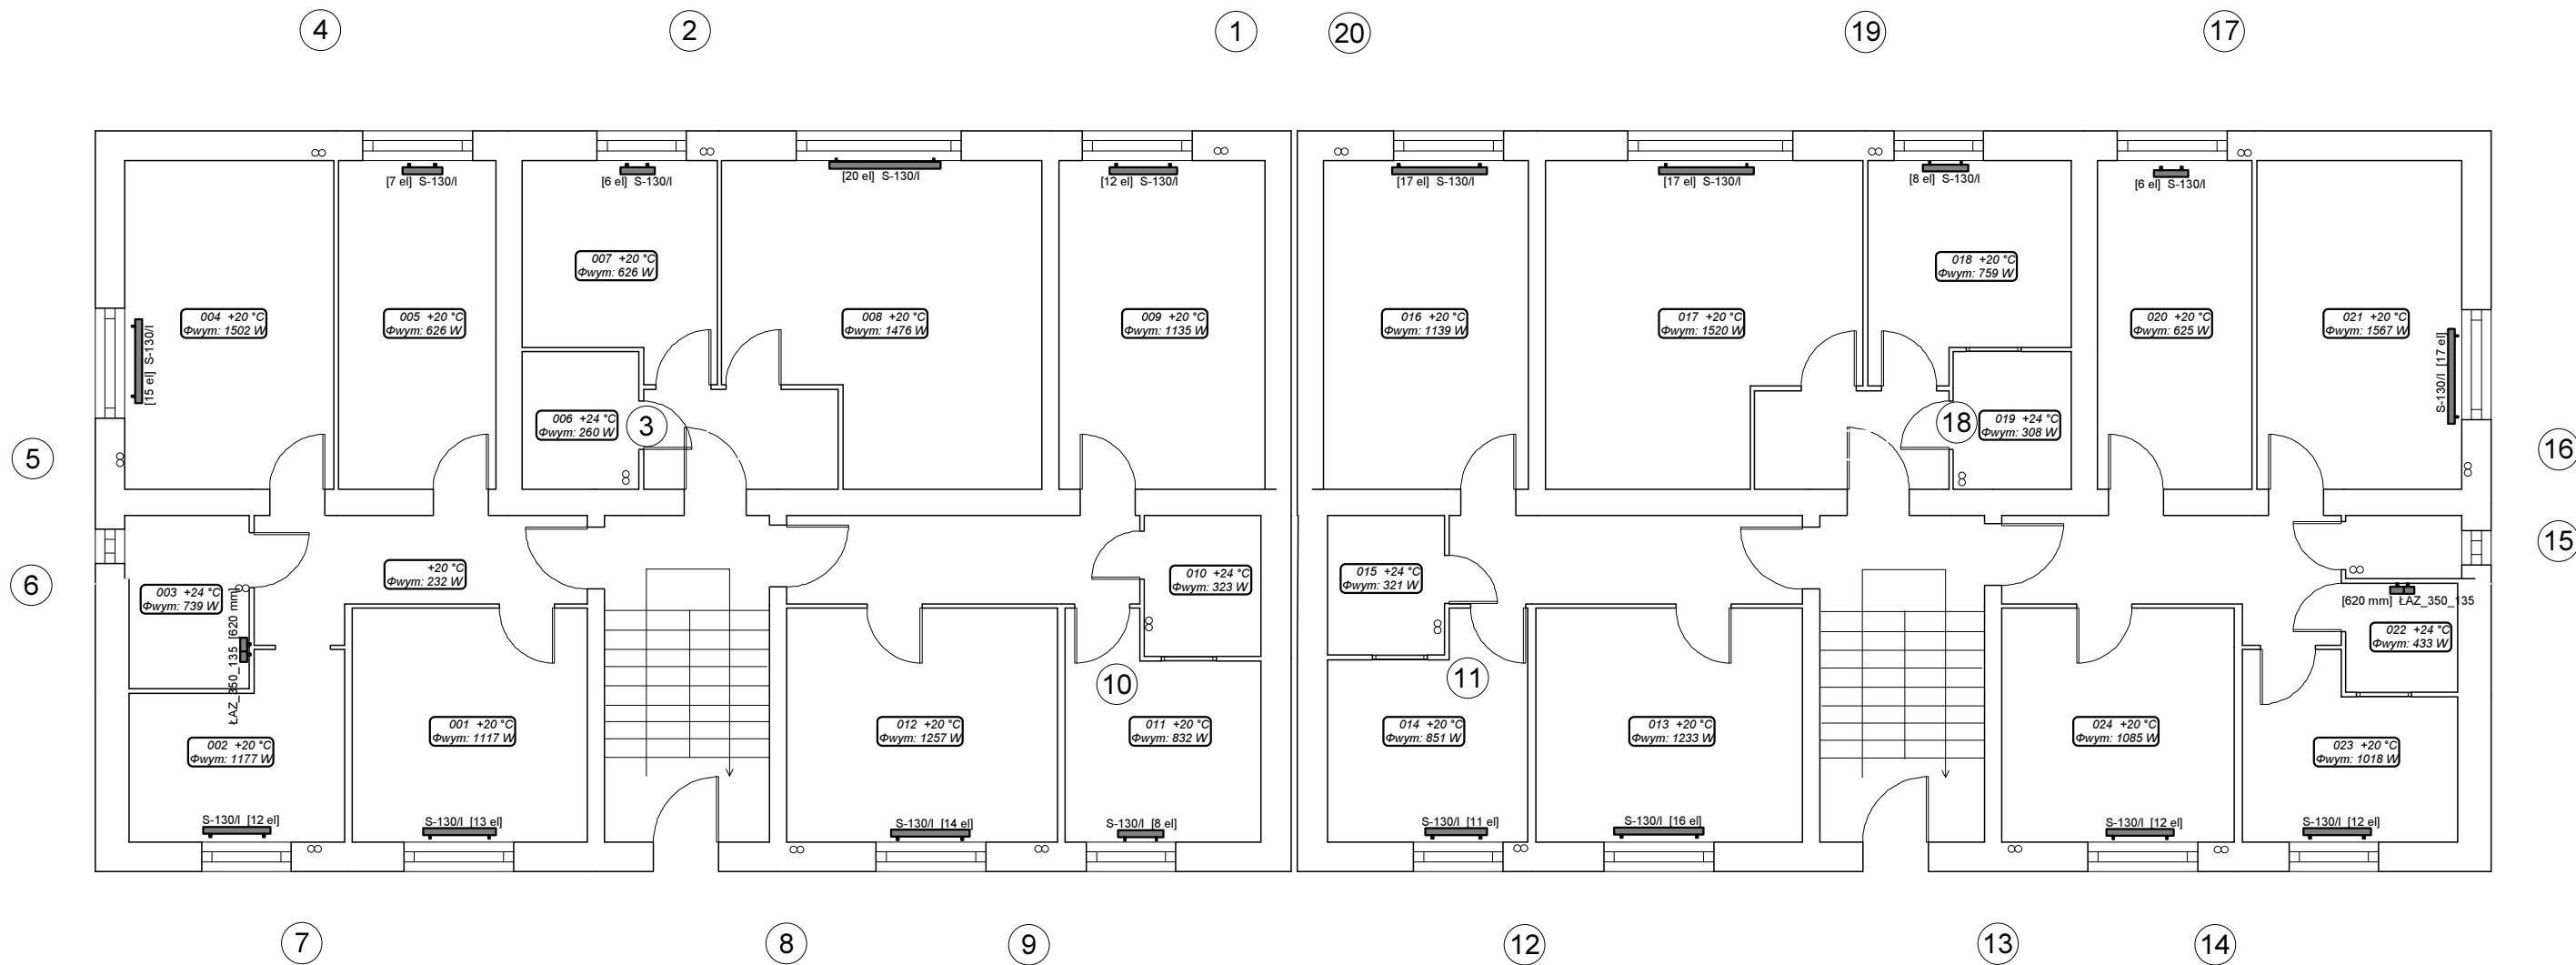


Broniewskiego 10

Broniewskiego 8

INSTALSYSTEM Magdalena Żydzik 44-105 GLIWICE, ul. Śląska 16, tel. 503-107-104		STADIUM PW
TEMAT	P.W. Modernizacji Instalacji centralnego ogrzewania	Nr rys. 2
INWESTOR	Wspólnota Mieszkaniowa budynku przy ul. Broniewskiego 8-10 w Jastrzębiu Zdroju	
OBIEKT	Budynek mieszkalny przy ul. Broniewskiego 8-10 w Jastrzębiu Zdroju	Skala 1:100
TEMAT RYSUNKU	Rzut parteru - instalacja c.o.	Data 08-2017
AUTOR	mgr inż. Magdalena Żydzik upr. SKL/5351/POOS/14	Podpis


Instal-therm HCR V4.A0. Projekt: 'Jastrzębie Zdrój ul. Broniewskiego 8-10.isb', ark.robcoczy: 'I piętro', skala: 1 : 100, strona: 1:1 (1)

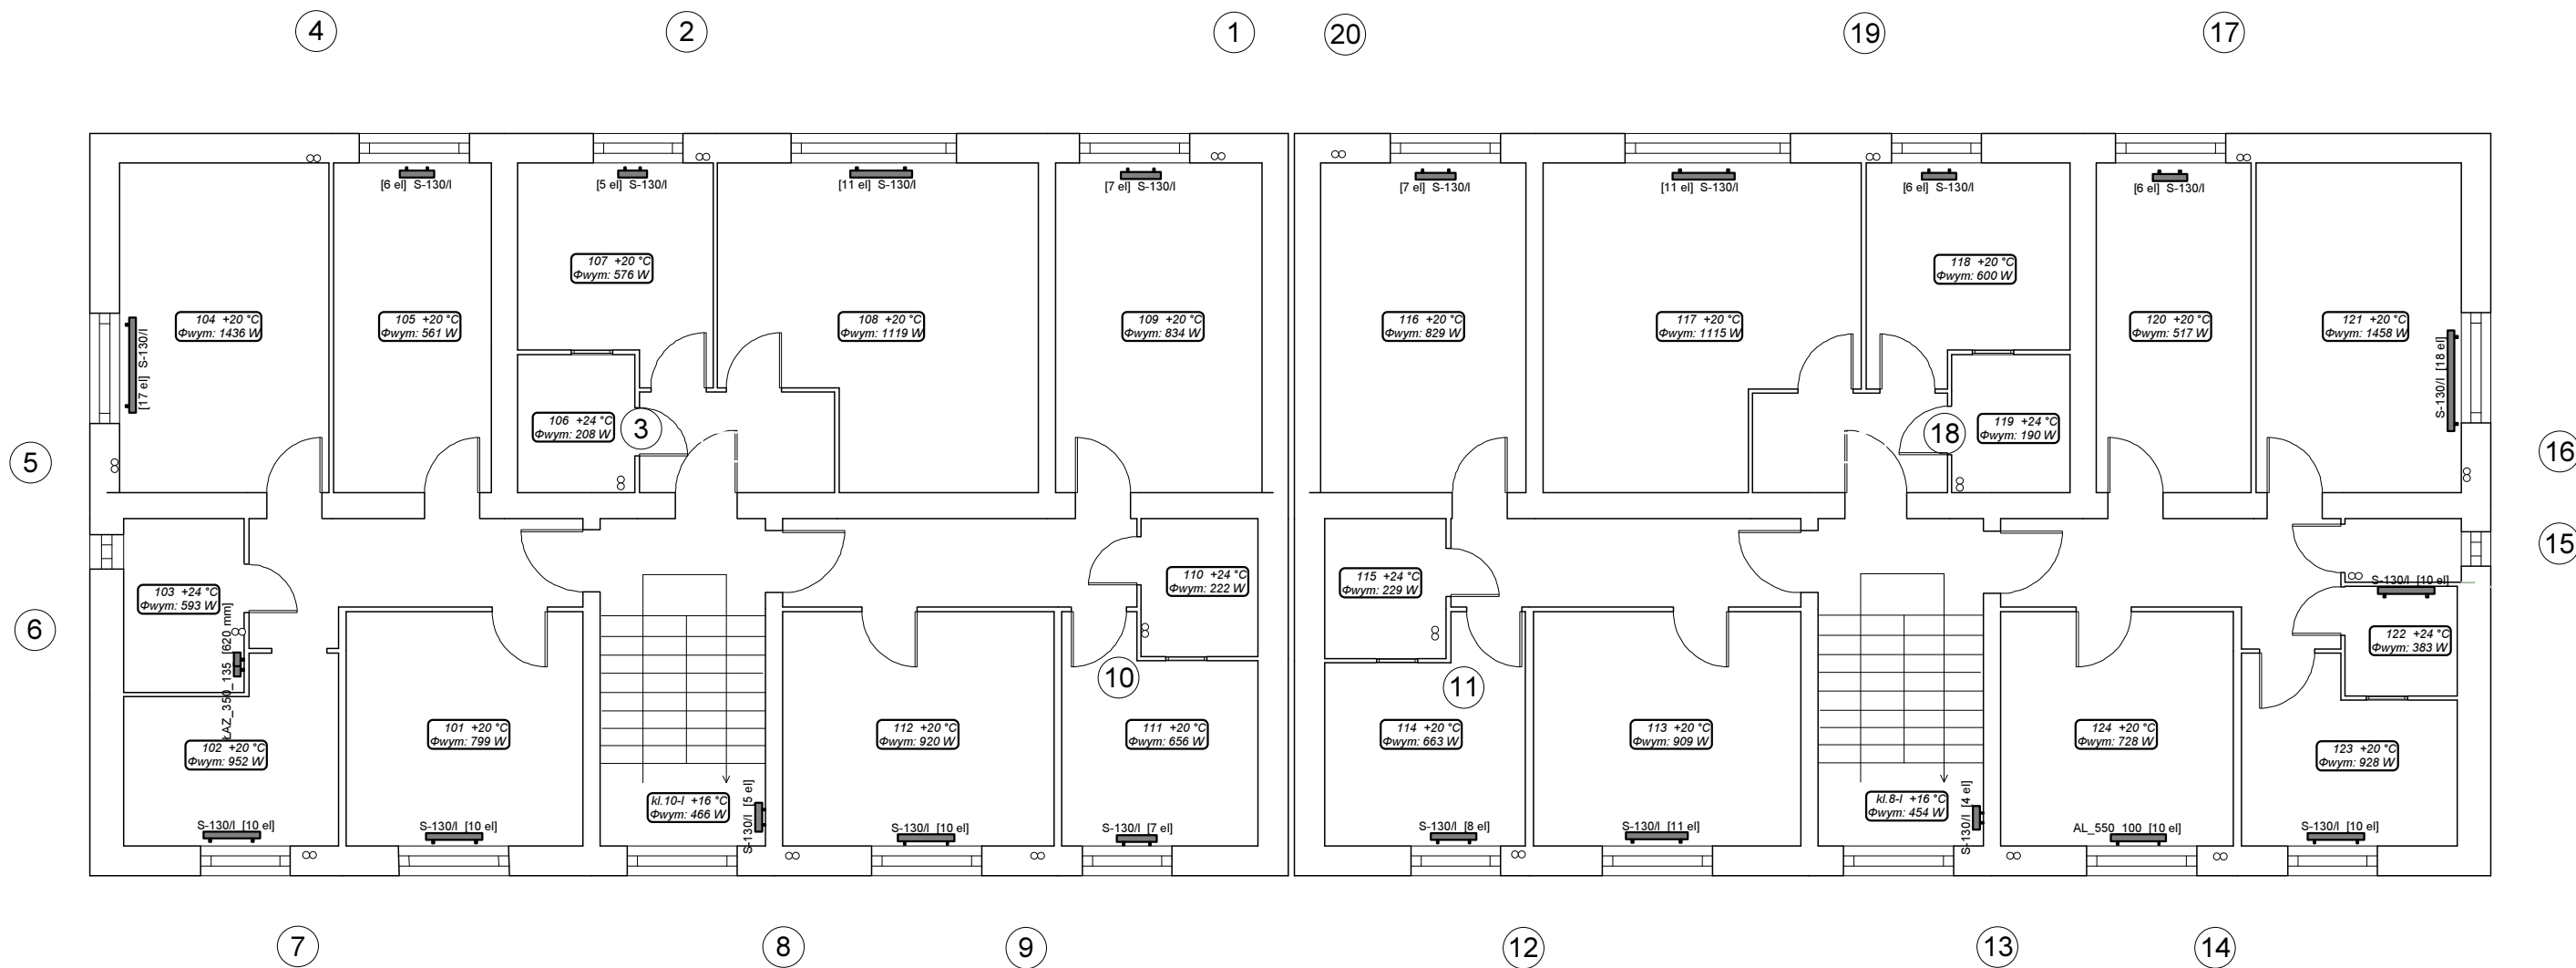

Broniewskiego 10

Broniewskiego 8

INSTALSYSTEM Magdalena Żydzik 44-105 GLIWICE, ul. Śląska 16, tel. 503-107-104		STADIUM PW
TEMAT	P.W. Modernizacji Instalacji centralnego ogrzewania	Nr rys. 3
INWESTOR	Wspólnota Mieszkaniowa budynku przy ul. Broniewskiego 8-10 w Jastrzębiu Zdroju	
OBIEKT	Budynek mieszkalny przy ul. Broniewskiego 8-10 w Jastrzębiu Zdroju	Skala 1:100
TEMAT RYSUNKU	Rzut I piętra - instalacja c.o.	Data 08-2017
AUTOR	mgr inż. Magdalena Żydzik upr. SKL/5351/POOS/14	Podpis

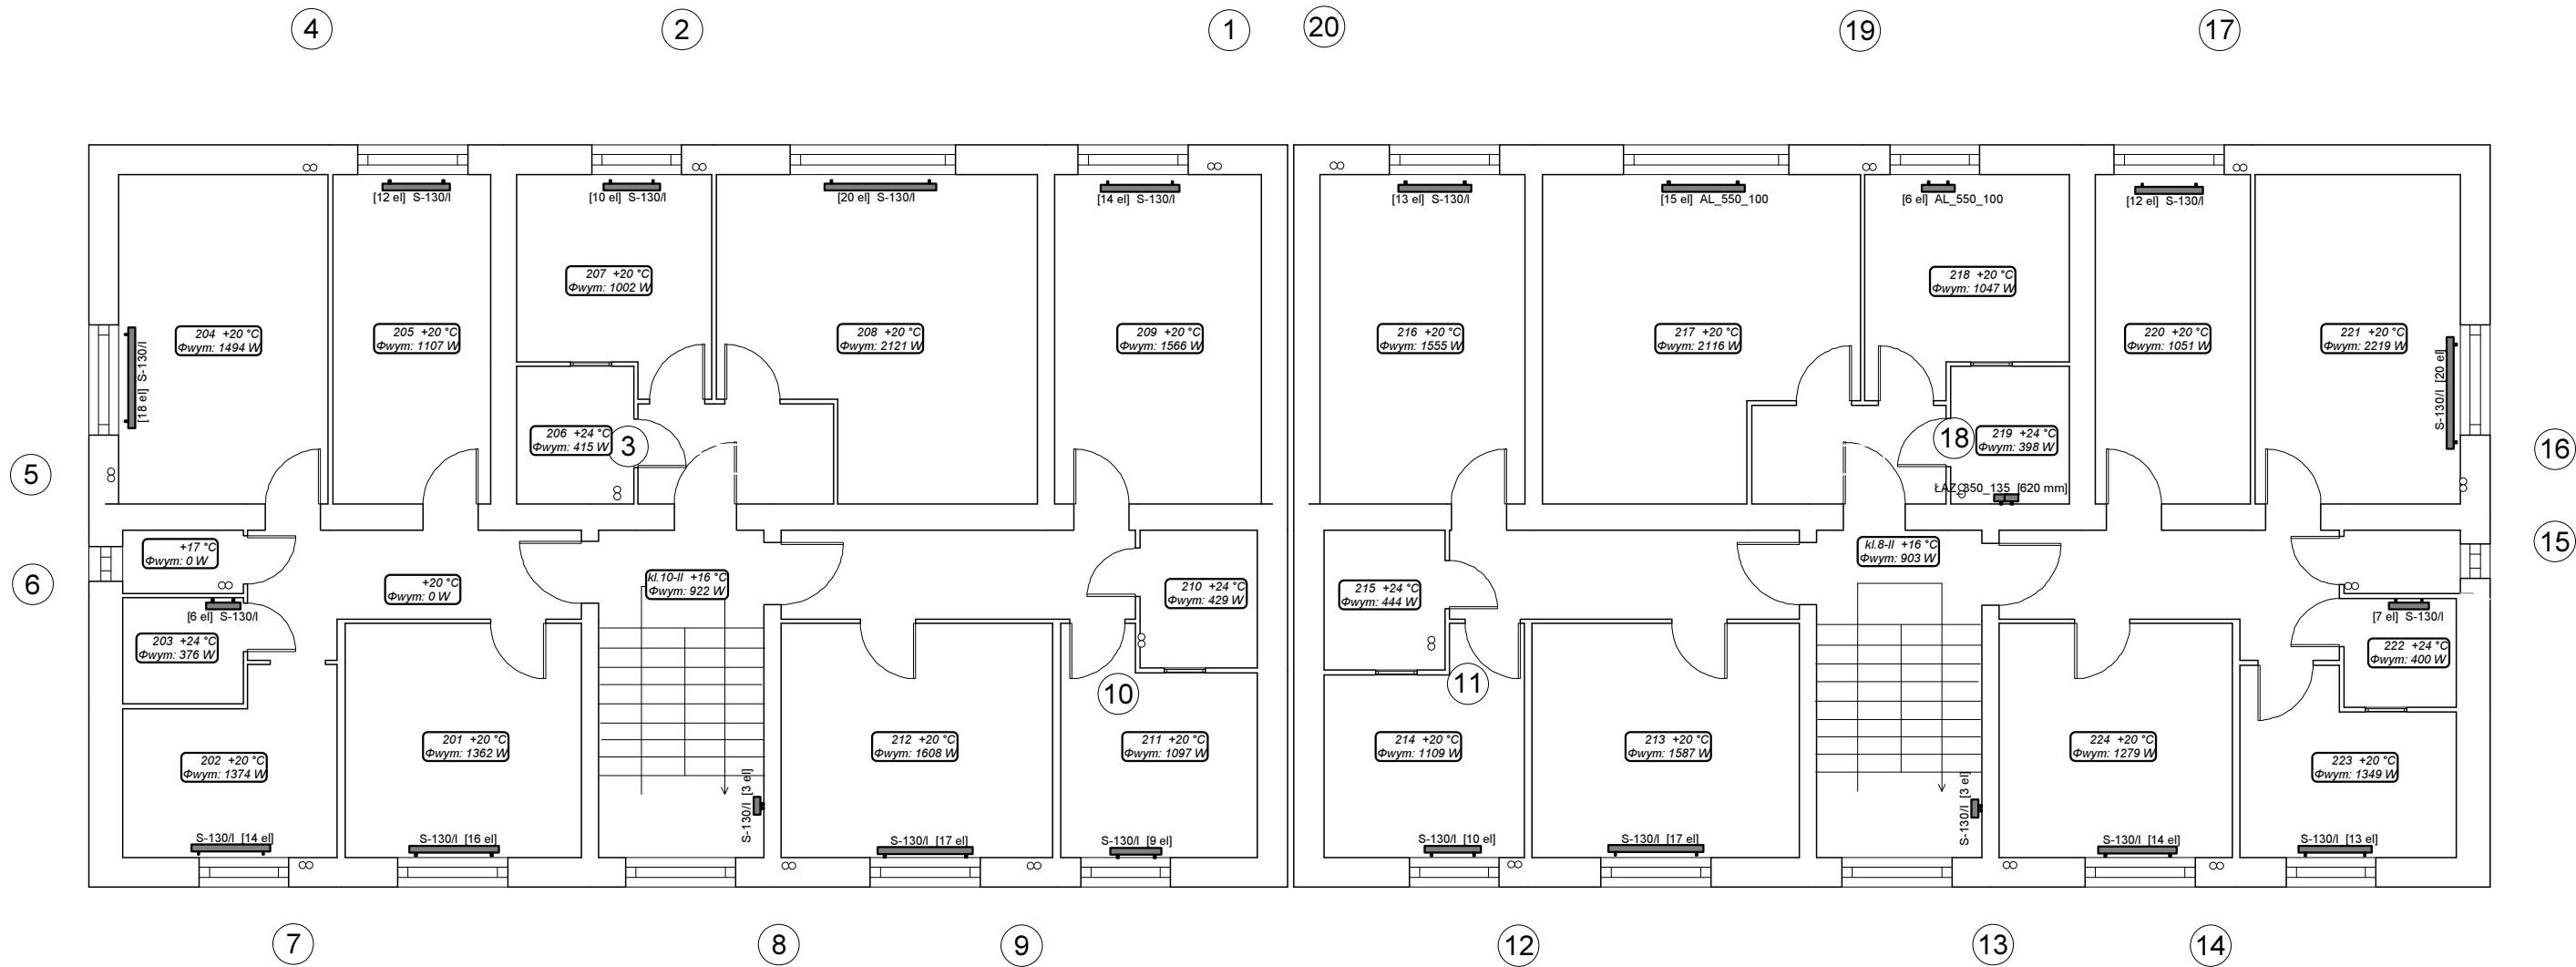


Broniewskiego 10

Broniewskiego 8

INSTALSYSTEM Magdalena Żydzik 44-105 GLIWICE, ul. Śląska 16, tel. 503-107-104		STADIUM PW
TEMAT	P.W. Modernizacji Instalacji centralnego ogrzewania	Nr rys. 4
INWESTOR	Wspólnota Mieszkaniowa budynku przy ul. Broniewskiego 8-10 w Jastrzębiu Zdroju	
OBIEKT	Budynek mieszkalny przy ul. Broniewskiego 8-10 w Jastrzębiu Zdroju	Skala 1:100
TEMAT RYSUNKU	Rzut II piętra - instalacja c.o.	Data 08-2017
AUTOR	mgr inż. Magdalena Żydzik upr. SKL/5351/POOS/14	Podpis

Instal-therm HCR V4 AQ. Projekt: Jastrzębie Zdrój ul. Broniewskiego 8-10.isb. ark. roboczy 'Rozwinięcie', skala: 1 : 100, strona: 1:1 (1)

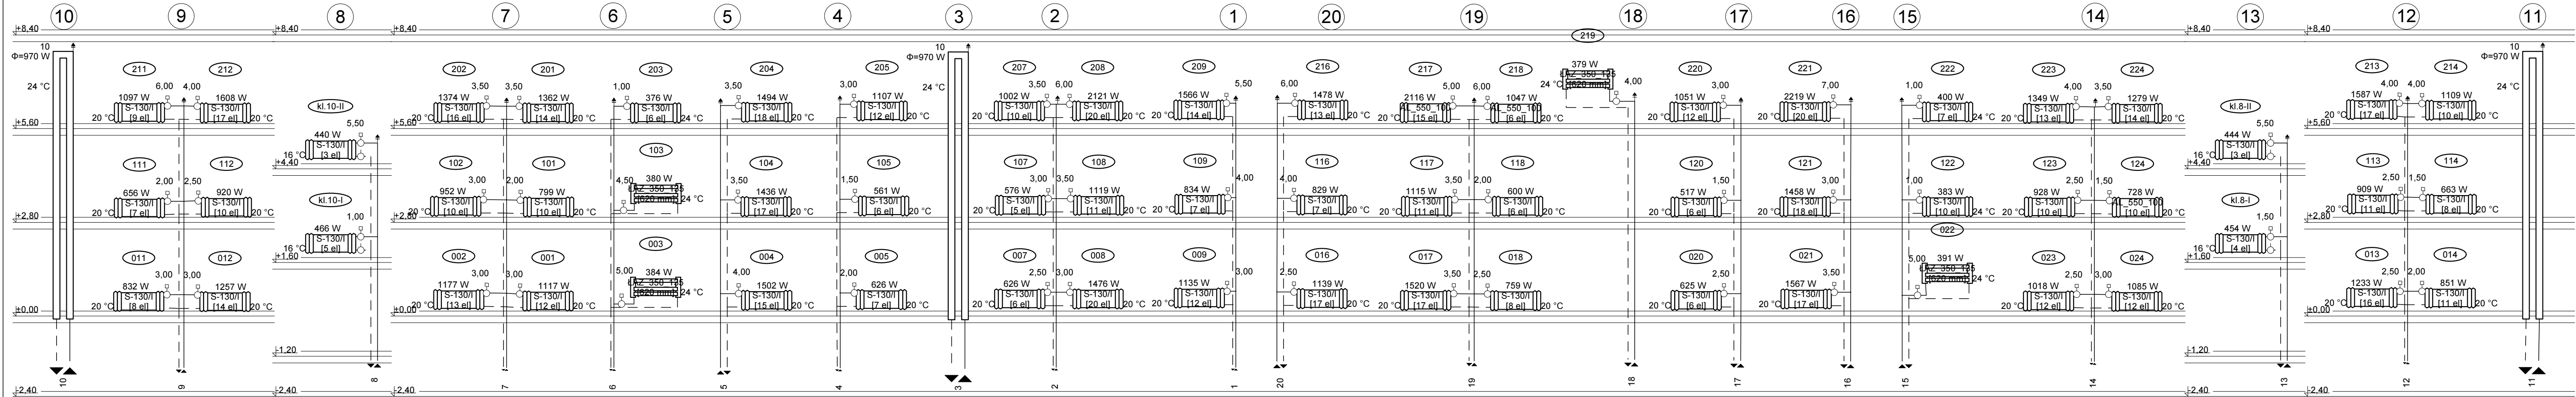

INSTALSYSTEM Magdalena Żydzik 44-105 GLIWICE, ul. Śląska 16, tel. 503-107-104		STADIUM
TEMAT	P.W. Modernizacji Instalacji centralnego ogrzewania	PW
INWESTOR	Wspólnota Mieszkaniowa budynku przy ul. Broniewskiego 8-10 w Jastrzębiu Zdroju	Nr rys. 5
OBIEKT	Budynek mieszkalny przy ul. Broniewskiego 8-10 w Jastrzębiu Zdroju	Skala 1:100
TEMAT RYSUNKU	Piony instalacji c.o.	Data 08-2017
AUTOR	mgr inż. Magdalena Żydzik upr. SKL/5351/POOS/14	Podpis