


Orange Polska
 Zarządanie Zasobami Sieci i IT
 Wydział Zarządzania Zasobami Infrastruktury
 i Obsługi Klienta
 ul. Francuska 101, 40-506 Katowice

- Nr uzgodnienia: **TLSIA.IT.2U.65/189/18** 15.01.2018
- Przy skrzyżowaniach i zbliżeniach do 1m od osi linie telekomunikacyjnej prace prowadzić ręcznie z zachowaniem ostrożności zgodnie z obowiązującymi normami i przepisami technicznymi pod nadzorem właścicielskim przedstawiciela Orange Polska.
 - Przed planowanym rozpoczęciem robót należy wystąpić z wnioskiem o udzielenie nadzoru właścicielskiego wg zasad pracy na infrastrukturze Orange Polska podanych na stronie internetowej www.orange.pl/wniosekondozor.
 - Każde wejście na infrastrukturę własności Orange Polska bez złożenia w/w wniosku, będzie traktowane jako nielegalne i zgłaszane do organów ścigania oraz Państwowego Inspektora Nadzoru Budowlanego z wszelkimi tego konsekwencjami.
 - W przypadku nie zastosowania się do w/w uwag całość kosztów związanych z usunięciem ewentualnych awarii oraz zabezpieczeniem istniejących urządzeń telekomunikacyjnych poniesie Inwestor (Wykonawca).
- Uwagi: **siec telekomunikacyjna**

Uzgodnienie wezwe 12 miesięcy
 Iwona Tatar
 Wydział Ewidencji i Zarządzania
 Danymi o Infrastrukturze Katowice

- LEGENDA:**
- projektowana kanalizacja sanitarna Ø200mm
 - projektowane sięgacze kanalizacji sanitarnej Ø200mm
 - zakres opracowania

JEDNOSTKA PROJEKTUJĄCA: WODKAN - PROJEKT Barbara Auguściak 41-200 Sosnowiec, ul. Patriotów 7B/1, tel. 885 04 55 55, barbara_augusciak@poczta.onet.pl					
INWESTOR: Miejskie Przedsiębiorstwo Wodociągów i Kanalizacji spółka z o.o. 41-946 Piekary Śląskie ul. Roździeńskiego 38					
NAZWA INWESTYCJI: "Budowa kanalizacji sanitarnej wraz z pompownią i kanałem tłocznym w rejonie ulic Radzionkowskiej i Pod Gajem oraz sieci wodociągowej w działce nr 261/12 w Piekarach Śląskich"					DATA OPRACOWANIA: 12.2018r.
RODZAJ OPRACOWANIA: UZGODNIENIA					NR RYSUNKU: 2
TYTUŁ RYSUNKU: Projekt zagospodarowania terenu cz. I					SKALA: 1:500
PROJEKTANT: mgr inż. Barbara Auguściak	NR UPR.: WZUIA nr 132/84	PODPIS: <i>[Signature]</i>	SPRAWDZAJĄCY: mgr inż. Marek Wilczok	NR UPR.: SLK/2075/POOS/08	PODPIS: <i>[Signature]</i>

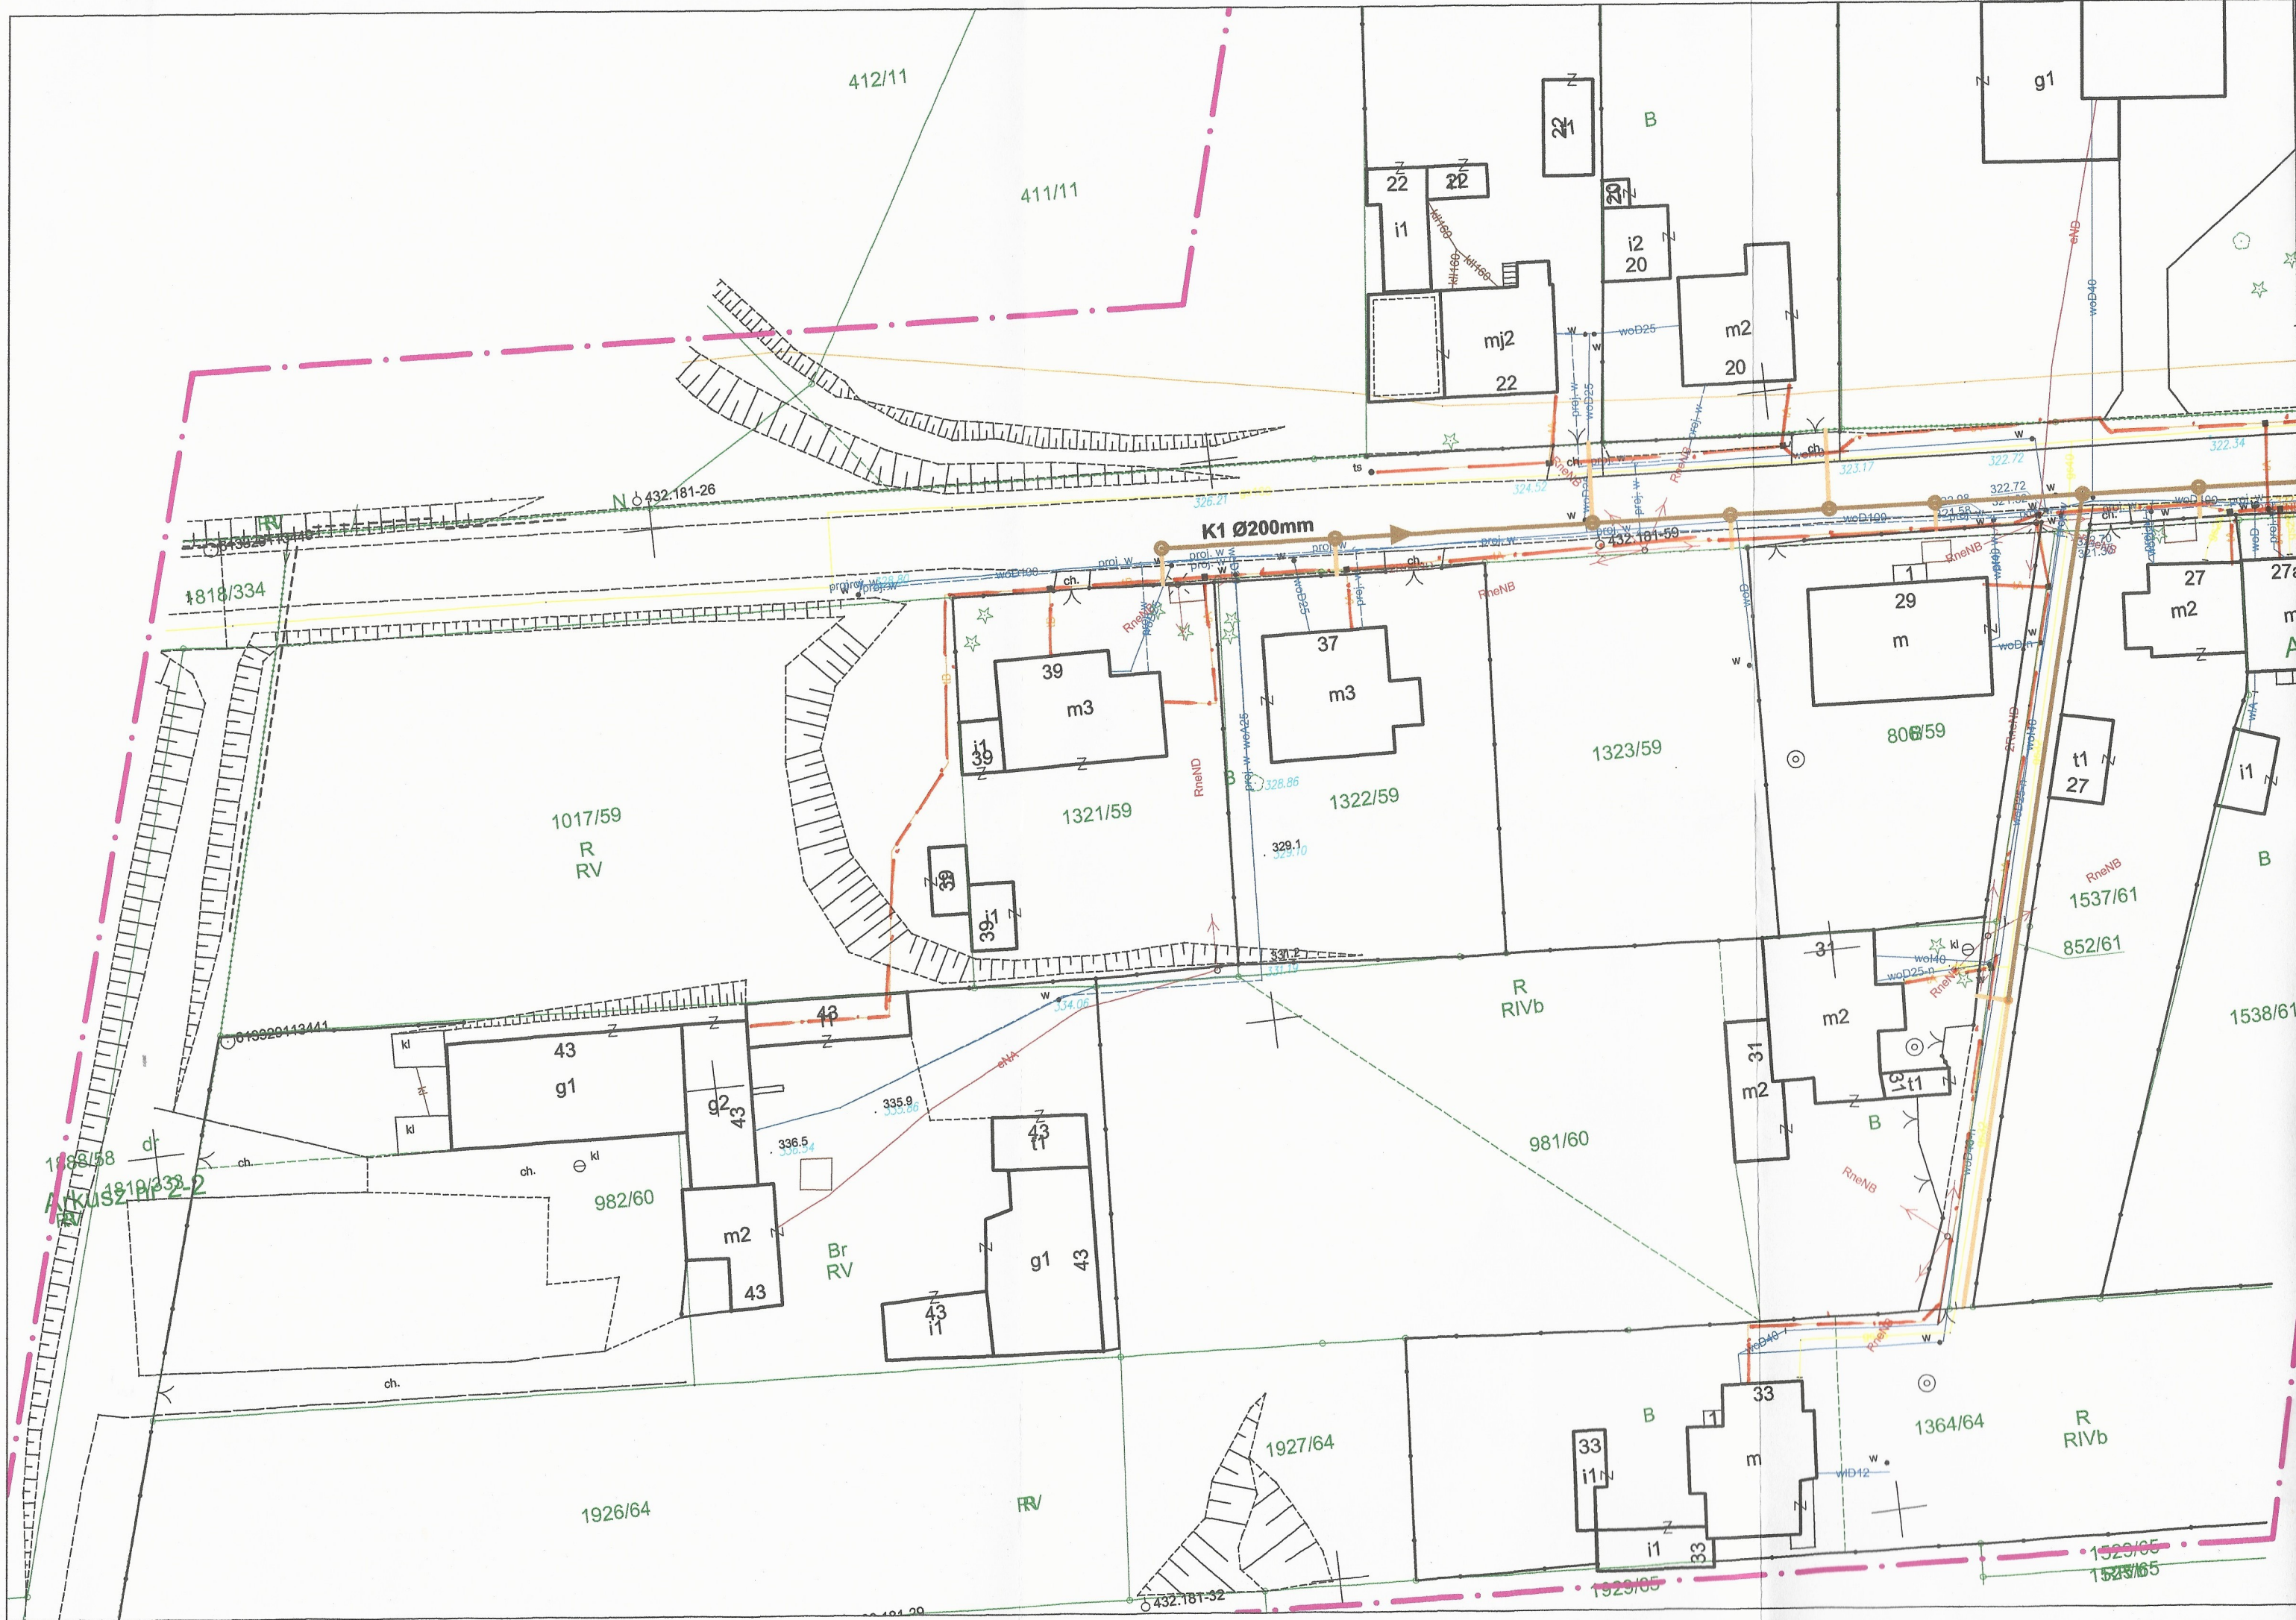

412/11

411/11

g1

22

B

22
i1

20
i2

m2
20

mj2
22

N 432.181-26

K1 Ø200mm

1818/334

39
m3

37
m3

29
m

27
m2

1017/59
R
RV

1321/59

1322/59

1323/59

808/59

t1
27

i1

39
i1

R
RIVb

1537/61

852/61

1538/61

0100204143441

43
g1

43
g2

43
t1

31
m2

31
m2

t1

1818/334-2

982/60

m2
43

Br
RV

43
t1

g1
43

981/60

33
i1

33
m

1364/64

R
RIVb

1926/64

RV

1927/64

33
i1

33

1529/65
1529/65