

RZUT PARTERU
SKALA 1:50

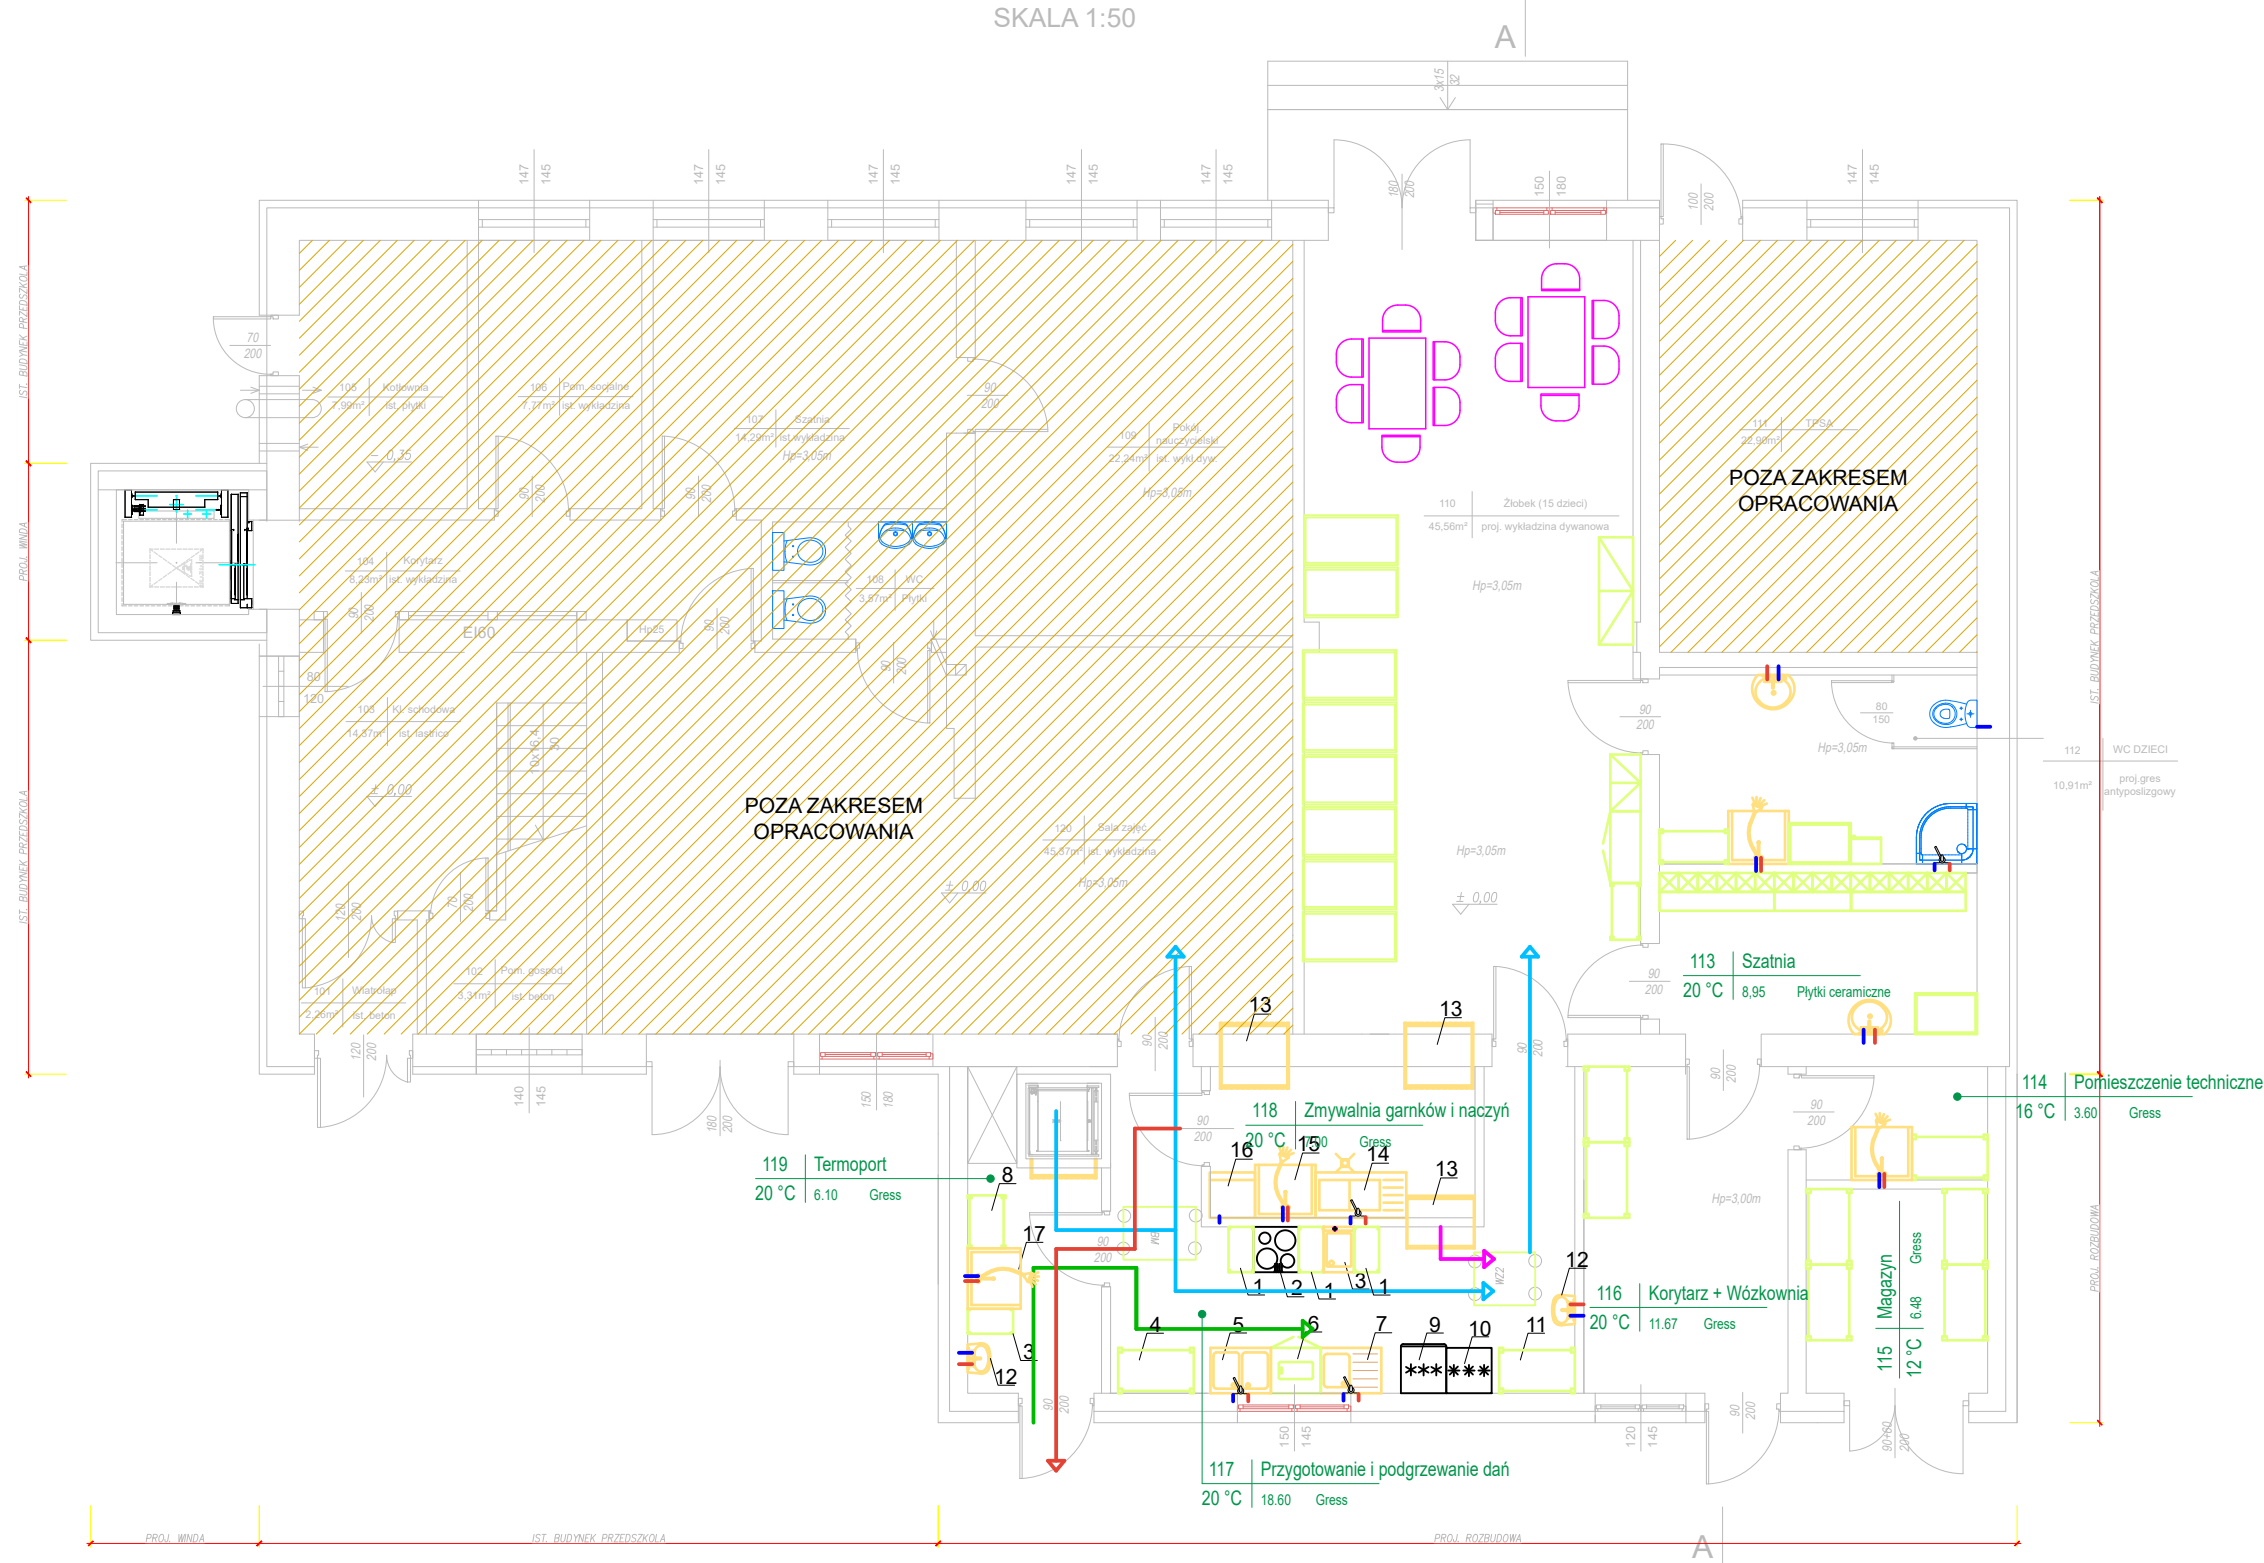


TABELA 1 – ZESTAWIENIE POMIESZCZEŃ

Nr	Pomieszczenie	Powierzchnia użytkowa [m ²]	Temperatura obliczeniowa [°C]	Strumień objętości powietrza wentylacyjnego	Natężenie oświetlenia [lx]
1.10	SALA LEKCYJNA / SALA ZABAW	46,10	+24	2,3 w/h	300
1.12	ZAPLECZE SANITARNE	10,49	+24	2 w/h	200
1.13	SZATNIA	8,95	+20	2 w/h	200
1.14	POMIESZCZENIE TECHNICZNE	3,60	+16	2 w/h	200
1.15	MAGAZYN	6,48	+12	2 w/h	200
1.16	KOMUNIKACJA / WÓZKOWNIA	11,67	+16	0,5 w/h	200
1.17	PRZYGOTOWANIE DAŃ GORĄCYCH	18,60	+20	10 w/h	500
1.18	ZMYWALNIA NACZYŃ I GARNKÓW	7,00	+20	10 w/h	300
1.19	KOMUNIKACJA / TERMOPORT	6,10	+20	1,0 w/h	300
RAZEM POWIERZCHNIA UŻYTKOWA		118,90			

OPIS OZNACZEŃ:


- ŚCIEKI TECHNOLOGICZNE
- ŚCIEKI BYTOWE
- ZIMNA WODA
- CIEPŁA WODA
- DROGA NACZYŃ STOŁOWYCH CZYSTYCH
- DROGA NACZYŃ STOŁOWYCH BRUDNYCH
- DROGA PÓLPRODUKTÓW
- DROGA PRODUKTÓW GOTOWYCH
- DROGA ODPADKÓW POKONSUMENCKICH

TABELA 2 – ZESTAWIENIE WYPOSAŻENIA TECHNOLOGICZNEGO

Nr	Wyposażenie technologiczne	Moc [kW]	Napięcie [V]	Przyłącza		
				Woda zimna	Woda ciepła	Odptyw wody
2	KUCHNIA ELEKTRYCZNA 4 PALNIKOWA – INDUKCYJNA	8,0	230	–	–	–
3	PATELNA MULTIFUNKCYJNA	3,0	230	–	–	–
5	ZLEWOZMYWAK DWUKOKOMOROWY	–	–	R 1/2"	R 1/2"	DN 50
7	ZLEWOZMYWAK JEDKOKOMOROWY Z PŁYTĄ OCIEKOWĄ	–	–	R 1/2"	R 1/2"	DN 50
9	CHŁODZIARKA 350 L	0,17	230	–	–	–
10	CHŁODZIARKA 130 L – DO PRZECHOWYWANIA MLEKA MATKI	0,158	230	–	–	–
12	UMYWALKA 60 CM	–	–	R 1/2"	R 1/2"	DN 50
14	ZLEWOZMYWAK DWUKOKOMOROWY Z PŁYTĄ OCIEKOWĄ	–	–	R 1/2"	R 1/2"	DN 50
15	BASEŃ DO MYCIA NACZYŃ	–	–	R 1/2"	R 1/2"	DN 50
16	ZMYWARKA DO SZKŁA I NACZYŃ	3,5	230	R 1/2"	R 1/2"	DN 50
17	ZLEW	–	–	R 1/2"	R 1/2"	DN 50
25	UMYWALKA 50 CM	–	–	R 1/2"	R 1/2"	DN 50
26	MISKA USTĘPOWA – KOMPAKT – DZIECIĘCA	–	–	R 1/2"	–	DN 110
30	NATRYSK Z BRODZIKIEM	–	–	R 1/2"	R 1/2"	DN 50

TABELA 3 – ZESTAWIENIE WYPOSAŻENIA

Nr	Wyposażenie technologiczne
1	STÓŁ ROBOCZY Z SZUFLADĄ I PÓEKAMI – OTWARTY SZER. 33 CM
4	STÓŁ ROBOCZY Z SZUFLADĄ I PÓEKAMI – Z DRZWIČKAMI SZER. 80 CM
6	STÓŁ ROBOCZY Z SZUFLADĄ I PÓEKAMI – Z DRZWIČKAMI SZER. 66 CM
8	REGAŁ MAGAZYNOWY – 70x50 CM – NA TERMOPORTY
11	REGAŁ MAGAZYNOWY 100x60 CM
13	SZAFKA PRZELOTOWA WYS. 200 CM

	LKM PROJEKTY AUDYTU EKSPERTYZY UL. SPACEROWA 19, 35-601 RZESZÓW LESZEK KONOPKA TEL. 600 322 820		WPK 845-200-74-00 REG. 8304/64-30
	OBIEKT: Przebudowa i zmiana sposobu użytkowania pomieszczeń szkoły na żłotek w Jamnicy w ramach programu MALUCH + ADRES: 39-410 Jamnica 135, dz. nr ewid. 1514, 1513 obr. 0002 JAMNICA NAZWA RYS: RZUT PARTERU TECHNOLOGIA specjalność: instalacyjna w zakresie sieci, instalacji i urządzeń cieplnych, wentylacyjnych, gazowych, wodociągowych i kanalizacyjnych PROJEKTANT: mgr inż. LESZEK KONOPKA podpis upr. nr PDK/0058/POOS/22 EDYCJA: A DATA: 10.07.2023r. SKALA: 1:100 RYS. NR: T1 PROJEKT CHRONI PRAWA AUTORSKIE WSZELKIE ZMIANY POWIELANIE WYKORZYSTYWANIE BEZ ZGODY AUTORA - ZABRONIONE!		