


UWAGA
 SPRAWDZIĆ WYMIARY PRZYŁĄCZENIOWE DO URZĄDZEŃ
 ORAZ WYMIARY KANAŁÓW NA BUDOWIE

OZNACZENIA:
 — istniejące kanały wentylacyjne
 — nowowykonane kanały wentylacyjne
 — kanały zdemontowane

NR. ZMIANY	TREŚĆ ZMIANY	DATA	PODPIS

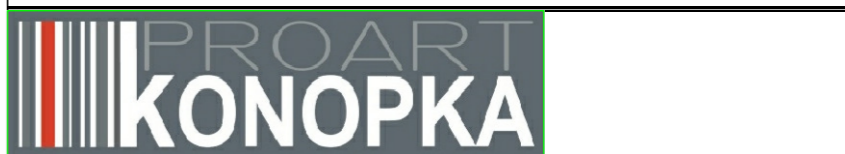

NAZWA I ADRES OBIEKTU: Przebudowa części Wojewódzkiego Szpitala Specjalistycznego w Legnicy na potrzeby montażu aparatów RTG do Angiografii Cyfrowej, ul. Iwaszkiewicza 5, 59-220 Legnica, budynek B1, dz. nr 1265/17, obręb Piekary Osiedle

INWESTOR: "Miedziowe Centrum Zdrowia" S.A. w Lubinie, ul. M.Skłodowskiej-Curie 66, 59-301 Lubin

BRANŻA: imię i nazwisko, nr upr. bud., podpis

instalacje opracował: Arkadiusz Kontecki, 87/01/DUW

instalacje opracował: Piotr Łabędź

instalacje opracował: Maciek Zajęc

instalacje opracował: Bartłomiej Żukowicz, S-154/01

NR KOPII: STADIUM: p. powykonawczy, DATA: 22.11.2011, SKALA: 1:100

TYTUŁ RYSUNKU: RZUT WENTYLATORNI W PIWNICY-instalacja wentylacji, RYS. NR: I-04