


HALA SPORTOWA
OŚRODKA SPORTU I REKREACJI
W OPALENICY
INWENTARYZACJA

RZUT PIĘTRA
1:100

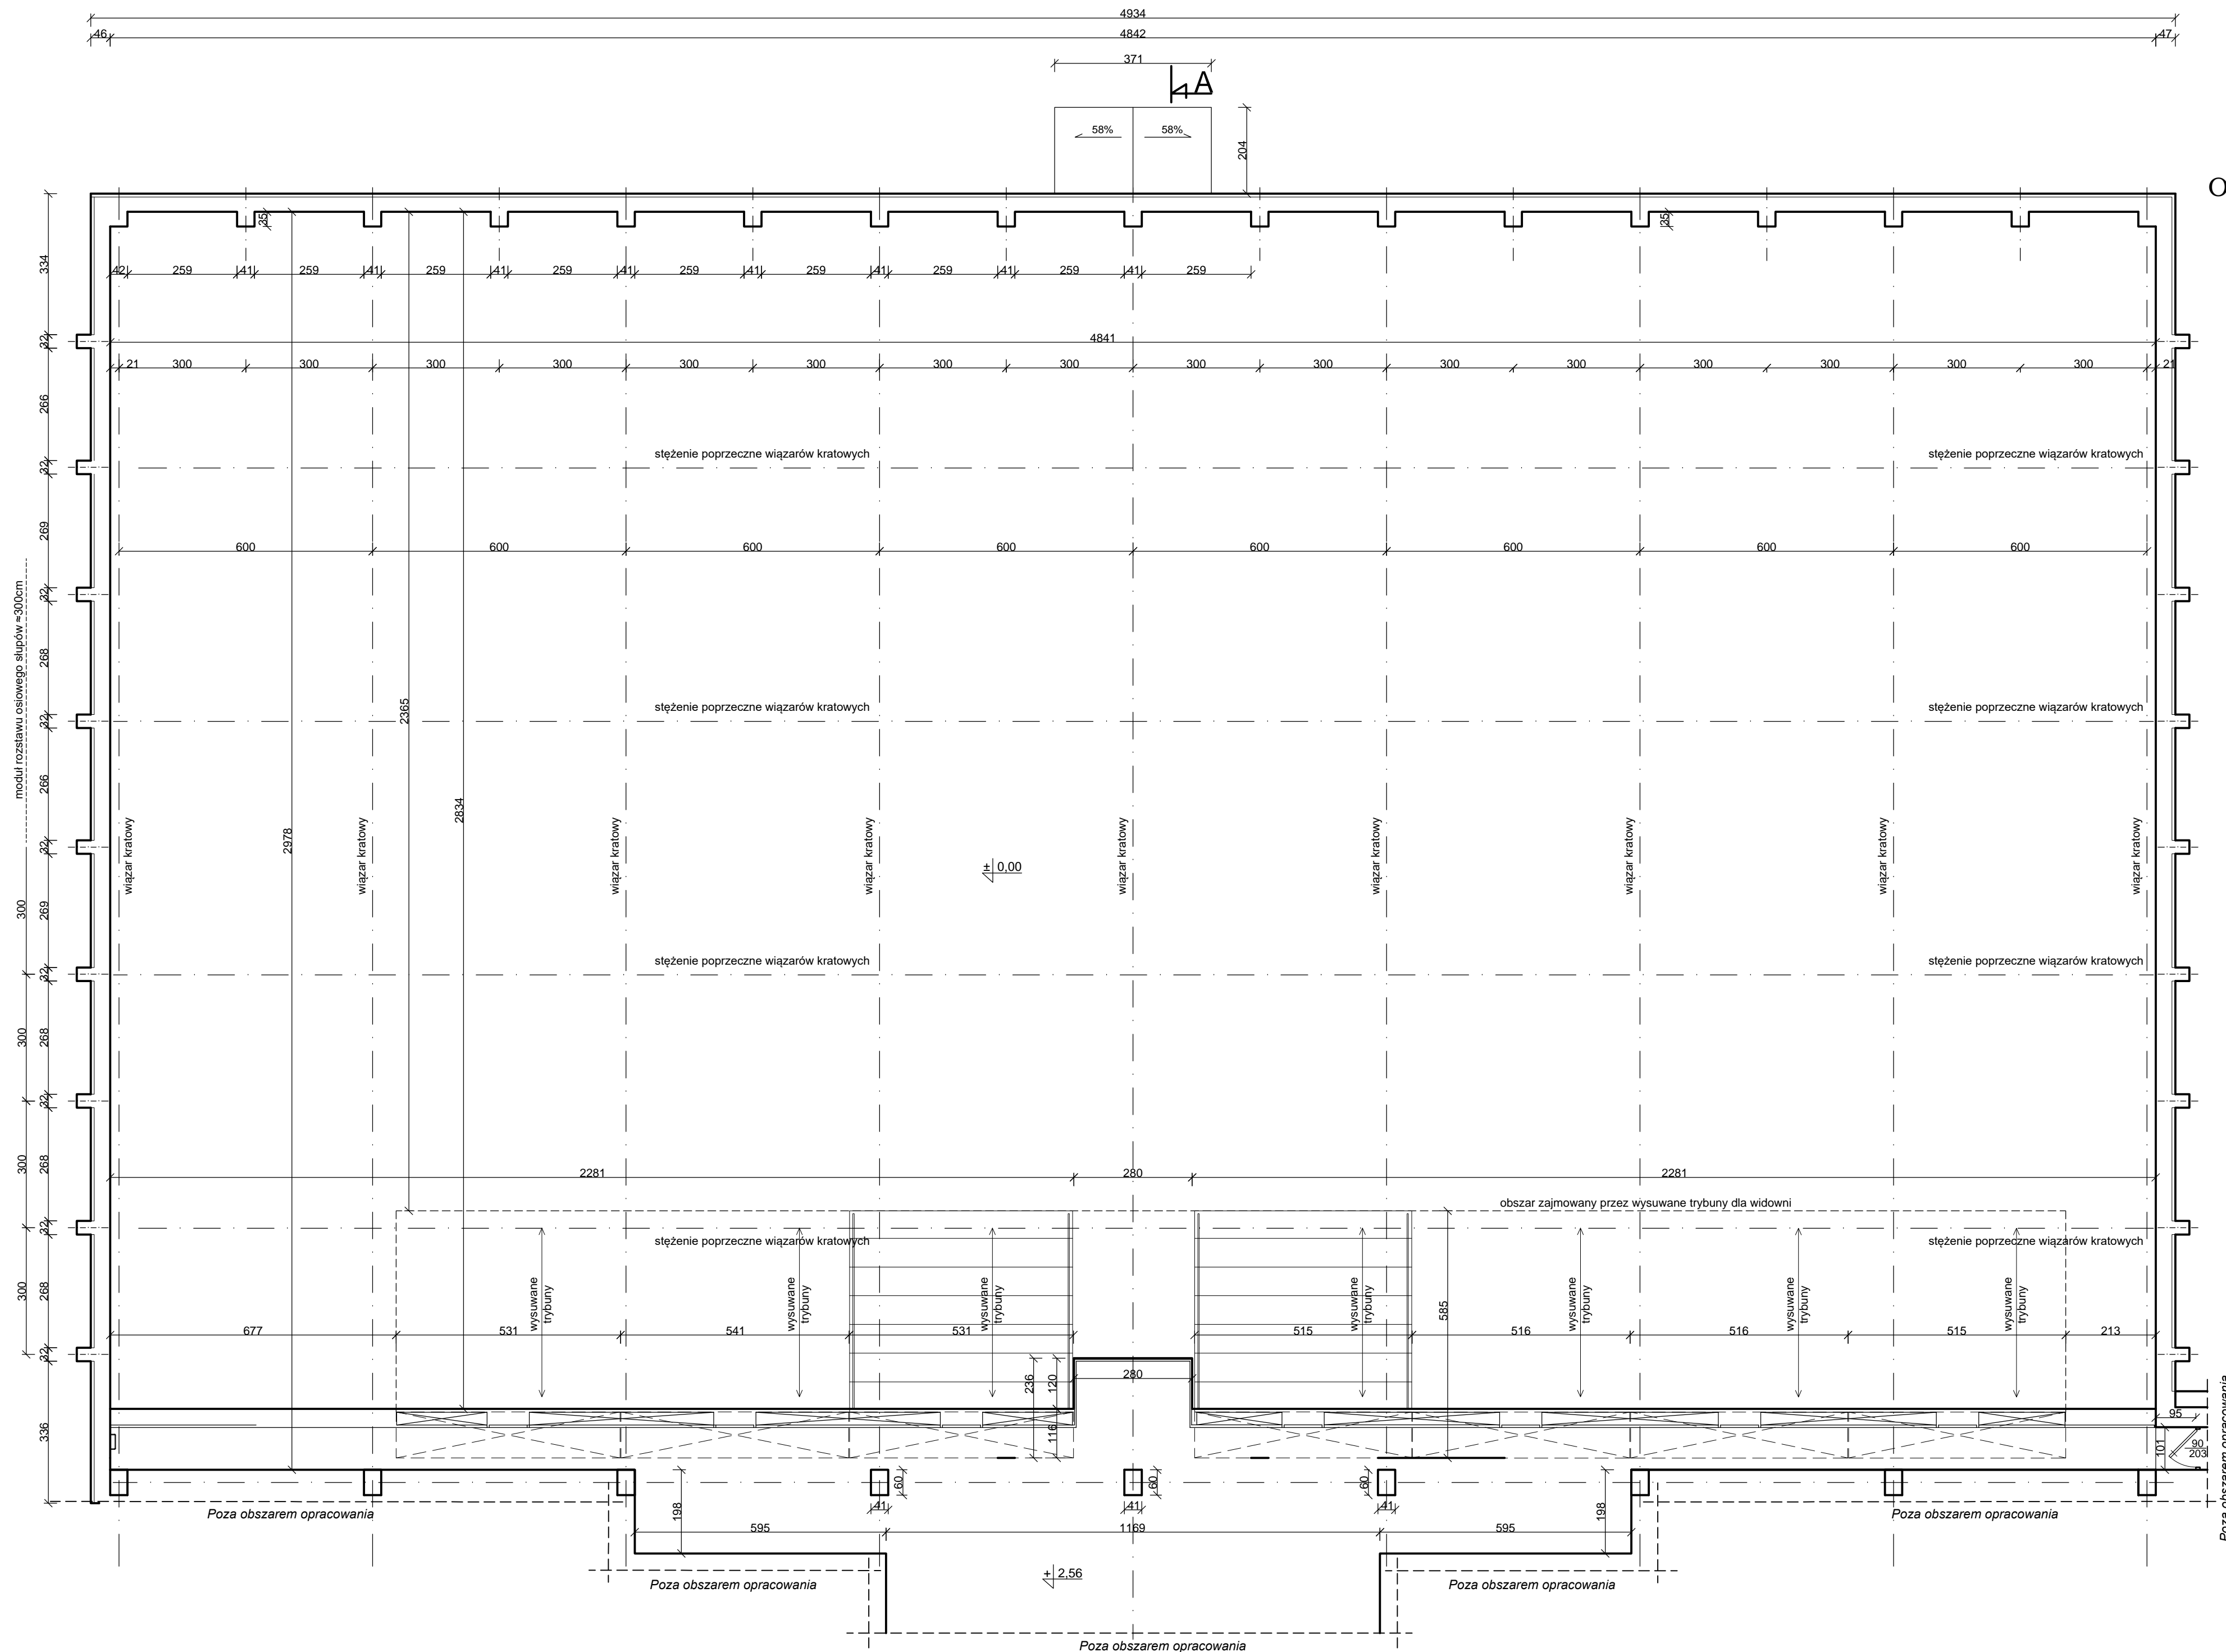

inwestor:	Gmina Opalenica	ul. 3 Maja 1 64-330 Opalenica
projekt:	BIURO DS. BUDOWNICTWA MODUŁ	ul. A. Kocjana 6 60-408 Poznań
zbiórka:	OŚRODEK SPORTU I REKREACJI	ul. Gimnazjalna 1 64-330 Opalenica
temat:	Inwentaryzacja budowlana hali sportowej	
tytuł:	Inwentaryzacja	skala: 1:100
projektował:	inż. Lech Janyga	opracowanie: 27/72/pm
opracował:	inż. Tomasz Mazur	położył:
sprawdził:		położył:
rysował:		reżym:
	RZUT PIĘTRA	INw. 2