



instalacja gazowa
skala 1:100

instalacja centralnego
ogrzewania skala 1:100

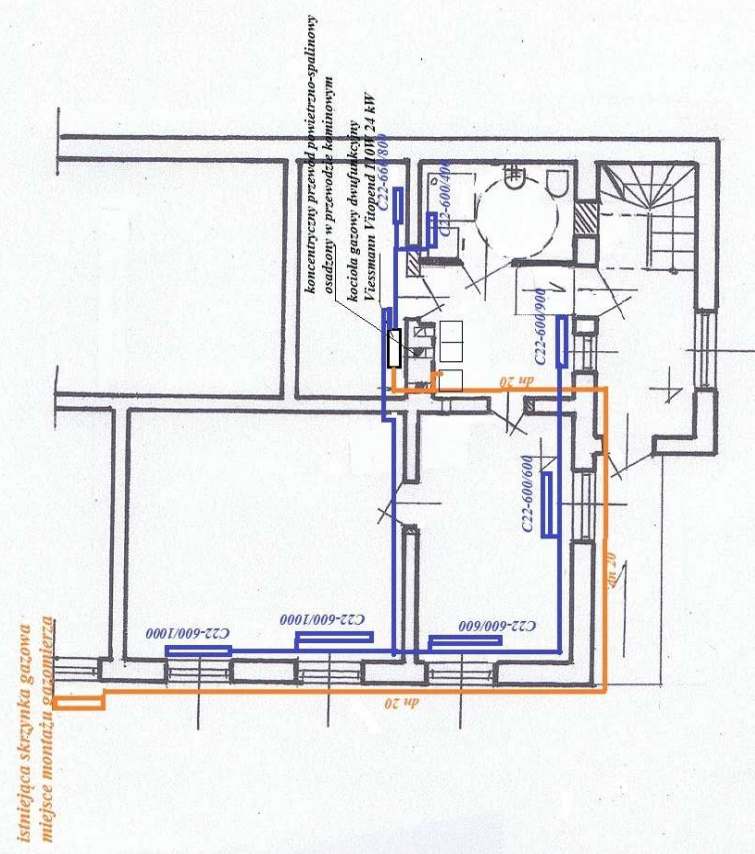

oblaśnienia :

- dn 20 instalacja gazowa
- instalacja centralnego ogrzewania

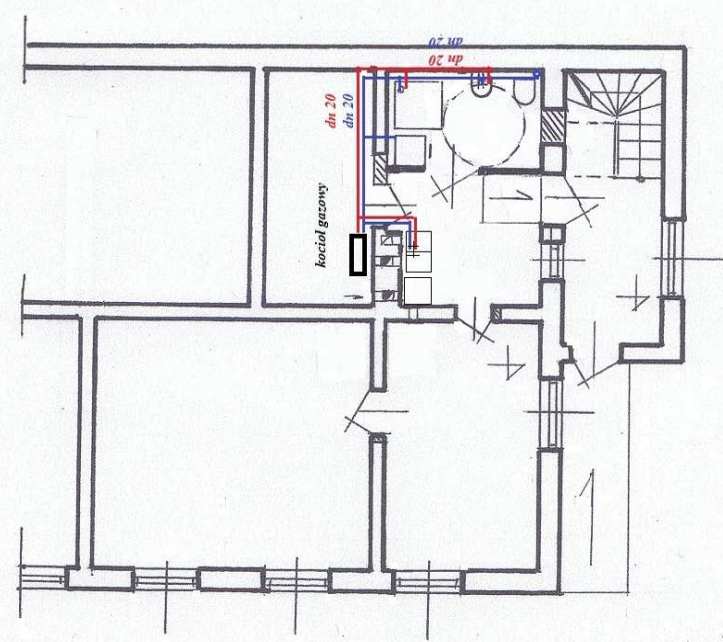

oblaśnienia :

- woda ciepła
- woda zimna
- ciepła woda przygotowywana będzie w kotłach gazowych
- poziomy kanalizacyjny wykonąć z rur PCV SDR 34

Gmina Świebodzin ul. Rynekowa 2, 66-200 Świebodzin		
przebudowa inst. gazowej i remont lokalu mieszkalnego komunalnego w budynku wielorodzinnym przy ul. Piłsudskiego 38/3 w Świebodzinie, dz. 531/73		
10-2021	instalacja wod-kan, gazowa, co	skala 1:100
projekt	Józef Tustanowski	inst.-inżynier 97/88/Zg
RYS. 3		