



# INWENTARYZACJA Rzut piwnicy Skala 1 : 100

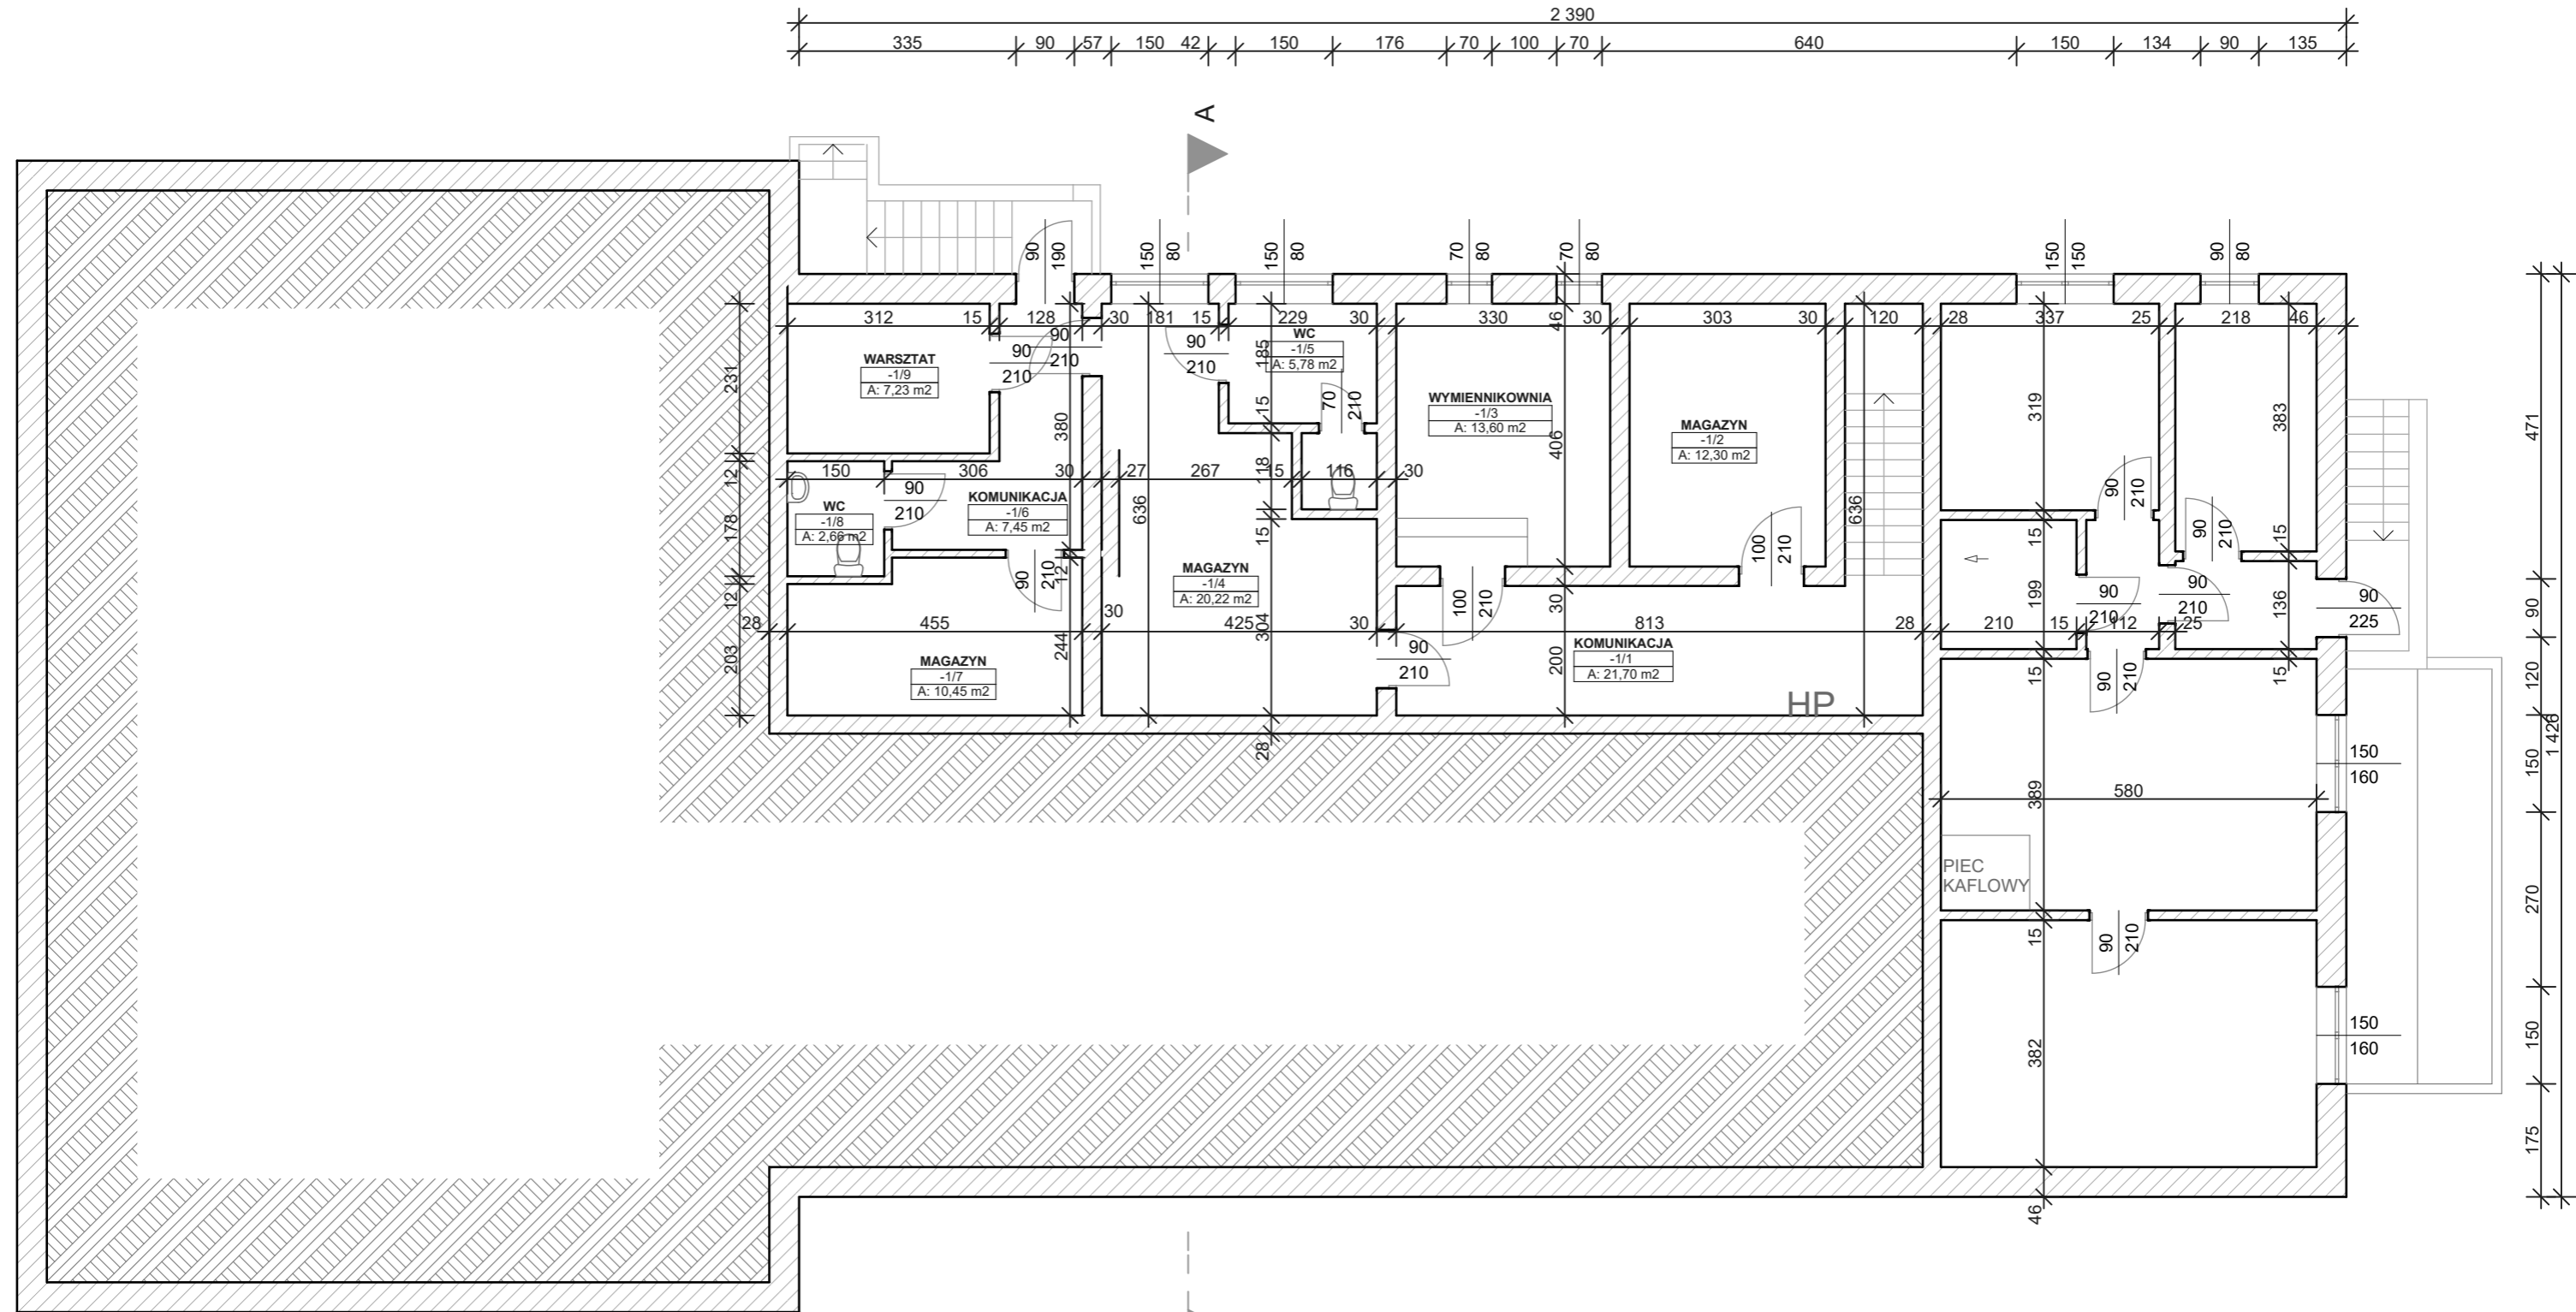

BIURO PROJEKTÓW EURO-INSTAL LESZEK KWIECIŃ os.Kolorowe 15/35, 31-939 Kraków, euroinstal@interia.pl						
Nazwa zadania	Termomodernizacja i przebudowa infrastruktury technicznej Przedszkola nr 11 ul.Chołoniewskiego 9 Bydgoszcz				Faza opracow.	Inwentaryzacja
Inwestor	Urząd Miasta Bydgoszczy ul.Jezuicka 1 85-102 Bydgoszcz				Branża	Architektura
Temat	PROJEKT TERMOMODERNIZACJI I PRZEBUDOWA INFRASTRUKTURY TECHNICZNEJ INWENTARYZACJA PRZEDSZKOLA NR 11				Skala	1:100
Nazwa rys.	RZUT PIWNICY				Nr rys.	3
Funkcja	Imię Nazwisko	Nr uprawnień	Specjalność	Podpis	Data	05.2016
Autor	mgr inż. arch. Karolina Machnik	MPOIA/001/2010	architektoniczna			
Opracował	inż. Lucyna Guzik					

# INWENTARYZACJA Rzut parteru Skala 1 : 100

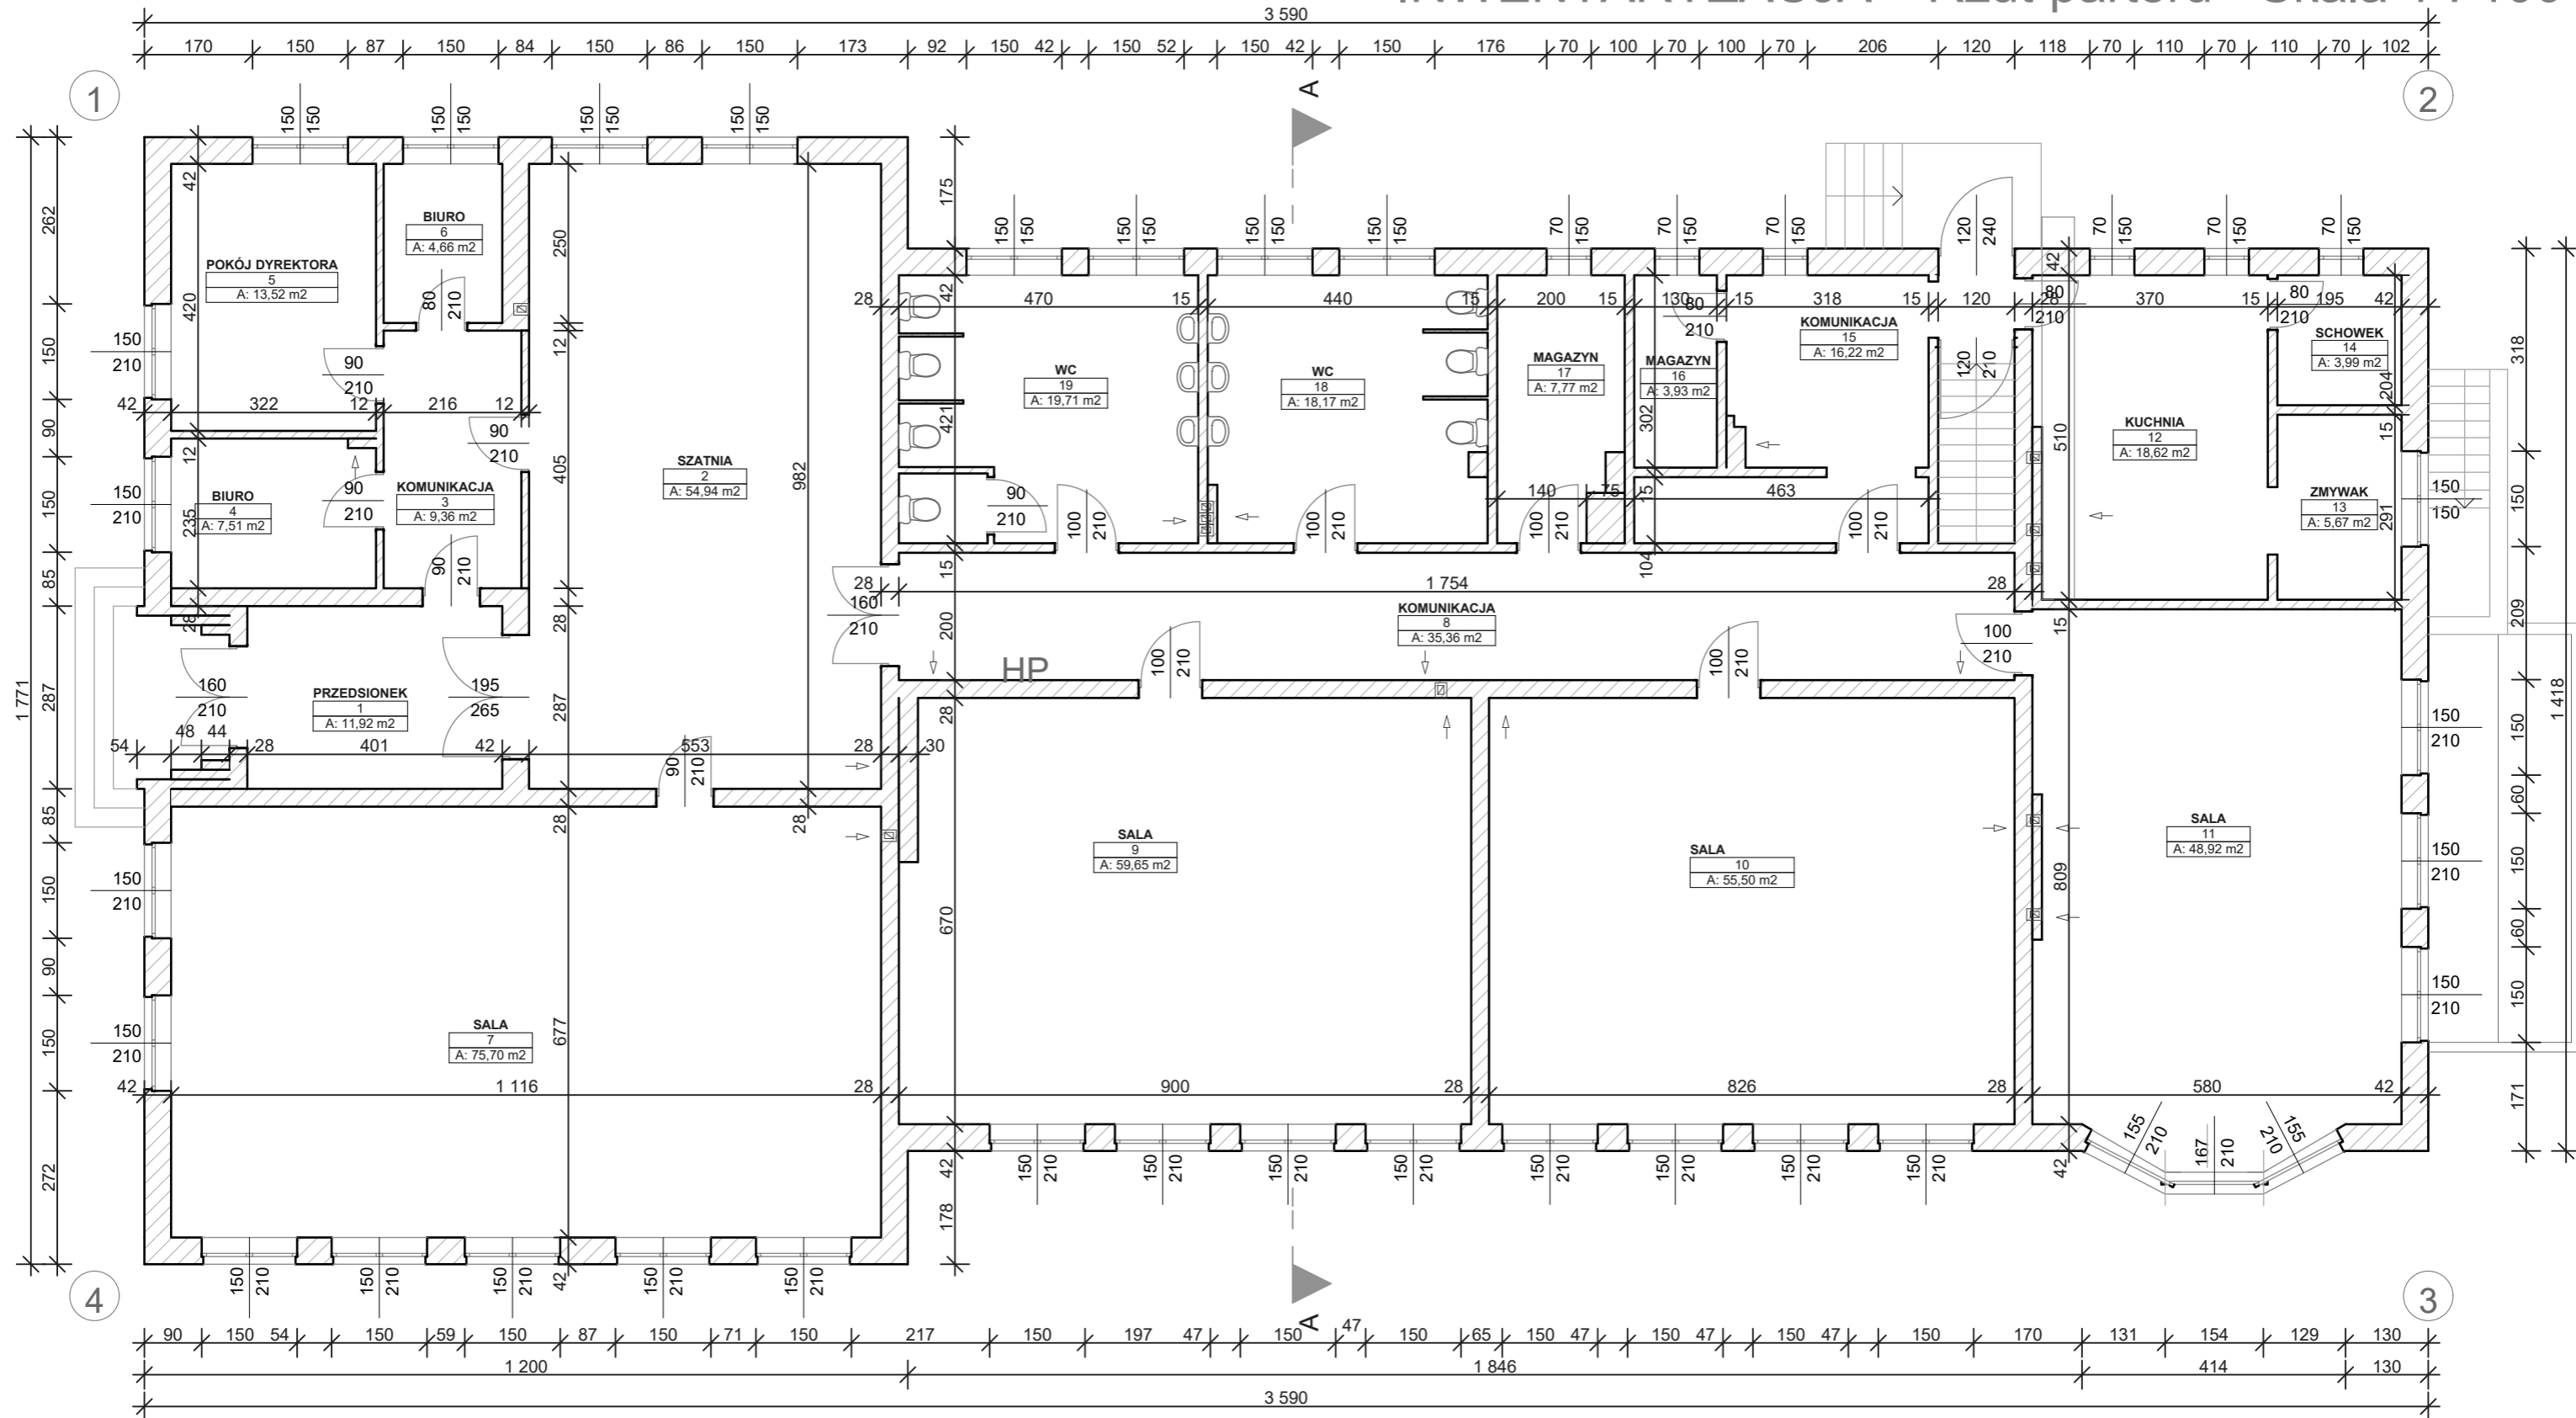

BIURO PROJEKTÓW EURO-INSTAL LESZEK KWIECIEŃ os.Kolorowe 15/35, 31-939 Kraków, euroinstal@interia.pl					Euroinstal	
Nazwa zadania	Termomodernizacja i przebudowa infrastruktury technicznej Przedszkola nr 11 ul.Chołoińskiego 9 Bydgoszcz				Faza opracow.	Inwentaryzacja
Inwestor	Urząd Miasta Bydgoszczy ul.Jezuicka 1 85-102 Bydgoszcz				Branża	Architektura
Temat	PROJEKT TERMOMODERNIZACJI I PRZEBUDOWA INFRASTRUKTURY TECHNICZNEJ- INWENTARYZACJA PRZEDSZKOLA NR 11				Skala	1:100
Nazwa rys.	RZUT PARTERU				Nr rys.	2
Funkcja	Imię Nazwisko	Nr uprawnień	Specjalność	Podpis	Data	05.2016
Autor	mgr inż. arch. Karolina Machnik	MPOIA/001/2010	architektoniczna			
Opracował	inż. Lucyna Guzik					