

 
 
 



-  CAT6 do kamery PTZ
-  CAT6 do kamery 360st
-  PUNKT 2 x LAN CAT6
-  PUNKT 2 x LAN CAT7
-  PUNKT 2 x LAN CAT7 + 2 x FIBER SM OM2

RZUT PRZYZIEMIA skala 1:50

MOTIW s.c. ZESPÓŁ USŁUG PROJEKTOWYCH I INWESTYCYJNYCH			
73-403 Kamień Pomorski, ul. Wysockiego 12a/2 tel. +48913820989 fax. +48913820989 NIP 861-00-04-673			
OBIĘKT	Rozbudowa i mmodernizacja budynku Pogotowia Ratunkowego - prof. bud.	Nr upr.	Podpisz
ADRES BUDOWY	Miejszyszdroja, ul. Gryfki Pomorskiej, dzialka nr 342.		
UMOWA NR	52/2004		
PROJEKTOWAL	arch. Grzegorz Dybicz		
OPRACOWAL	Witold Pańczak	Tomasz Chudzyk	
SPRAWDZIL	arch. Jan Piułkalski	262/S2/04	
BRANZA	Budowlana	Data	Rzys. nr 02
TREŚĆ RYSUNKU	budynek paraskobry - rzut przyziemia	stanowisko 2004	skala 1:50

DEBRIEFING STANOWISKO DO DEBRIEFINGU, 2 x LAN CAT6

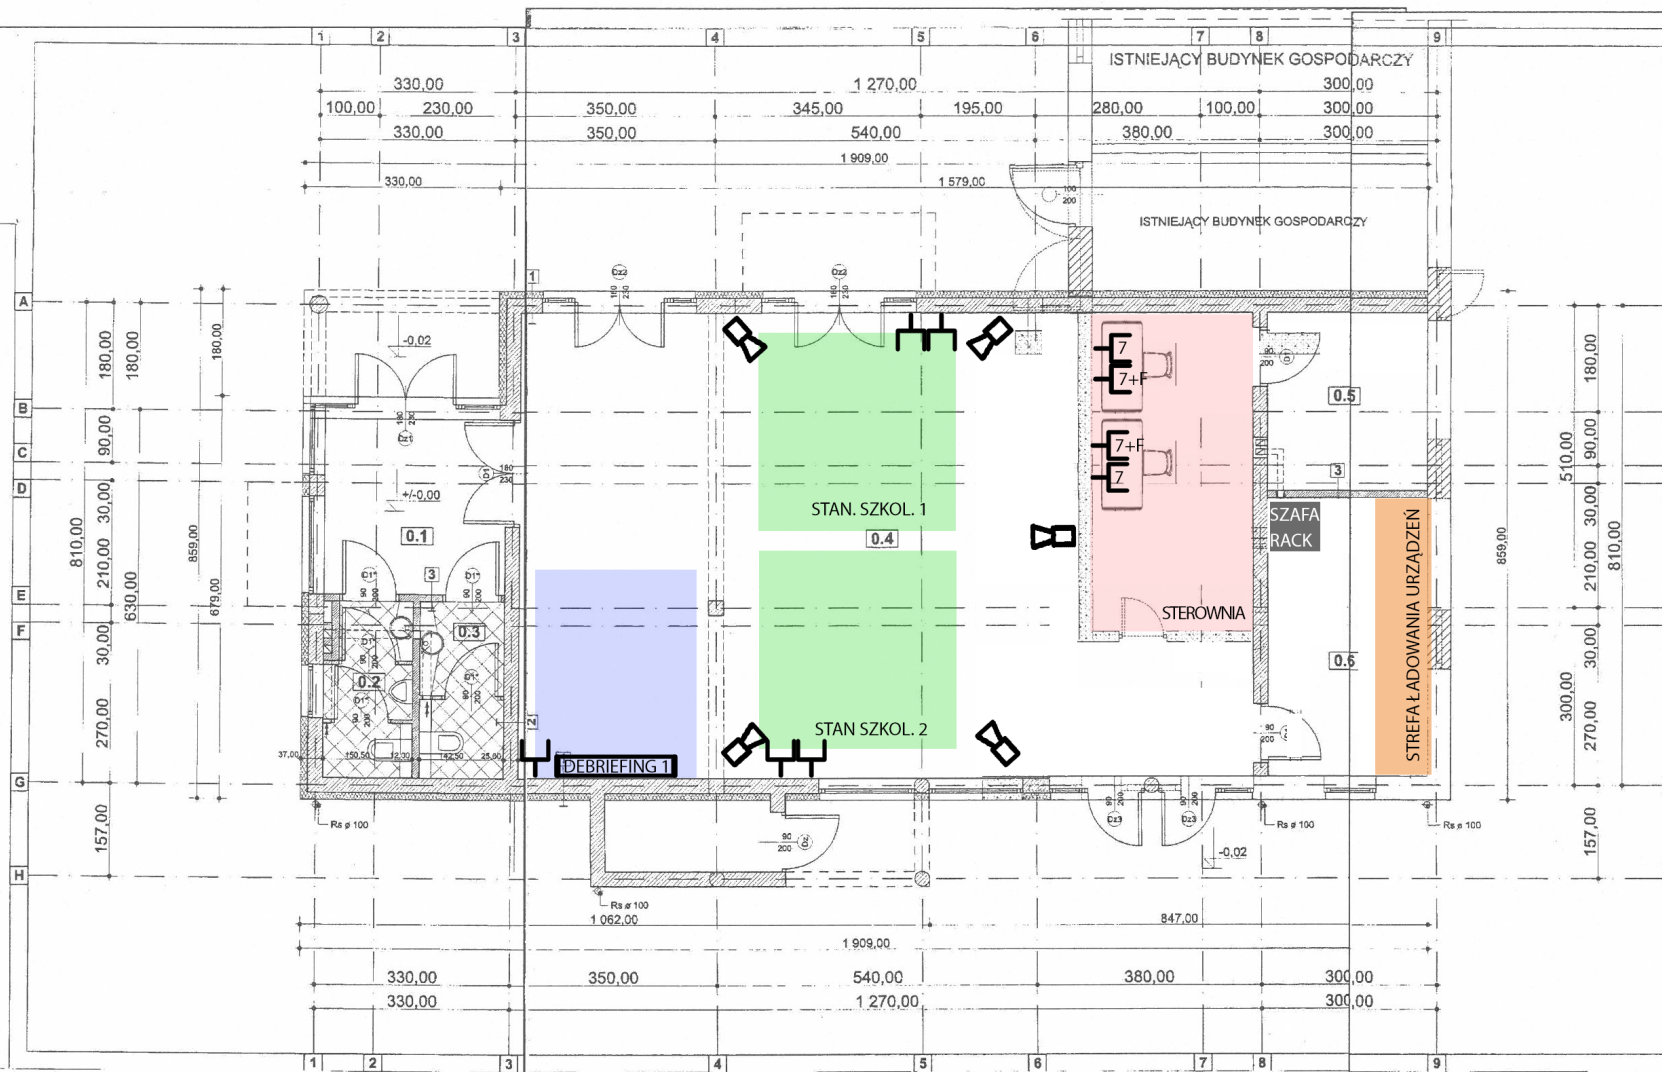

0.1	HOL 9,59m ² PLYTKI GRESOWE	0.4	SALA KONFERENCYJNA 90,80m ² PLYTKI GRESOWE
0.2	WC KLIENTÓW (MĘSKIE) 4,21m ² PLYTKI CERAMICZNE	0.5	POM. GOSPODARZE 8,25m ² PLYTKI CERAMICZNE
0.3	WC KLIENTÓW (DAMSKIE) 4,25m ² PLYTKI CERAMICZNE	0.6	KUCHNIA 13,01m ² PLYTKI CERAMICZNE

Powierzchnia użytkowa parteru - 138,11 m²
 *Przy opisie drzwi podano wymiary skrzydła drzwi

1	TYNK DWUWARSTWOWY	2 cm
	WELNA MIN PAROC 150	12,0 cm
	POROTHERM	26,0 cm
	TYNK CEMENT-WAPIENNY	1,5 cm
2	TYNK CEMENT-WAPIENNY	1,5 cm
	POROTHERM	26,0 cm
	TYNK CEMENT-WAPIENNY	1,5 cm
3	TYNK CEMENT-WAPIENNY	1,5 cm
	BŁOCZKA GAZ-BET	12,0 cm
	TYNK CEMENT-WAPIENNY	1,5 cm

- ŚCIANY ISTNIEJĄCE
- ŚCIANY ISTNIEJĄCEGO BUDYNKU PRZEZNACZONE DO WYBURZENIA
- OTWORY W ŚCIANACH ISTNIEJĄCYCH DO ZAMUROWANIA

□ OZNACZENIA:

- Wentylacja wywiewna mechaniczna
- Wentylacja nawiewna mechaniczna
- Wentylacja wywiewna grawitacyjna
- Wentylacja nawiewna grawitacyjna

UWAGI:
 PROJEKT ROZPATRYWAĆ RAZEM Z PROJEKTAMI BRANŻOWYMI;
 ELEMENTY KONSTRUKCYJNE WG PROJEKTU KONSTRUKCJI
 PRZED WYGNANIEM POSADZKI UKŁADZIĆ KANALIZACJĘ SANITARNĄ I
 PODPOSADZKOWĄ ORAZ RURARZ POD ZASILANIE TELEFONICZNE I
 ELEKTRYCZNE.
 PRZEWOODY INSTALACYJNE NIE PRZEWODZONE W BRUZIACH OBLUDOWAĆ;
 PRZEWÓD GAZOWY-NIEOBUDOWYWAĆ, POWALOWAĆ NA KOLOR ŻÓŁTY;
 W POMIĘSZCZENIACH SANITARNYCH ORAZ PRZY PODEŚCIACH POZIOMYCH
 WENTYLACJA DŁUŻSZYCH NIŻ 2,00M STOSOWAĆ WENTYLACJĘ MECHANICZNĄ;
 ŚCIANY W POM. SANITARNYCH WYKŁADANE GLAZURĄ NA PEŁNEJ WYSOKOŚCI.

+0,00= m n.p.m.

MOTIW s.c. ZESPÓŁ USŁUG PROJEKTOWYCH I INWESTYCYJNYCH			
72-400 Kamień Pomorski, ul. Wypokolego 12a/2 tel. +48 91 821 099 300, +48 91 821 099 300 NIP 861-00-04-875			
OBIEKT	stacja pogotowia ratunkowego - prof. bud.		
ZAKRES BUDOWY	Miejszyszkowo		
LMCOWA NR		Nr upr.	Podpis
PROJEKTOWAŁ	arch. Grzegorz Dybelski		
OPRACOWAŁ	Wojciech Pielęga	Tomasz Chwałek	
SPRAWDZIŁ	arch. Jan Prokopiuk		26/2/2014
BRANŻA	Wbudowania	Data	Rys nr 2
TREŚĆ RYSUNKU	Rzut parteru	Wzrost 2000	skala 1:50