


INSTALACJA WENTYLACJI – rzut parteru skala 1:100

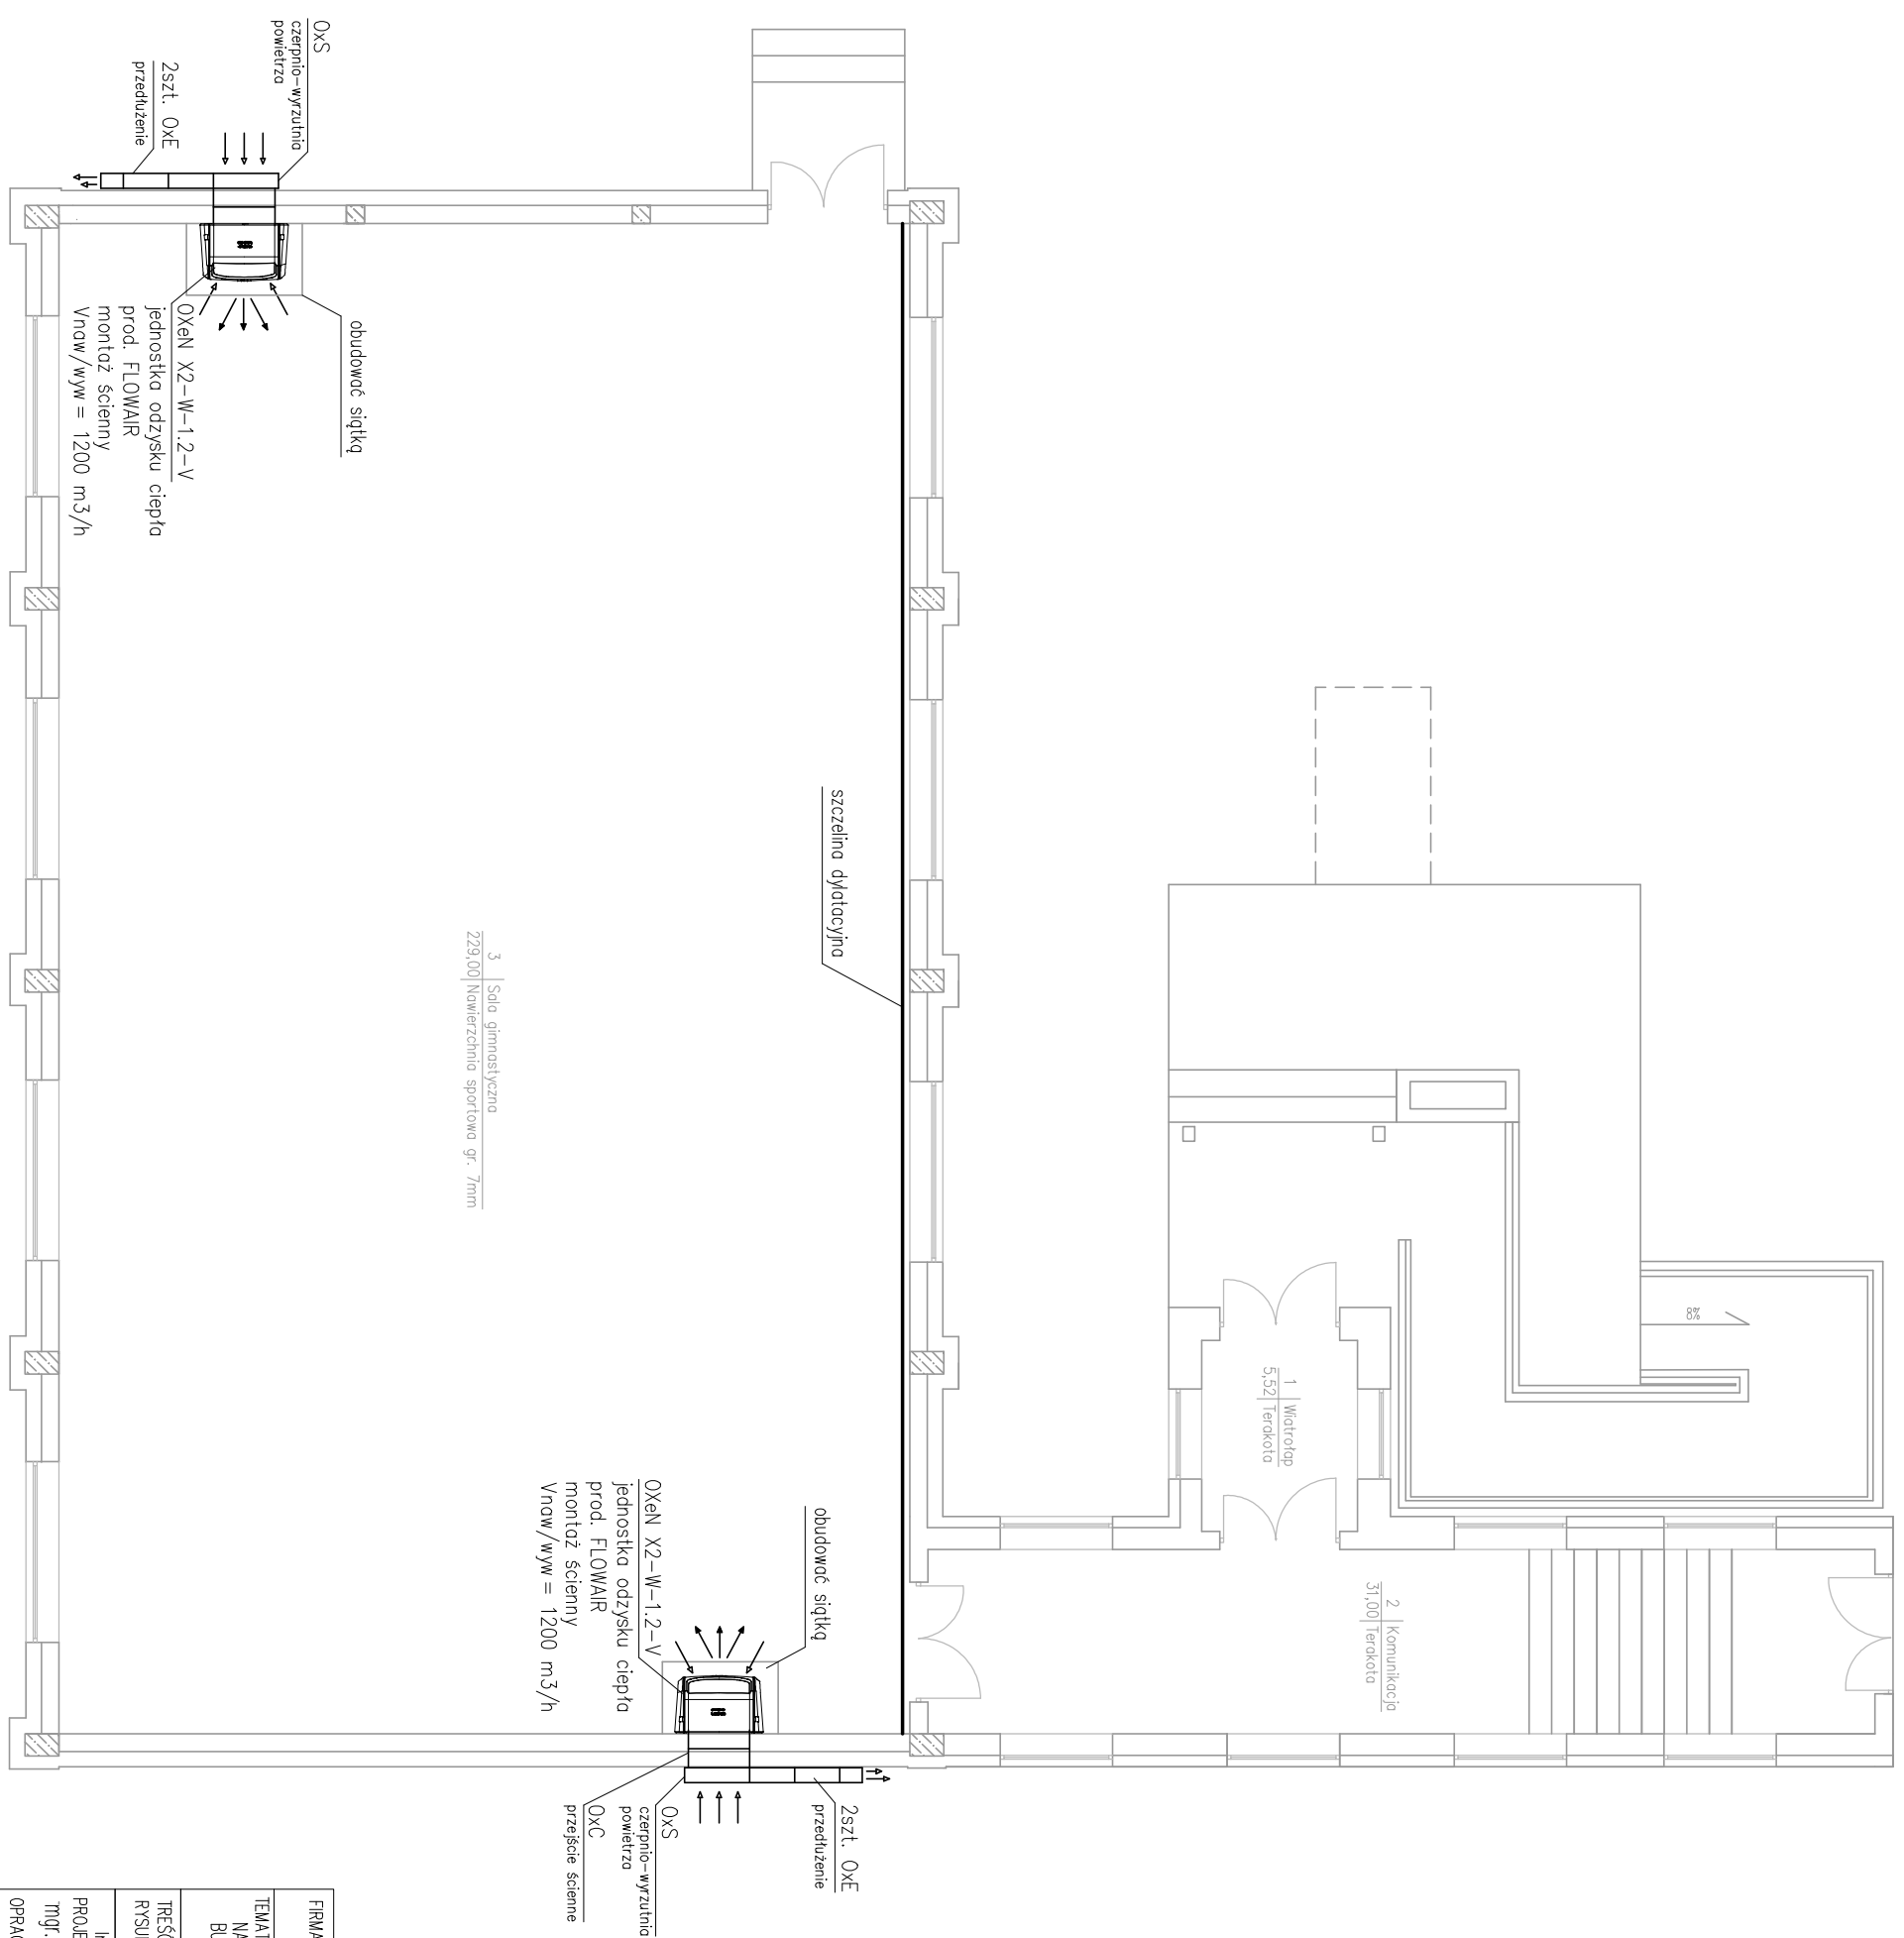

— wentylacja podłogi

FIRMA:		Zakład Usług Projektowych G. Kalamorz w Przeworsku	
TEMAT: SALA GIMNASTYCZNA Z ŁĄCZNIKIEM, ZMIANA SPOSOBU UŻYTKOWANIA CZĘŚCI PIWNICY NA ZAPLECZE SALI WRAZ Z PRZEBUDOWĄ I INSTALACJAMI WEWNĘTRZNYMI ORAZ URZĄDZENIAMI BUDOWALNYMI, PRZEWESELENIE OBIEKTÓW MAŁEJ ARCHITEKTURY NA DZ. NR EMD. 238/9, 238/8, 238/7, 238/6, 961/4, 961/5			
TREŚĆ RYSUNKU:		INSTALACJA WENTYLACJI – – rzut parteru	
Imię i nazwisko	specj.	nr upr.	podpis
PROJEKTOWAŁ:	mjr. inż. Janusz Makrzycki	PKK/0032	POOS/04
OPERACOWAŁ:	mjr. inż. Janusz Kalamorz	sonit	
	inż. Paulina Wozno	sonit	
SPRĄDZIŁ:	mjr. inż. Robert Łyżeń	sonit	14/07
		BRANŻA:	sanitarna
		NR RYS.	10