


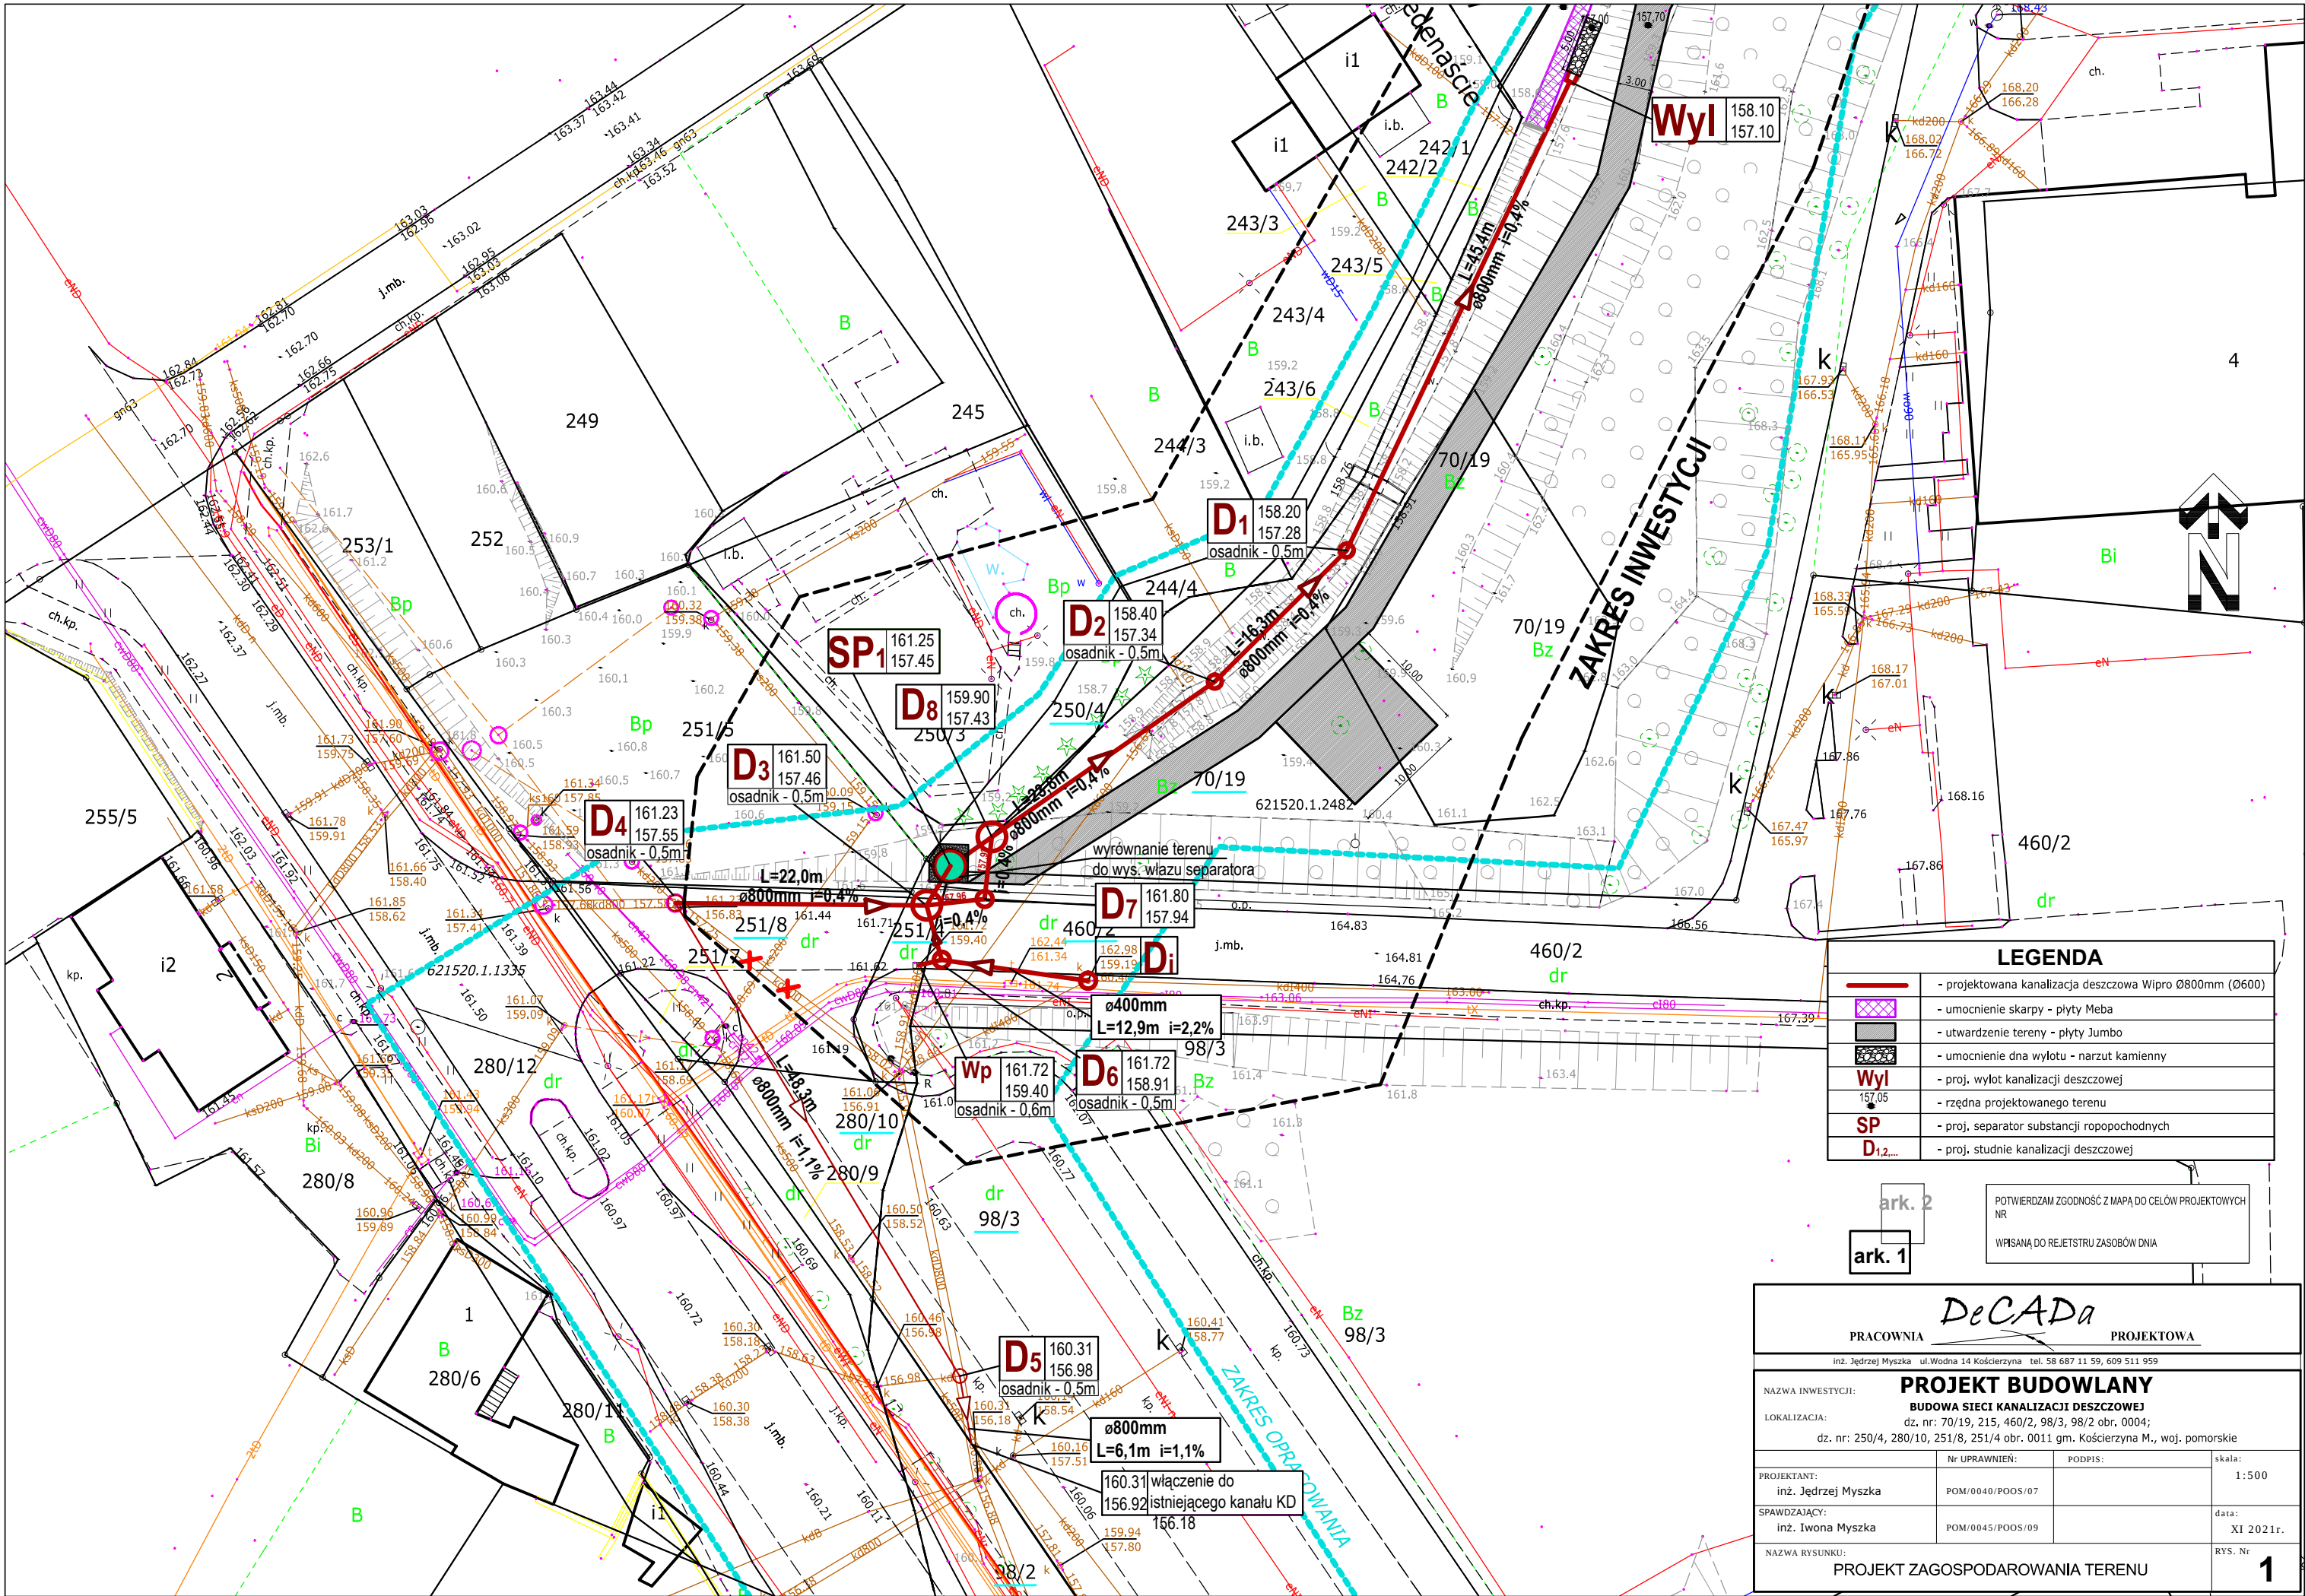

LEGENDA	
	- projektowana kanalizacja deszczowa Wipro Ø800mm (Ø600)
	- umocnienie skarpy - płyty Meba
	- utwardzenie tereny - płyty Jumbo
	- umocnienie dna wylotu - narzut kamienny
Wyl 157.05	- proj. wylot kanalizacji deszczowej
SP	- proj. separator substancji ropopochodnych
D1,2...	- proj. studnie kanalizacji deszczowej

ark. 2

ark. 1

POTWIERDZAM ZGODNOŚĆ Z MAPĄ DO CELÓW PROJEKTOWYCH NR
WPISANĄ DO REJESTRU ZASOBÓW DNIA

DeCADA			
PRACOWNIA		PROJEKTOWA	
inż. Jędrzej Myszka ul.Wodna 14 Kościerzyna tel. 58 687 11 59, 609 511 959			
NAZWA INWESTYCJI: PROJEKT BUDOWLANY			
LOKALIZACJA: BUDOWA SIECI KANALIZACJI DESZCZOWEJ			
dz. nr: 70/19, 215, 460/2, 98/3, 98/2 obr. 0004;			
dz. nr: 250/4, 280/10, 251/8, 251/4 obr. 0011 gm. Kościerzyna M., woj. pomorskie			
PROJEKTANT: inż. Jędrzej Myszka		Nr UPRAWNIENIEN: POM/0040/POOS/07	skala: 1:500
SPAWDZAJĄCY: inż. Iwona Myszka		POM/0045/POOS/09	
NAZWA RYSUNKU: PROJEKT ZAGOSPODAROWANIA TERENU			RYS. Nr 1