


MAPA DO CELÓW PROJEKTOWYCH
SKALA 1:500
Sekcje mapy: 6.185.17.20.4.3; 6.185.17.20.4.4
GN.6640.425.2024, data pomiaru: 26.02.2024 r.
Układ wsp. płaskich: PL-2000, strefa 6, układ wys.: PL-EVRF 2007-NH

Województwo: kujawsko-pomorskie
Powiat: żniński [0419]
Jednostka ewidencyjna: Rogowo [041905...2]
Obręb: Izdebnó [0011]
Arkusz: 1
Działka: 90/28

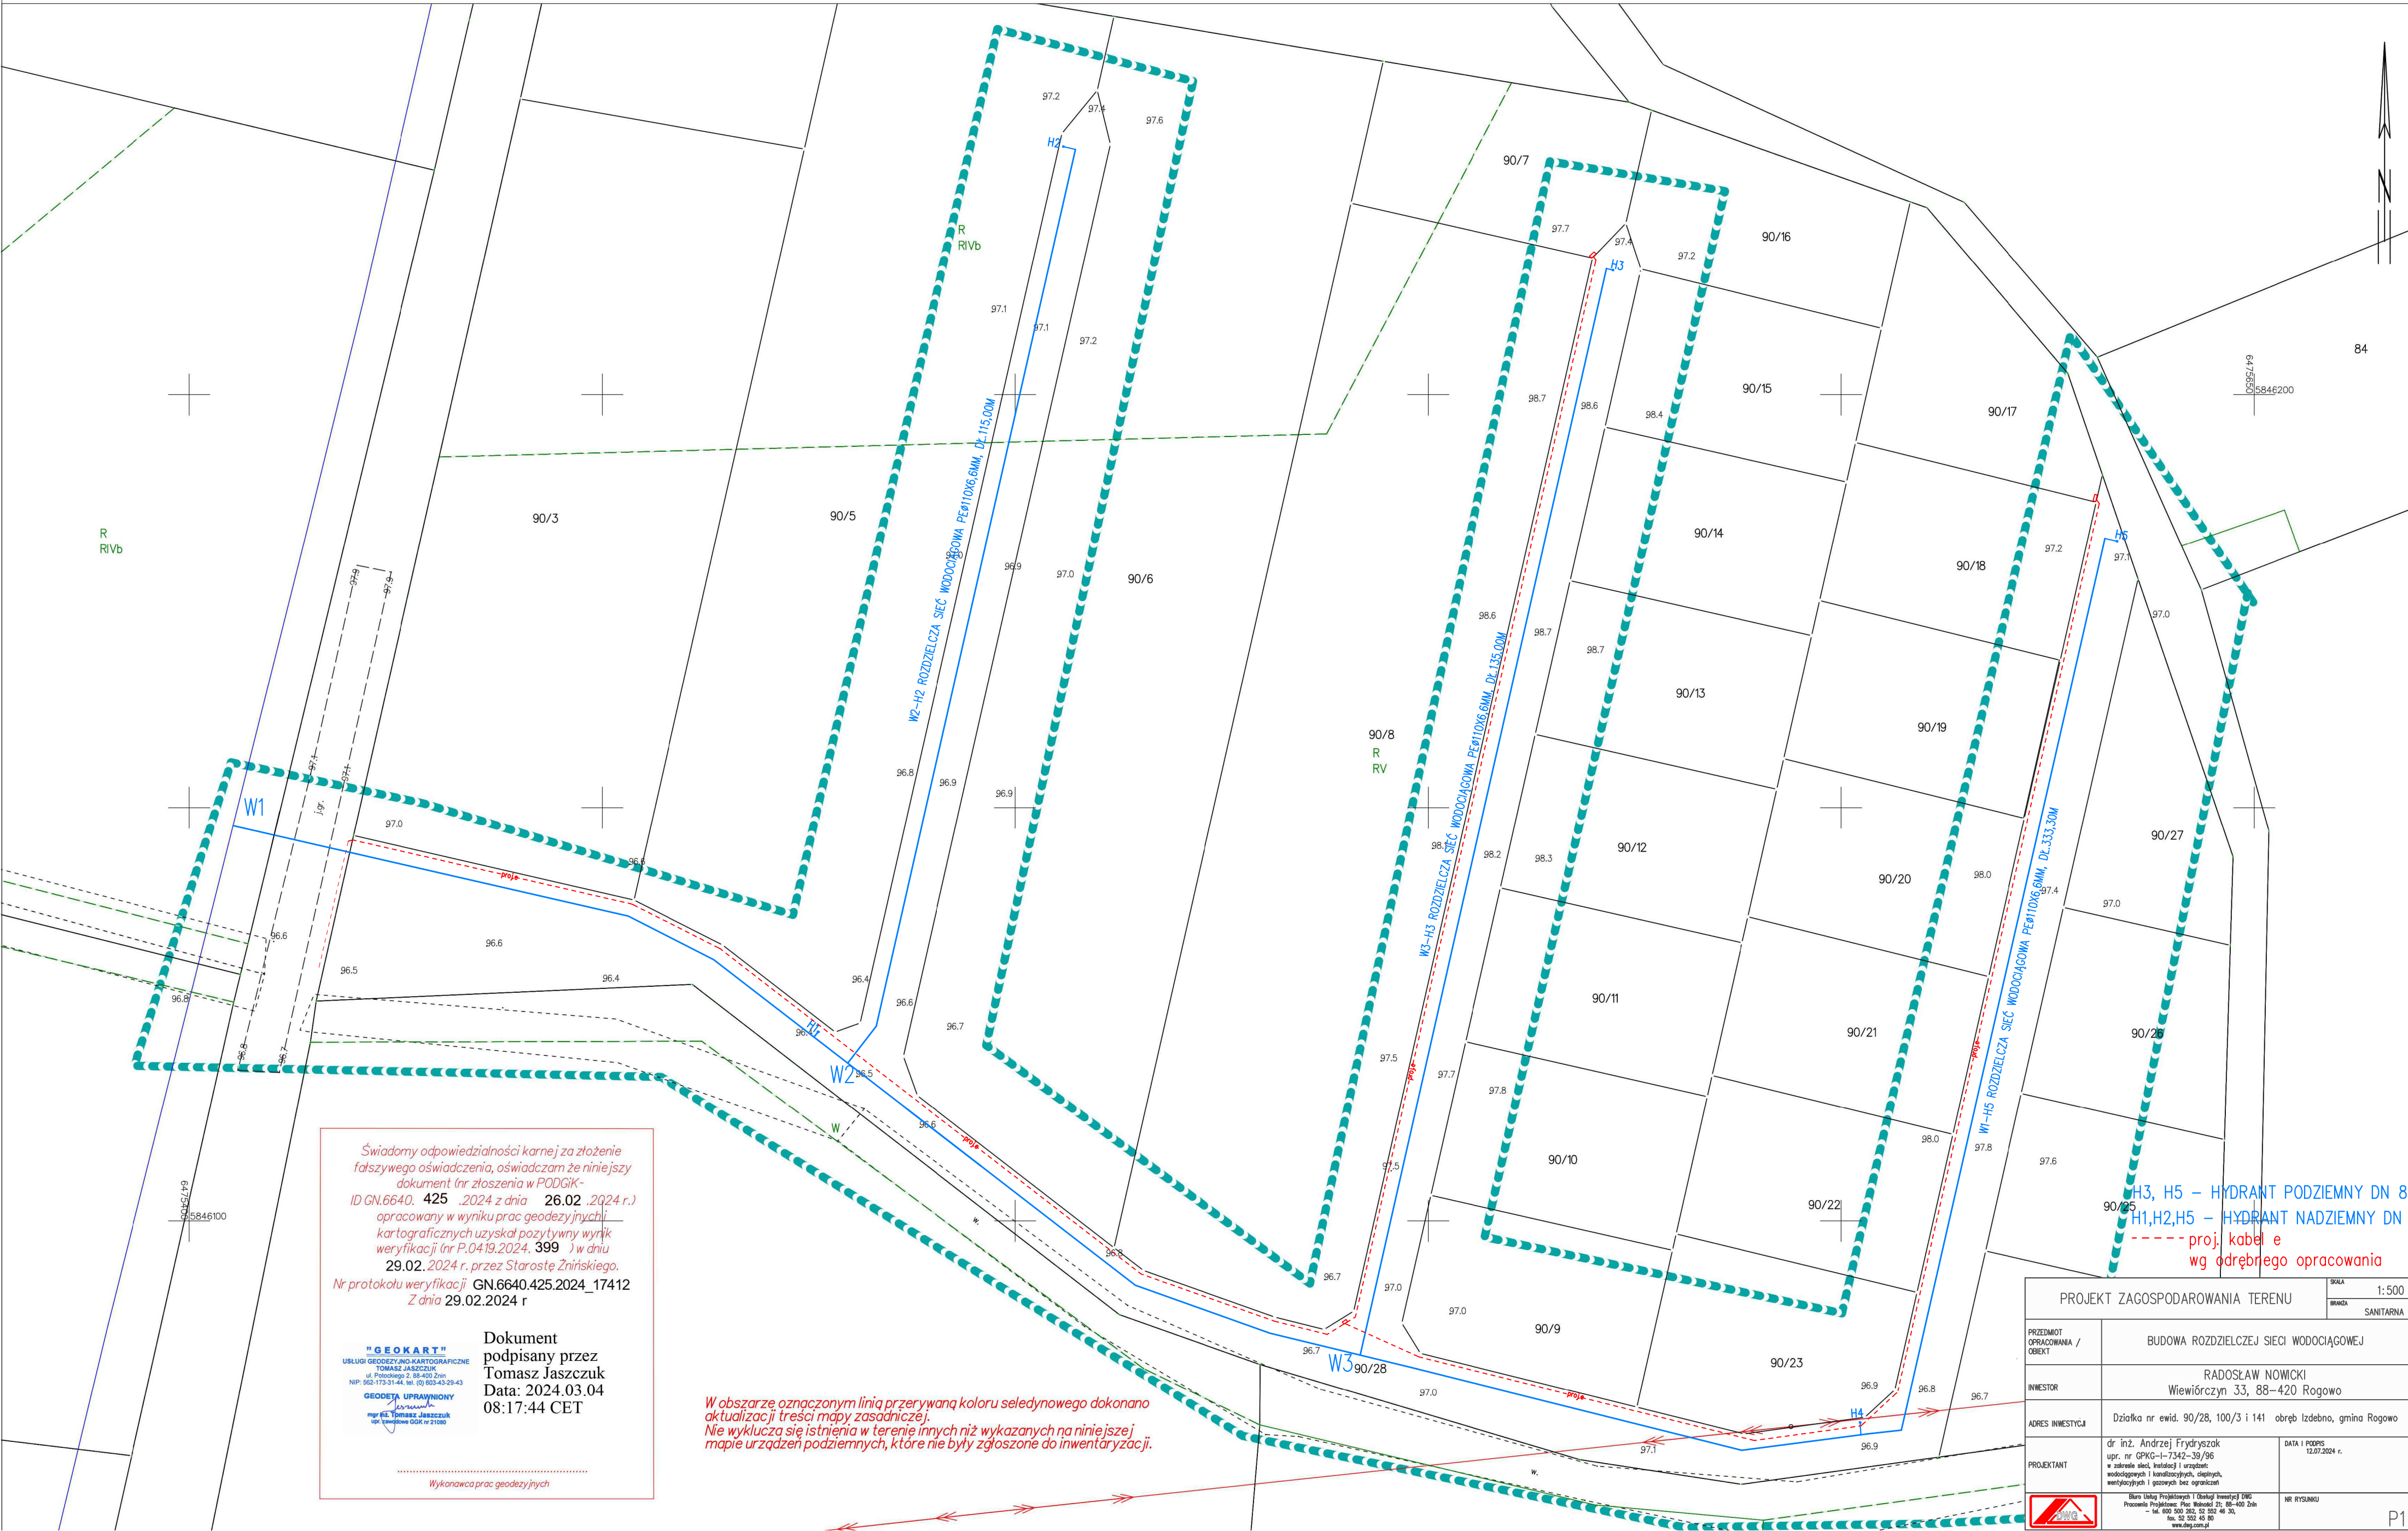

Świadomy odpowiedzialności karnej za złożenie
fałszywego oświadczenia, oświadczam że niniejszy
dokument (nr zgłoszenia w PODGIK-
ID GN.6640. 425 .2024 z dnia 26.02 .2024 r.)
opracowany w wyniku prac geodezyjnych i
kartograficznych uzyskał pozytywny wyrok
weryfikacji (nr P.0419.2024. 399) w dniu
29.02. 2024 r. przez Starostę Żnińskiego.
Nr protokołu weryfikacji GN.6640.425.2024_17412
Z dnia 29.02.2024 r

"GEOKART"
USŁUGI GEODEZYJNO-KARTOGRAFICZNE
TOMASZ JASZCZUK
ul. Politechniki 2, 88-400 Żnin
NIP: 562-173-51-44, tel. (0) 52-43-29-43
GEODETA UPRAWNIONY
Tomasz Jaszczuk
wpisany do GKG nr 21290

Dokument
podpisany przez
Tomasz Jaszczuk
Data: 2024.03.04
08:17:44 CET

Wykonawca prac geodezyjnych

W obszarze oznaczonym linią przerywaną koloru seledynowego dokonano
aktualizacji treści mapy zasadniczej.
Nie wyklucza się istnienia w terenie innych niż wykazanych na niniejszej
mapie urządzeń podziemnych, które nie były zgłoszone do inwentaryzacji.

H3, H5 – HYDRANT PODZIEMNY DN 80
H1, H2, H4 – HYDRANT NADZIEMNY DN 80
----- proj. kabel e
wg odrębnego opracowania

PROJEKT ZAGOSPODAROWANIA TERENU		SKALA	1:500
PRZEDMIOT OPRACOWANIA / OBIEKT		BRUKA	SANITARNIA
BUDOWA ROZDZIELCZEJ SIECI WODOCİĄGOWEJ		INWESTOR	
RADOSŁAW NOWICKI		ADRES INWESTYCJI	
Wiewiórczyn 33, 88-420 Rogowo		Działka nr ewid. 90/28, 100/3 i 141 obręb Izdebnó, gmina Rogowo	
PROJEKTANT		DATA I PODPIS	
dr inż. Andrzej Frydryszak upr. nr GPKG-I-7342-39/96 w zakresie: projektowania i wykonania wodociągów i kanalizacji, ciepłotę, wentylacji i gazowych bez ograniczeń		12.07.2024 r.	
BIURO USTĄP		NR RYSUNKU	
Biuro Usług Projektowych i Usług Inwestycyjnych Proszyno Projektowa: Proszyno 25, 88-400 Żnin tel. 52 400 500 505, 52 552 46 30 fax. 52 552 46 80 www.biurowyprojekt.pl		P1	