


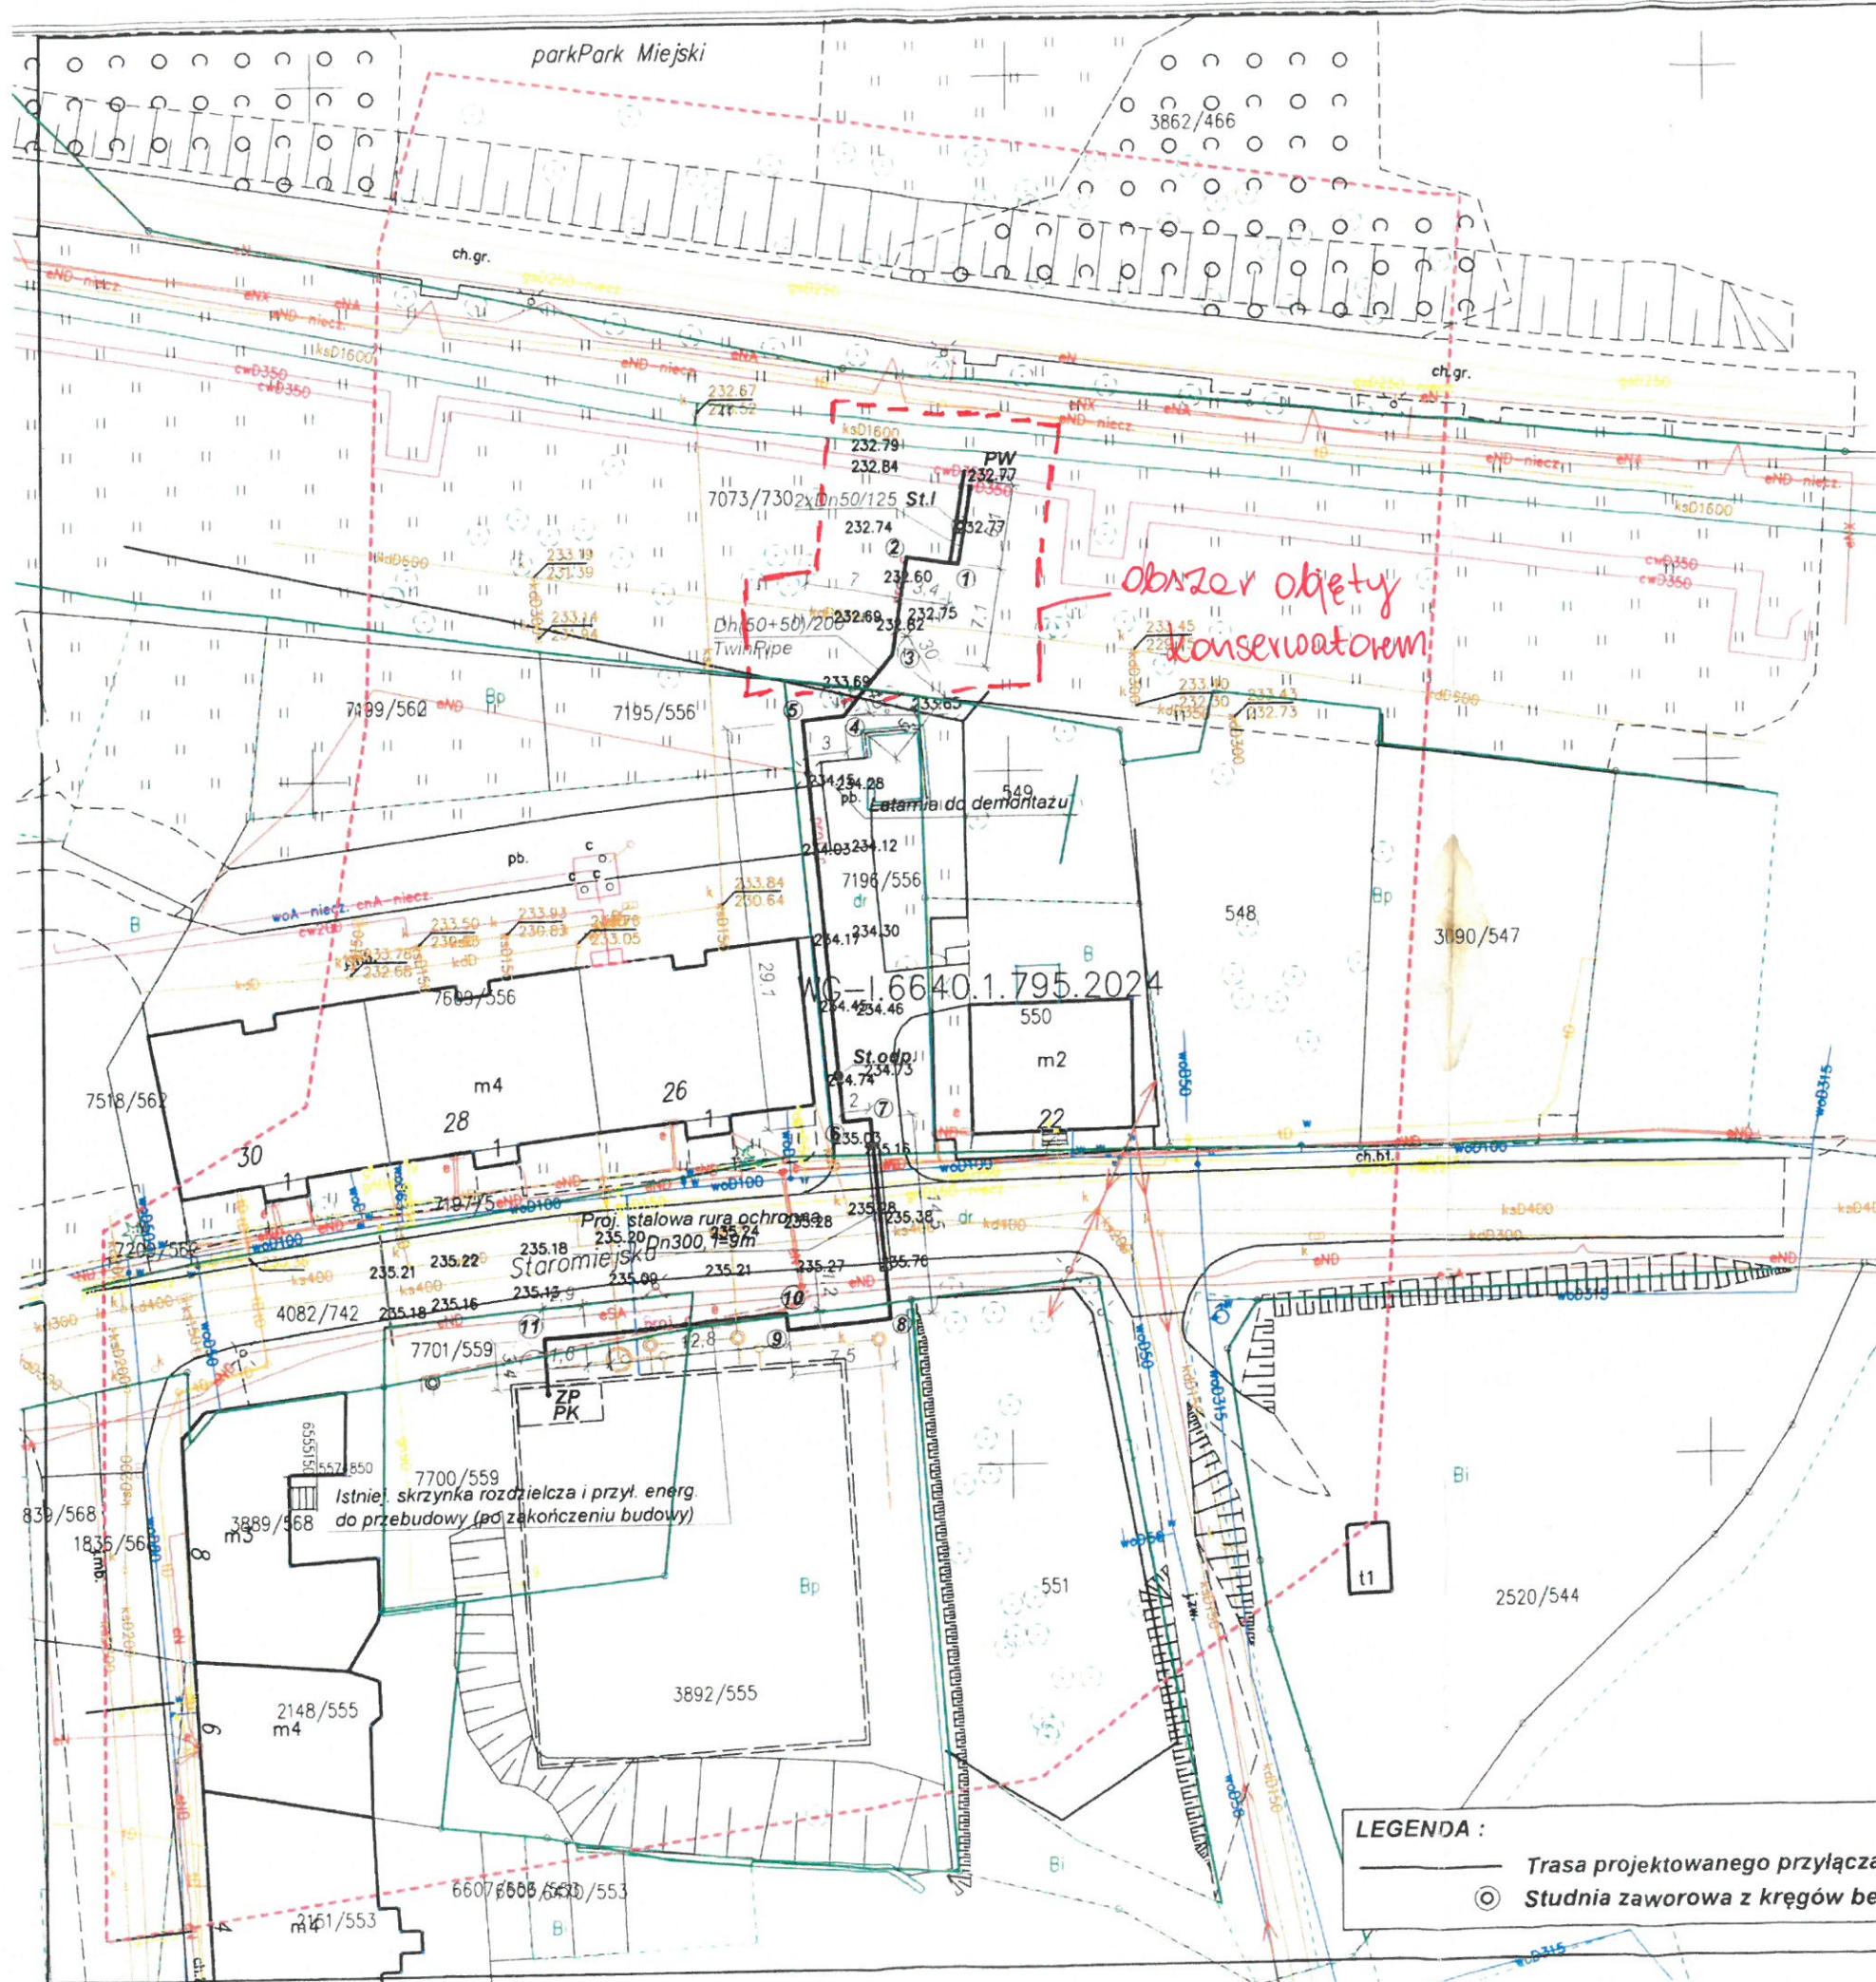

Mapa do celów projektowych  
Zabrze ul. Staromiejska  
Data: 29.07.2024.  
Nr ewid. pracy: WG.6640.1.795.2024  
Wykonawca: UGIK GEOMAX Grzegorz Foit  
Geodeta uprawniony: Grzegorz Foit (18664)  
SKALA 1:500  
Układ wsp. płaskich: 2000 s.6  
Układ odn. wys.: PL-EVR2007-NH  
Województwo: śląskie  
Jedn. ewid.: Zabrze 247801\_1  
Obr. ewid.: Zabrze 247801\_1.0012

Jestem świadomy odpowiedzialności karnej za składanie fałszywego oświadczenia  
Operat techniczny złożony w Urzędzie Miejskim w Zabrzu w Wydziale Geodezji  
pod nr. ewid.: WG.6640.1.795.2024 wykonany przez UGIK GEOMAX Grzegorz Foit  
Geodeta uprawniony: Grzegorz Foit (18664) został pozytywnie zweryfikowany w dniu 10.09.2024.  
Protokół weryfikacji nr WG-1.6640.1.795.2024\_13817

Potwierdzam zgodność treści mapy z oryginałem  
w zakresie opracowania geodezyjnego przyjętego  
do Państwowego Zasobu Geodezyjnego i Kartograficznego  
nr ewid.: WG.6640.1.795.2024 i pozytywnie zweryfikowanego  
w dniu 10.09.2024. PROTOKOŁEM NR WG.6640.1.795.2024\_13817

Zabrze, 17 września 2024 rok

mgr inż. Iwona Hatossy  
UPRAWNIENIA DO WYKONANIA  
PRAC GEODEZYJNYCH I KARTOGRAFICZNYCH  
W ZAKRESIE SIŁY  
WODOKANALIZACYJNYCH I GAZOWYCH  
nr ewid. 2572/2000

|                                                                                                                                                                                       |                                                                                                                                                                               |
|---------------------------------------------------------------------------------------------------------------------------------------------------------------------------------------|-------------------------------------------------------------------------------------------------------------------------------------------------------------------------------|
| ZESPÓŁ PROJEKTOWO - REALIZACYJNY SYNERGIA<br>44-151 GLIWICE, ul. Miodunki 3<br>tel. +48 605 834 988                                                                                   |                                                                                                                                                                               |
| WYKONAWCA<br>ZABRZAŃSKIE PRZEDSIĘBIORSTWO ENERGETYKI CIEPLNEJ<br>Spółka z ograniczoną odpowiedzialnością<br>41-800 Zabrze, ul. J.W. Goethego 3<br>tel. 32 78 80 301, fax 32 78 80 309 |                                                                                                                                                                               |
| INWESTOR<br>BUDOWA PRZYŁĄCZA SIECI CIEPŁOWNICZEJ DO BUDYNKU<br>ZLOKALIZOWANEGO PRZY ULICY STAROMIEJSKIEJ W ZABRZU                                                                     |                                                                                                                                                                               |
| TYTUŁ OPRACOWANIA                                                                                                                                                                     |                                                                                                                                                                               |
| MGR INŻ. IWONA HATOSSY<br>nr uprawnień 267/2000                                                                                                                                       | mgr inż. Iwona Hatossy<br>UPRAWNIENIA DO WYKONANIA<br>PRAC GEODEZYJNYCH I KARTOGRAFICZNYCH<br>W ZAKRESIE SIŁY<br>WODOKANALIZACYJNYCH I GAZOWYCH<br>nr ewid. 2572/2000         |
| PROJEKTOWAŁ                                                                                                                                                                           | PIECZATKA I PODPIS                                                                                                                                                            |
| MGR INŻ. LUBOMIR MATCZYSHYN<br>nr uprawnień 353/71/Kt                                                                                                                                 | mgr inż. Lubomir Matczyshyn<br>upr. bud. do projektowania i wykonania<br>wzrostu instalacji i urządzeń w zakresie sił<br>wodokanalizacyjnych i gazowych<br>nr ewid. 353/71/Kt |
| SPRAWDZIŁ                                                                                                                                                                             | PIECZATKA I PODPIS                                                                                                                                                            |
| TYTUŁ RYSUNKU<br>PROJEKT ZAGOSPODAROWANIA TERENU                                                                                                                                      |                                                                                                                                                                               |
| GRUDZIEŃ 2024                                                                                                                                                                         | 1 : 500                                                                                                                                                                       |
| DATA                                                                                                                                                                                  | SKALA                                                                                                                                                                         |
| NUMER RYSUNKU<br>1                                                                                                                                                                    |                                                                                                                                                                               |