




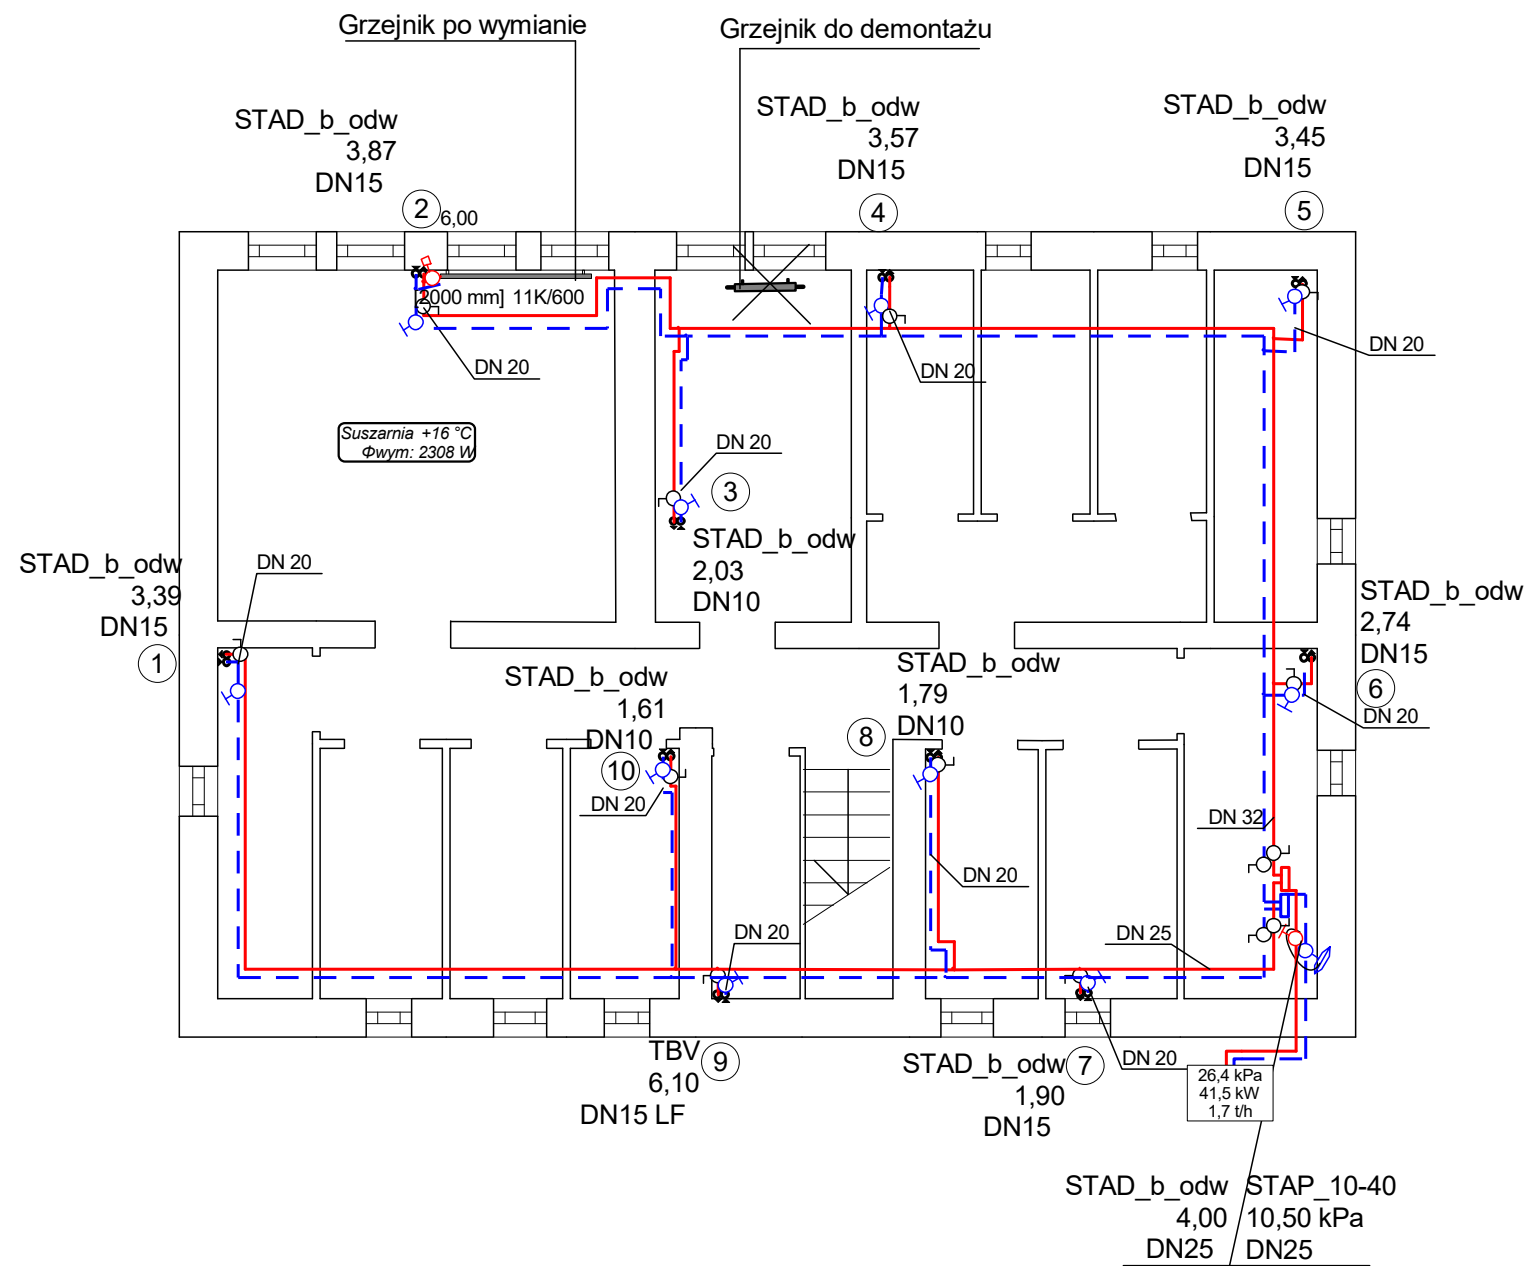


INSTALSYSTEM Magdalena Żydzik		
ul. Śląska 16, 44-105 Gliwice, tel. 503-107-104		
Temat	AKTUALIZACJA - PW modernizacji instalacji c.o. (2019r.) w budynku przy ul. Kopernika 5 w Jastrzębiu Zdroju	Faza PW
Tytuł rys.	Rzut piwnic	Data 12-2023
Inwestor	Wspólnota mieszkaniowa budynku przy ul. Kopernika 5 w Jastrzębiu Zdroju	Skala 1:100
Opracowała	Alicja Domka	Nr rys. 01
Projektowała	mgr inż. Magdalena Żydzik upr. bud. nr SLK/5351/POOS/14	

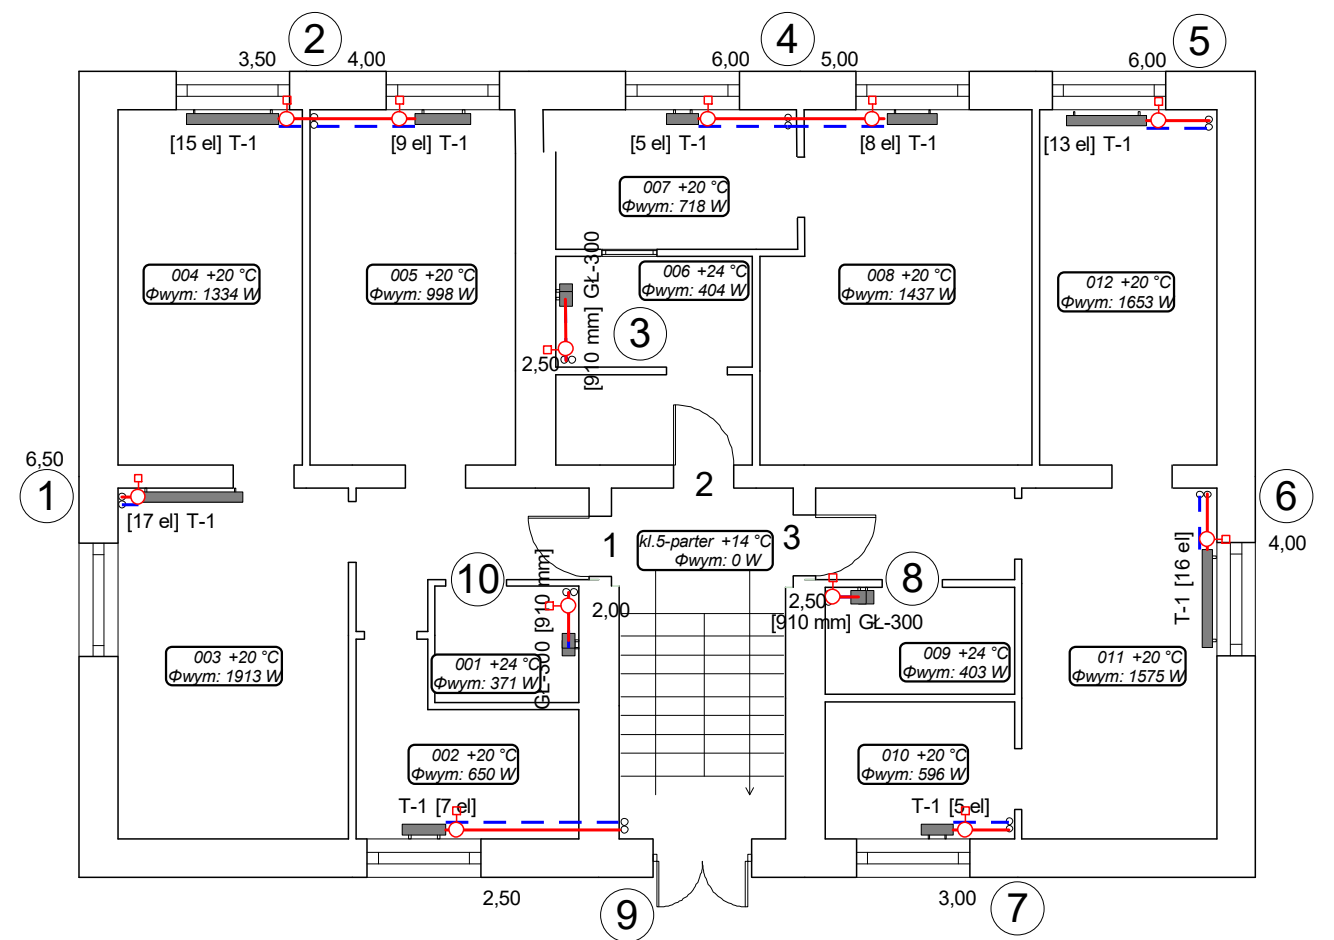


INSTALSYSTEM Magdalena Żydzik ul. Śląska 16, 44-105 Gliwice, tel. 503-107-104		
Temat AKTUALIZAJCA - PW modernizacji instalacji c.o. (2019r.) w budynku przy ul. Kopernika 5 w Jastrzębiu Zdroju	Faza PW	
Tytuł rys. Rzut parteru	Data 12-2023	
Inwestor Wspólnota mieszkaniowa budynku przy ul. Kopernika 5 w Jastrzębiu Zdroju	Skala 1:100	
Opracowała Alicja Domka	Podpis	Nr rys. 02
Projektowała mgr inż. Magdalena Żydzik upr. bud. nr SLK/5351/POOS/14	Podpis	

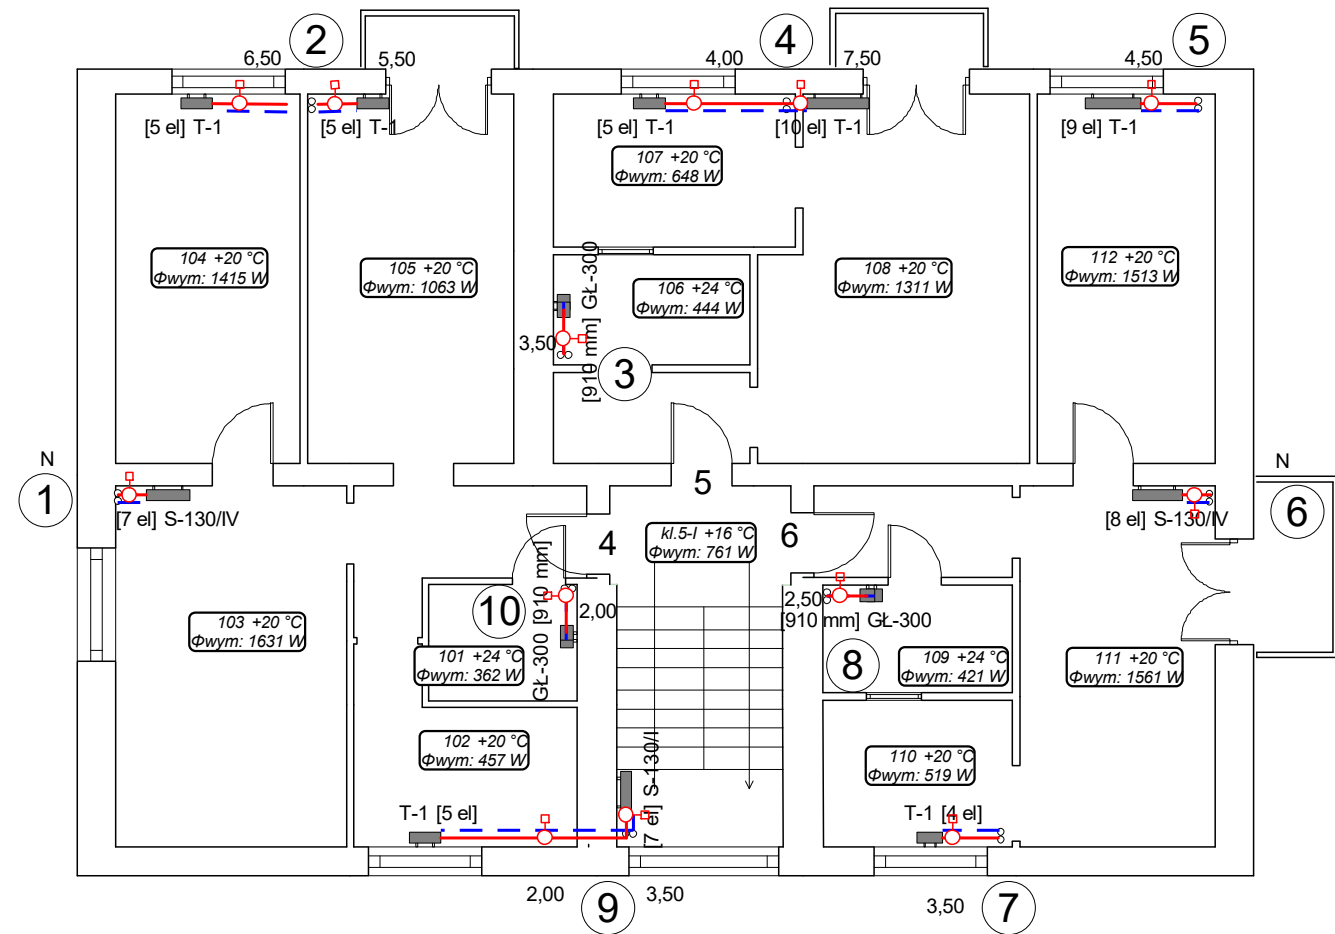

INSTALSYSTEM Magdalena Żydzik		
ul. Śląska 16, 44-105 Gliwice, tel. 503-107-104		
Temat	AKTUALIZAJCA - PW modernizacji instalacji c.o. (2019r.) w budynku przy ul. Kopernika 5 w Jastrzębiu Zdroju	Faza PW
Tytuł rys.	Rzut I piętra	Data 12-2023
Inwestor	Wspólnota mieszkaniowa budynku przy ul. Kopernika 5 w Jastrzębiu Zdroju	Skala 1:100
Opracowała	Alicja Domka	Nr rys. 03
Projektowała	mgr inż. Magdalena Żydzik upr. bud. nr SLK/5351/POOS/14	

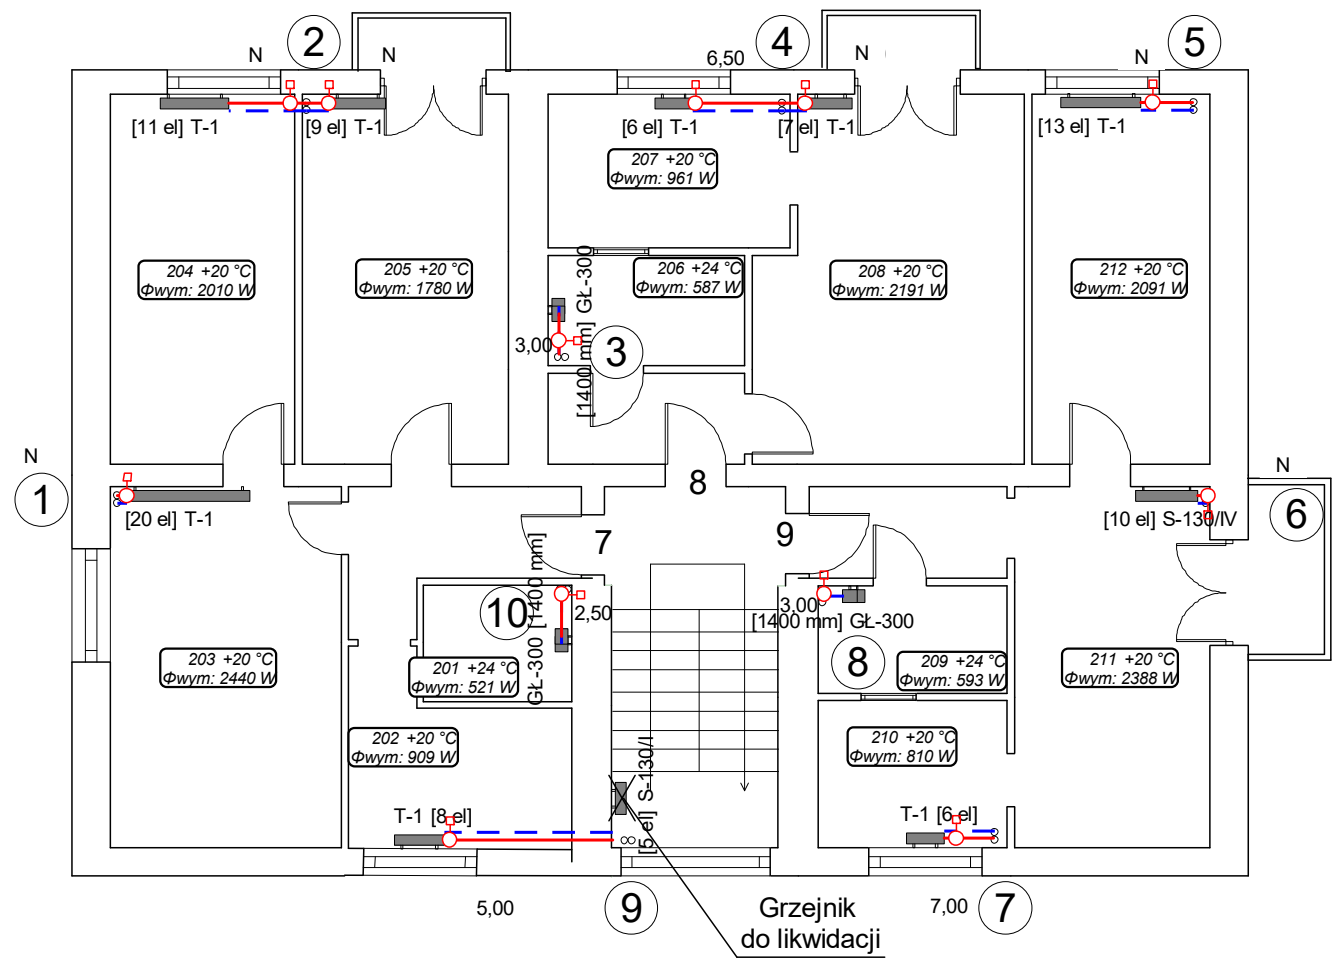

INSTALSYSTEM Magdalena Żydzik		
ul. Śląska 16, 44-105 Gliwice, tel. 503-107-104		
Temat	AKTUALIZACJA - PW modernizacji instalacji c.o. (2019r.) w budynku przy ul. Kopernika 5 w Jastrzębiu Zdroju	Faza PW
Tytuł rys.	Rzut II piętra	Data 12-2023
Inwestor	Wspólnota mieszkaniowa budynku przy ul. Kopernika 5 w Jastrzębiu Zdroju	Skala 1:100
Opracowała	Alicja Domka	Nr rys. 04
Projektowała	mgr inż. Magdalena Żydzik upr. bud. nr SLK/5351/POOS/14	

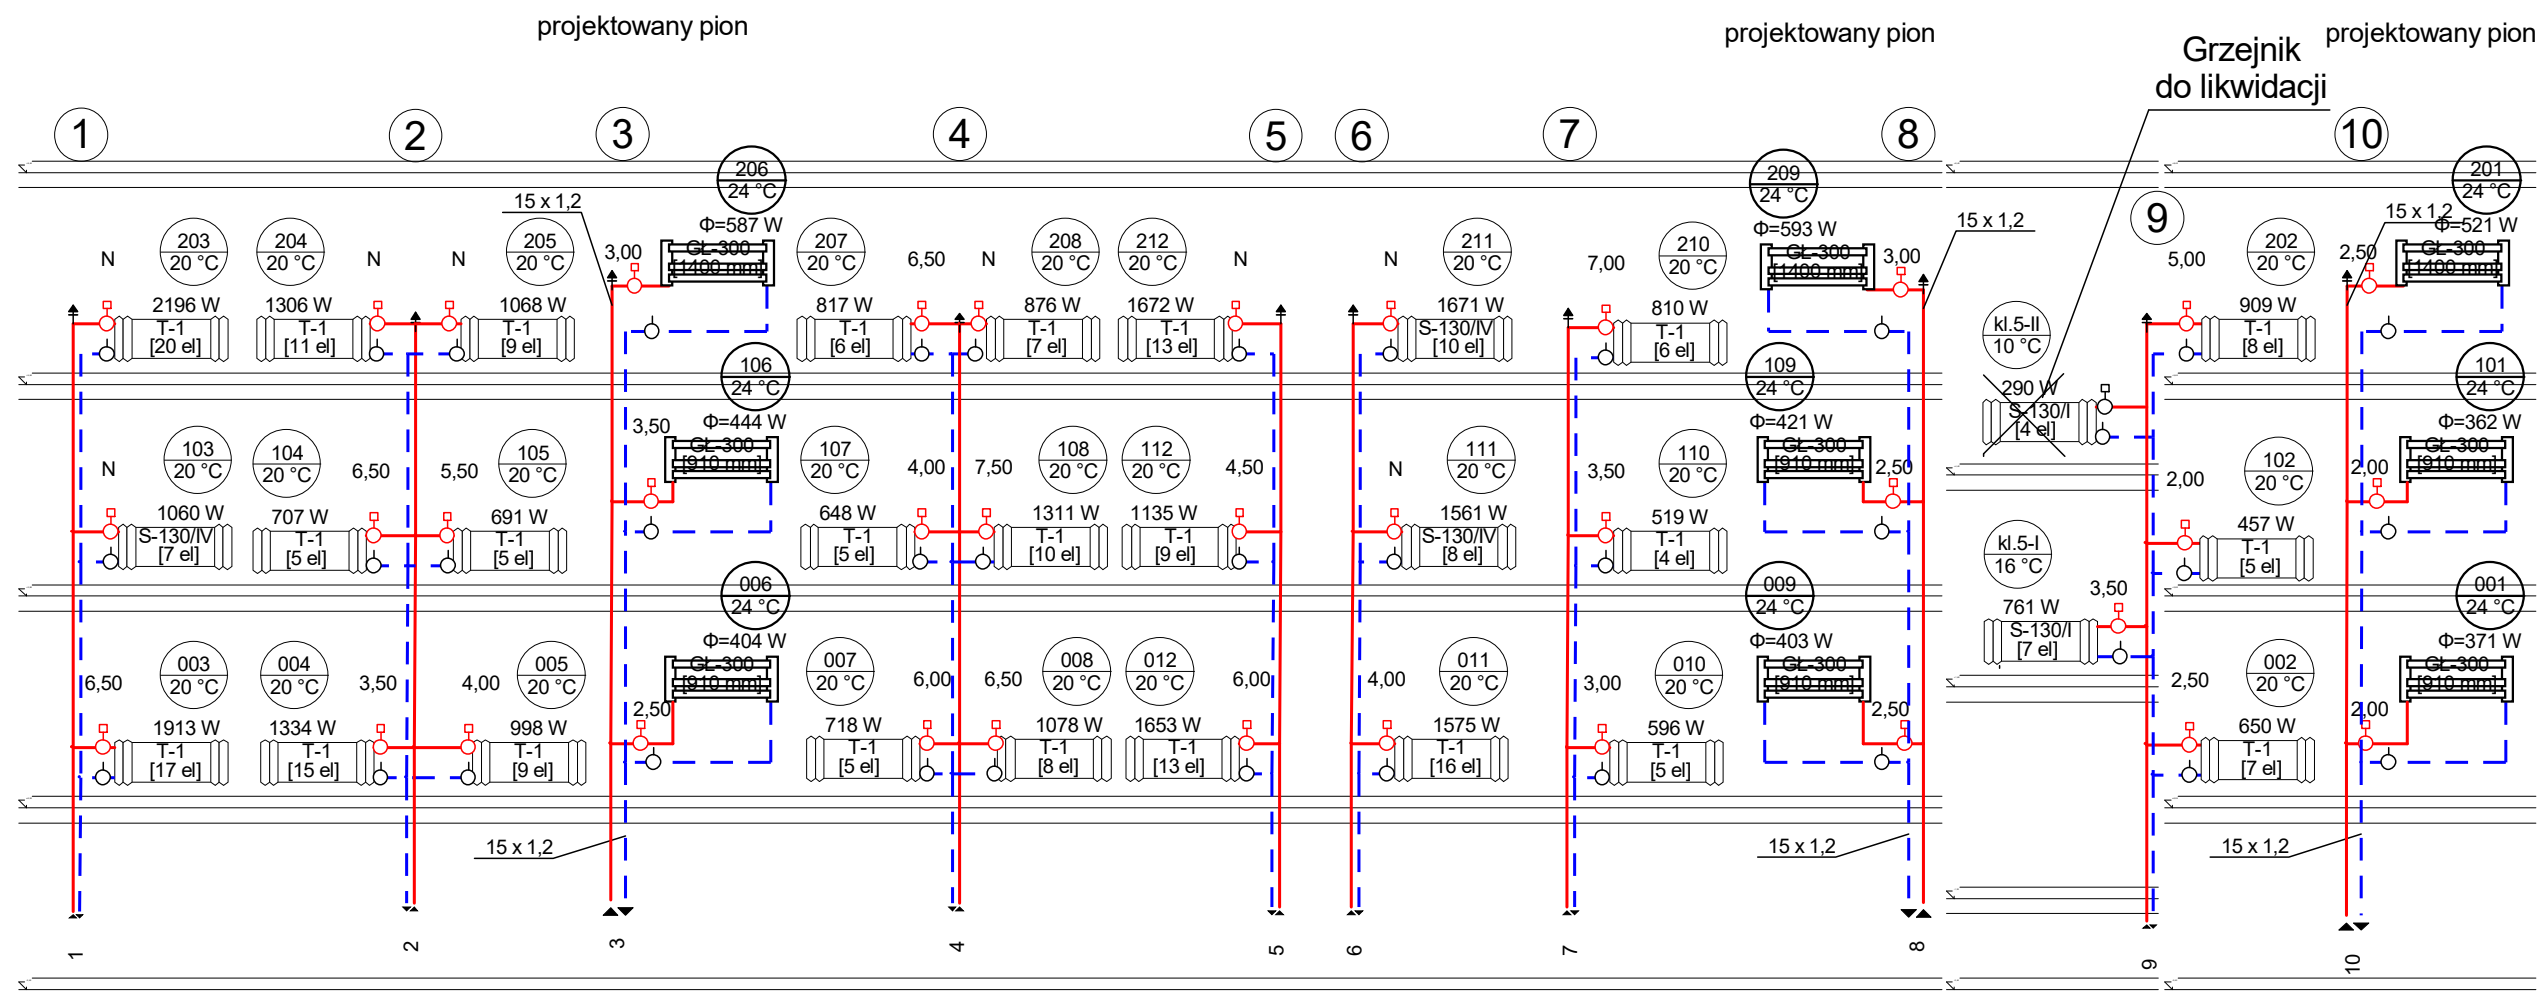

INSTALACJA SYSTEMU MAGDALENA ŻYDZIK ul. Śląska 16, 44-105 Gliwice, tel. 503-107-104		
Temat AKTUALIZACJA - PW modernizacji instalacji c.o. (2019r.) w budynku przy ul. Kopernika 5 w Jastrzębiu Zdroju	Faza PW	
Tytuł rys. Piony centralnego ogrzewania	Data 12-2023	
Inwestor Wspólnota mieszkaniowa budynku przy ul. Kopernika 5 w Jastrzębiu Zdroju	Skala 1:100	
Opracowała Alicja Domka	Podpis	Nr rys. 05
Projektowała mgr inż. Magdalena Żydzik upr. bud. nr SLK/5351/POOS/14	Podpis	