


Kolpaczka 1/14 L

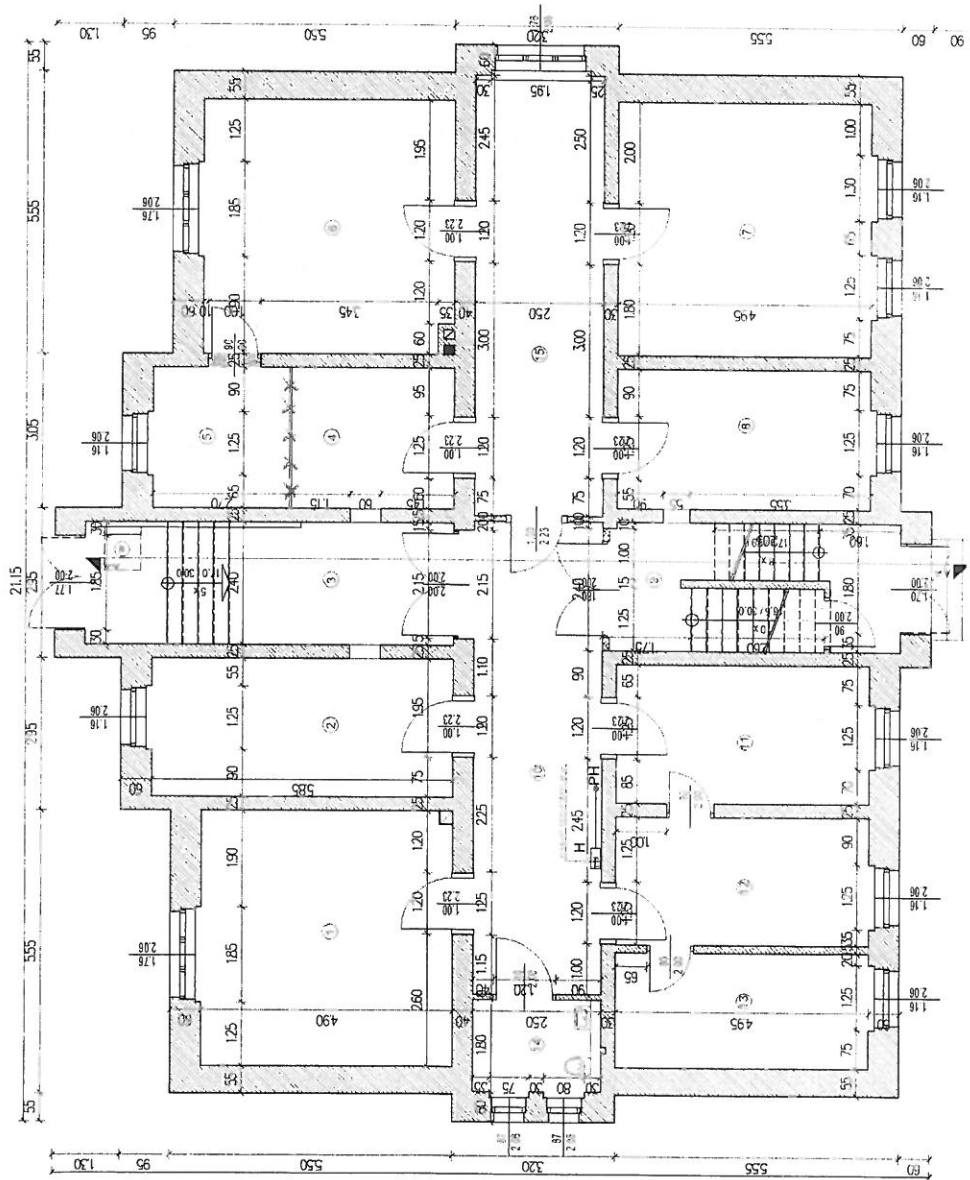


LEGENDA:

- instalacja hydrantowa
- PH - pion hydrantowy
- H - hydrant wewnętrzny DN25 z węzłem składanym
- półsztywnym L=20m

PROJEKT . PL
Firma Inżynierska

41 - 902 Bytom ul. Kossaka 17/12
tel. +48 793 009 795
biuro@fiprojekt.pl
www.fiprojekt.pl

OBIEKT	Budynek MQPR 41-947 Plekary Śląskie, ul. Bpa Nankera 103
INWESTOR	Miejski Ośrodek Pomocy Rodzinie 41-947 Plekary Śląskie, ul. Bpa Nankera 103
RODZAJ OPRACOWANIA	PROJEKT WYKONAWCZY INSTALACJI HYDRANTOWEJ
TYTUŁ RYSUNKU	RZUT PARTERU
PROJEKTOWAŁ	mgr inż. Łukasz PLAZA nr upr. SLK/3365/POOS/10
DATA	09.2013r.
	SKALA 1:100
	NR RYS. 2

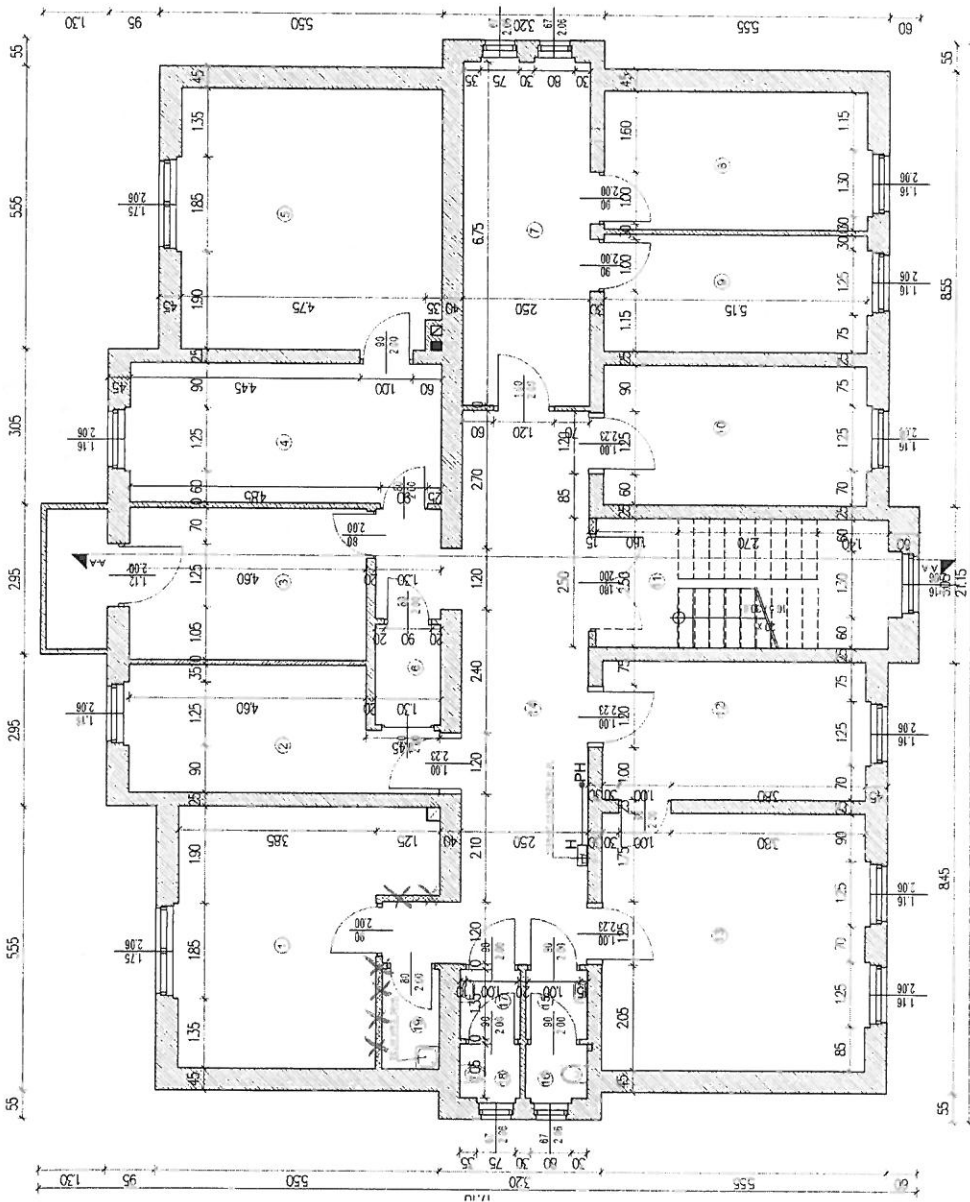

LEGENDA:

- PH - instalacja hydrantowa
- PH - pion hydrantowy
- H - hydrant wewnętrzny DN25 z węzłem składanym połączonym L=20m

PROJEKT . PL
Firma Inżynierska

41 - 902 Bytom ul. Kossaka 17/2
tel. +48 793 009 795
biuro@fiprojekt.pl
www.fiprojekt.pl

OBIEKT	Budynek MOPR 41-947 Plekary Śląskie, ul. Bpa Nankera 103
INWESTOR	Miejski Ośrodek Pomocy Rodzinie 41-947 Plekary Śląskie, ul. Bpa Nankera 103
RODZAJ OPRACOWANIA	PROJEKT WYKONAWCZY INSTALACJI HYDRANTOWEJ
TYTUŁ RYSUNKU	RZUT PIĘTRA
PROJEKTOWAŁ	mgr inż. Łukasz PLAZA
DATA	nr upr. SLK/3365/POOS/10 09.2013r.
	SYMBOL
	NR RYS. 3

SYMBOL

NR RYS. 3