






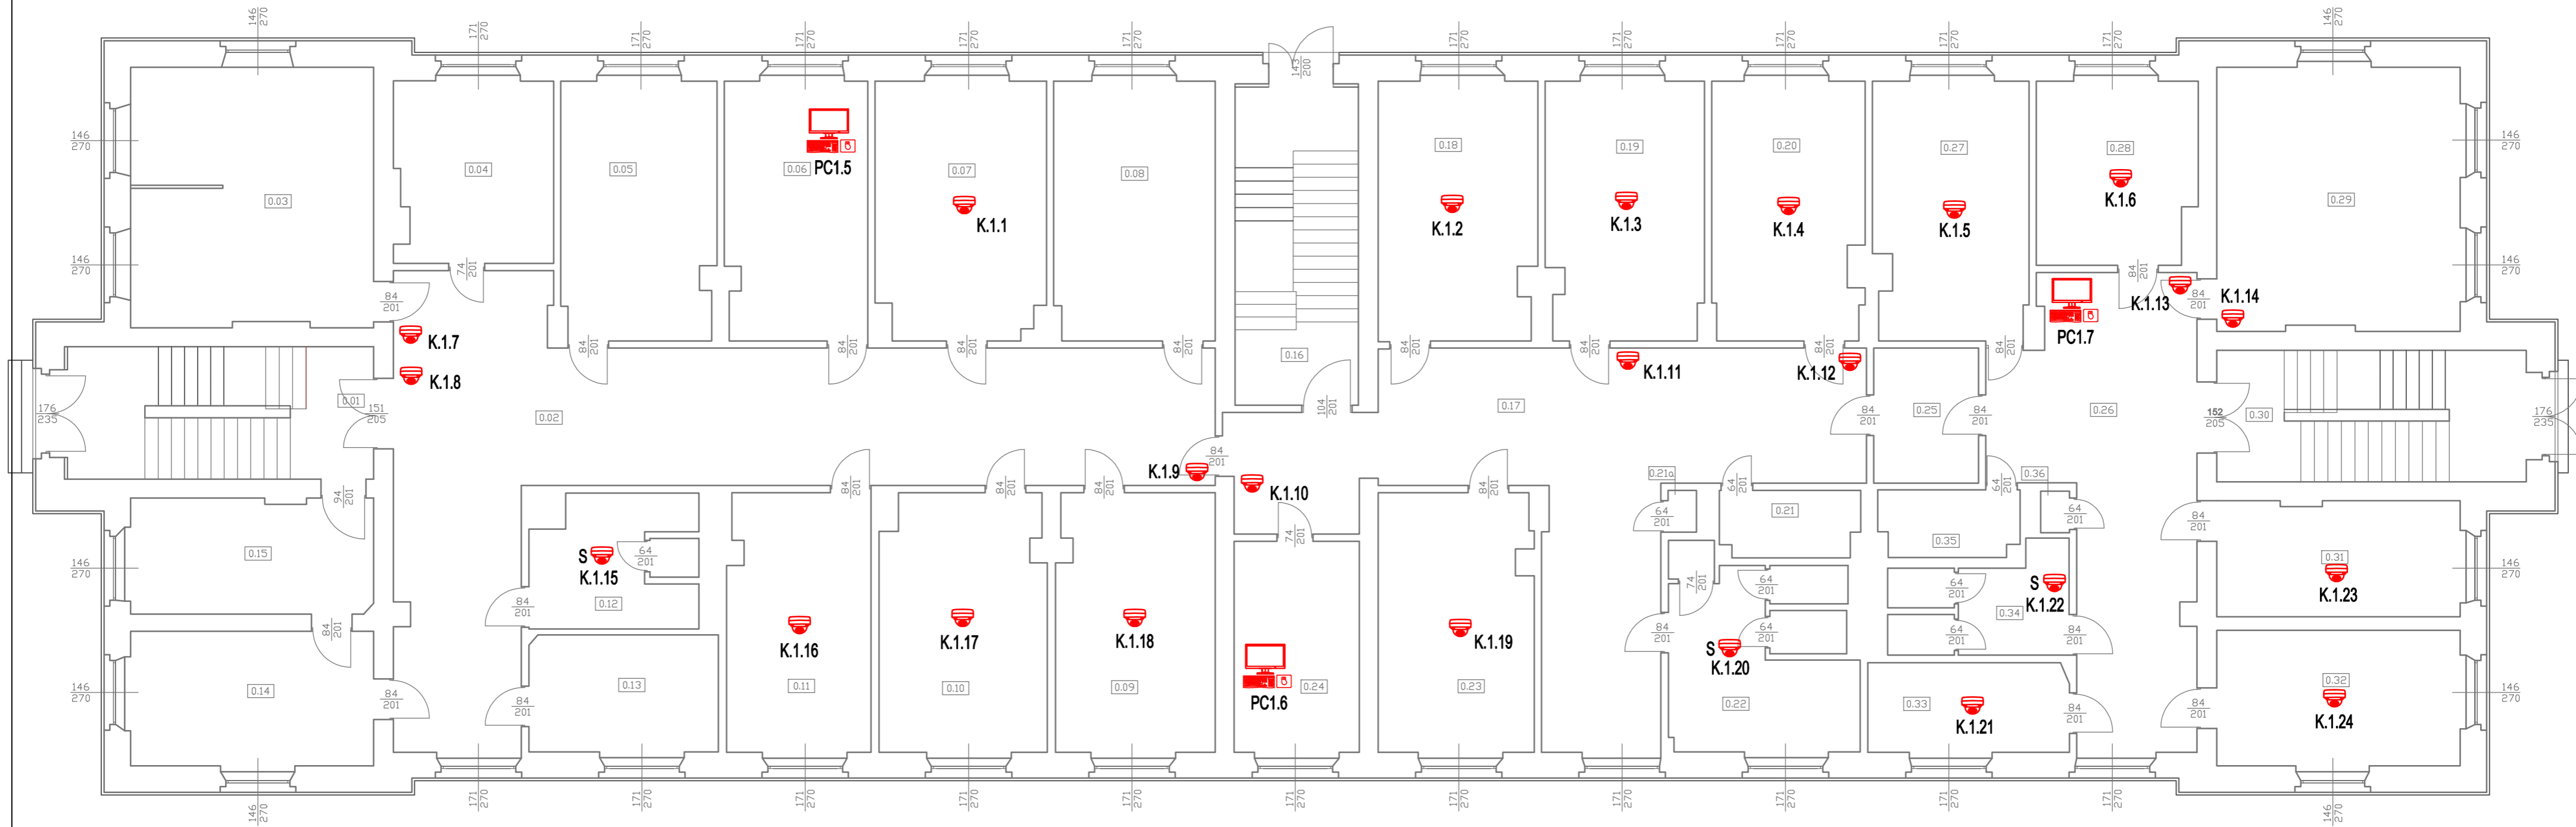

RZUT PARTERU

SKALA 1:100



LEGENDA INSTALACJI MONITORINGU CCTV:

-  Kamera kopułkowa IP, IP65
-  Kamera kopułkowa IP, IP65, specjalna
-  Zestaw komputerowy typu AIO z monitorem 27" FHD IPS oraz peryferiami: klawiaturą, myszą
-  Zestaw komputerowy z 3 monitorami 42.5" FHD 24/7 oraz peryferiami
-  Punkt dystrybucyjny w szafie Rack 19" dedykowany instalacji CCTV
-  Rozdzielnia elektryczna

ELB		ELB Łukasz Bobkowski ul. Św. Rocha 41 E, 83-425 Kalisz tel. 503 403 424	
NAZWA I ADRES PROJEKTOWANEGO OBIEKTU BUDOWLANEGO:		ZAKUP URZĄDZEŃ DO MONITORINGU WIZYJNEGO CCTV WRAZ Z MONTAŻEM W BUDYNKU INTERNATU SCHRONISKA DLA NIELETNICH W CHOJNICACH, PRZY UL. IGIELSKIEJ 8	
INSTALACJA SYSTEMU MONITORINGU CCTV		SKALA	1:100
RZUT PARTERU - INSTALACJA SYST. MONIT. CCTV		NR RYS	2
PROJEKTANT INST. ELEKTRYCZNYCH: MGR INŻ. ŁUKASZ BOBKOWSKI U. B. NR POM/0006/POOE/13 w specjalności Instalacyjnej			
06.2023			