

DOKUMENTACJA PROJEKTOWA

ZADANIE: Remont ciągów komunikacyjnych w Budynku Szkoleniowym
w OS SW w Suchej

INWESTOR: Ośrodek Szkolenia Służby Więziennej w Suchej
89-526 Lubiewo, Sucha 144

BRANŻA: Roboty budowlane

LOKALIZACJA: 89-526 Lubiewo, Sucha 144

KODY CPV WSPÓLNEGO SŁOWNIKA ZAMÓWIEŃ

45000000-7 Roboty budowlane

45262321-7 Wyrównywanie podłóg

45410000-4 Tynkowanie

45421000-4 Roboty w zakresie stolarki budowlanej

44221000-5 Okna, drzwi i podobne elementy

45310000-3 Roboty instalacyjne elektryczne

45111300-1 Roboty rozbiórkowe

44112220-6 Podłogi z tworzyw sztucznych

45421146-9 Instalowanie sufitów podwieszanych

45247240-4 Roboty budowlane w zakresie barier stałych

WYKONAŁ:

mł. chor. Tomasz Kowalski


10 lutego 2025 r.

SPIS TREŚCI

I. RYSUNKI:

1. Rzut parteru i piętra.

Parter
Skala 1:100

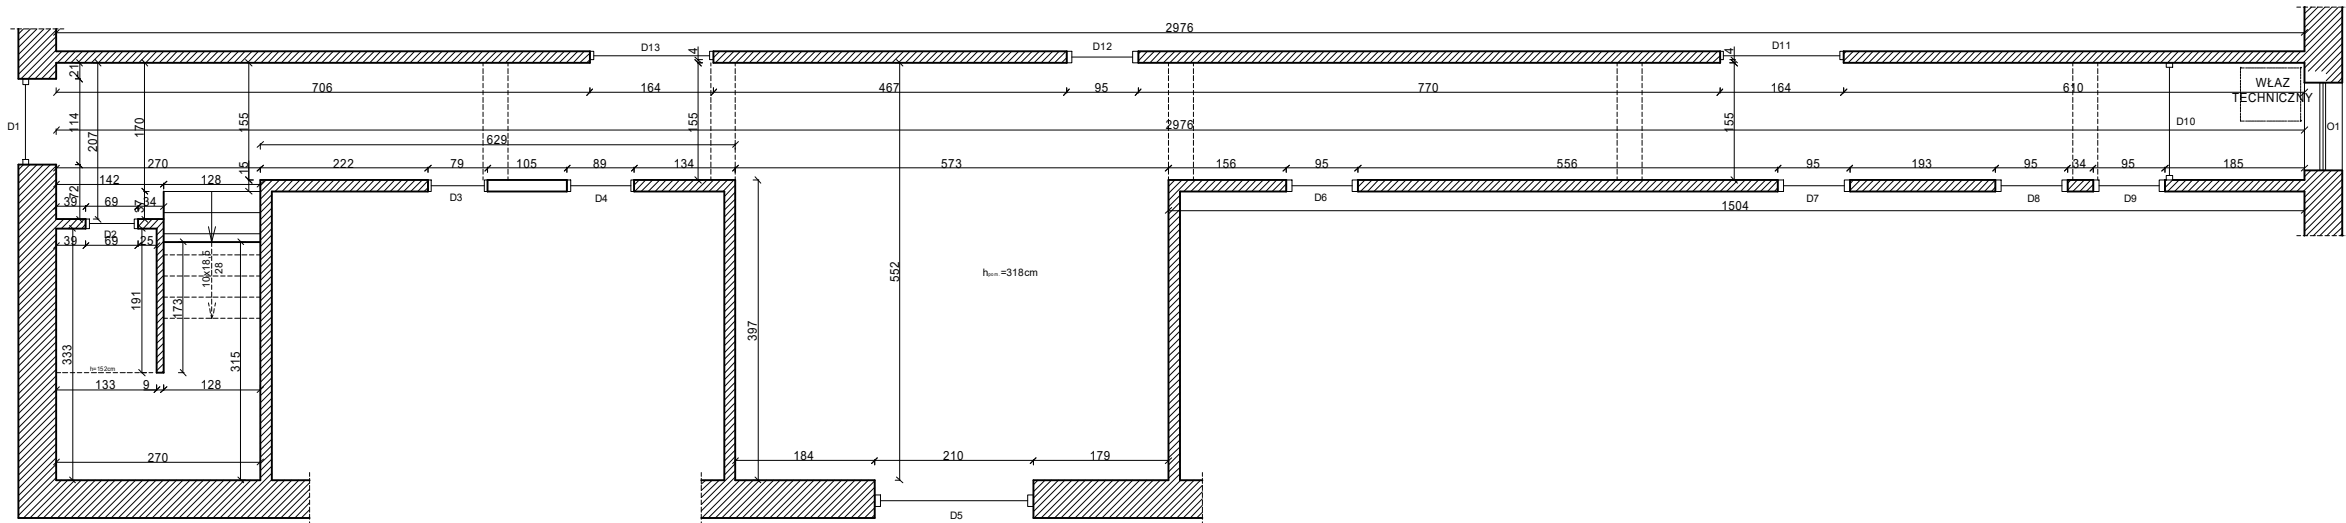

Piętro
Skala 1:100

