


PROFILE KANALIZACJI DESZCZOWEJ

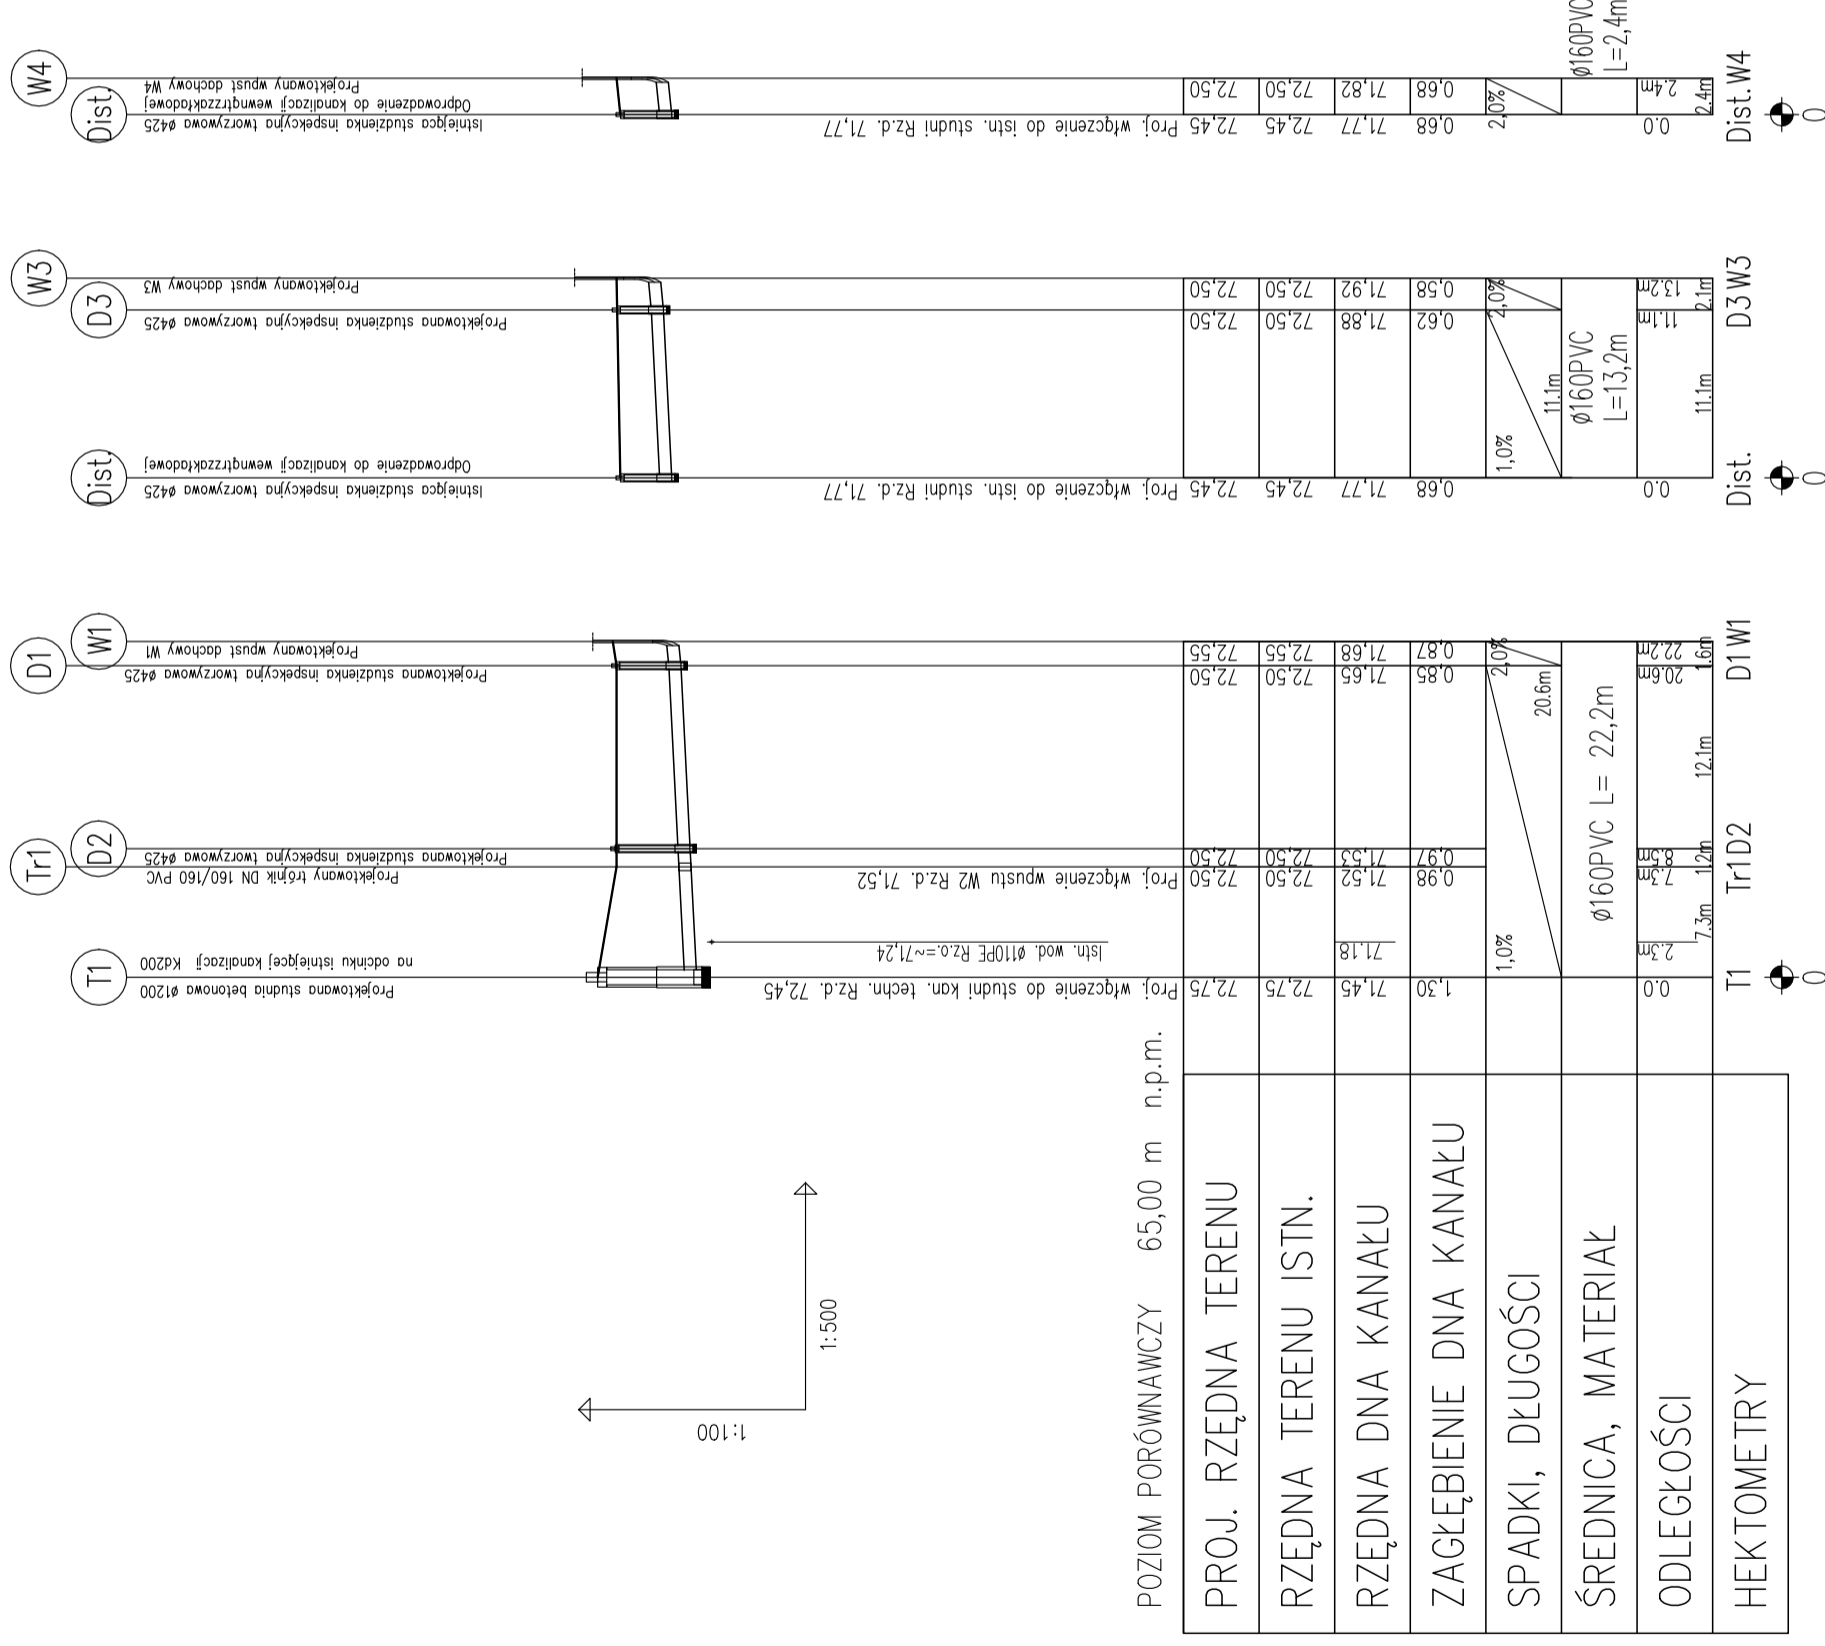

- Uwagi:
1. W razie wystąpienia istniejącego uzbrojenia terenu, nie przedstawionego na profilach należy skontaktować się z nadzorem autorskim.
 2. Przed rozpoczęciem robót należy dokonać odkrywką celem potwierdzenia rzędnej istniejącej kanalizacji. W przypadku wystąpienia innej rzędnej niż założona w projekcie należy się skontaktować z nadzorem autorskim.
 3. Odcinki rurociągów kanalizacji deszczowej: W1- D1, W3-D3, W4-Dist. przedstawiono również na rys. S-05-00 Elementy odwodnienia dachu (przedstawione wytyczne zgodne z profilami).
 4. Odcinek rurociągu nie przedstawiony na profilu : W2-Tr1 zgodnie z rys. S-05-00 Elementy odwodnienia dachu.
 3. Odcinki rurociągów zagłębionych poniżej 1,2m pod poziomem terenu należy zabezpieczyć przed przemarzaniem poprzez układanie w otulinie styropianowej o grubości ok. 5 cm zabezpieczonej folią budowlaną.
 4. Zaleca się okresowe płukanie kanalizacji deszczowej.

E. CORAX
SP. Z O.O.

NAZWA INWESTORA
PRZEDSIĘBIORSTWO WODOCIĄGÓW I KANALIZACJI SPÓŁKA Z O.O.
Targowa 8
64-300 Nowy Tomyśl

NAZWA ZADANIA
Modernizacja istniejącej na terenie Oczyszczalni Ścieków wiaty kompostowni osadów ściekowych poprzez jej obudowę i wykonanie układu ujmowania i dezodoracji powietrza procesowego na płuczkach chemicznych

NUMER DZIALKI
dz.ew. nr 1641/5 w Nowym Tomyslu

NUMER UMOWY
24/2018 z dnia 18.05.2018

FAZA ZADANIA
Projekt wykonawczy

SKALA
1:100/500

BRANŻA
Sanitarna

TYTUŁ RYSUNKU
Profile kanalizacji deszczowej

NR RYSUNKU	SPECJALNOŚĆ	NR UPRAWNIEN	DATA	PODPIS
S-02-00	sanitarna	LBS/0011/ POOS/11	12.2018	
mgr inż. Łukasz Banach				
mgr inż. Paulina Klonowska				
mgr inż. Parys Piličydis				