

skala 1:500
powiat łęborski
gmina Łębork [220801_1]
obr. 13 [0013]
dz. 59, 72, 61/13, 95/15, 110/16
woj. Pomorskie
ID 6640.1464.2020

MAPA DO CELÓW PROJEKTOWYCH

Wykonawca: Usługi Geodezyjno-Kartograficzne ?SIGMA? s.c w Łęborku


Układ współrzędnych płaskich: "2000" strefa 6
Układ wysokościowy: PL-EVRF2007-NH

obszar aktualizacji

mapę sporządził: geodeta Michał Steinke
dnia: 26.11.2020 r.

kierownik pracy geodezyjnej: geodeta uprawniony
Sławomir Odrowąż-Piramowicz, nr uprawnień 16267

Wykonanie niniejszej mapy nie było poprzedzone ustaleniami
dotyczącymi ewentualnych służebności gruntowych obciążających
grunty położone w granicach projektowanej inwestycji budowlanej.

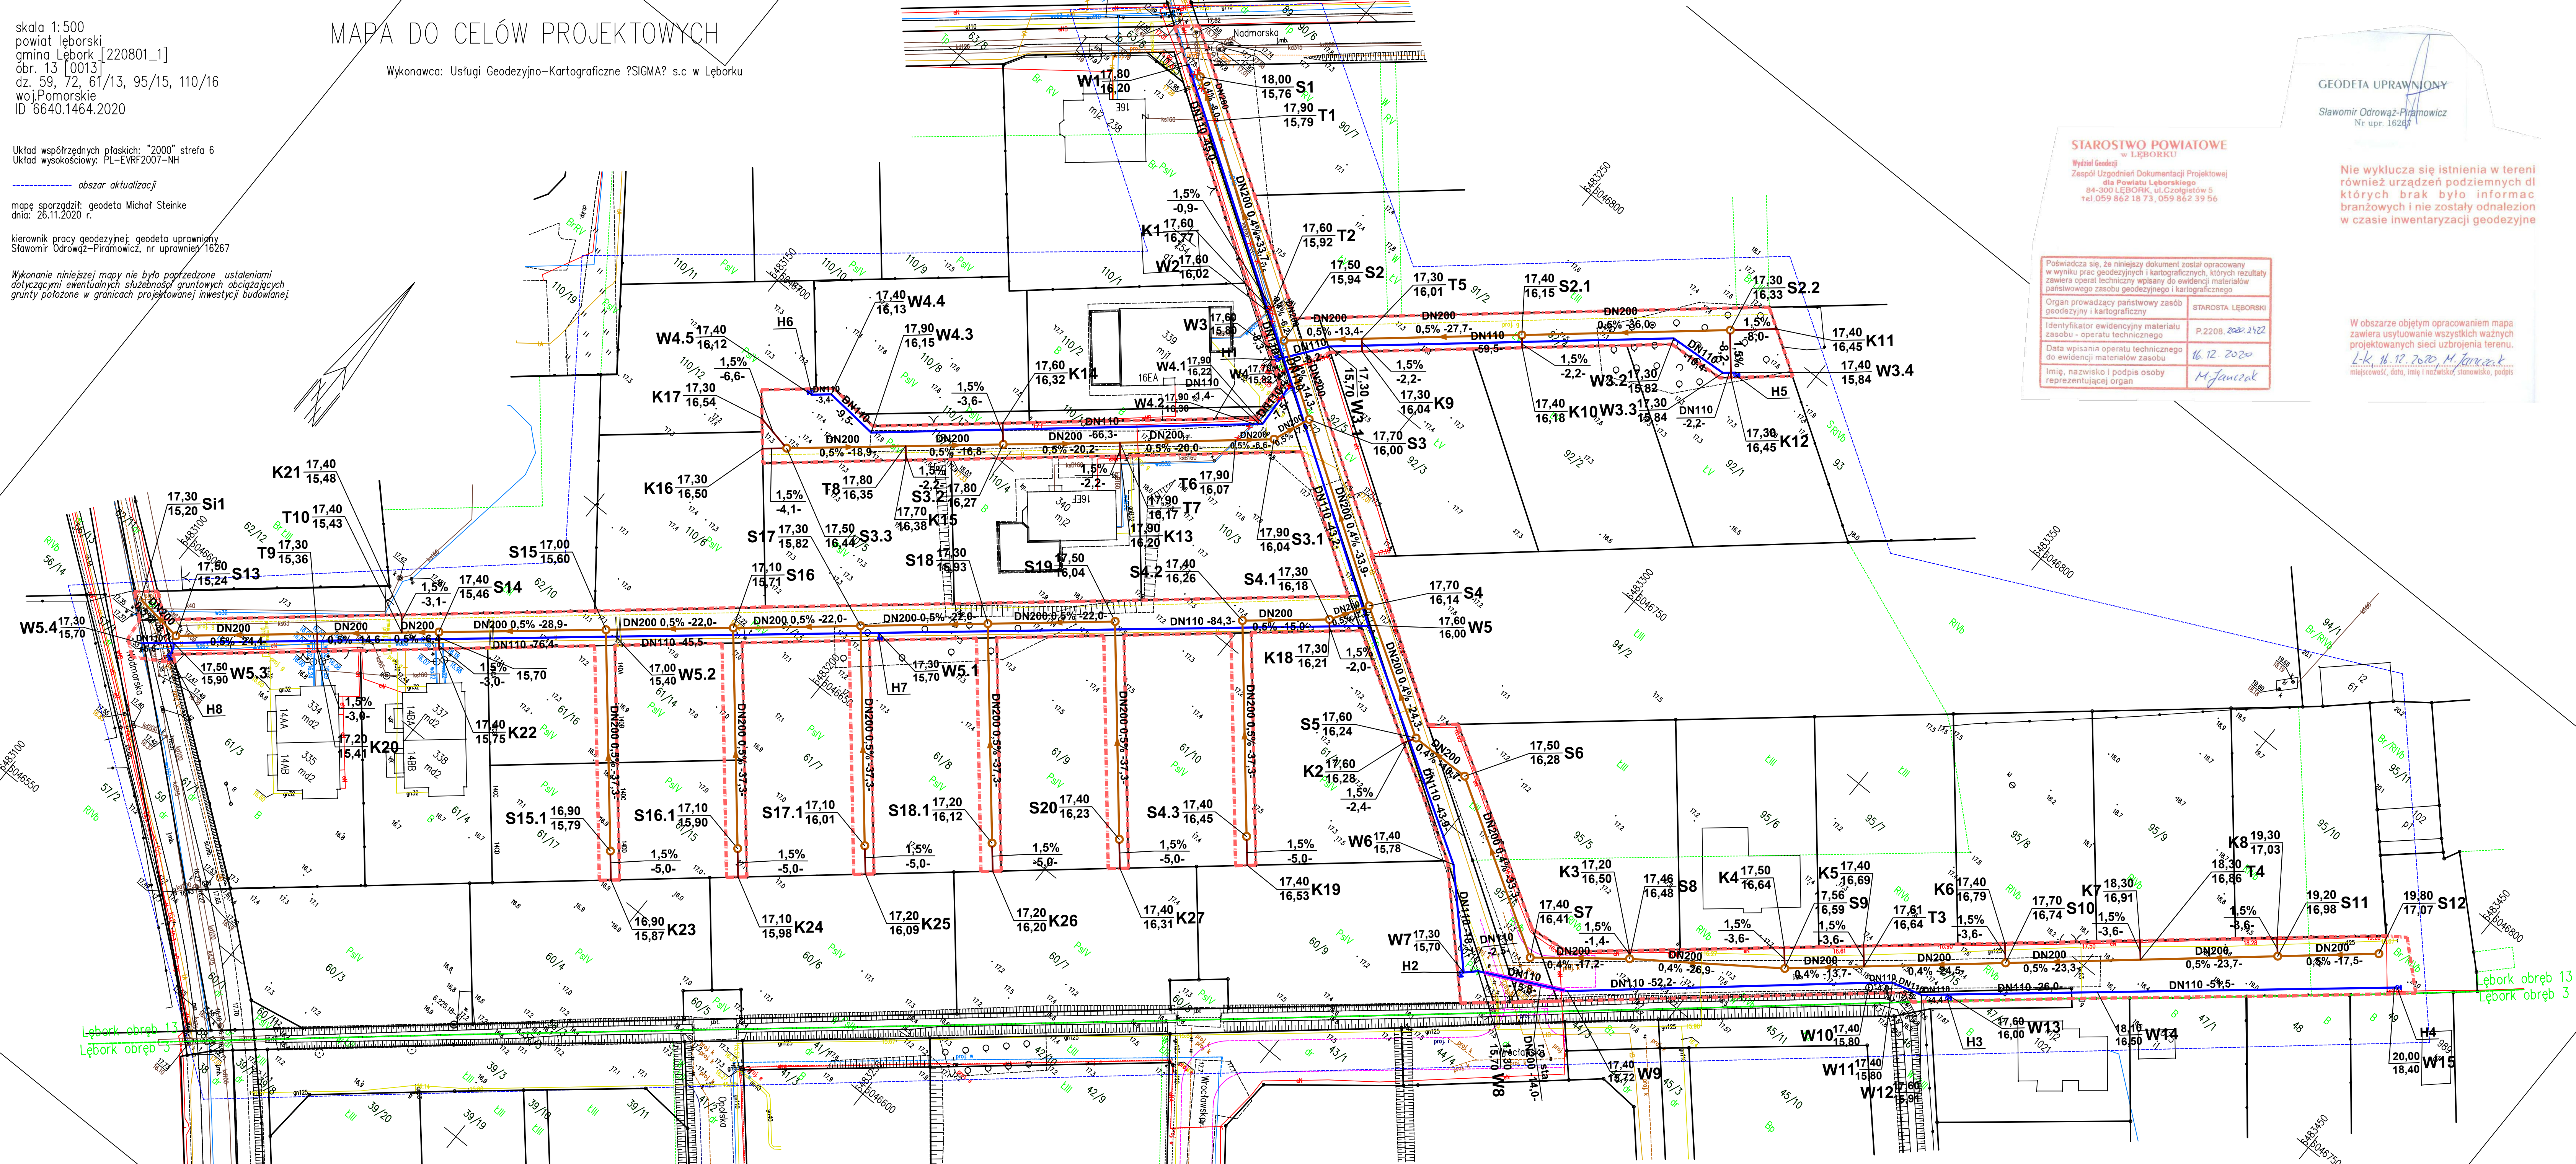

STAROSTWO POWIATOWE
w ŁĘBORKU
Wydział Geodezji
Zespół Uzgodnień Dokumentacji Projektowej
dla Powiatu Łęborskiego
84-300 ŁĘBORK, ul. Człopekowskiego 5
tel. 059 862 18 73, 059 862 39 56

Organ prowadzący państwowy zasób geodezyjny i kartograficzny
IDENTYFIKATOR EWIDENCYJNY MATERIAŁU ZASOBU - OPERATU TECHNICZNEGO
DATA WPISANIA OPERATU TECHNICZNEGO DO EWIDENCJI MATERIAŁÓW ZASOBU
IMIĘ, NAZWISKO I PODPIS OSOBY REPREZENTUJĄCEJ ORGAN

STAROSTA ŁĘBORSKI
P.2208.2020.2422
16.12.2020
M. Jędrzejewski

nie wyklucza się istnienia w terenie urządzeń podziemnych dla których brak było informacji branżowych i nie zostały odnalezione w czasie inwentaryzacji geodezyjnej

W obszarze objętym opracowaniem mapa zawiera użytkowanie wszystkich ważnych projektowanych sieci uzbrojenia terenu.
L.K. 16.12.2020 M. Jędrzejewski
miejscowość, data, imię i nazisko, stanowisko, podpis

- PROJEKTOWANE ZAGOSPODAROWANIE TERENU:
- Sieć wodociągowa
 - Hydrant podziemny
 - Grawitacyjna sieć kanalizacji sanitarnej
 - Grawitacyjna sieć kanalizacji sanitarnej DN160
 - Studnia kanalizacji sanitarnej DN1200
 - Zakres opracowania
 - Granicie działek

Starosta Łęborski
Dokumentacja projektowa nr ZD 99.2021
była przedmiotem narady koordynacyjnej przeprowadzonej za pomocą środków komunikacji elektronicznej zakończonej w dniu: 07-05-2021
Z up. Starosty
Paweł Jędrzejewski
PRZEWODNICZĄCY NARADY KOORDYNACYJNEJ

za zgodność z oryginałem mapy do celów projektowych nr P.2208.2020.2422
Agnieszka Łudzińska

JEDNOSTKA PROJEKTOWA
SEG - PROJECTS AGNIESZKA ŁUDZIŃSKA
ul. Jagodowa 12, 84-300 Łębork, tel. 609-577-560

INWESTOR
MIEJSKIE PRZEDSIĘBIORSTWO WODOCIEGÓW I KANALIZACJI
SP. Z O.O. W ŁĘBORKU, UL. PIONIERÓW 2, 84-300 ŁĘBORK
NAZWA OBIEKTU BUDOWLANEGO

BUDOWA SIECI WODOCIEGOWEJ I KANALIZACJI SANITARNEJ W REJONIE UL. NADMORSKIEJ W ŁĘBORKU

PROJEKTOWAŁ
mgr inż. AGNIESZKA ŁUDZIŃSKA
upr. bud. nr POM/0242/PWOS/12

TYTUŁ RYSUNKU
PLAN SYTUACYJNO-WYSOKOŚCIOWY

NR RYSUNKU: 1 | SKALA: 1:500 | DATA: kwiecień 2021