


Symbol	Nazwa	Przebiegiem
OS1	Instalacja	1:25
OS2	Pracownia	1:25
OS3	Kuchnia	1:25
OS4	Magazyn	1:25
OS5	Pracownia	1:25
OS6	Pracownia	1:25
OS7	Pracownia	1:25
OS8	Pracownia	1:25
OS9	Pracownia	1:25
OS10	Pracownia	1:25
OS11	Pracownia	1:25
OS12	Pracownia	1:25
OS13	Pracownia	1:25
OS14	Pracownia	1:25
OS15	Pracownia	1:25
OS16	Pracownia	1:25
OS17	Pracownia	1:25
OS18	Pracownia	1:25
OS19	Pracownia	1:25
OS20	Pracownia	1:25
OS21	Pracownia	1:25
OS22	Pracownia	1:25
OS23	Pracownia	1:25
OS24	Pracownia	1:25
OS25	Pracownia	1:25
OS26	Pracownia	1:25
OS27	Pracownia	1:25
OS28	Pracownia	1:25
OS29	Pracownia	1:25
OS30	Pracownia	1:25
OS31	Pracownia	1:25
OS32	Pracownia	1:25
OS33	Pracownia	1:25
OS34	Pracownia	1:25
OS35	Pracownia	1:25
OS36	Pracownia	1:25
OS37	Pracownia	1:25
OS38	Pracownia	1:25
OS39	Pracownia	1:25
OS40	Pracownia	1:25
OS41	Pracownia	1:25
OS42	Pracownia	1:25
OS43	Pracownia	1:25
OS44	Pracownia	1:25
OS45	Pracownia	1:25
OS46	Pracownia	1:25
OS47	Pracownia	1:25
OS48	Pracownia	1:25
OS49	Pracownia	1:25
OS50	Pracownia	1:25

Symbol	Nazwa	Przebiegiem
OS51	Instalacja	1:25
OS52	Pracownia	1:25
OS53	Kuchnia	1:25
OS54	Magazyn	1:25
OS55	Pracownia	1:25
OS56	Pracownia	1:25
OS57	Pracownia	1:25
OS58	Pracownia	1:25
OS59	Pracownia	1:25
OS60	Pracownia	1:25
OS61	Pracownia	1:25
OS62	Pracownia	1:25
OS63	Pracownia	1:25
OS64	Pracownia	1:25
OS65	Pracownia	1:25
OS66	Pracownia	1:25
OS67	Pracownia	1:25
OS68	Pracownia	1:25
OS69	Pracownia	1:25
OS70	Pracownia	1:25
OS71	Pracownia	1:25
OS72	Pracownia	1:25
OS73	Pracownia	1:25
OS74	Pracownia	1:25
OS75	Pracownia	1:25
OS76	Pracownia	1:25
OS77	Pracownia	1:25
OS78	Pracownia	1:25
OS79	Pracownia	1:25
OS80	Pracownia	1:25

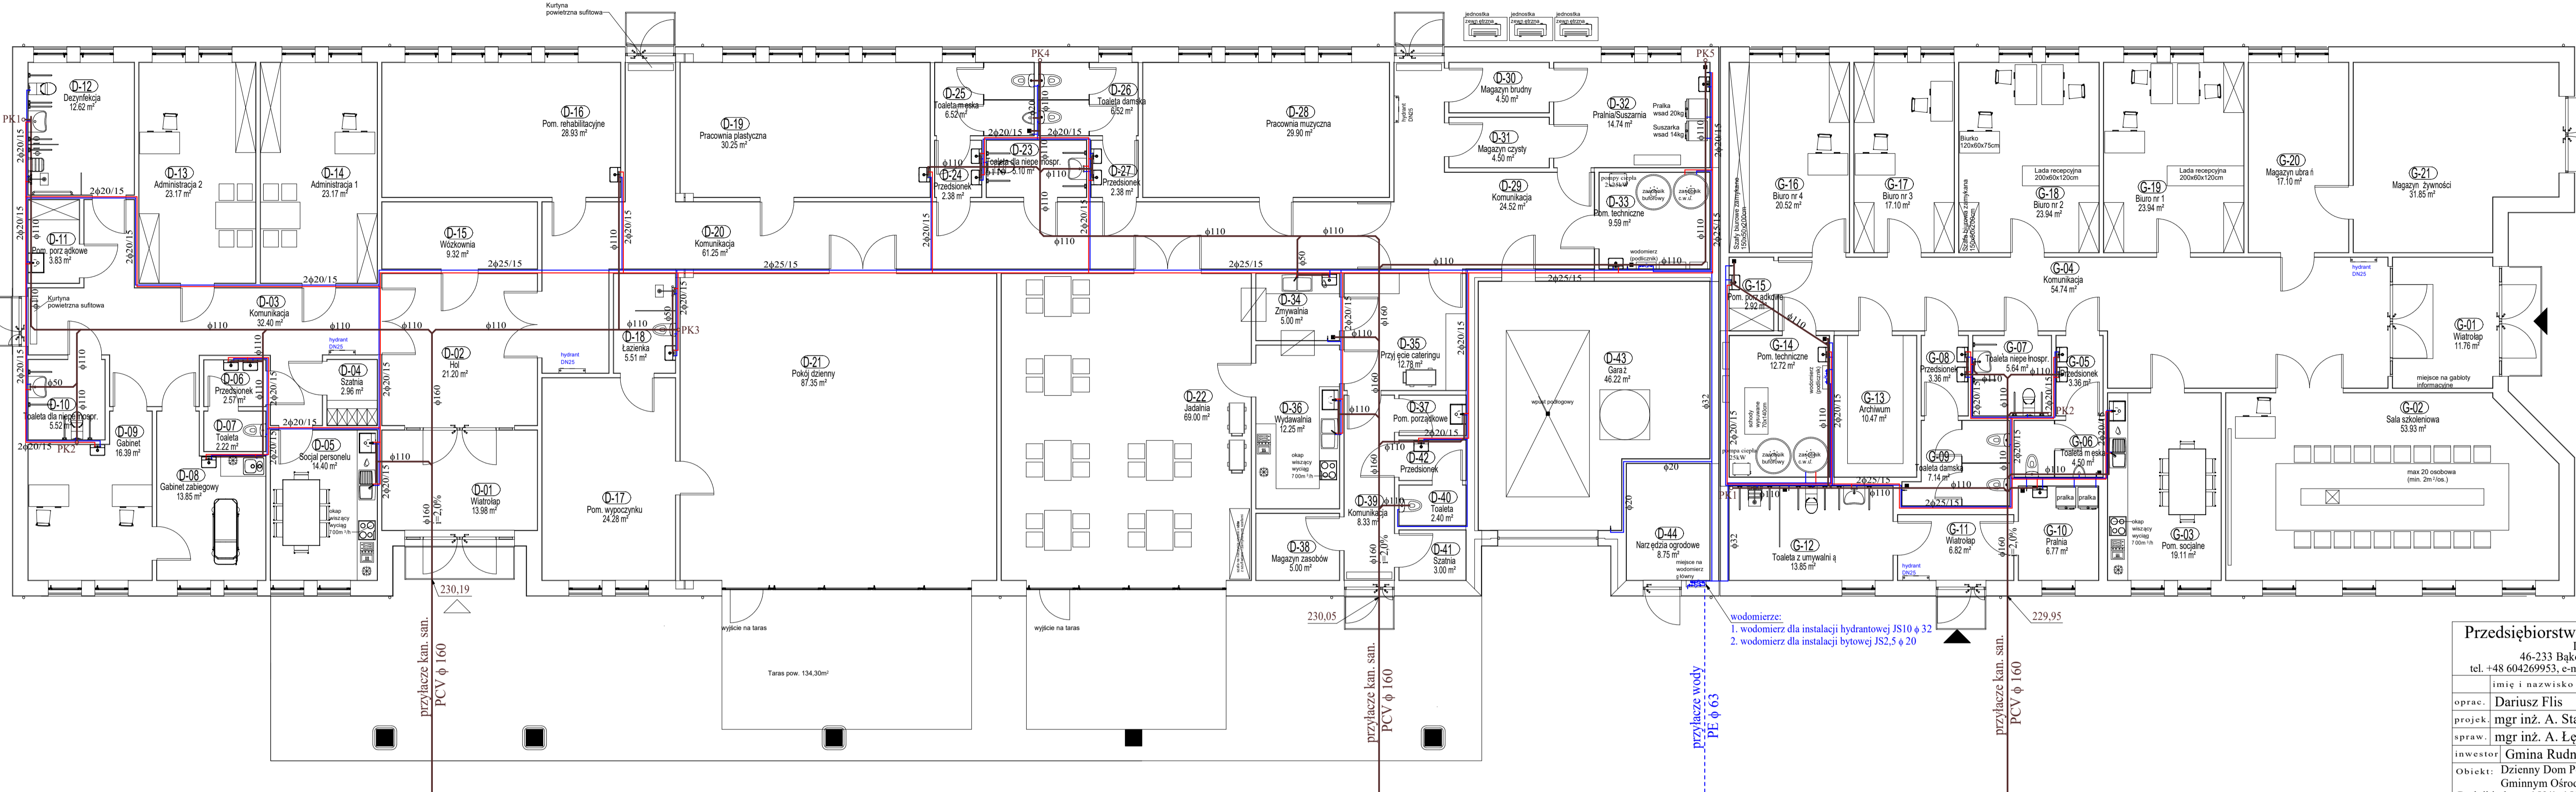

wodomierze:  
 1. wodomierz dla instalacji hydrantowej JS10  $\Phi$  32  
 2. wodomierz dla instalacji bytowej JS2.5  $\Phi$  20


**Przedsiębiorstwo Handlowo -Usługowe Dariusz Flis**  
 46-233 Bąków ul. Lesna 17  
 tel. +48 604269953, e-mail: flis@opole.home.pl

imie i nazwisko	numer	data	podpis
oprac.	Dariusz Flis	33/89/Op	15.05.24
projek.	mgr inż. A. Stańkowski	OPR/04/24	15.05.24
spraw.	mgr inż. A. Łęgosz	OPR/16/17	15.05.24

inwestor: **Gmina Rudniki**  
 Obiekt: **Dzienny Dom Pobytu wraz z Gminnym Ośrodkiem Pomocy Społecznej Rudniki, dz. nr 150/1, 150/2, 151/1, 151/2, 143/4, 52**  
 Temat: **Instalacja wod-kan rzut parteru**

rysunek: **1**  
 skala: **1:100**

Symbol	Nazwa	Przebiegiem
OS81	Instalacja	1:25
OS82	Pracownia	1:25
OS83	Kuchnia	1:25
OS84	Magazyn	1:25
OS85	Pracownia	1:25
OS86	Pracownia	1:25
OS87	Pracownia	1:25
OS88	Pracownia	1:25
OS89	Pracownia	1:25
OS90	Pracownia	1:25
OS91	Pracownia	1:25
OS92	Pracownia	1:25
OS93	Pracownia	1:25
OS94	Pracownia	1:25
OS95	Pracownia	1:25
OS96	Pracownia	1:25
OS97	Pracownia	1:25
OS98	Pracownia	1:25
OS99	Pracownia	1:25
OS100	Pracownia	1:25

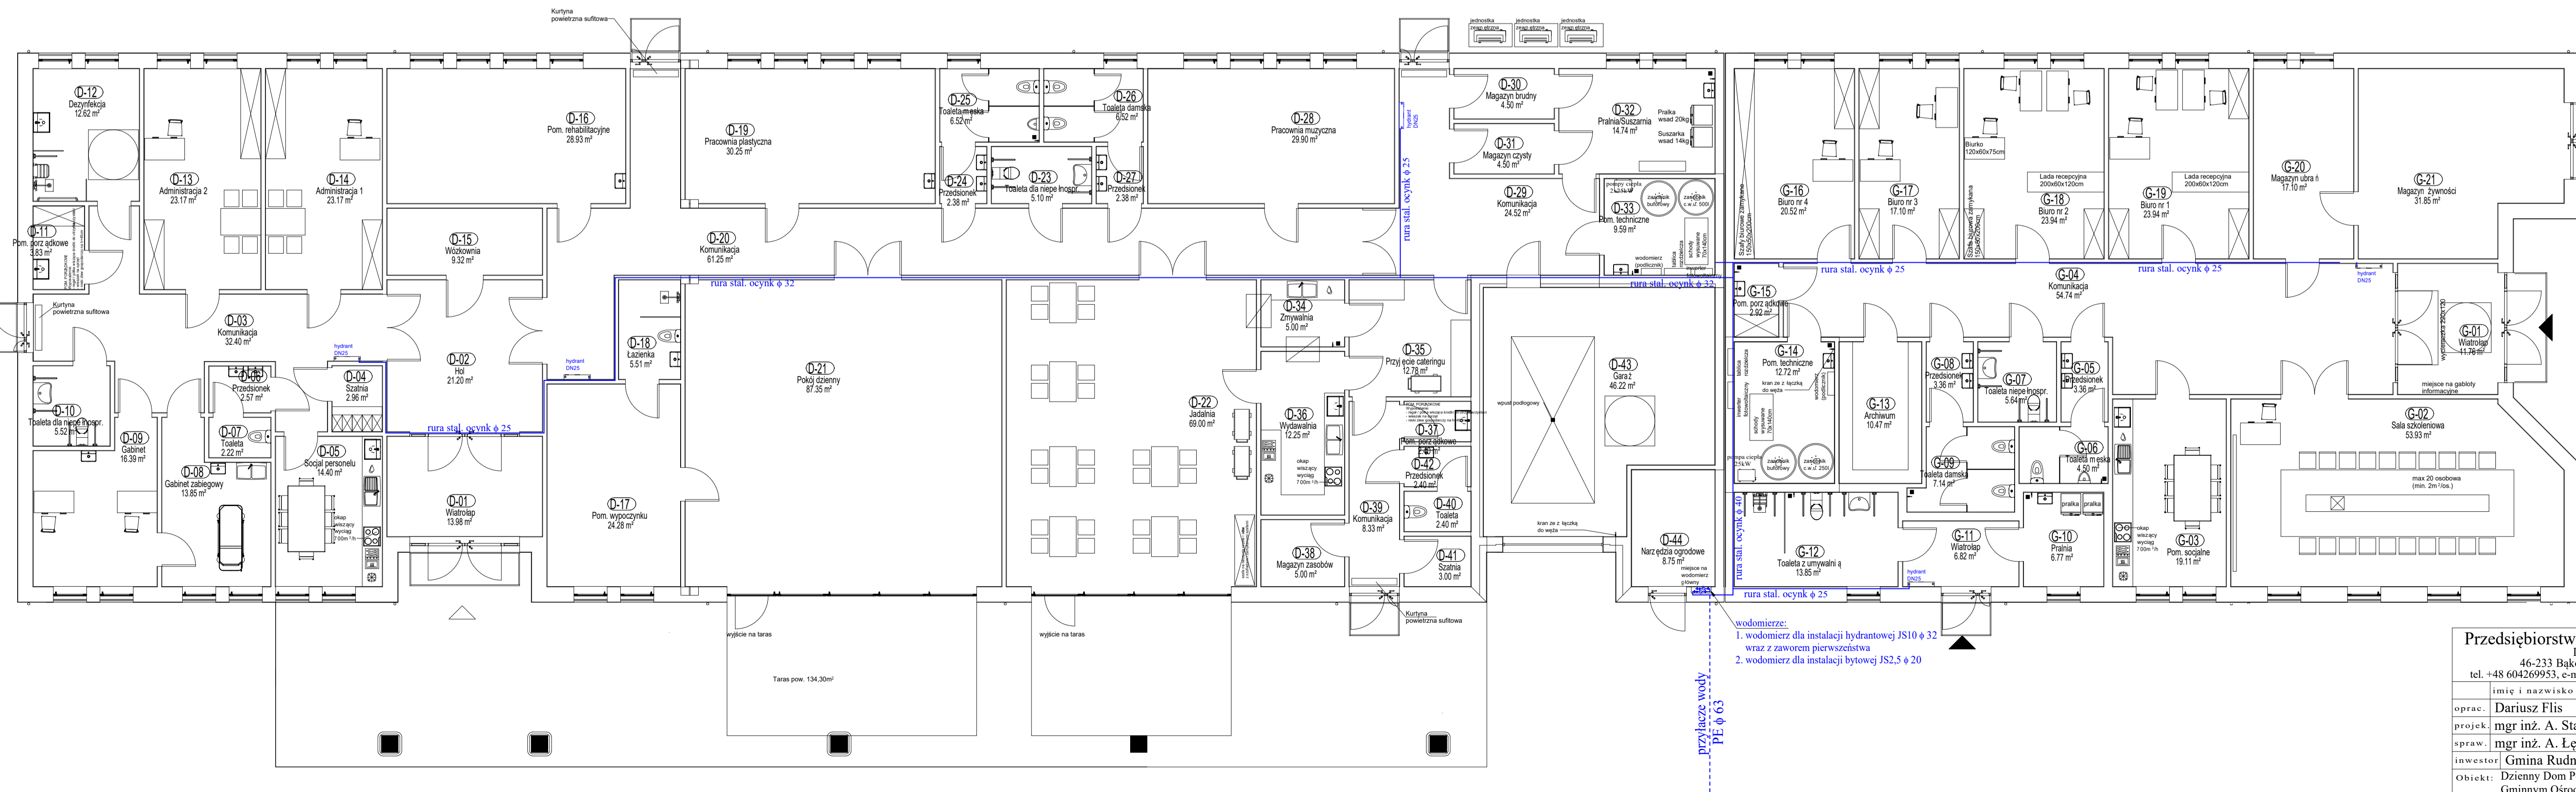

wodomierze:  
 1. wodomierz dla instalacji hydrantowej JS10  $\Phi$  32  
 2. wodomierz dla instalacji bytowej JS2.5  $\Phi$  20

**Przedsiębiorstwo Handlowo -Usługowe Dariusz Flis**  
 46-233 Bąków ul. Lesna 17  
 tel. +48 604269953, e-mail: flis@opole.home.pl

imie i nazwisko	numer	data	podpis
oprac.	Dariusz Flis	33/89/Op	15.05.24
projek.	mgr inż. A. Stańkowski	OPR/04/24	15.05.24
spraw.	mgr inż. A. Łęgosz	OPR/16/17	15.05.24

inwestor: **Gmina Rudniki**  
 Obiekt: **Dzienny Dom Pobytu wraz z Gminnym Ośrodkiem Pomocy Społecznej Rudniki, dz. nr 150/1, 150/2, 151/1, 151/2, 143/4, 52**  
 Temat: **Instalacja hydrantowa rzut parteru**

rysunek: **2**  
 skala: **1:100**