

ark.mapy: 321_1911, 321_1912, 321_1913, 321_1914
 jedn.ew: 046101_1.m.Bydgoszcz
 obręb: 046101_1.0223 PUMG 2000 s.6
 MPG.D.422.1980.2022 ukt.wys.PL-EVRF2007-NH
 Nie wykonano ustalenia obciążeń służebnościami gruntowymi.
 Bydgoszcz, dnia 03.10.2022 r.

zakres aktualizacji


Mapa do celów projektowych
 Arkusz nr 1 z 2
 skala 1:500
 Bydgoszcz - ul. Smoleńska

Oświadczam, że operat techniczny zawierający rezultaty prac geodezyjnych, w wyniku których powstał niniejszy dokument, uzyskał pozytywny wynik weryfikacji. Jednocześnie informuję, że jestem świadomy odpowiedzialności karnej za składanie fałszywych oświadczeń.	
Organ, do którego zgłoszenia, który otrzymał zgłoszenie	Prezydent Miasta Bydgoszczy
Identyfikator zgłoszenia prac geodezyjnych	MPG.D.422.1980.2022
Nr oraz data sporządzenia dokumentu zawierającego wyniki pozytywnej weryfikacji	Protokół nr: 1 z dnia 13.10.2022 r.
Imię i nazwisko oraz nr uprawnień zawodowych kierownika prac	Joanna Sobczyńska, upr. nr 19332
Wykonawca prac geodezyjnych	Miejska Pracownia Geodezyjna w Bydgoszczy ul. Grudziądzka 9-15 85-130 Bydgoszcz

Elektronicznie podpisany przez Joanna Sobczyńska
 Data: 2022.10.13 13:06:36 +02'00'

Zespół Uzgodnienia Dokumentacji Projektowej w Bydgoszczy
 Aktywnie projektowane i uzgodnione w ZUDP
 Brak projektowanych zmian ZUDP
 Status dzień 01.08.2022

Nie wyklucza się istnienia w terenie również urządzeń podziemnych ułożonych, a nie zgłoszonych do inwentaryzacji geodezyjnej.

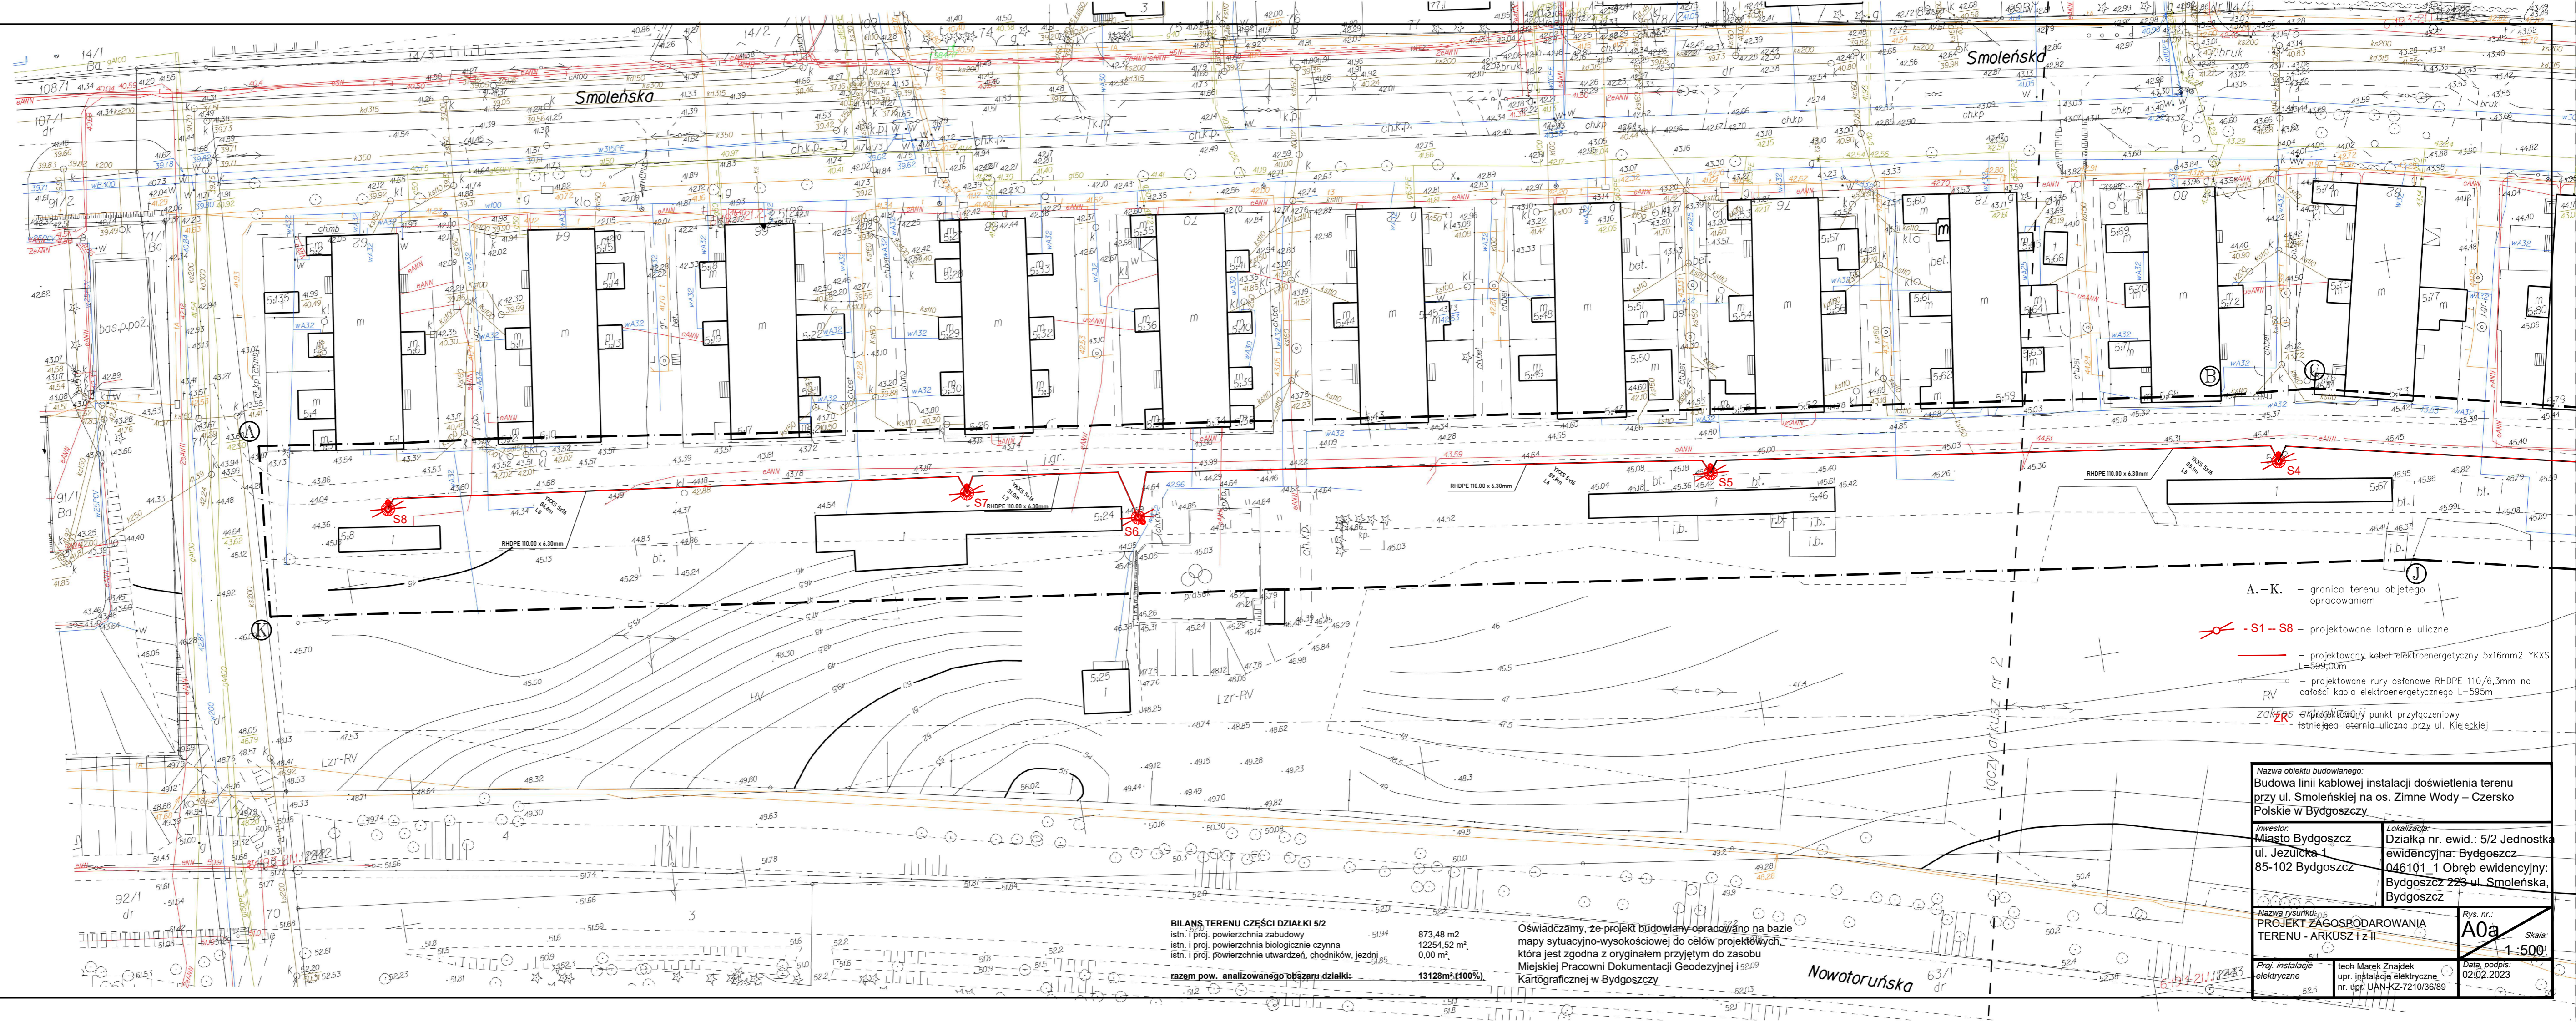

BILANS TERENU CZĘŚCI DZIAŁKI 5/2

istn. i proj. powierzchnia zabudowy	5,194	873,48 m ²
istn. i proj. powierzchnia biologicznie czynna	12254,52 m ²	12254,52 m ²
istn. i proj. powierzchnia utwardzeń, chodników, jezdni	0,00 m ²	0,00 m ²
razem pow. analizowanego obszaru działki:		13128m² (100%)

Oświadczamy, że projekt budowlany opracowano na bazie mapy sytuacyjno-wysokościowej do celów projektowych, która jest zgodna z oryginałem przyjętym do zasobu Miejskiej Pracowni Dokumentacji Geodezyjnej i Kartograficznej w Bydgoszczy

Nazwa obiektu budowlanego: Budowa linii kablowej instalacji doświetlenia terenu przy ul. Smoleńskiej na os. Zimne Wody – Czersko Polskie w Bydgoszczy	
Investor: Miasto Bydgoszcz ul. Jezuitska 1 85-102 Bydgoszcz	Lokalizacja: Działka nr. ewid.: 5/2 Jednostka ewidencyjna: Bydgoszcz 046101_1 Obręb ewidencyjny: Bydgoszcz 223 ul. Smoleńska, Bydgoszcz
Nazwa rysunku: PROJEKT ZAGOSPODAROWANIA TERENU - ARKUSZ 1 z II	Rys. nr.: A0a Skala: 1:500
Proj. instalacje elektryczne	tech Marek Znajdek upr. instalacje elektryczne nr. upr. IAN-KZ-7210/36/89
Data podpis:	02.02.2023