


Rzut parteru  
1:100

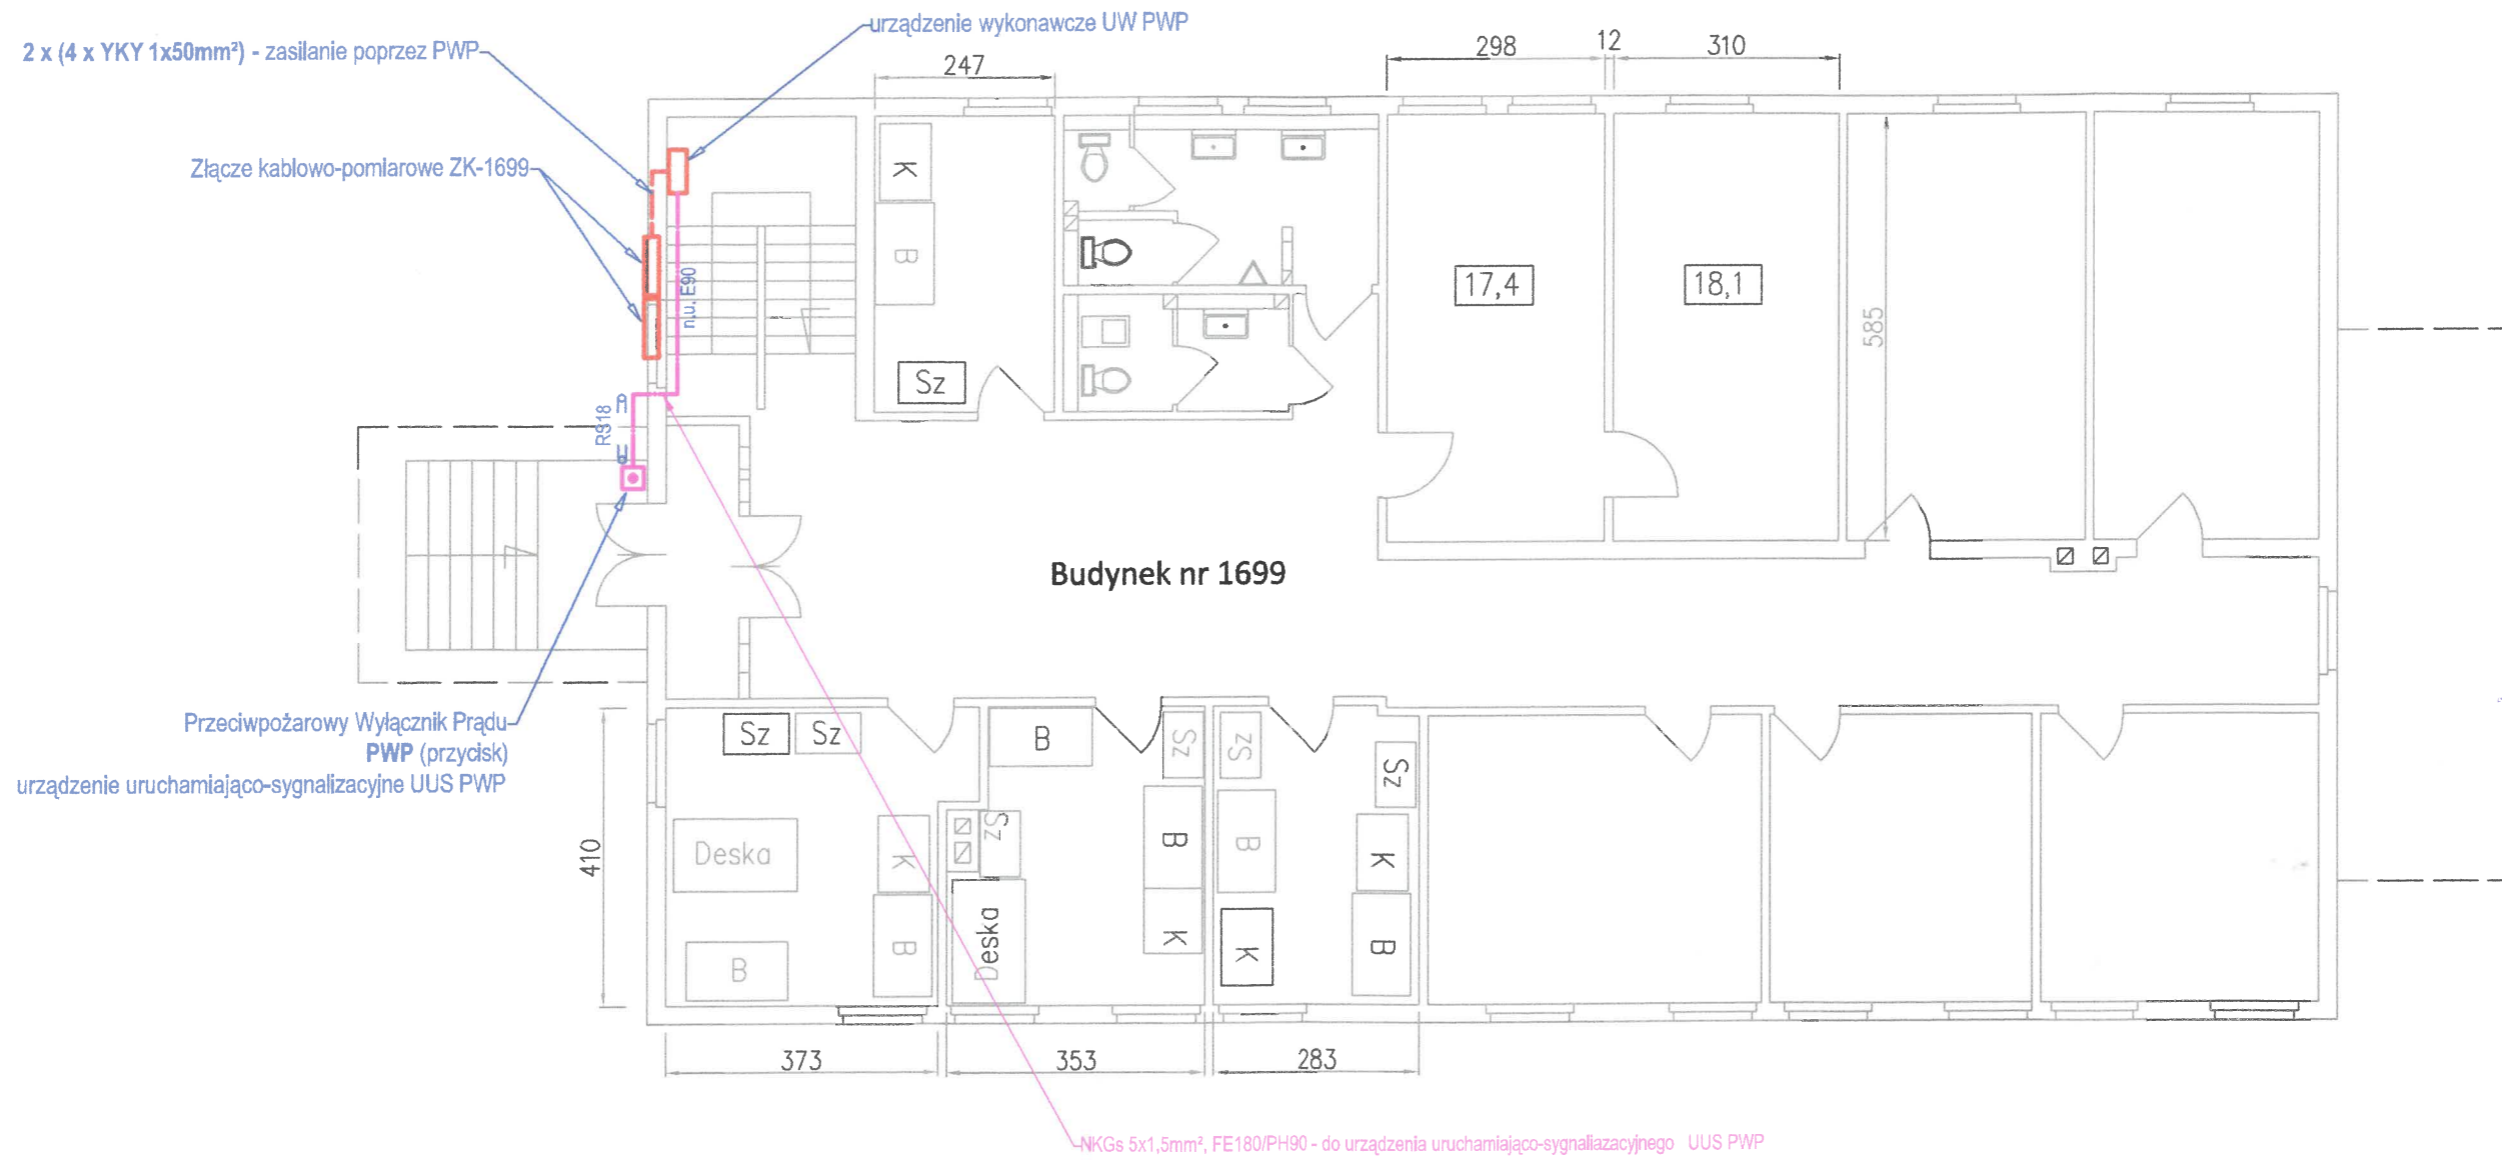

RZECZOZNAWCA DO SPRAW ZABEZPIECZEN  
PRZECIWPONAROWYCH

mgr inż. Wojciech Gmurczyk  
Nr upr. 344/97  
Bydgoszcz, dnia 22.08.2024  
Zgodność projektu z wymaganiami  
ochrony przeciwpożarowej  
stwierdzam  
bez uwag: z uwagami:

INWESTOR:	Międzygminny Kompleks Unieszkodliwiania Odpadów ProNatura Spółka z o.o. 85-862 Bydgoszcz, ul. Ernsta Petersona 22	
TEMAT:	Projekt Przeciwpowozarowego Wylacznika Pradu PWP dla budynku nr 1699, ul. Bogdana Raczkowskiego 11, 85-862 Bydgoszcz, dzialka nr 7/93, obręb 132.	
PROJEKTANT:	mgr inż. Leszek Białkowski upr. bud. RGPI-V-7342-59/97	<i>Dealogi</i>
NAZWA RYSUNKU:	Plan instalacji Przeciwpowozarowego Wylacznika Pradu PWP	BRANZA ELEKTRYCZNA
		DATA: 08.2024
		SKALA: 1:100
		NR RYS.: E1