

MAPA DO CELÓW PROJEKTOWYCH


województwo: śląskie
 powiat: m. Piekary Śląskie
 jednostka ewidencyjna: 247101_1 m. Piekary Śląskie
 obiekt: Piekary Śląskie ul. Szpitalna
 GK.6640.161.2019
 obręb ewidencyjny: 0002, Piekary Wielkie k.m. 9-7
 skala: 1:500
 arkusz mapy: 6.132.29.13.1.4, 6.132.29.13.3.2

układ współrzędnych prostokątnych płaskich (2000_18), wysokościowy Kronsztadt 86
 Uwaga: Granice wniesiono na podstawie bazy danych EIGB otrzymanej z ODGK.

Mapa powstała na podstawie baz danych z P.Z.G.i K. oraz pomiaru bezpośredniego.
 Wykazane na niniejszej mapie do celów projektowych granice nieruchomości nie są określone z wymaganą dokładnością. Mapa może służyć do projektowania obiektów kubaturowych usytuowanych w odległości większej niż 4.0 od granic działek przedmiotowych.
 W zakresie opracowania istnieją niezrealizowane projekty ZUD, brak niezrealizowanych obiektów objętych prawomocnym pozwoleniem na budowę na dzień podpisania mapy.
 Służebności nie badano, ponieważ charakter projektowanej inwestycji nie wpływa na sposób zagospodarowania gruntów objętych mapą do celów projektowych.
 Użytków gruntowych nie aktualizowano.
 Stan na dzień 12.06.2019

LEGENDA:

- sieć elektroenergetyczna
- sieć gazowa
- sieć wodociągowa
- sieć kanalizacyjna
- sieć telekomunikacyjna
- 2570/183 - numery działek
- granice działek
- linie rozgraniczające tereny o różnym przeznaczeniu wg. MPZP
- 6-MW/II - symbole stref oznaczające tereny o różnym przeznaczeniu
- linia zabudowy wg. MPZP
- granica opracowania
- 613229114240 - punkt osnowy szczegółowej podlegający ochronie

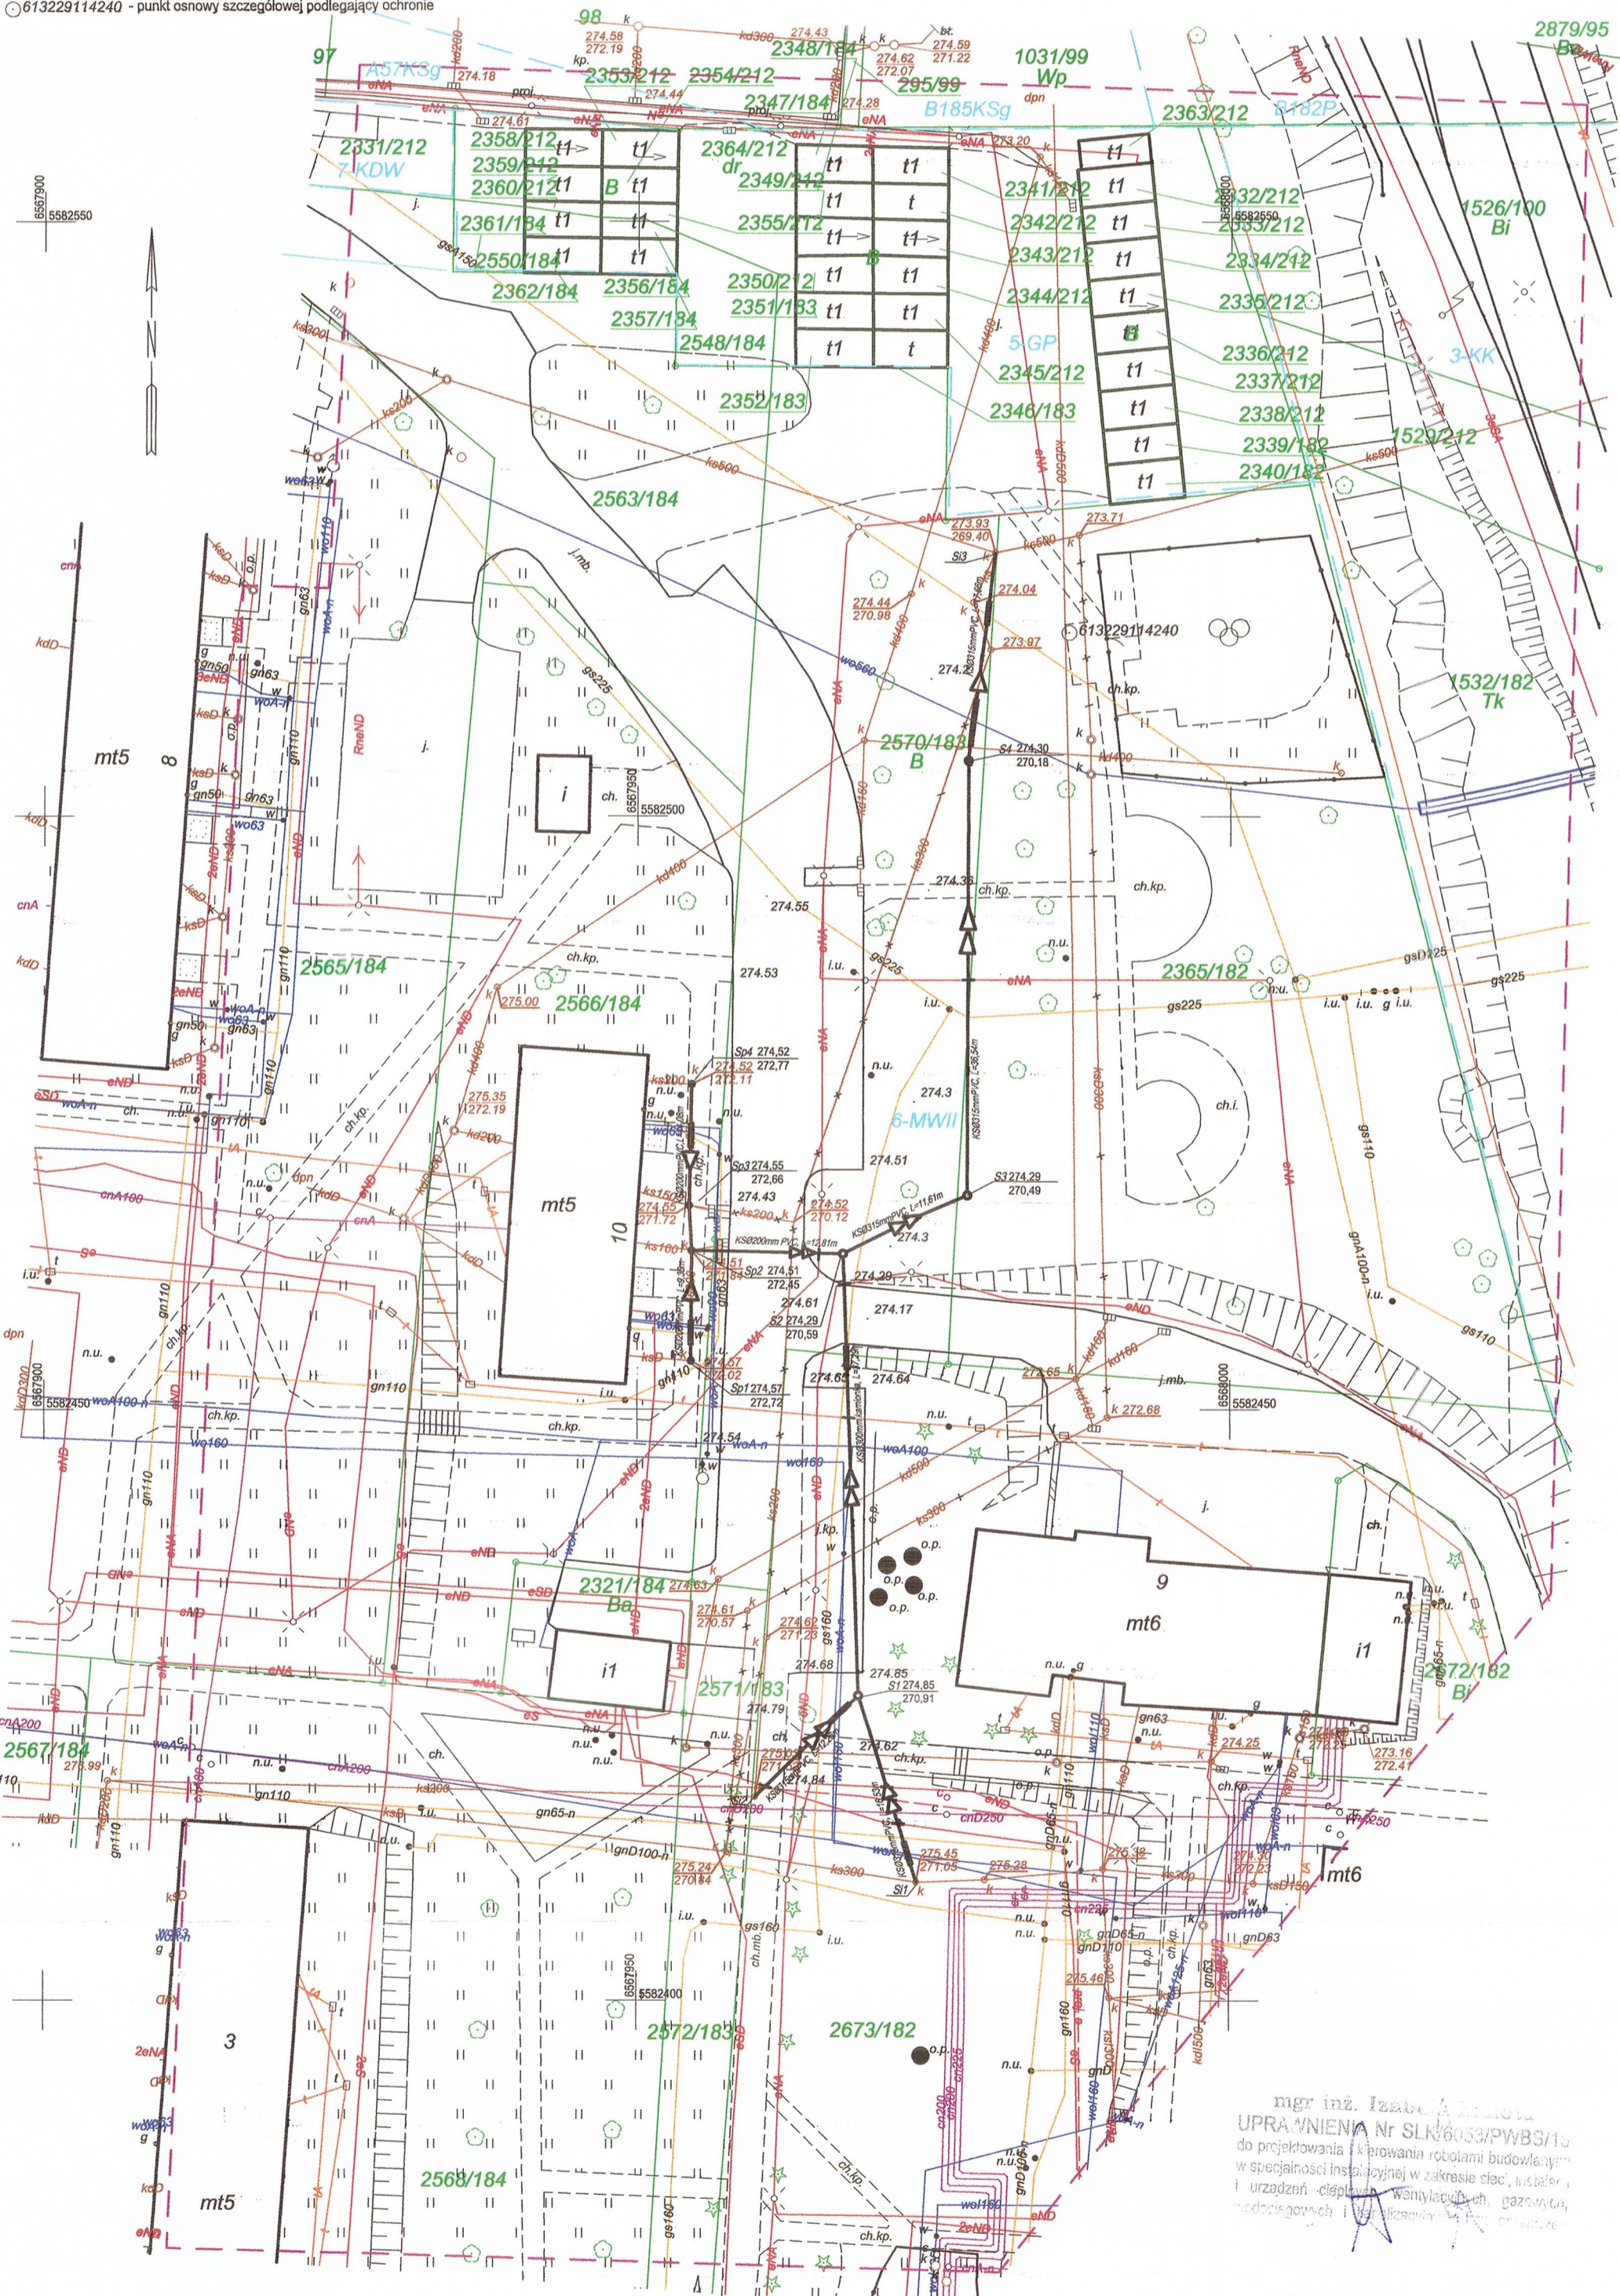

mgr inż. Izabela Małota
 UPRAWNIENIA NR SLK6033/PWBS/15
 do projektowania i kierowania robotami budowlanymi
 w specjalności instalacyjnej w zakresie sieci, instalacji
 i urządzeń ciepłowniczych, wentylacyjnych, gazowych,
 podziemnych i wentylacji mechanicznej

LEGENDA:

- np. Sp4 projektowana studnia przyłączeniowa Ø1200mm
- S4 projektowana studnia Ø1000 mm
- S1, S2, S3 projektowana studnia Ø1200 mm
- Si1, Si2, Si3 studnia istniejąca
- projektowana trasa kanalizacji sanitarnej Ø200mm, Ø315 mm PVC
- istniejąca kanalizacja sanitarna Ø300 i Ø200 mm przeznaczona do likwidacji poprzez zamulenie
- rura ochronna na projektowanym kanale sanitarnym

INWESTOR:	Miejskie Przedsiębiorstwo Wodociągów i Kanalizacji w Piekarach Śląskich sp. z o. o. ul. Rozdzińskiego 3B 41-946 Piekary Śląskie
TYTUŁ:	Przebudowa kanalizacji sanitarnej w ul. Szpitalnej w Piekarach Śląskich
NAZWA RYSUNKU:	Projekt zagospodarowania terenu
DATA:	06.2020r.
PROJEKTANCI:	mgr inż. Izabela Małota
SPRAWDZAJĄCY:	mgr inż. Barbara Auguściak
OPRACOWAŁ:	inż. Joanna Idzik
NR UPRAWNIENIA:	uprawnienia nr SLK6033/PWBS/15
BRANŻA:	sanitarna
PODPIS:	[Signature]
SKALA:	1:500
NR RYS.:	2