

# MAPA DO CELÓW PROJEKTOWYCH

## Skala 1 : 500

Jednostka ewidencyjna 041813\_2 WŁOCŁAWEK  
 Obręb ewidencyjny 041813\_2.0021 NOWA WIEŚ  
 Działki nr 24/15, 60 ul. Tulipanowa  
 Nr zgłoszenia: GGN.6640.1291.2021  
 Mapa aktualna w zakresie oznaczonym linią przerywaną na dzień 06.05.2021r.

Układ współrzędnych prostokątnych płaskich PL2000 / 18  
 Układ wysokościowy: „Kronsztadt 60”  
 godło mapy: 6.181.29.03.3.1

**Uwaga:**  
 Przedmiotowa mapa do celów projektowych została wykonana bez ustalenia obciążeń służebnościami gruntowymi.

Nie wyklucza się istnienia w terenie innych - niż wykazanych na niniejszej mapie - urządzeń podziemnych, które nie były zgłoszone do inwentaryzacji lub o których brak jest informacji w instytucjach branżowych

Projekt usytuowania sieci uzbrojenia terenu przedkłada do uzgodnienia inwestor. Projekt ten powinien być sporządzony na kopii aktualnej mapy zasadniczej z opracowanymi geodezyjnie liniami rozgraniczającymi oraz osiami ulic i dróg jeździeli zostały ustalone w miejscowym planie zagospodarowania przestrzennego lub w decyzji o ustaleniu warunków zabudowy i zagospodarowania terenu.

(Rozp. MR z dnia 18.08.2020r. Dz. U. z 2020r., poz. 276, 284, 782 i 1086 z poz. zm.)

Poświadczam, że niniejszy dokument został opracowany w wyniku prac geodezyjnych i kartograficznych, których rezultaty zawiera operat techniczny pozytywnie zweryfikowany. Jednocześnie informuję, że jestem świadomy odpowiedzialności karnej za złożenie fałszywego oświadczenia.	
Identyfikator zgłoszenia prac geodezyjnych	GGN 6640.1291.2021
Organ służby geodezyjnej, który otrzymał zgłoszenie	Starosta Włocławski
Wykonawca prac geodezyjnych	FIRMA GEODEZYJNA „STIMETR” Piotr Wojciech Stippa
Nr oraz data sporządzenia dokumentu zawierającego wynik pozytywnej weryfikacji	Protokół weryfikacji Nr ..... z dnia 17.05.2021r.
Imię i nazwisko oraz nr uprawnień zawodowych kierownika prac	Wojciech Stippa Nr uprawnień 2837


**GEODETA**  
 mgr Wojciech Stippa  
 upr. nr 2837

**STAROSTA WŁOCŁAWSKI**  
 Dokumentacja numer: GGN.6630.393.2021  
 była przedmiotem narady koordynacyjnej przeprowadzonej w siedzibie Wydziału GIGN SP we Włocławku przy ul. Stodólnej 68, w dniu 08-07-2021 za pomocą środków komunikacji elektronicznej

Z up. Starosty

Przewodniczący narad koordynacyjnych

Włocławek, 08-07-2021

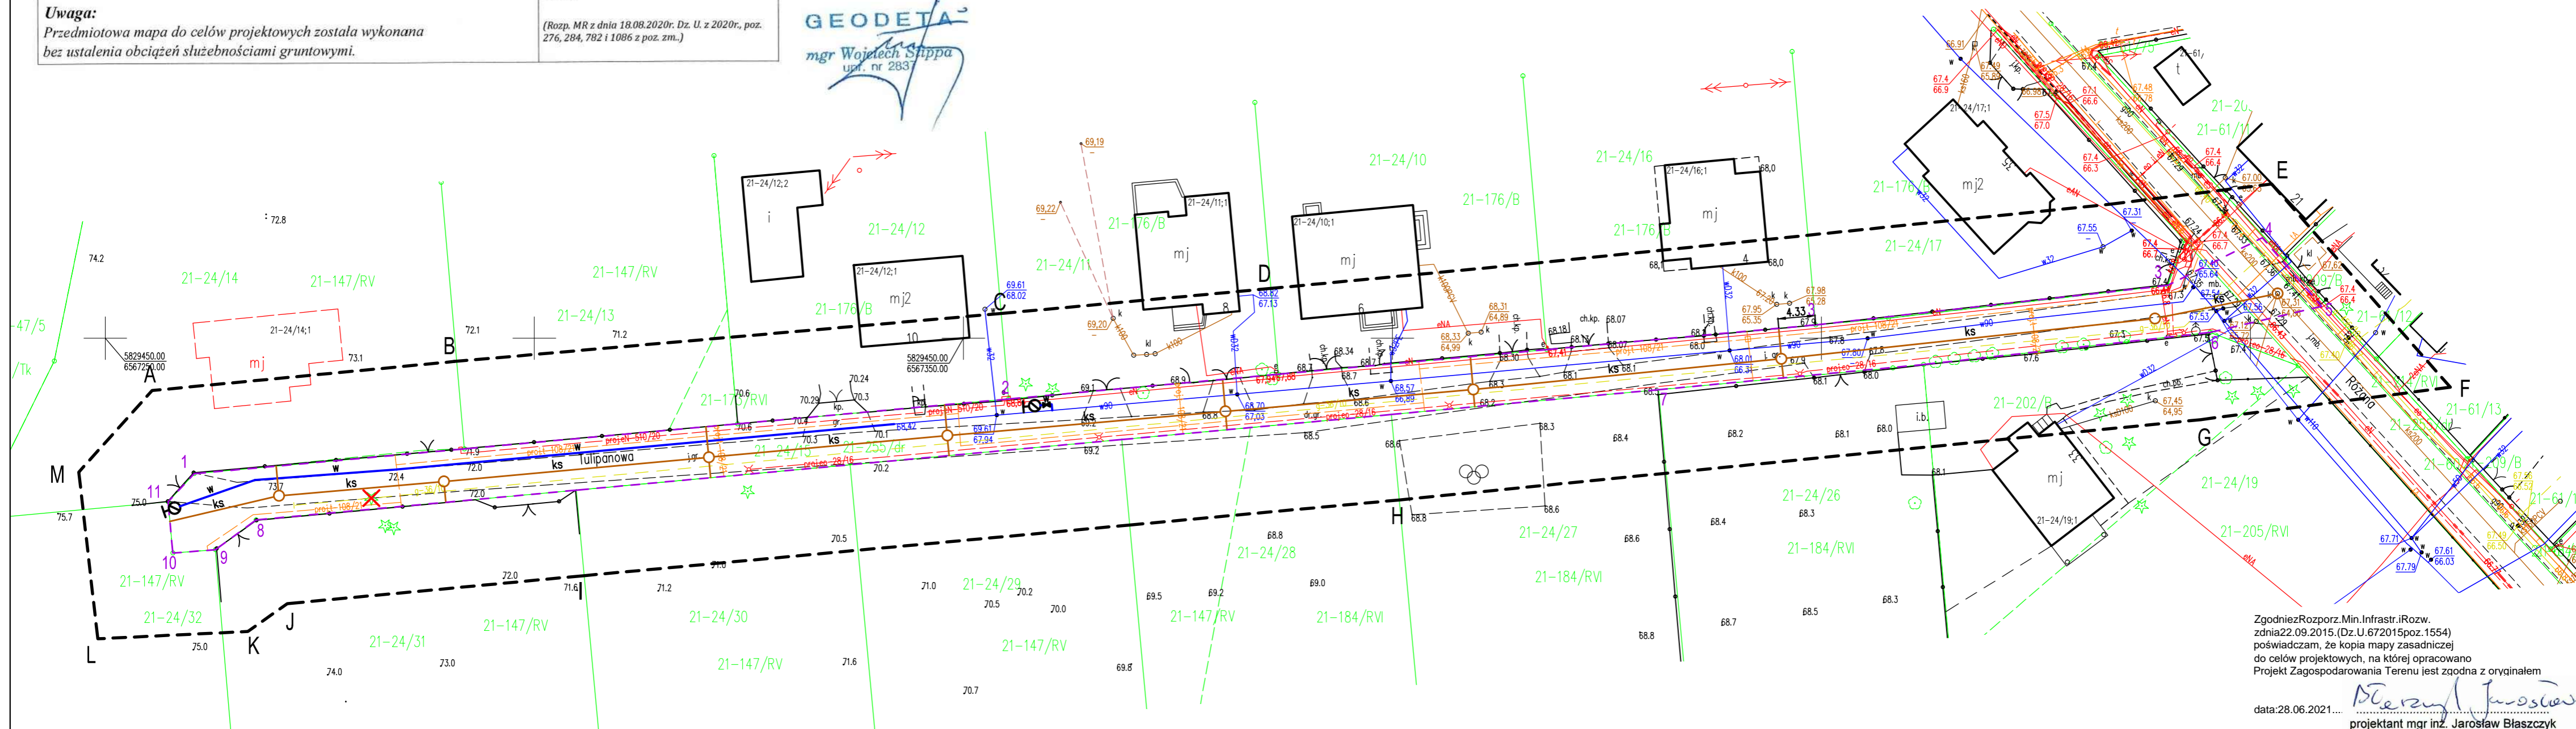

Zgodnie z Rozporz. Min. Infrastr. i Rozw. z dnia 22.09.2015. (Dz. U. 672015poz.1554) poświadczam, że kopia mapy zasadniczej do celów projektowych, na której opracowano Projekt Zagospodarowania Terenu jest zgodna z oryginałem

data: 28.06.2021...  
 projektant mgr inż. Jarosław Błaszczyk

**LEGENDA:**

Proj. sieć wodociągowa	Proj. blok oporowy
Proj. sieć i przyłącze kanalizacji sanitarnej	Zakres opracowania 1, 2, 3, ... 11
Proj. hydrant przeciwpożarowy HP80	Zakres mapy do celów projektowych A, B, C, ..., M
Drzewa do likwidacji	

INWESTOR	Gmina Włocławek, ul. Królewiecka 7, 87-800 Włocławek				
INWESTYCJA	BUDOWA SIECI WODOCIĄGOWEJ ORAZ SIECI KANALIZACJI SANITARNEJ WRAZ Z PRZYŁĄCZAMI KANALIZACJI SANITARNEJ				
ADRES INWESTYCJI	Nowa Wieś, Tulipanowa, dz. nr 60, 24/15 obręb 0021 Nowa Wieś, j. ew. 041813_2 Włocławek, gmina Włocławek, powiat włocławski, woj. kujawsko-pomorskie				
TEMAT RYSUNKU	PLANSZAUZGODNIENIOWA- Sieć wodociągowa oraz sieć i przyłącza kanalizacji sanitarnej				
PROJEKT. I OPRACOW. -BR. SANITARNA	mgr inż. Jarosław Błaszczyk upr. nr KUP/0126/POOS/14				
DATA: 2021.06.28	FORMAT: A3	SKALA: 1:500	NR RYS.: ZUD-01	NR ARKUSZA: 11	