

Szarych Szeregów 14

Szarych Szeregów 16




INSTALSYSTEM Magdalena Żydzik		
ul. Śląska 16, 44-105 Gliwice, tel. 503-107-104		
Temat	Projekt remontu instalacji c.o. w budynku przy ul. Szarych Szeregów 14-16 w Jastrzębiu Zdroju	Faza PW
Tytuł rys.	Rzut II pietra	Data 06-2023
Inwestor	Wspólnota mieszkaniowa budynku prz ul. Szarych Szeregów 14-16 w Jastrzębiu Zdroju	Skala 1:100
Opracowała	Alicja Domka	Podpis
Projektowała	mgr inż. Magdalena Żydzik upr. bud. nr SLK/5351/POOS/14	Podpis
		Nr rys. 04

Instal-therm HCR V4.A0. Projekt: 'Szarych Szeregów 14-16.isb'. ark.robcocz: 'Rozwinięcie', skala: 1 : 100, strona: 1-1 (1)


Szarych Szeregów 14

Szarych Szeregów 16

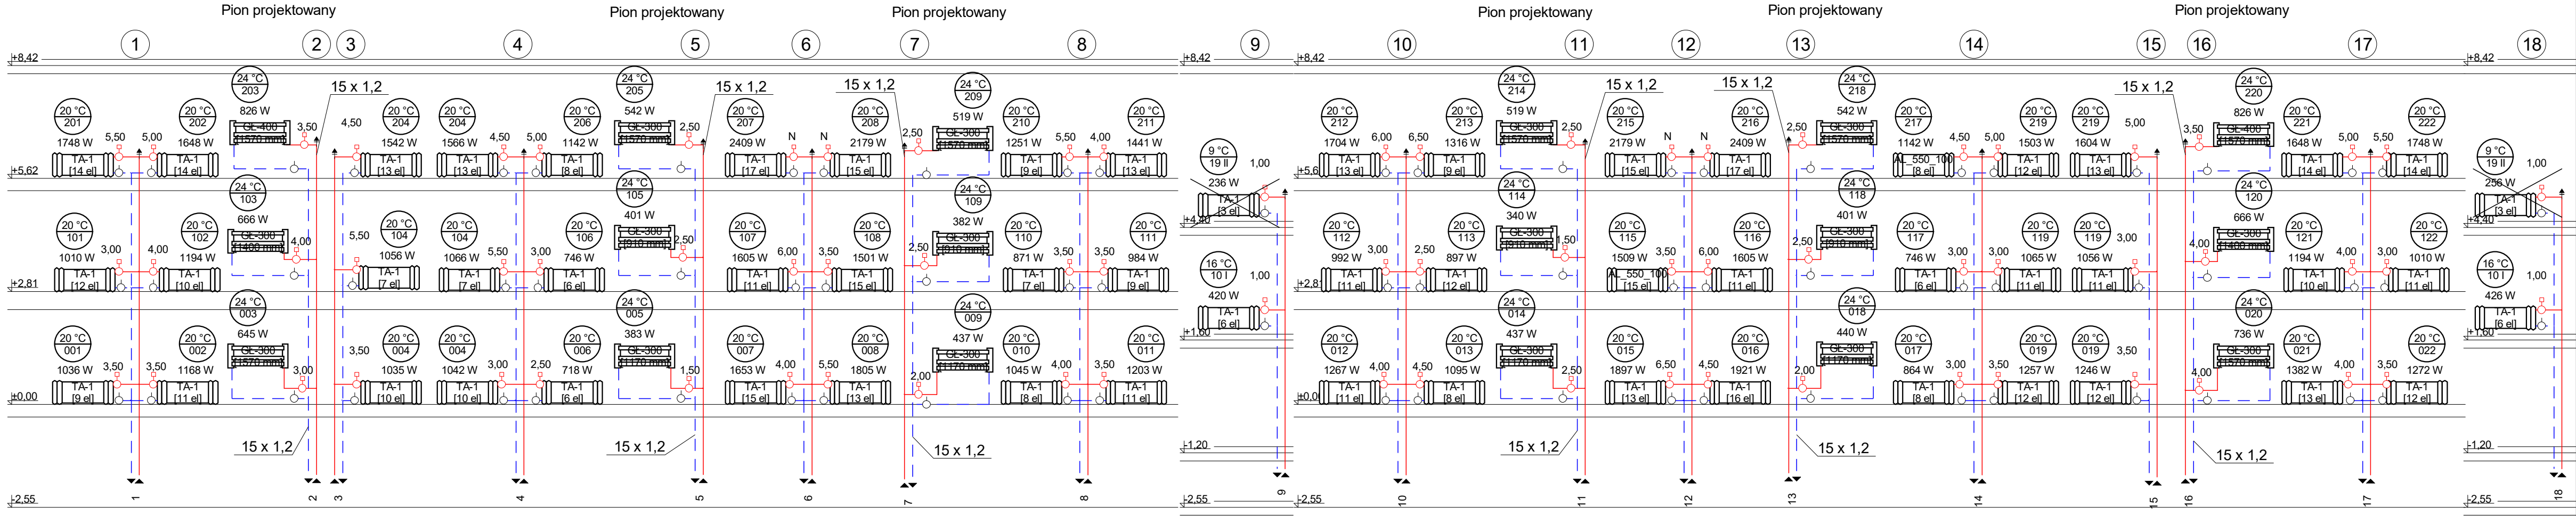


INSTALSYSTEM Magdalena Żydzik ul. Śląska 16, 44-105 Gliwice, tel. 503-107-104		
Temat	Projekt remontu instalacji c.o. w budynku przy ul. Szarych Szeregów 14-16 w Jastrzębiu Zdroju	Faza PW
Tytuł rys.	Piony centralnego ogrzewania	Data 06-2023
Inwestor	Wspólnota mieszkaniowa budynku prz ul. Szarych Szeregów 14-16 w Jastrzębiu Zdroju	Skala 1:100
Opracowała	Alicja Domka	Podpis
Projektowała	mgr inż. Magdalena Żydzik upr. bud. nr SLK/5351/POOS/14	Nr rys. 05

Szarych Szeregów 16

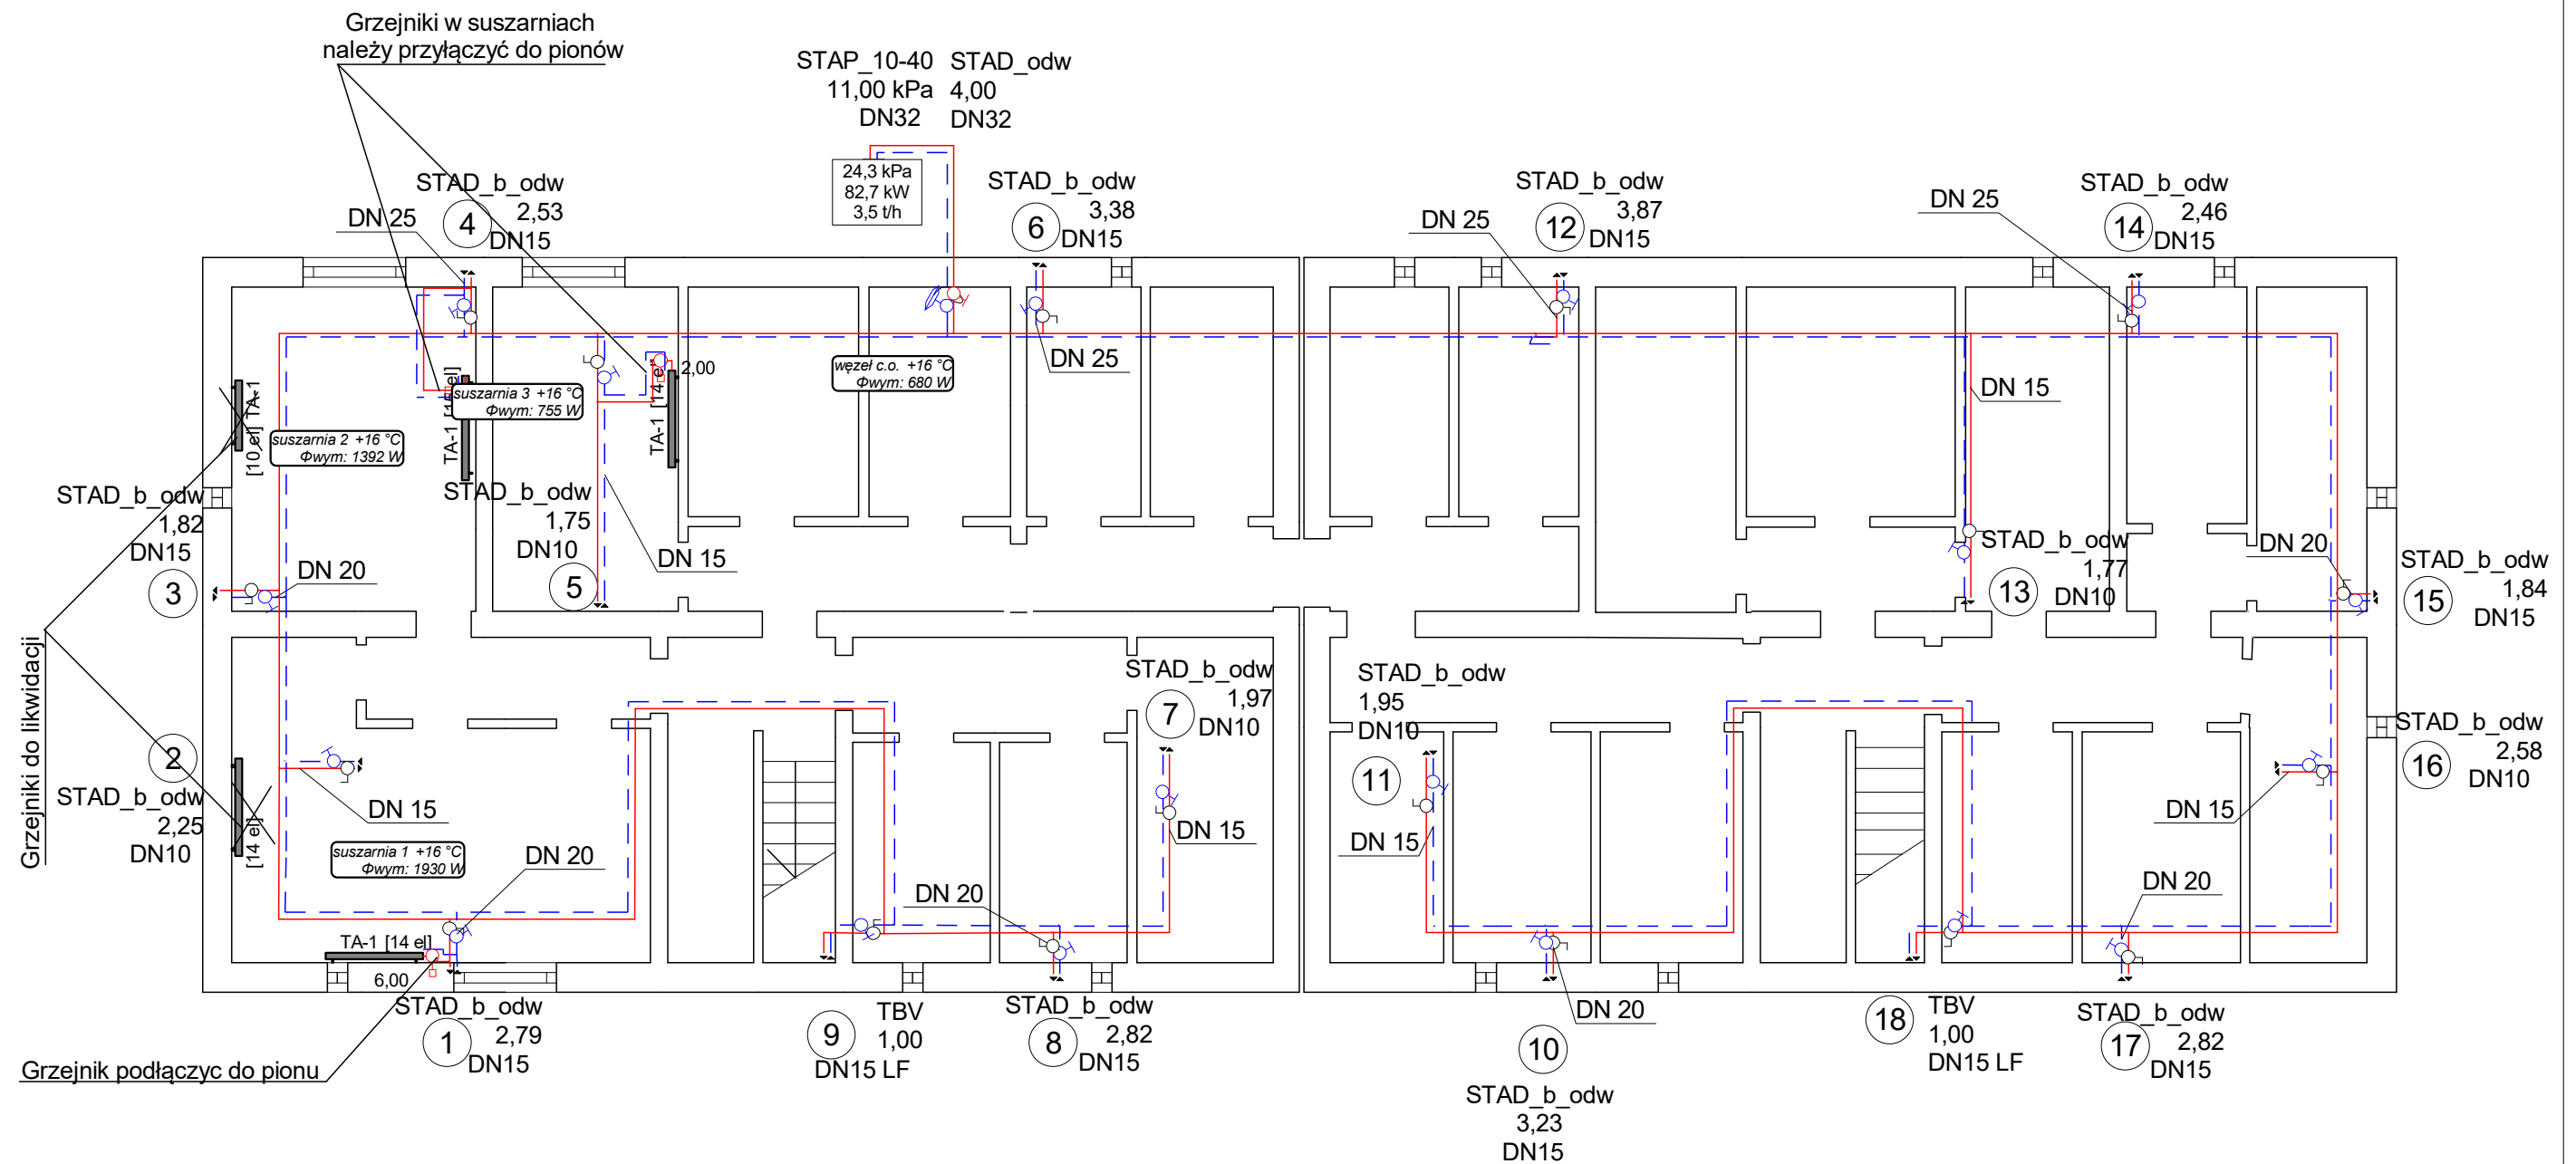

INSTALSYSTEM Magdalena Żydzik ul. Śląska 16, 44-105 Gliwice, tel. 503-107-104		
Temat	Projekt remontu instalacji c.o. w budynku przy ul. Szarych Szeregów 14-16 w Jastrzębiu Zdroju	Faza PW
Tytuł rys.	Rzut piwnic	Data 06-2023
Inwestor	Wspólnota mieszkaniowa budynku prz ul. Szarych Szeregów 14-16 w Jastrzębiu Zdroju	Skala 1:100
Opracowała	Alicja Domka	Nr rys. 01
Projektowała	mgr inż. Magdalena Żydzik upr. bud. nr SLK/5351/POOS/14	Podpis


Szarych Szeregów 16

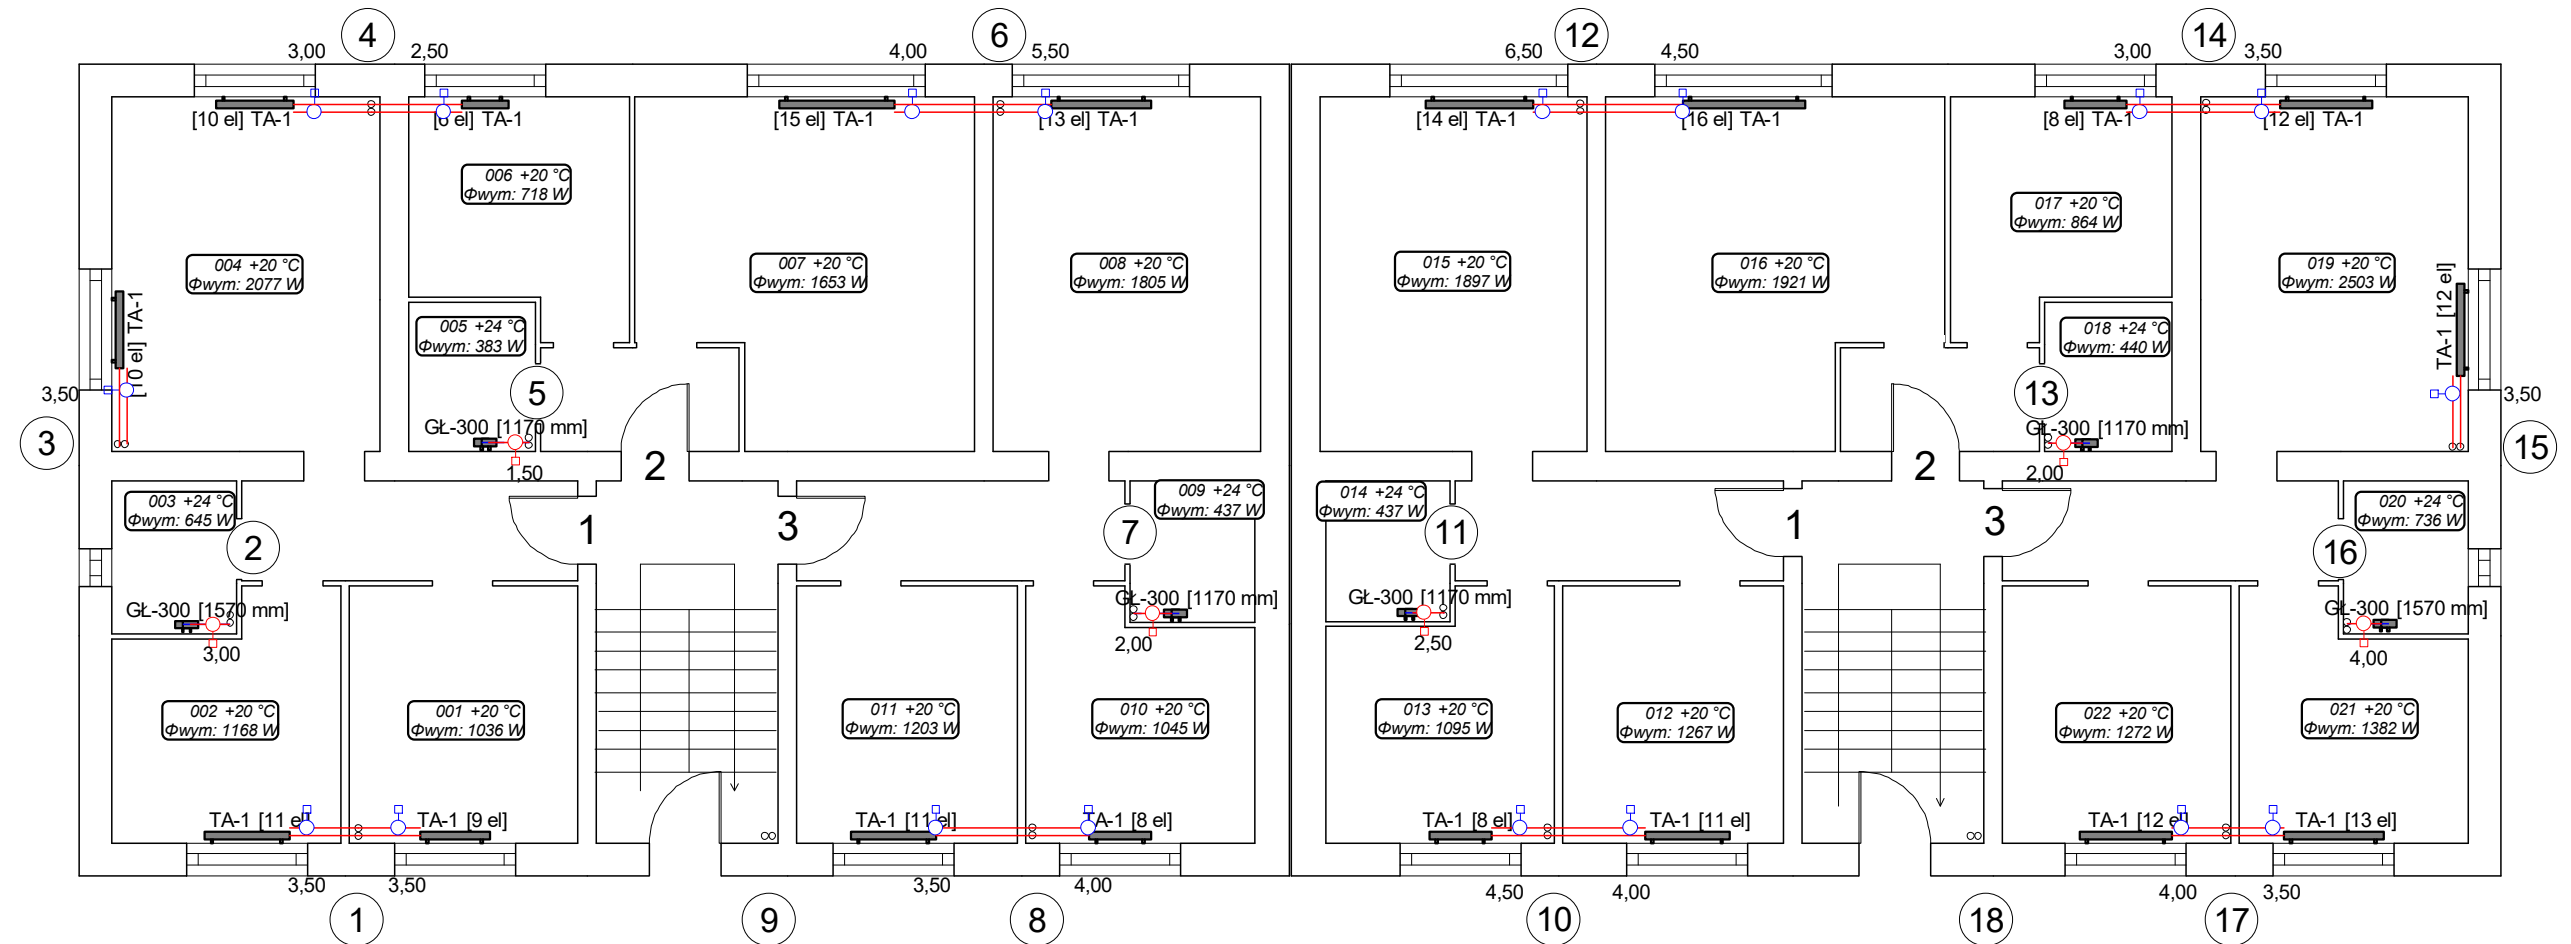

INSTALSYSTEM Magdalena Żydzik ul. Śląska 16, 44-105 Gliwice, tel. 503-107-104		
Temat	Projekt remontu instalacji c.o. w budynku przy ul. Szarych Szeregów 14-16 w Jastrzębiu Zdroju	Faza PW
Tytuł rys.	Rzut parteru	Data 06-2023
Inwestor	Wspólnota mieszkaniowa budynku prz ul. Szarych Szeregów 14-16 w Jastrzębiu Zdroju	Skala 1:100
Opracowała	Alicja Domka	Podpis 02
Projektowała	mgr inż. Magdalena Żydzik upr. bud. nr SLK/5351/POOS/14	Podpis

Szarych Szeregów 14

Szarych Szeregów 16

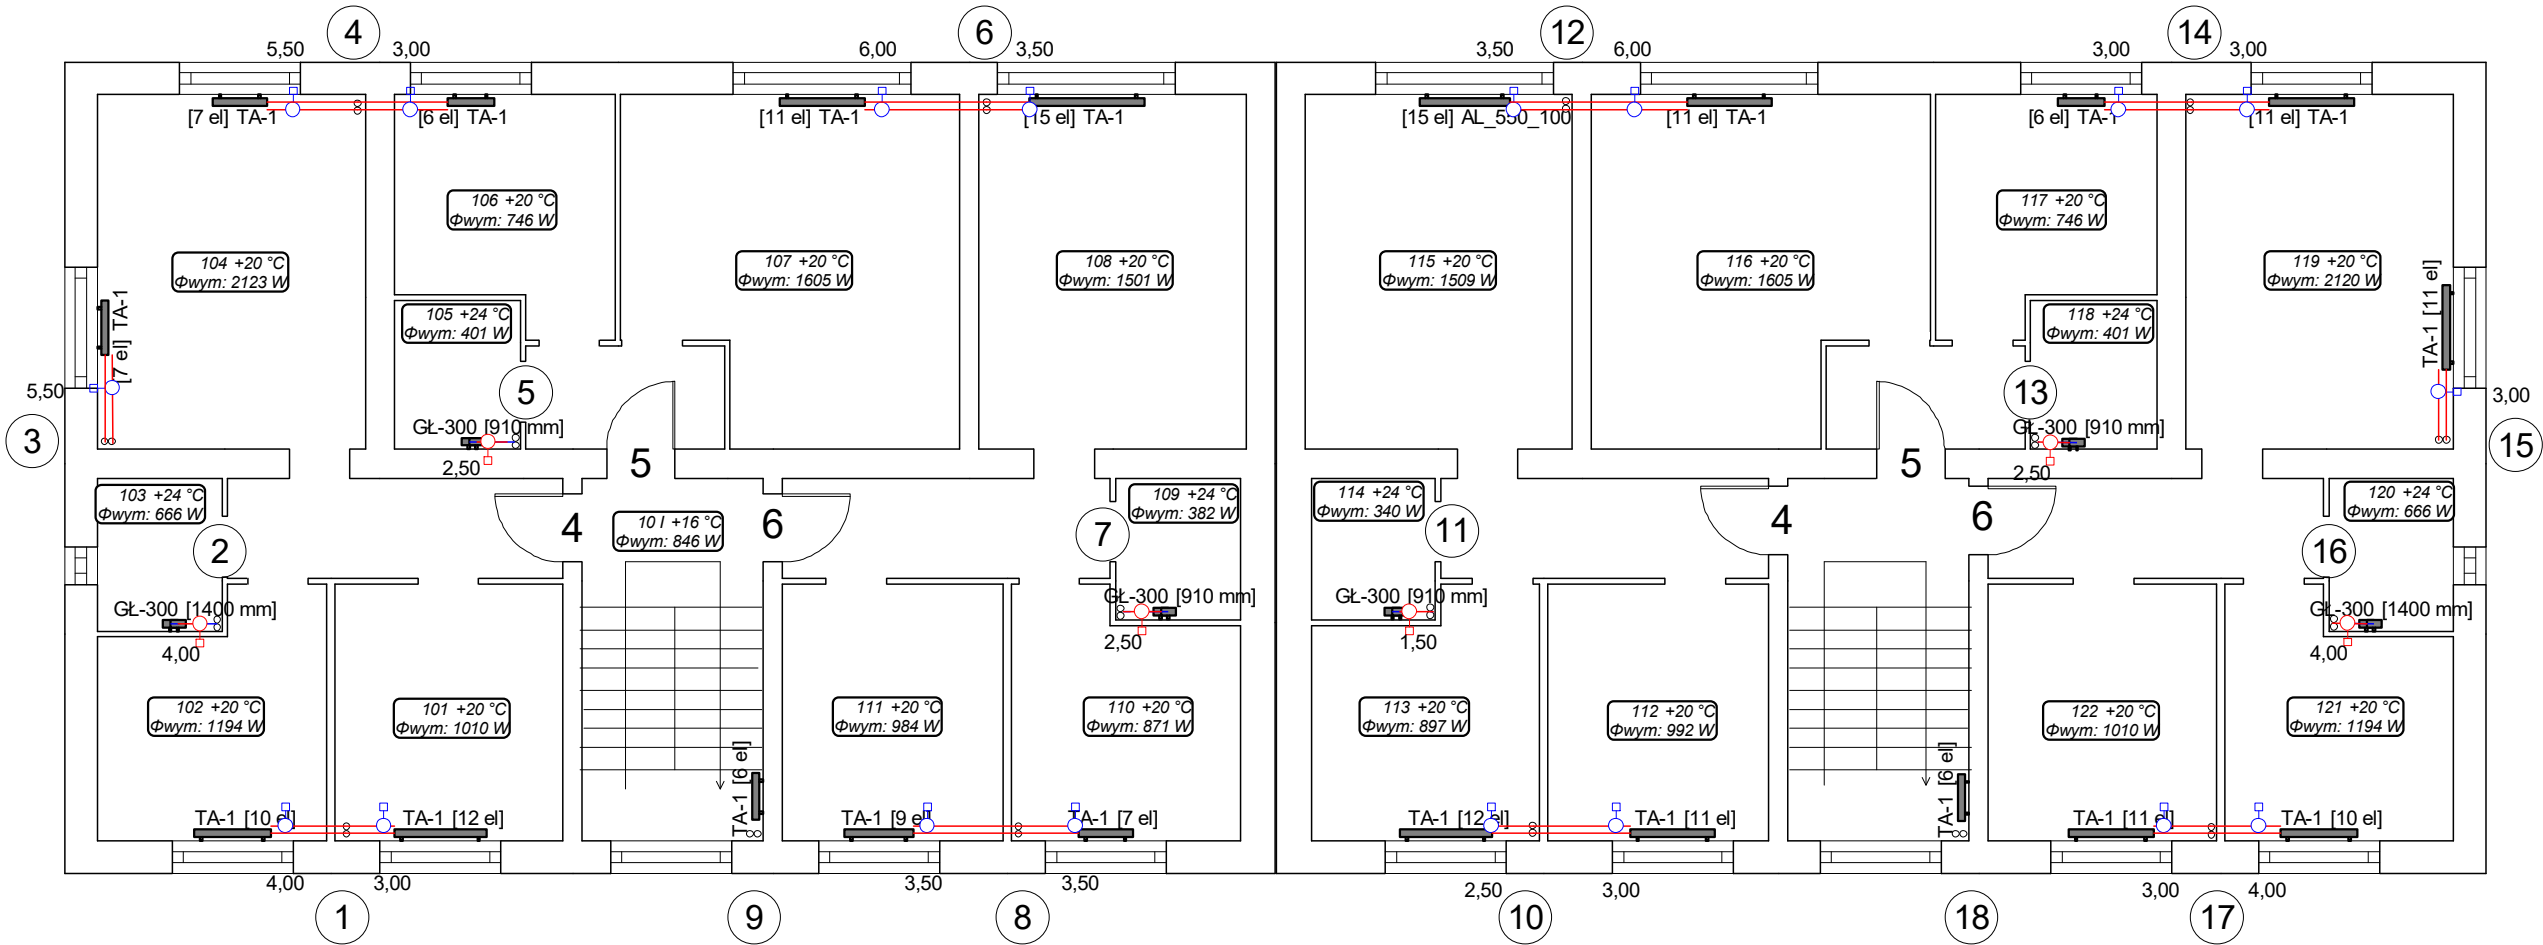

INSTALSYSTEM Magdalena Żydzik ul. Śląska 16, 44-105 Gliwice, tel. 503-107-104		
Temat	Projekt remontu instalacji c.o. w budynku przy ul. Szarych Szeregów 14-16 w Jastrzębiu Zdroju	Faza PW
Tytuł rys.	Rzut I pietra	Data 06-2023
Inwestor	Wspólnota mieszkaniowa budynku prz ul. Szarych Szeregów 14-16 w Jastrzębiu Zdroju	Skala 1:100
Opracowała	Alicja Domka	Podpis
Projektowała	mgr inż. Magdalena Żydzik upr. bud. nr SLK/5351/POOS/14	Podpis
		Nr rys. 03