

PROJEKT ZAGOSPODAROWANIA TERENU

SKALA 1:500

MAPA DO CELÓW PROJEKTOWYCH (2/4)		
Oznaczenie kancelaryjne zgłoszenia pracy geodezyjnej	Gg.6641.3548.2022	
Jednostka ewidencyjna	identyfikator nazwa	281706 2 gm. Szczytyno
Obręb ewidencyjny	identyfikator nazwa	0009 Lipowiec
Dziłka ewidencyjna		780
Skala mapy		1:500
Nazwa układu współrzędnych	prostokątnych płaskich wysokości	2000
Numer godła		PL-EVR/E2007-NIH 7.201.22.16.4.3, 7.201.22.16.4.4, 7.201.22.21.2.1, 7.201.22.21.2.2, 7.201.22.21.2.3, 7.201.22.21.4.1
Oznaczenie granic obszaru, który był przedmiotem aktualizacji		
Służebności gruntowe mające wpływ na zagospodarowanie gruntów zlokalizowanych w granicach projektowanej inwestycji		Nie badano obciążeń gruntów pod względem służebności
Kontur użytku gruntowego, który nie jest ujawniony w bazie danych ewidencyjnych gruntów i budynków		Brak
Opracowano dnia 09.03.2023r.		
Geodeta uprawniony mgr inż. Marcin Nowociniński upr. nr 20700 zakres I		Usługi Geodezyjne Nowociniński S.C. ul. Rynek 15; 12-130 Pasyrn tel. 608 628 264 e-mail: m.nowocinski@wp.pl NIP: 745-185-32-28, REGON 385443650
Imię i nazwisko, nr uprawnień oraz data i podpis geodety uprawnionego,		Pieczętka firmowa

Nie wyklucza się istnienia w terenie innych niewykazanych na niniejszej mapie urządzeń podziemnych, które nie były zgłoszone do geodezyjnej inwentaryzacji powykonawczej lub o których brak jest informacji w instytucjach branżowych

 

Orientacja
skala 1:25000

Purda Szczycyńska
Purda Szczycyńska

Oświadczam, że operat techniczny zawierający rezultaty pracy geodezyjnej, wykonanej przez firmę „Usługi Geodezyjne Nowociniński S.C.”, zgłoszonej pod numerem Gg.6641.3548.2022 w Starostwie Powiatowym w Szczycynie, otrzymał w dniu 14.03.2023 r. pozytywny wynik weryfikacji nr Gg.6641.3548.2022.1. Operat techniczny został przyjęty do Powiatowego Zasobu Geodezyjnego i Kartograficznego i otrzymał identyfikator materiału zasobu nr P.2817.2023.643. Jednocześnie informuję, że jestem świadomy odpowiedzialności karnej za złożenie fałszywego oświadczenia.

Geodeta uprawniony
mgr inż. Marcin Nowociniński
upr. nr 20700 zakres I

GEODETA UPRAWNIENY
Branża: inżynieria i prace
LpR: 0217/00
tel. 608 628 264, 698 646 488

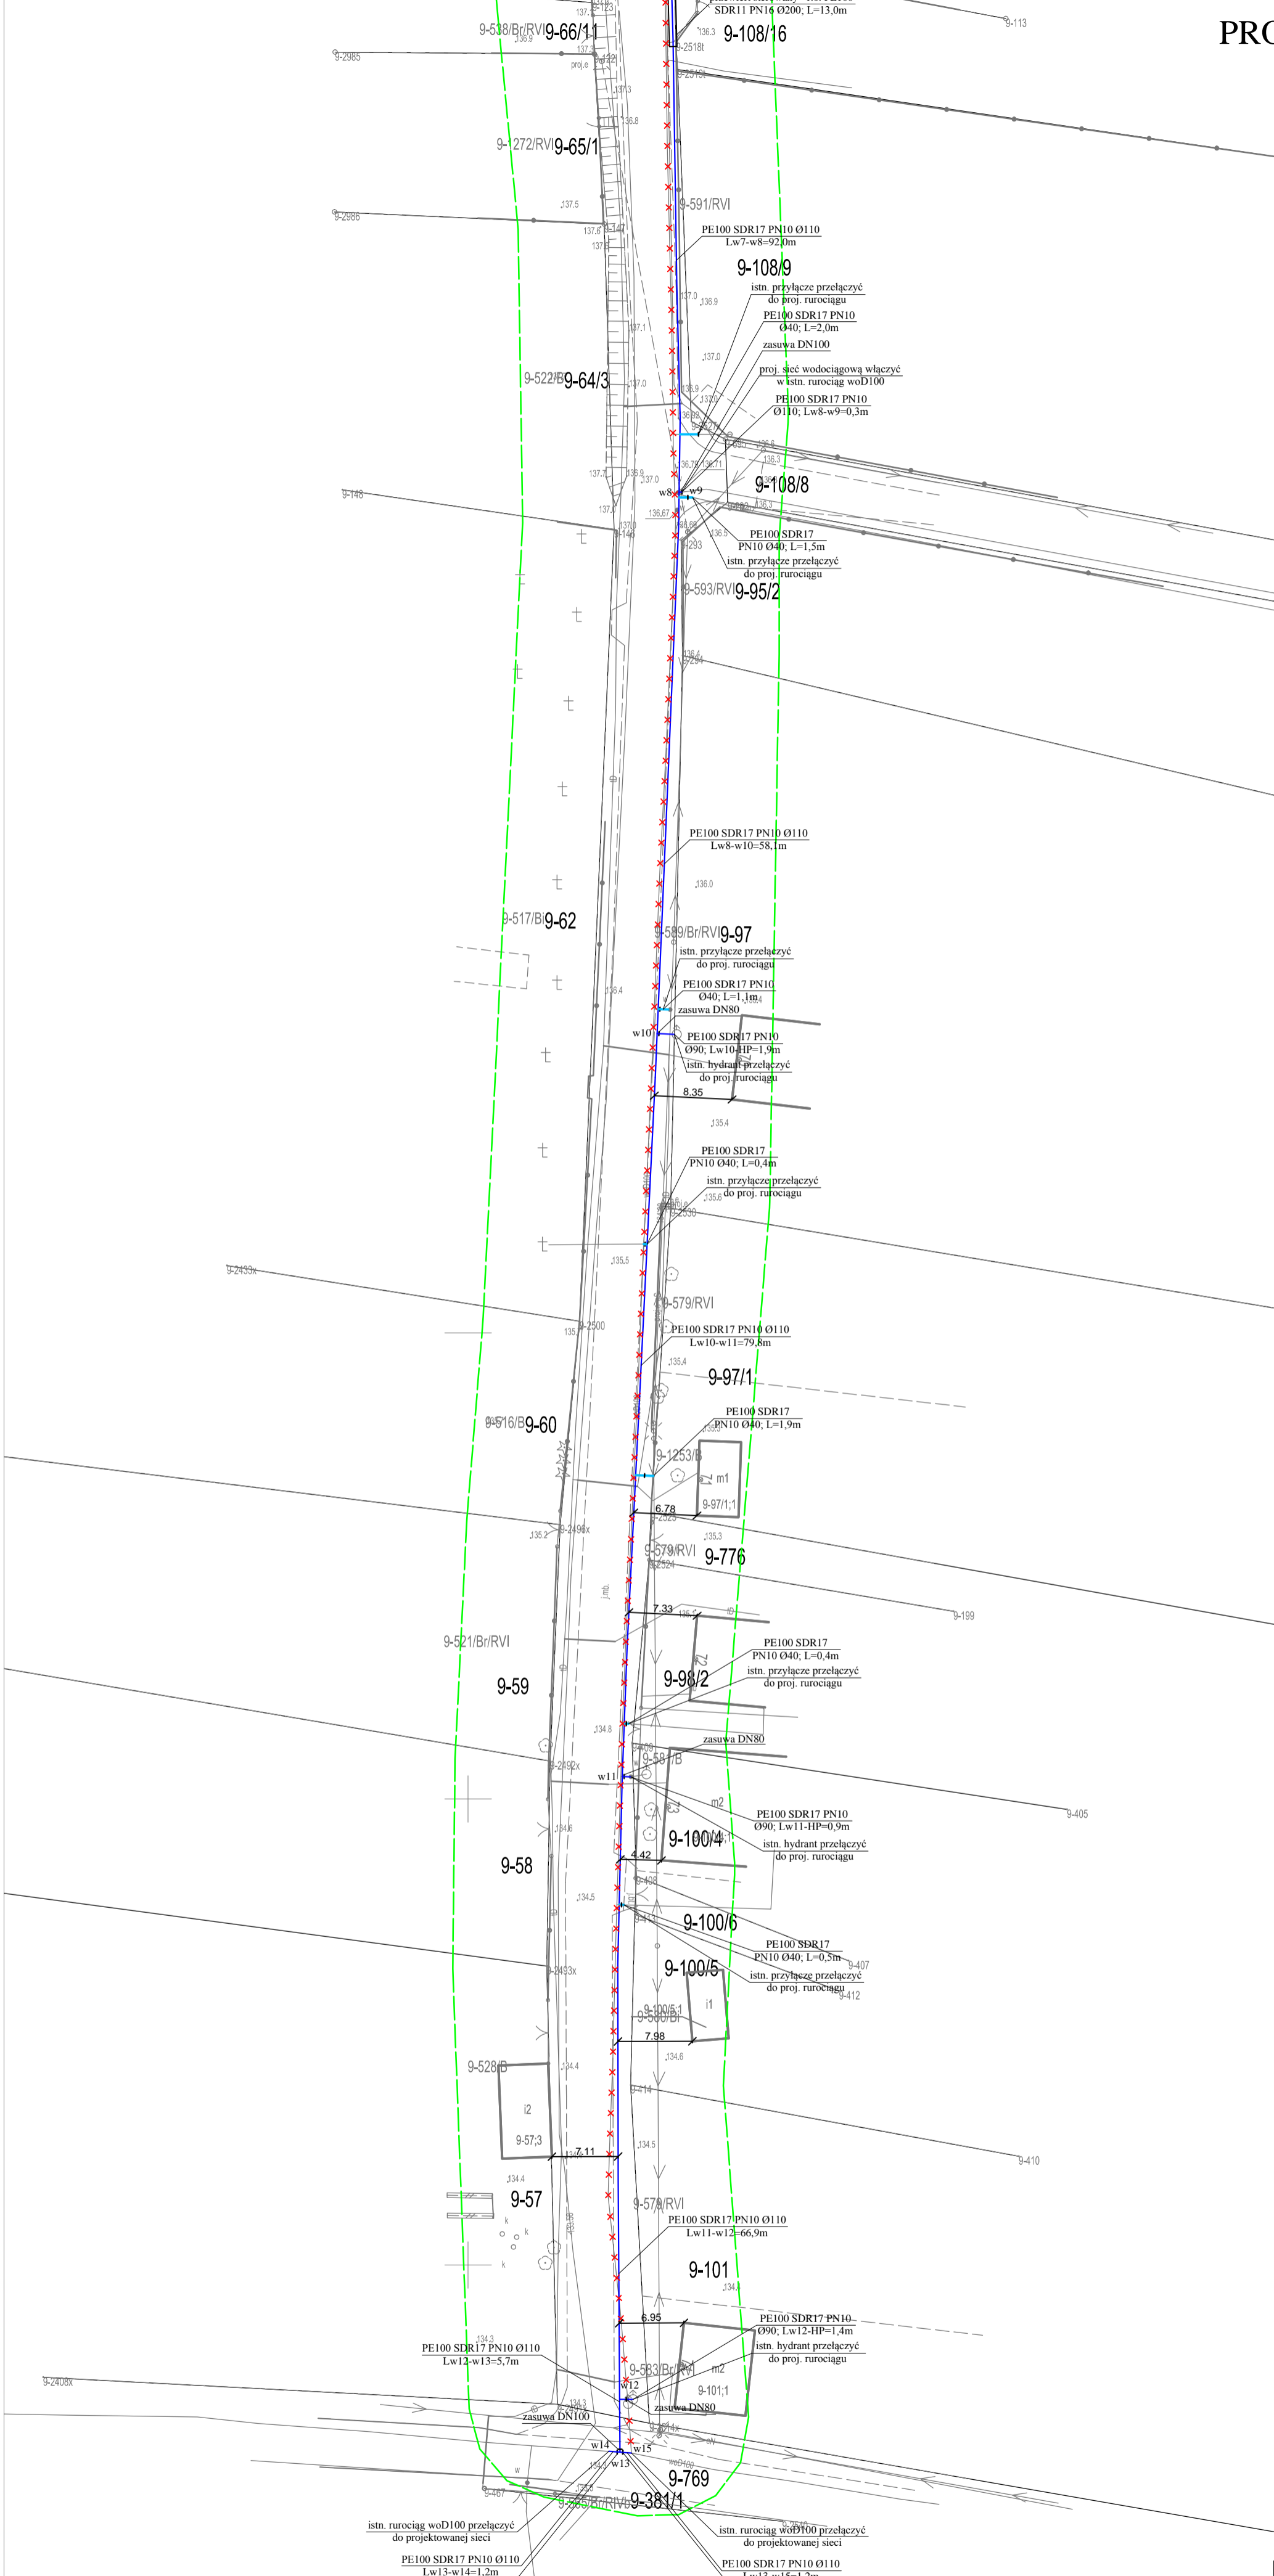

Oświadczam, że treść mapy do celów projektowych, na której wykonano niniejszy projekt jest identyczna z treścią mapy wydanej przez PZGIK w Szczycynie zaewidencjonowanej pod numerem P.2817.2023.643

podpis projektanta

LEGENDA:

- włączenie projektowanej sieci wodociągowej do istniejącego wodociągu
- włączenie projektowanego przyłącza wodociągowego do istniejącego przyłącza
- projektowana sieć wodociągowa PE100 SDR17 PN10 Ø90/110 mm
- rura osłonowa PE100 SDR11 PN16 Ø110/250 mm
- projektowane przyłącze wodociągowe PE100 SDR17 PN10 Ø40/50 mm
- zasuwy
- węzły
- x obiekty przeznaczone do rozbiórki
- zakres aktualizacji mapy do celów projektowych

Biurow Projektów Inżynierskich Sp. z o.o. 12-100 Szczytyno ul. B. Chrobrego 1 tel. 503-153-643	PRZEBUDOWA I ROZBUDOWA STACJI UZDATNIANIA WODY W MIEJSCOWOŚCI LIPOWIEC ORAZ PRZEBUDOWA I ROZBUDOWA SIECI WODOCIĄGOWEJ W MIEJSCOWOŚCI LIPOWIEC	Nr rys. PZT-3
	Przedmiot rysunku: Projekt zagospodarowania terenu - Sieć wodociągowa wraz z przyłączami	skala: 1:500
	Investor: Gmina Szczytyno, ul. Łomżyńska 3, 12-100 Szczytyno	data: 14.03.2023
Stanowisko Projektant	Imię i nazwisko mgr inż. Adam Wardecki	numer uprawnień WAM/0046/PWOS/06
		podpis