


| OZNACZENIE PROFILU: POZIOM PORÓWNAWCZY | |
|---|--|
| RZĘDNA TERENU ISTN. | |
| RZĘDNA OSI PRZEWODU | |
| ZAGŁĘBIENIE OSI PRZEWODU | |
| SPADKI, DŁUGOŚCI | |
| ŚREDNICA, MATERIAŁ | |
| ODLEGŁOŚCI | |
| HEKTOMETRY | |

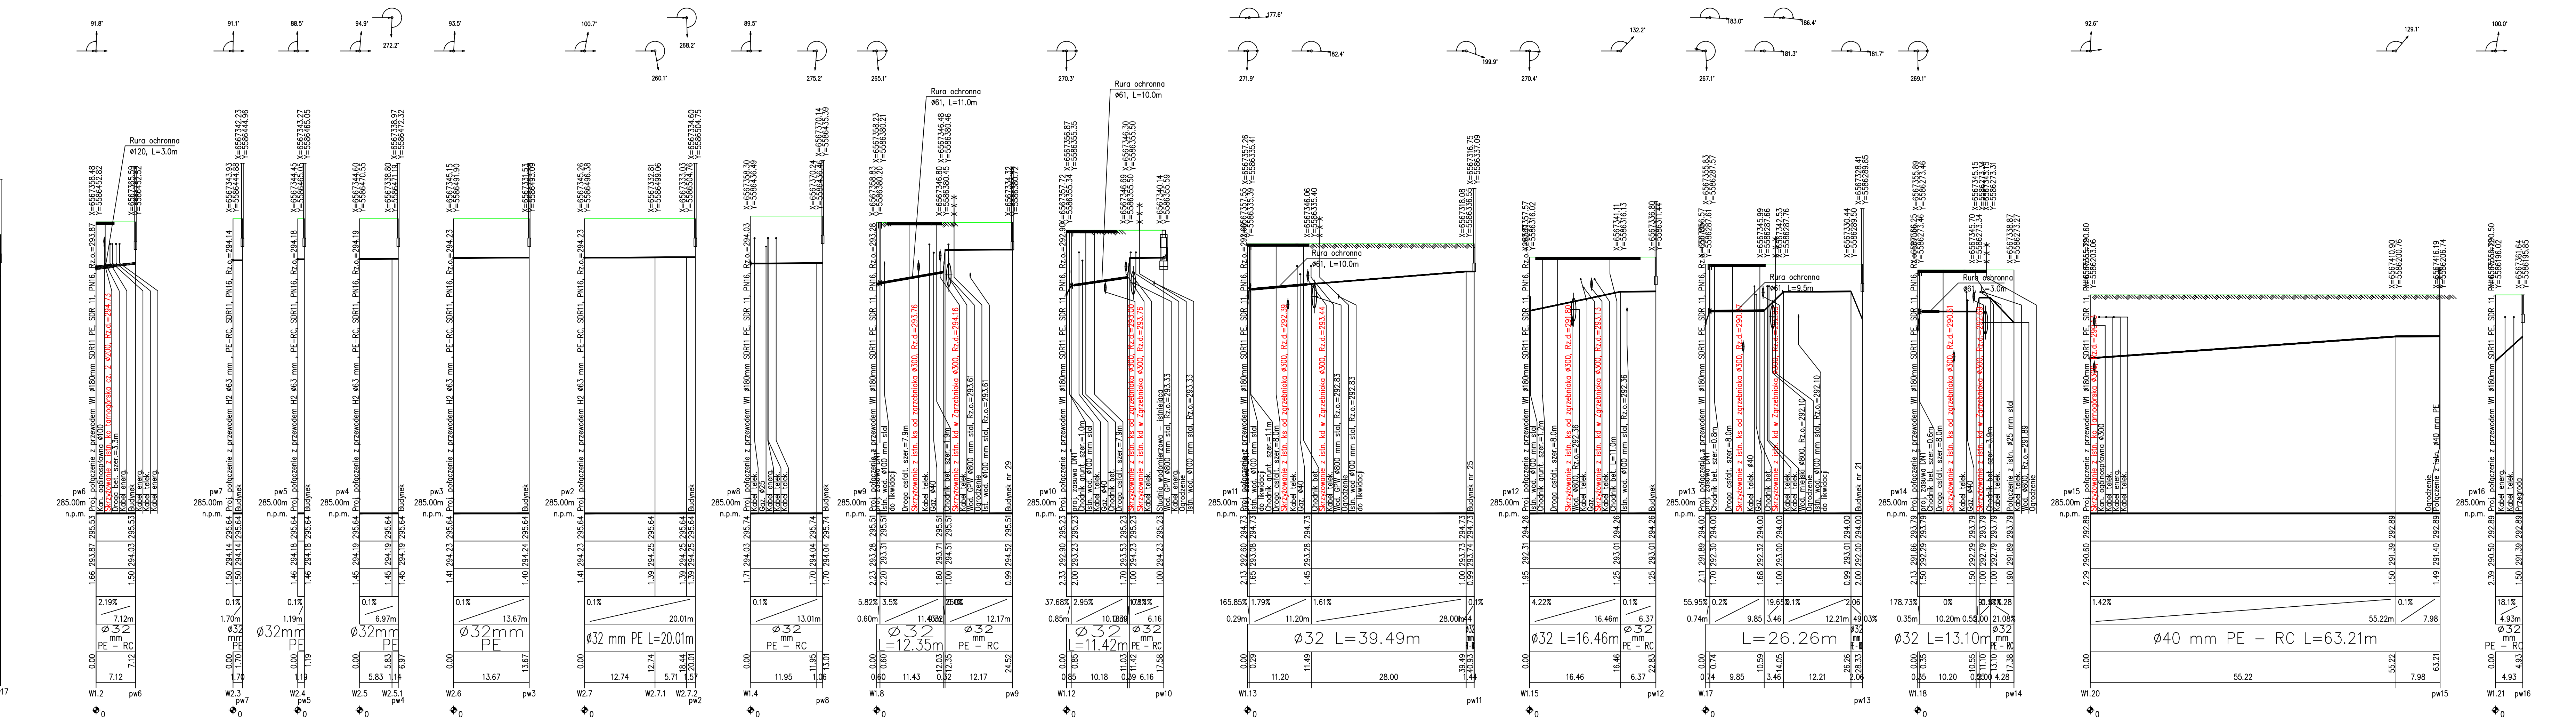

- Uwagi:
- Nie wyklucza się występowania niezinventaryzowanego uzbrojenia.
 - W rejonie wskazanego na mapie uzbrojenia terenu należy przeprowadzić przekopy kontrolne, celem potwierdzenia jego przebiegu.
 - Prace w pobliżu drzew wykonywać metodą bezwykopową, aby nie dopuścić do zniszczenia bryły korzeniowej, nie doprowadzić do utraty stateczności drzewa lub jego obumierania.
 - Dla odcinków budowanych bezwykopowo do rurociągu należy zamontować przewód lokalizacyjny.

| | | | | | |
|----------------|---|--------------|--|---------------|------------------------------|
| INWESTOR: | Miejskie Przedsiębiorstwo Wodociągów i Kanalizacji w Piekarach Śląskich sp. z o. o. ul. Różdzichowska 38 41-946 Piekary Śląskie | | | | |
| TYTUŁ: | Budowa sieci wodociągowej w ul. Tarnogóskiej w Piekarach Śląskich | | | | |
| NAZWA RYSUNKU: | Profil sieci wodociągowej – przyłącza wody wraz z posadowieniem i zabezpieczeniem wykopów | | | | |
| DATA: | 09.2021r. | PROJEKTANCI: | mgr inż. Andrzej Jarmroz mgr inż. Izabela Małota | NR UPRAWNIEN: | SK/BO/8770/03 SK/8653/PMS/15 |
| SPRAWDZAJĄCY: | mgr inż. Barbara Augustiak | BRANŻA: | konstrukcyjna | PODPIS: | [Signature] |
| OPRACOWAŁ: | mgr inż. Joanna Idzik | BRANŻA: | sanitarna | SKALA: | 1:500 1:100 |
| | | | | NR RYS.: | 6 |