


RYSUNEK ZAMIENNY RZUT PARTERU

skala 1:50

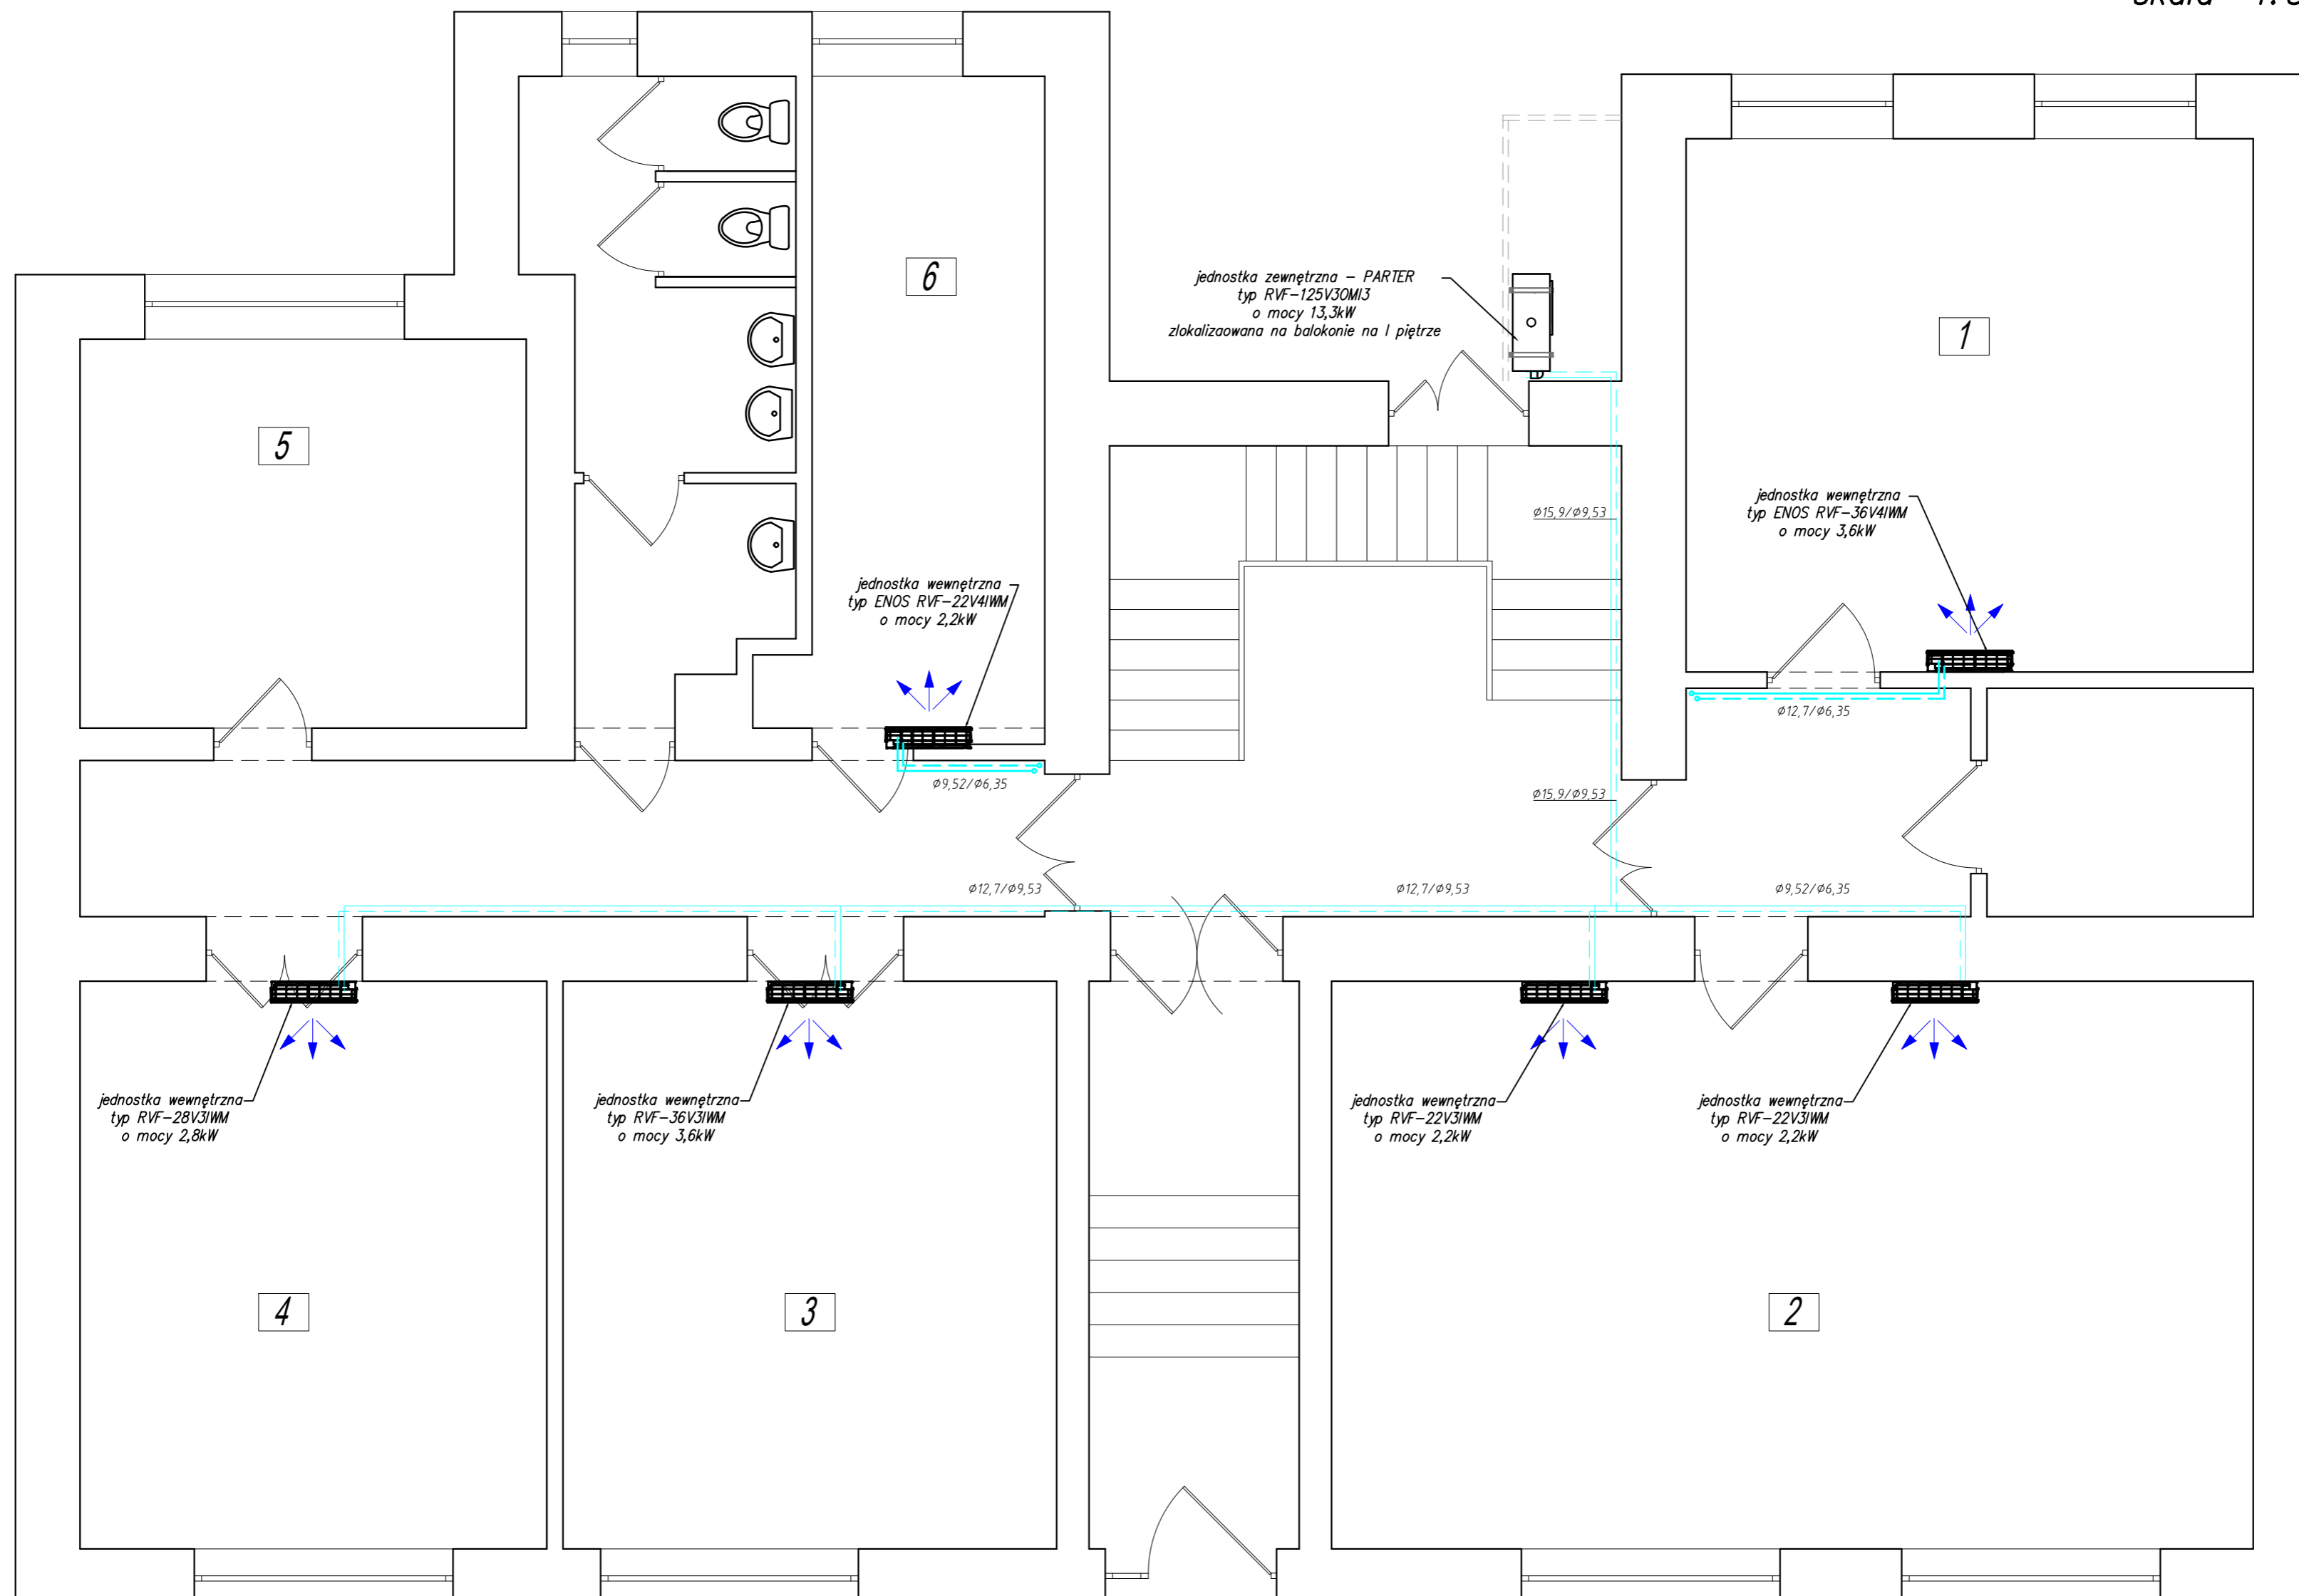


LEGENDA :

- projektowana instalacja chłodnicza
- wykonana instalacja chłodnicza

Obiekt:	BUDYNEK POWATOWEGO URZĘDU PRACY		Nr rys.	1
Adres:	W JAROSŁAWIU, ul. Słowackiego 2		Data:	03.2021
Nazwa rys.	RZUT PARTERU – instalacja klimatyzacyjna		Skala:	1:50
Projektant:	mgr inż. Joanna Góral	Nr upr.	PDK/0231/PWOS/14	Podpis:
Opracował:	mgr inż. Krzysztof Czysztka			
Sprawdził:	mgr inż. Stanisław Falkowski	UAN-III/7342/7/92		

RYSUNEK ZAMIENNY RZUT I PIĘTRA

skala 1:50

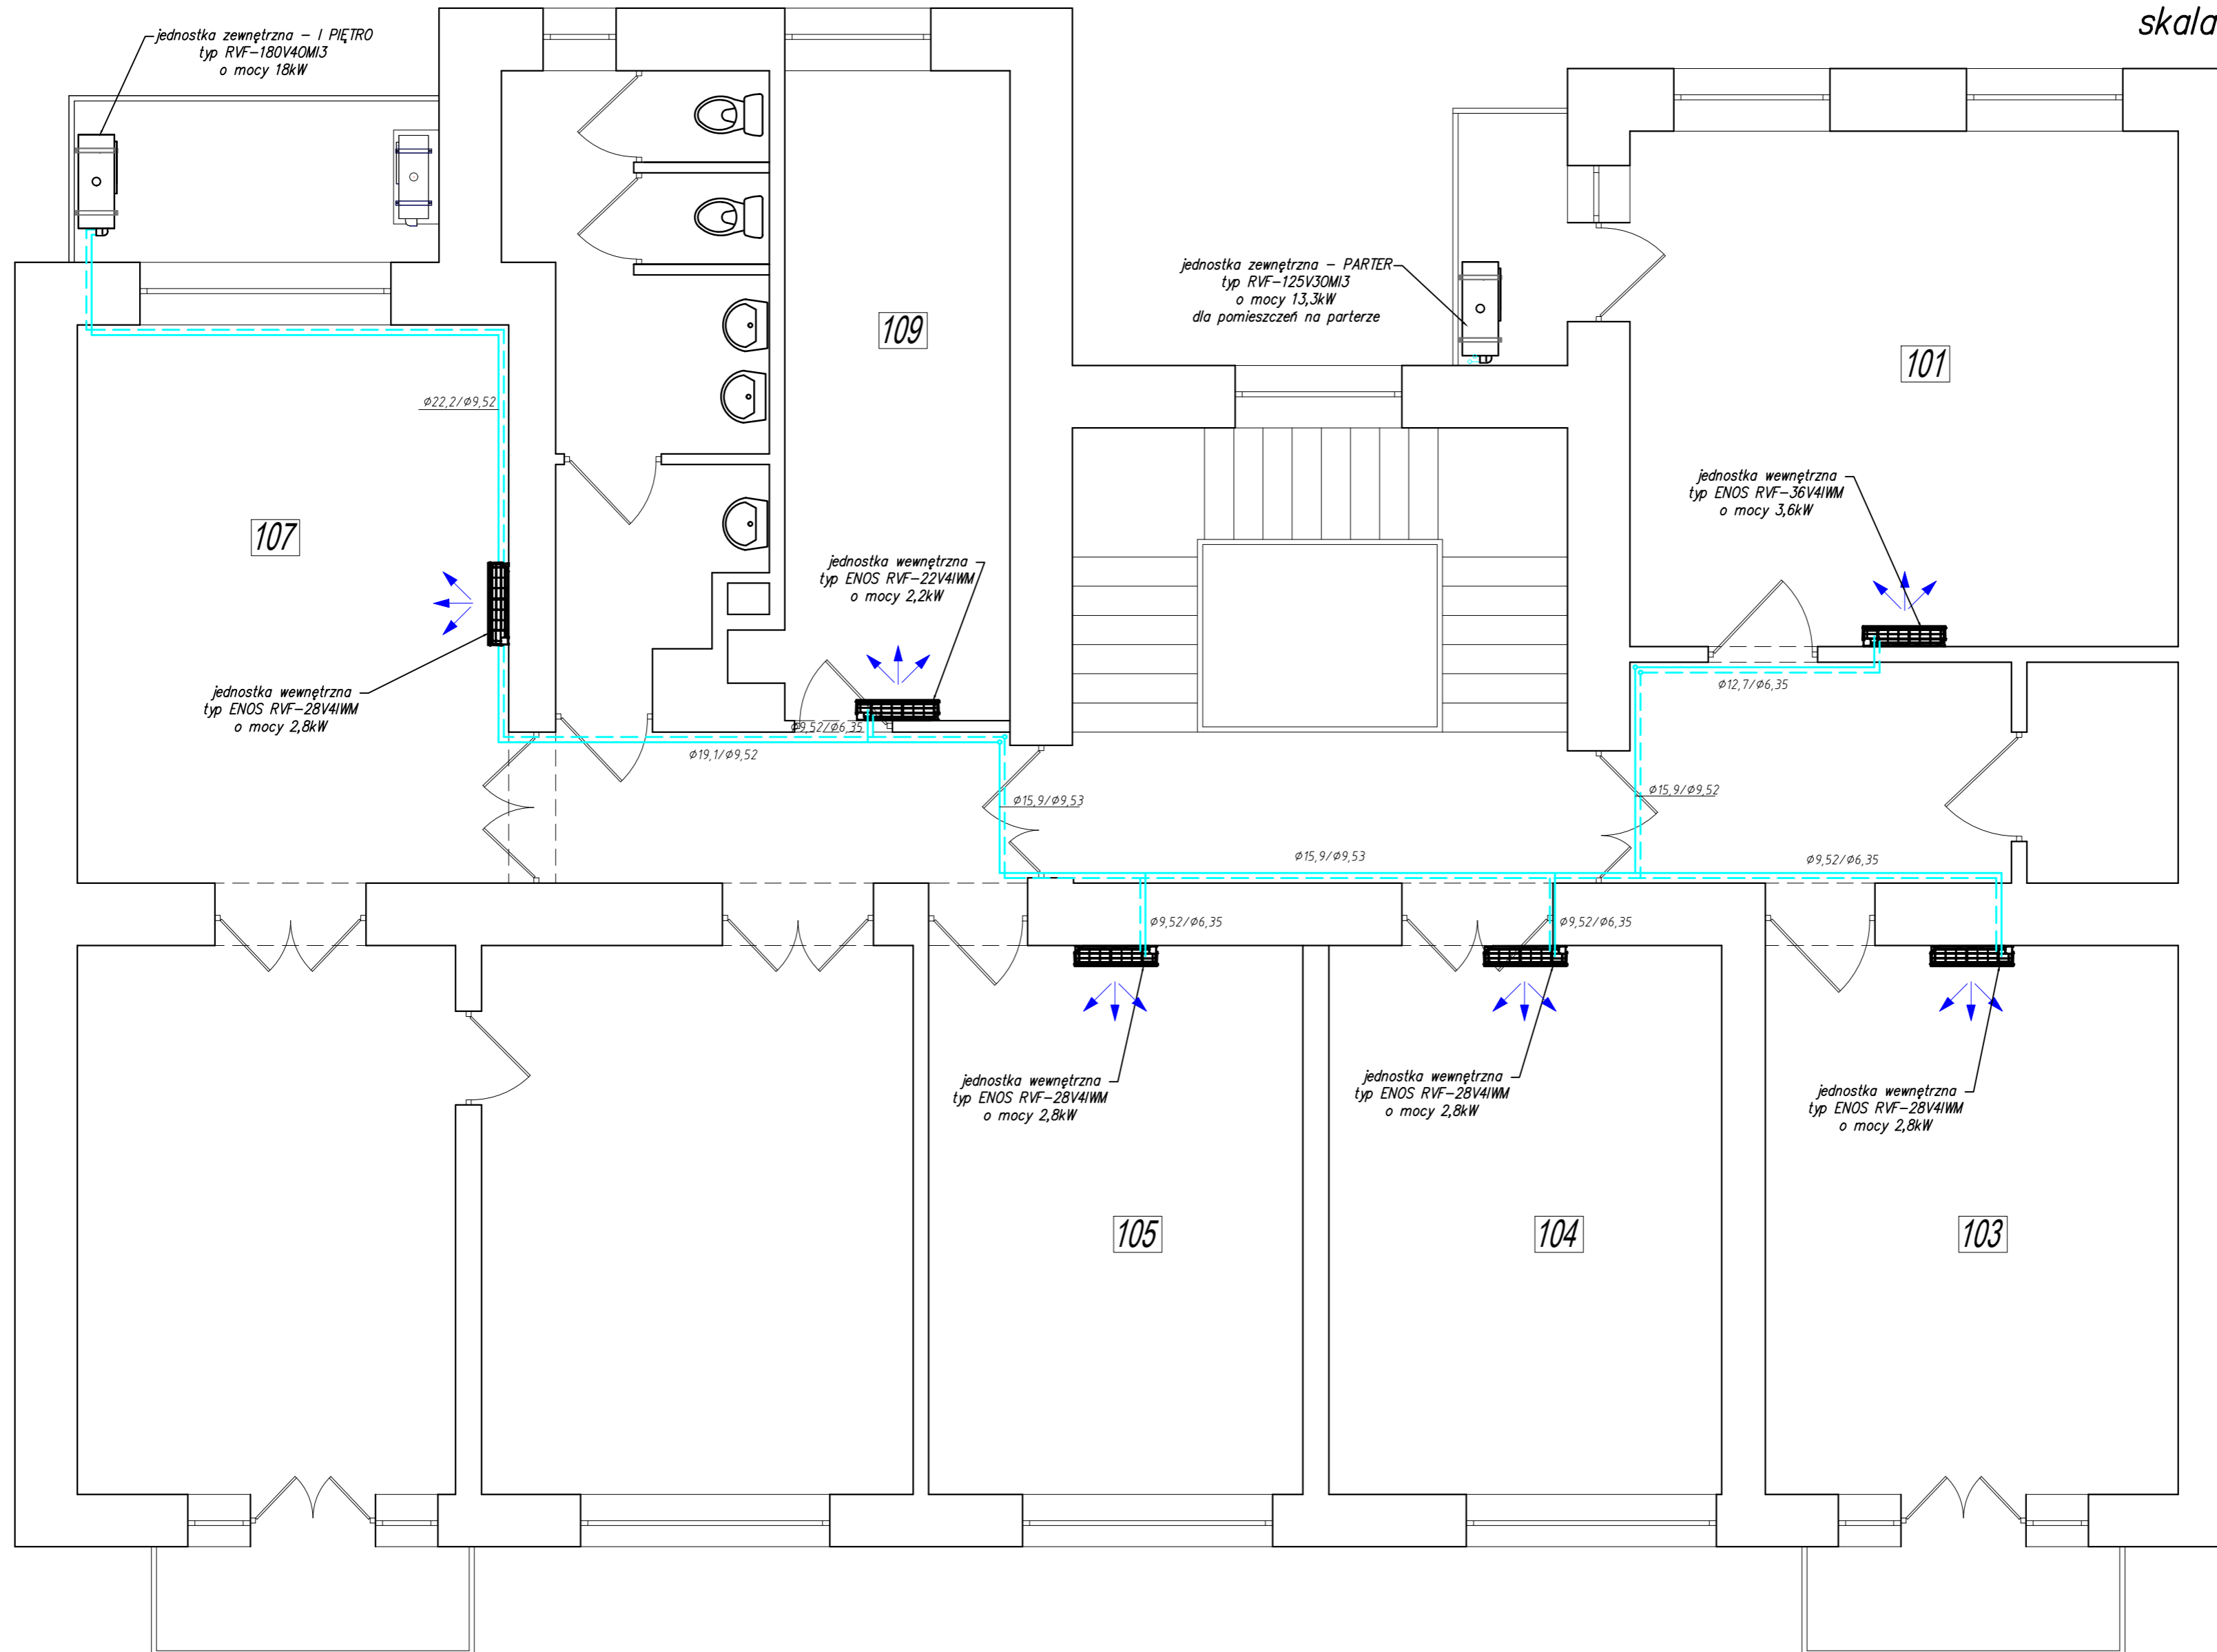


LEGENDA :

projektowana instalacja chłodnicza

Obiekt:	BUDYNEK POWIATOWEGO URZĘDU PRACY W JAROSŁAWIU, ul. Słowackiego 2	Nr rys.	2
Adres:		Data:	03.2021
Nazwa rys.	RZUT I PIĘTRA - instalacja klimatyzacyjna	Skala:	1:50
Projektant:	mgr inż. Joanna Góral	Nr upr.	PDK/0231/PWOS/14
Opracował:	mgr inż. Krzysztof Cząstka	Podpis:	
Sprawdził:	mgr inż. Stanisław Falkowski	UAN-III/7342/7/92	

RYSUNEK ZAMIENNY RZUT II PIĘTRA

skala 1:50

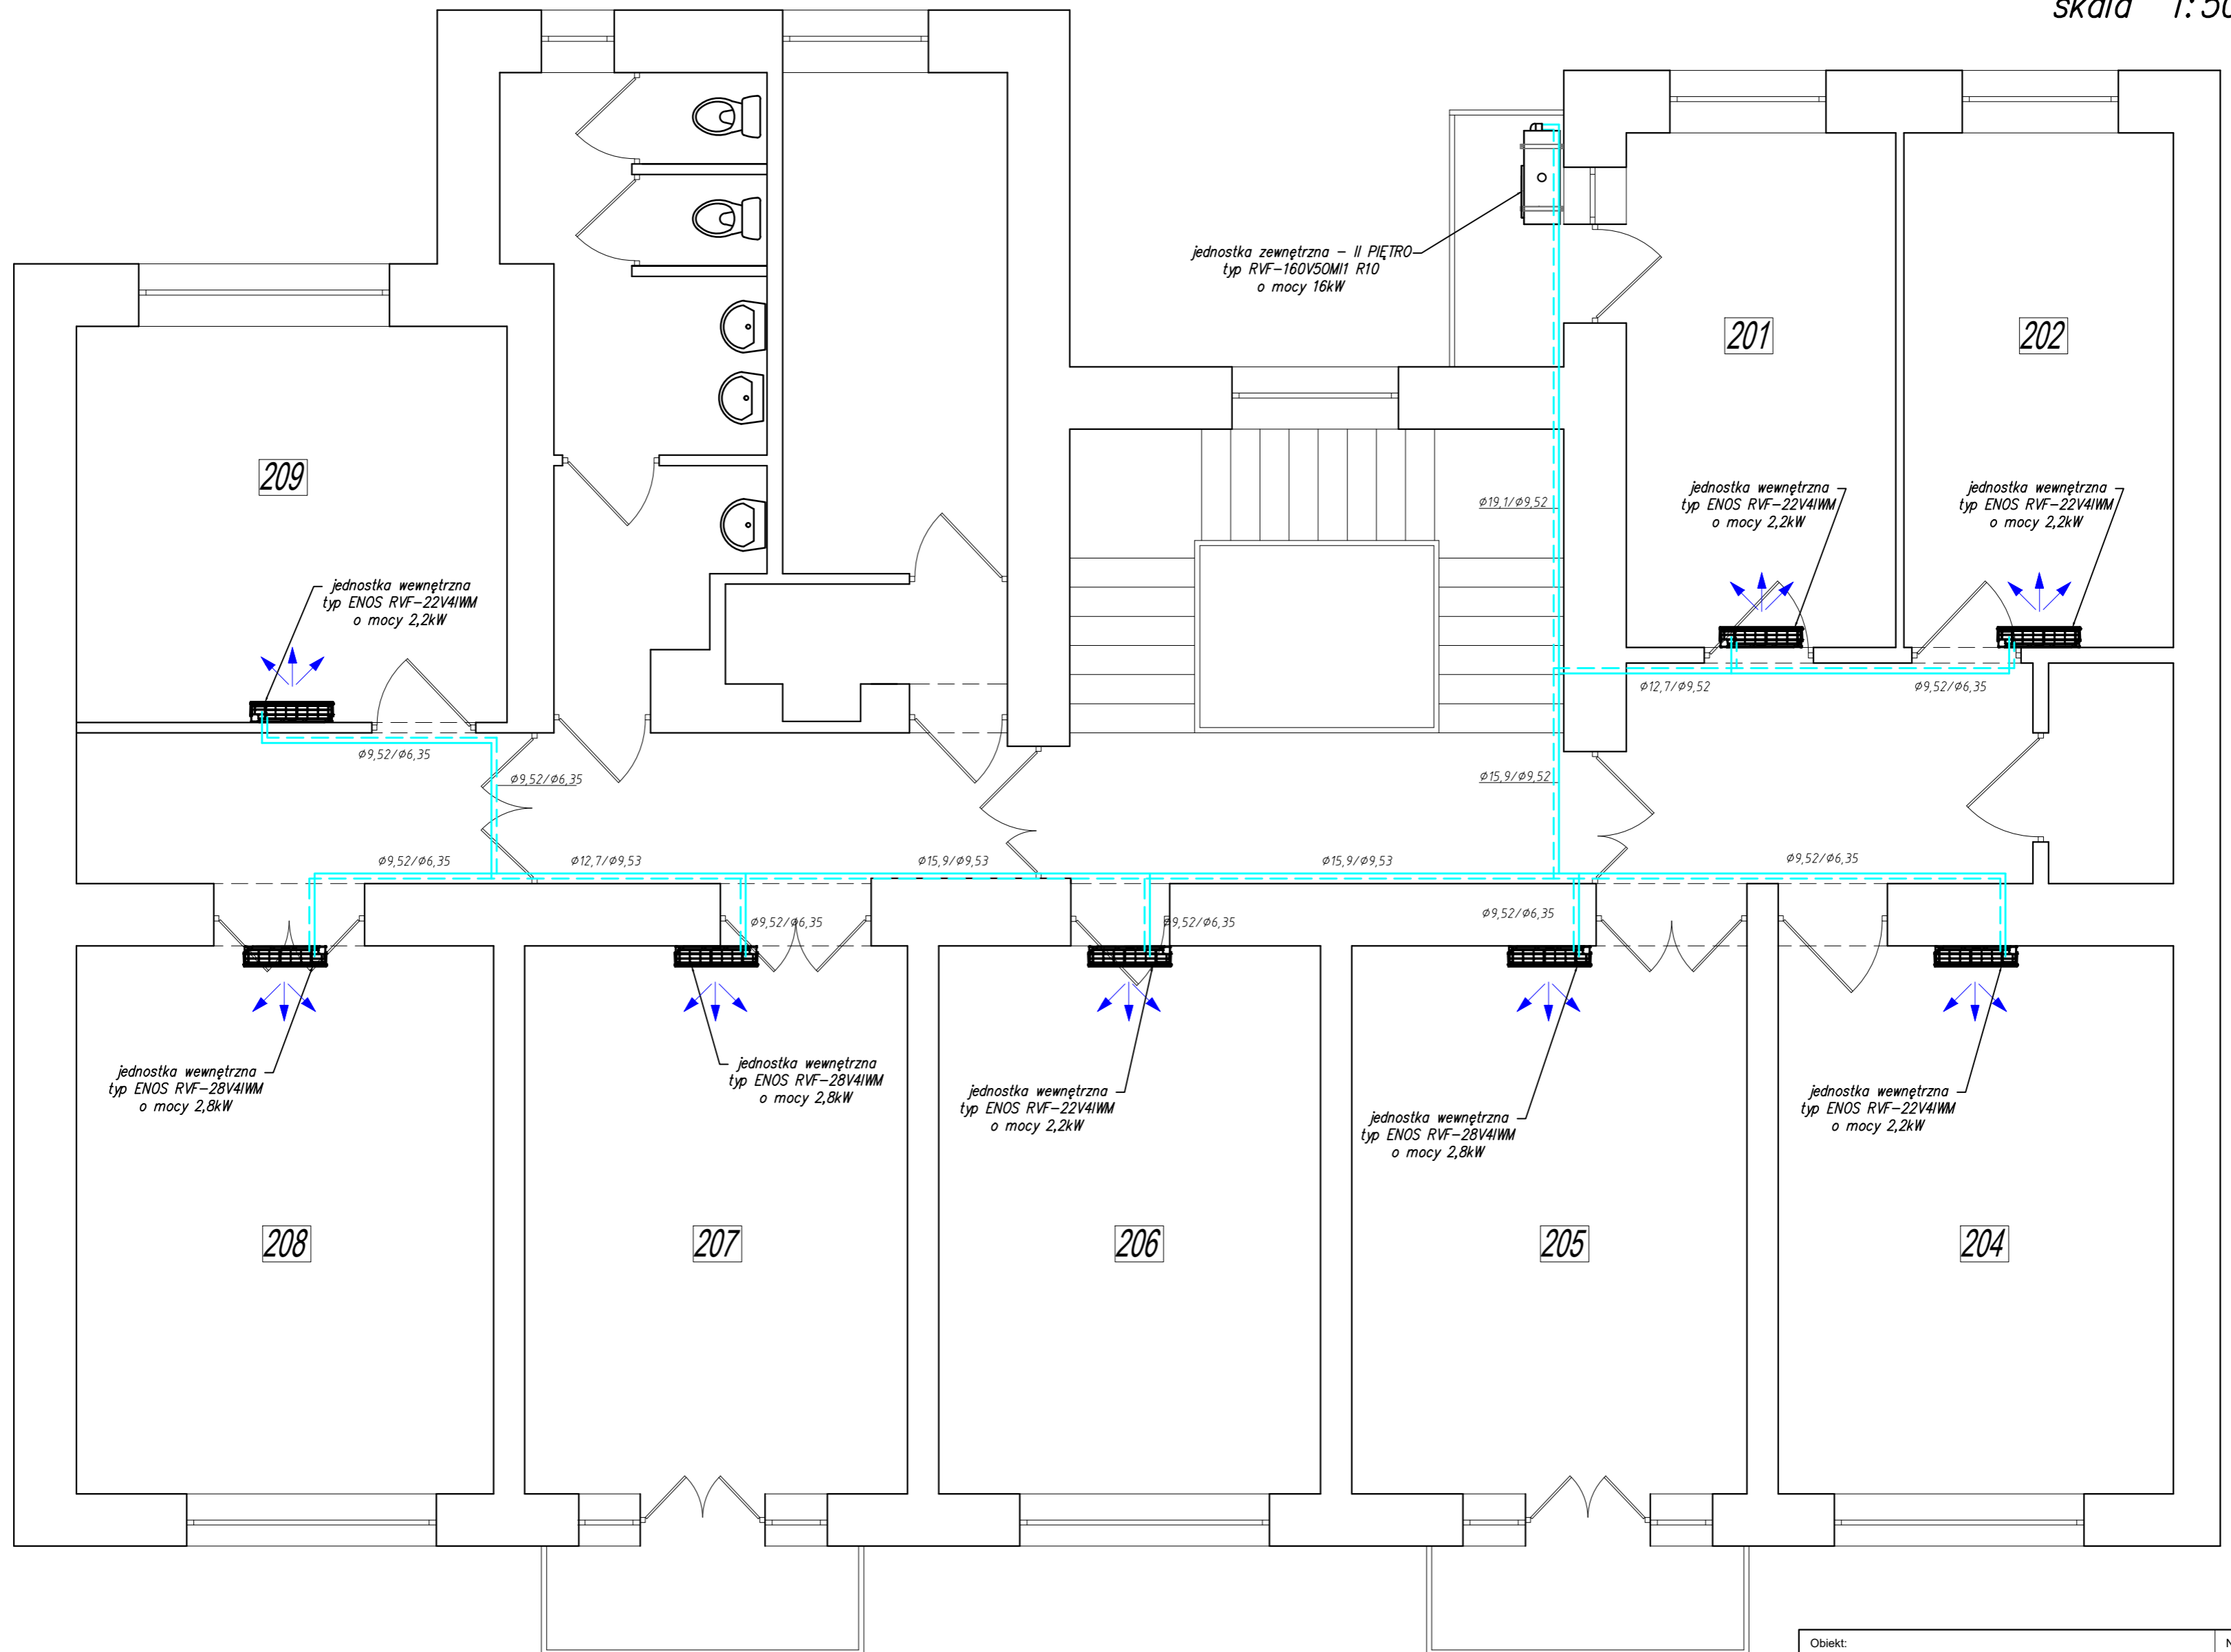

LEGENDA :

——— projektowana instalacja chłodnicza

Obiekt:	BUDYNEK POWATOWEGO URZĘDU PRACY W JAROSŁAWIU, ul. Słowackiego 2	Nr rys.	3
Adres:		Data:	03.2021
Nazwa rys.	RZUT II PIĘTRA - instalacja klimatyzacyjna	Skala:	1:50
Projektant:	mgr inż. Joanna Góral	Nr upr.	PDK/0231/PWOS/14
Opracował:	mgr inż. Krzysztof Cząstka	Podpis:	
Sprawdził:	mgr inż. Stanisław Falkowski	UAN-III/7342/7/92	