

# MAPA DO CELÓW PROJEKTOWYCH

Skala 1:500

województwo kujawsko-pomorskie  
powiat lipnowski  
040809\_2 Wielgie  
040809\_2.0007 Nowa Wieś


040809\_2.0007.86/3,86/4  
sekcja 6.185.31.18.1,3,4  
PODGİK.6640.2.1900.2021

Mapa do celów projektowych  
Mapa aktualna w oznaczonym zakresie na dzień 09.09.2021r.

Nie ma potrzeby przeprowadzania badania służebności gruntowej;  
Lipno, dnia 13.09.2021r.  
wykonawca:

**USŁUGI GEODEZYJNE**  
Zbigniew Wyszynski  
ul. T. Kościuszki 12/12, 87-600 Lipno  
NIP: 888 164 96 89, Regon 340479539  
tel. 603 057 350

**GEODETA UPRAWNIONY**  
Zbigniew Wyszynski  
Nr up. 14337

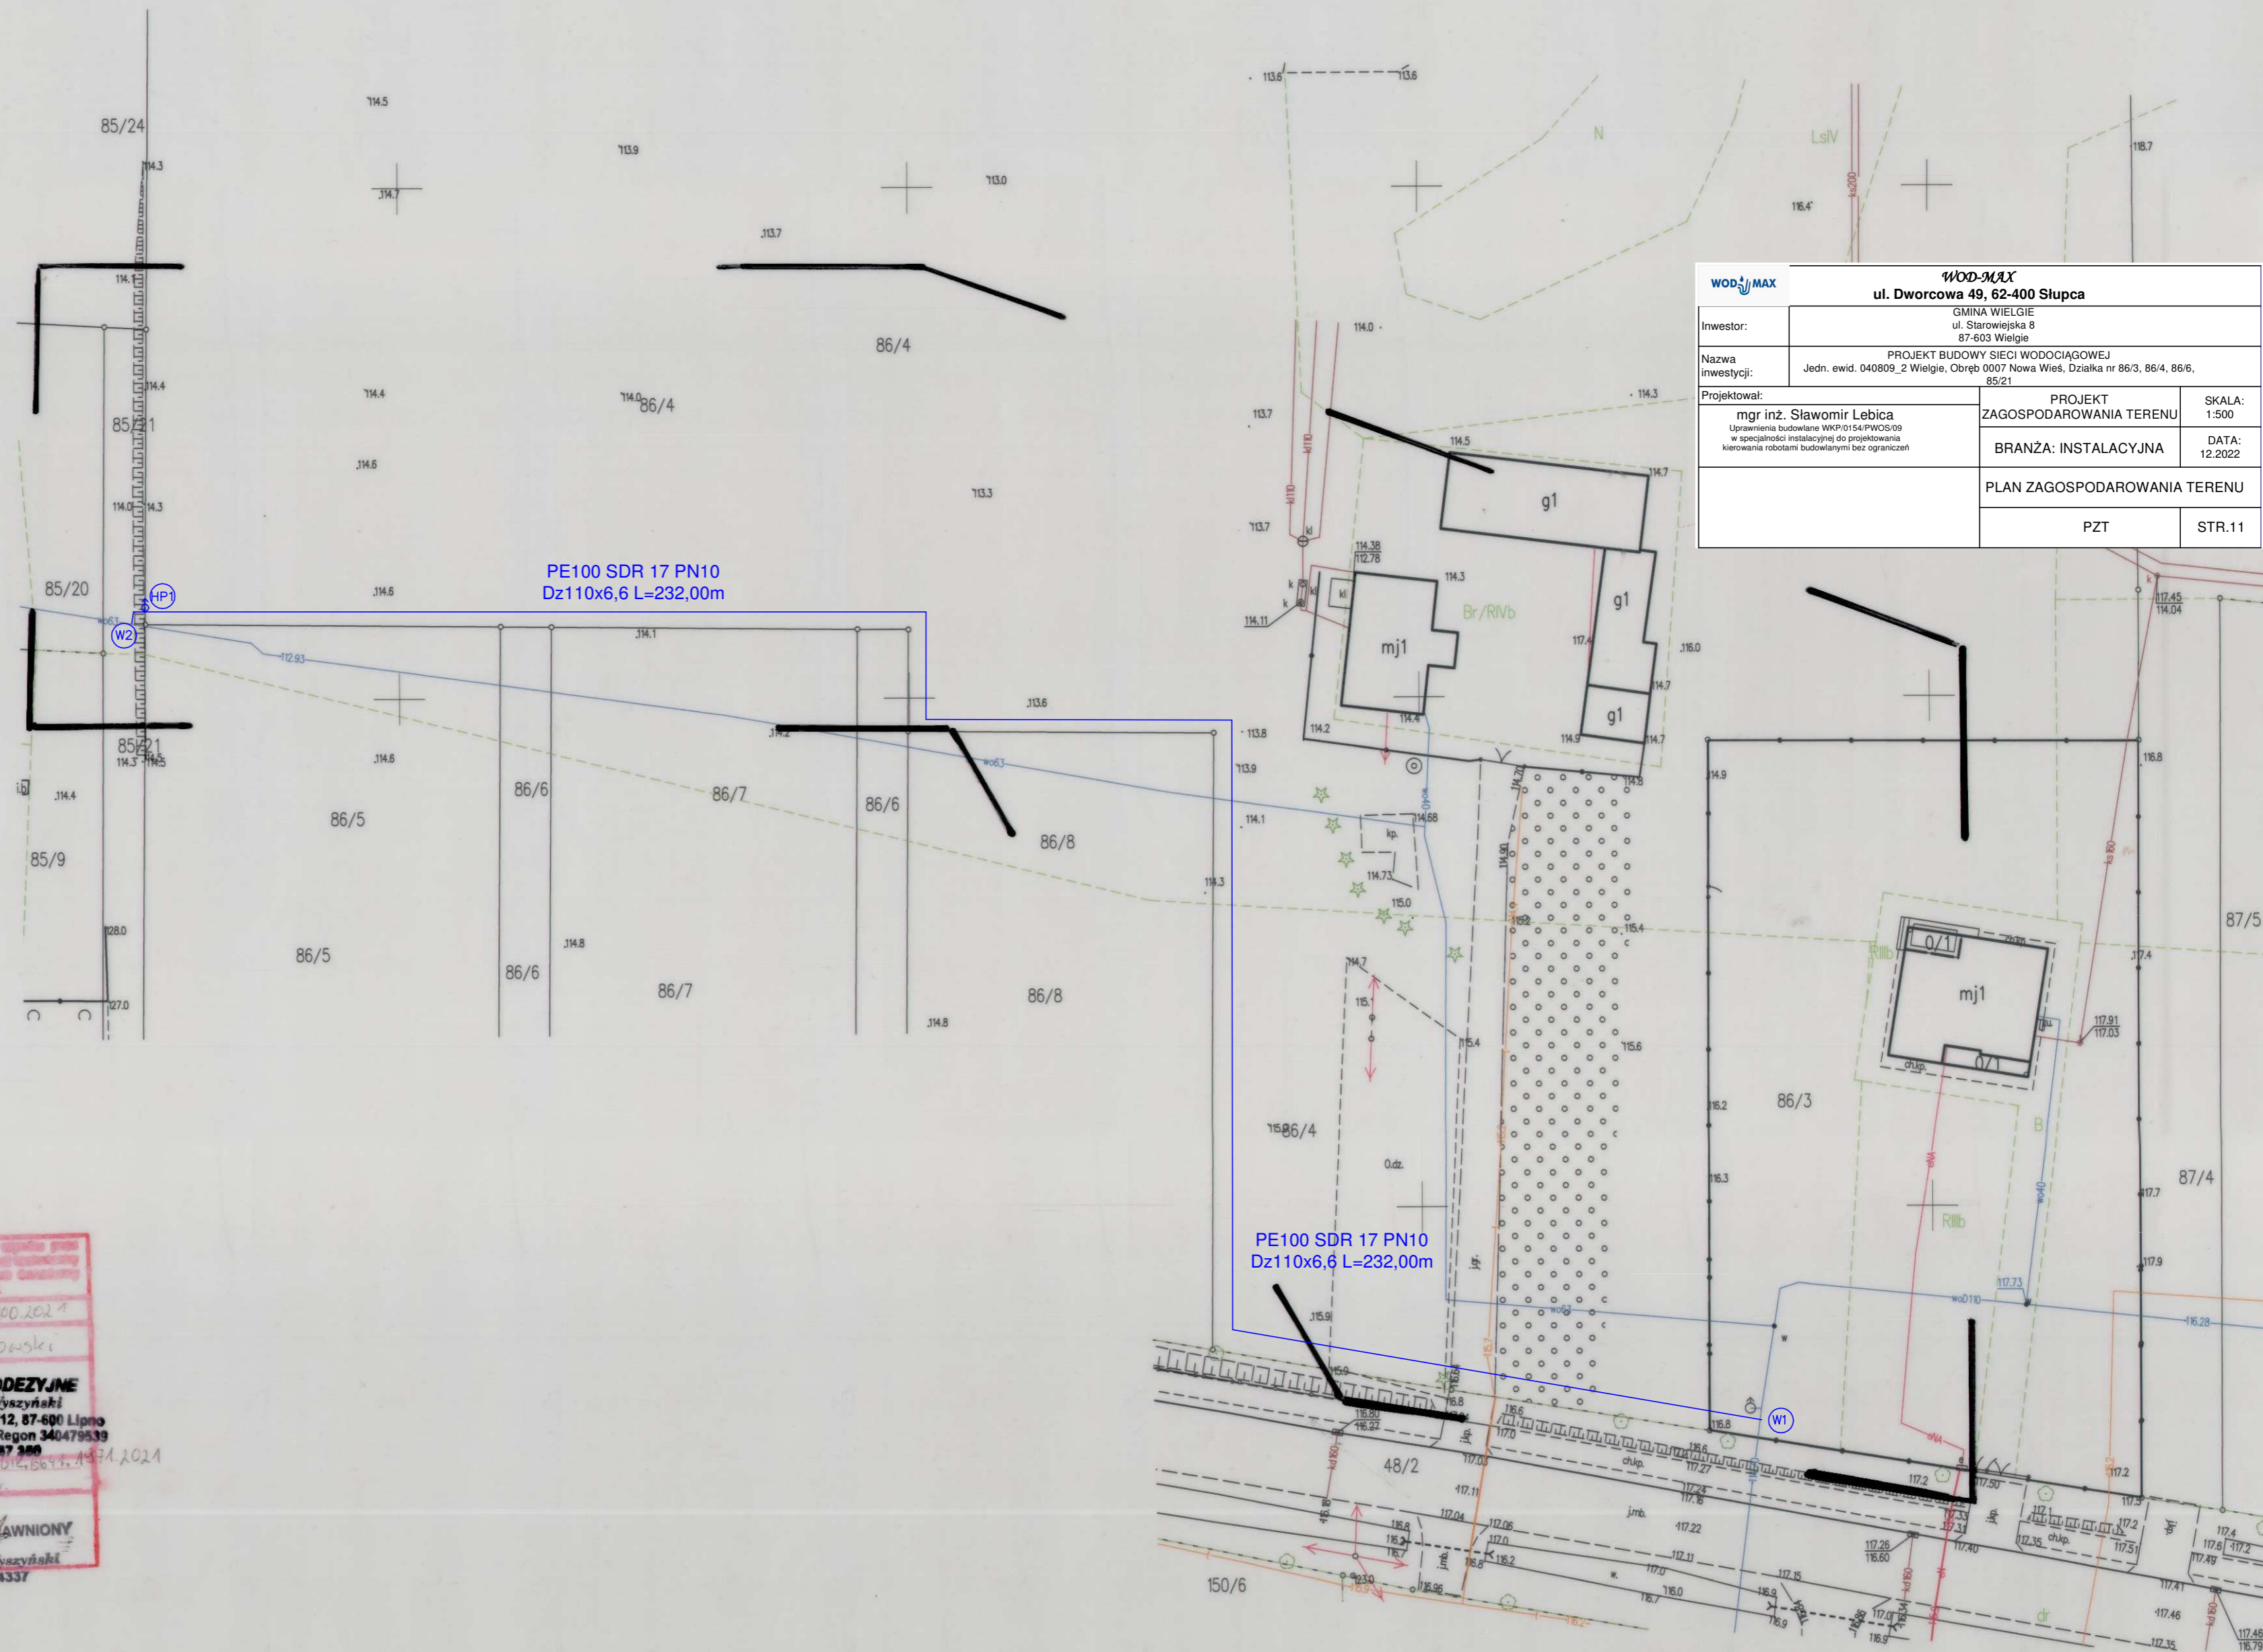

PROJEKTOWANA SIEĆ WODOCIĄGOWA  
(PE 100 SDR 17 PN10 Dz110)

H1 - 114,30  
112,70  
W1 - 116,80  
115,20  
W2 - 114,30  
112,70

<b>WOD-MAX</b>		<b>WOD-MAX</b>	
ul. Dworcowa 49, 62-400 Sępólno		ul. Dworcowa 49, 62-400 Sępólno	
Investor:	GMINA WIELGIE ul. Starowiejska 8 87-603 Wielgie	PROJEKT BUDOWY SIECI WODOCIĄGOWEJ	
Nazwa inwestycji:	Jedn. ewid. 040809_2 Wielgie, Obręb 0007 Nowa Wieś, Działka nr 86/3, 86/4, 86/6, 85/21	PROJEKT ZAGOSPODAROWANIA TERENU	SKALA: 1:500
Projektant:	mgr inż. Sławomir Lebica Uprawnienia budowlane WK/P0154/PWCS/09 w specjalności instalacyjnej do projektowania kierowania robotami budowlanymi bez ograniczeń	BRANŻA: INSTALACYJNA	DATA: 12.2022
PLAN ZAGOSPODAROWANIA TERENU		PZT	STR.11

Przygotowałem, że niniejszy projekt został sporządzony w oparciu o plan sytuacyjny i badania geodezyjne. Oświadczam, że plan sytuacyjny jest aktualny i poprawny, a badania geodezyjne zostały wykonane zgodnie z przepisami technicznymi geodezyjnymi. Za poprawność danych i rzetelność opracowania niniejszego projektu nie ponoszę odpowiedzialności.

Podpisano: 09.09.2021  
Starosta Lipnowski

**USŁUGI GEODEZYJNE**  
Zbigniew Wyszynski  
ul. T. Kościuszki 12/12, 87-600 Lipno  
NIP: 888 164 96 89, Regon 340479539  
tel. 603 057 350

Nr w sprawie: 23.09.2021

**GEODETA UPRAWNIONY**  
Zbigniew Wyszynski  
Nr up. 14337