



ROZWINIĘCIE INST. WODOCIĄGOWEJ

SKALA 1:50

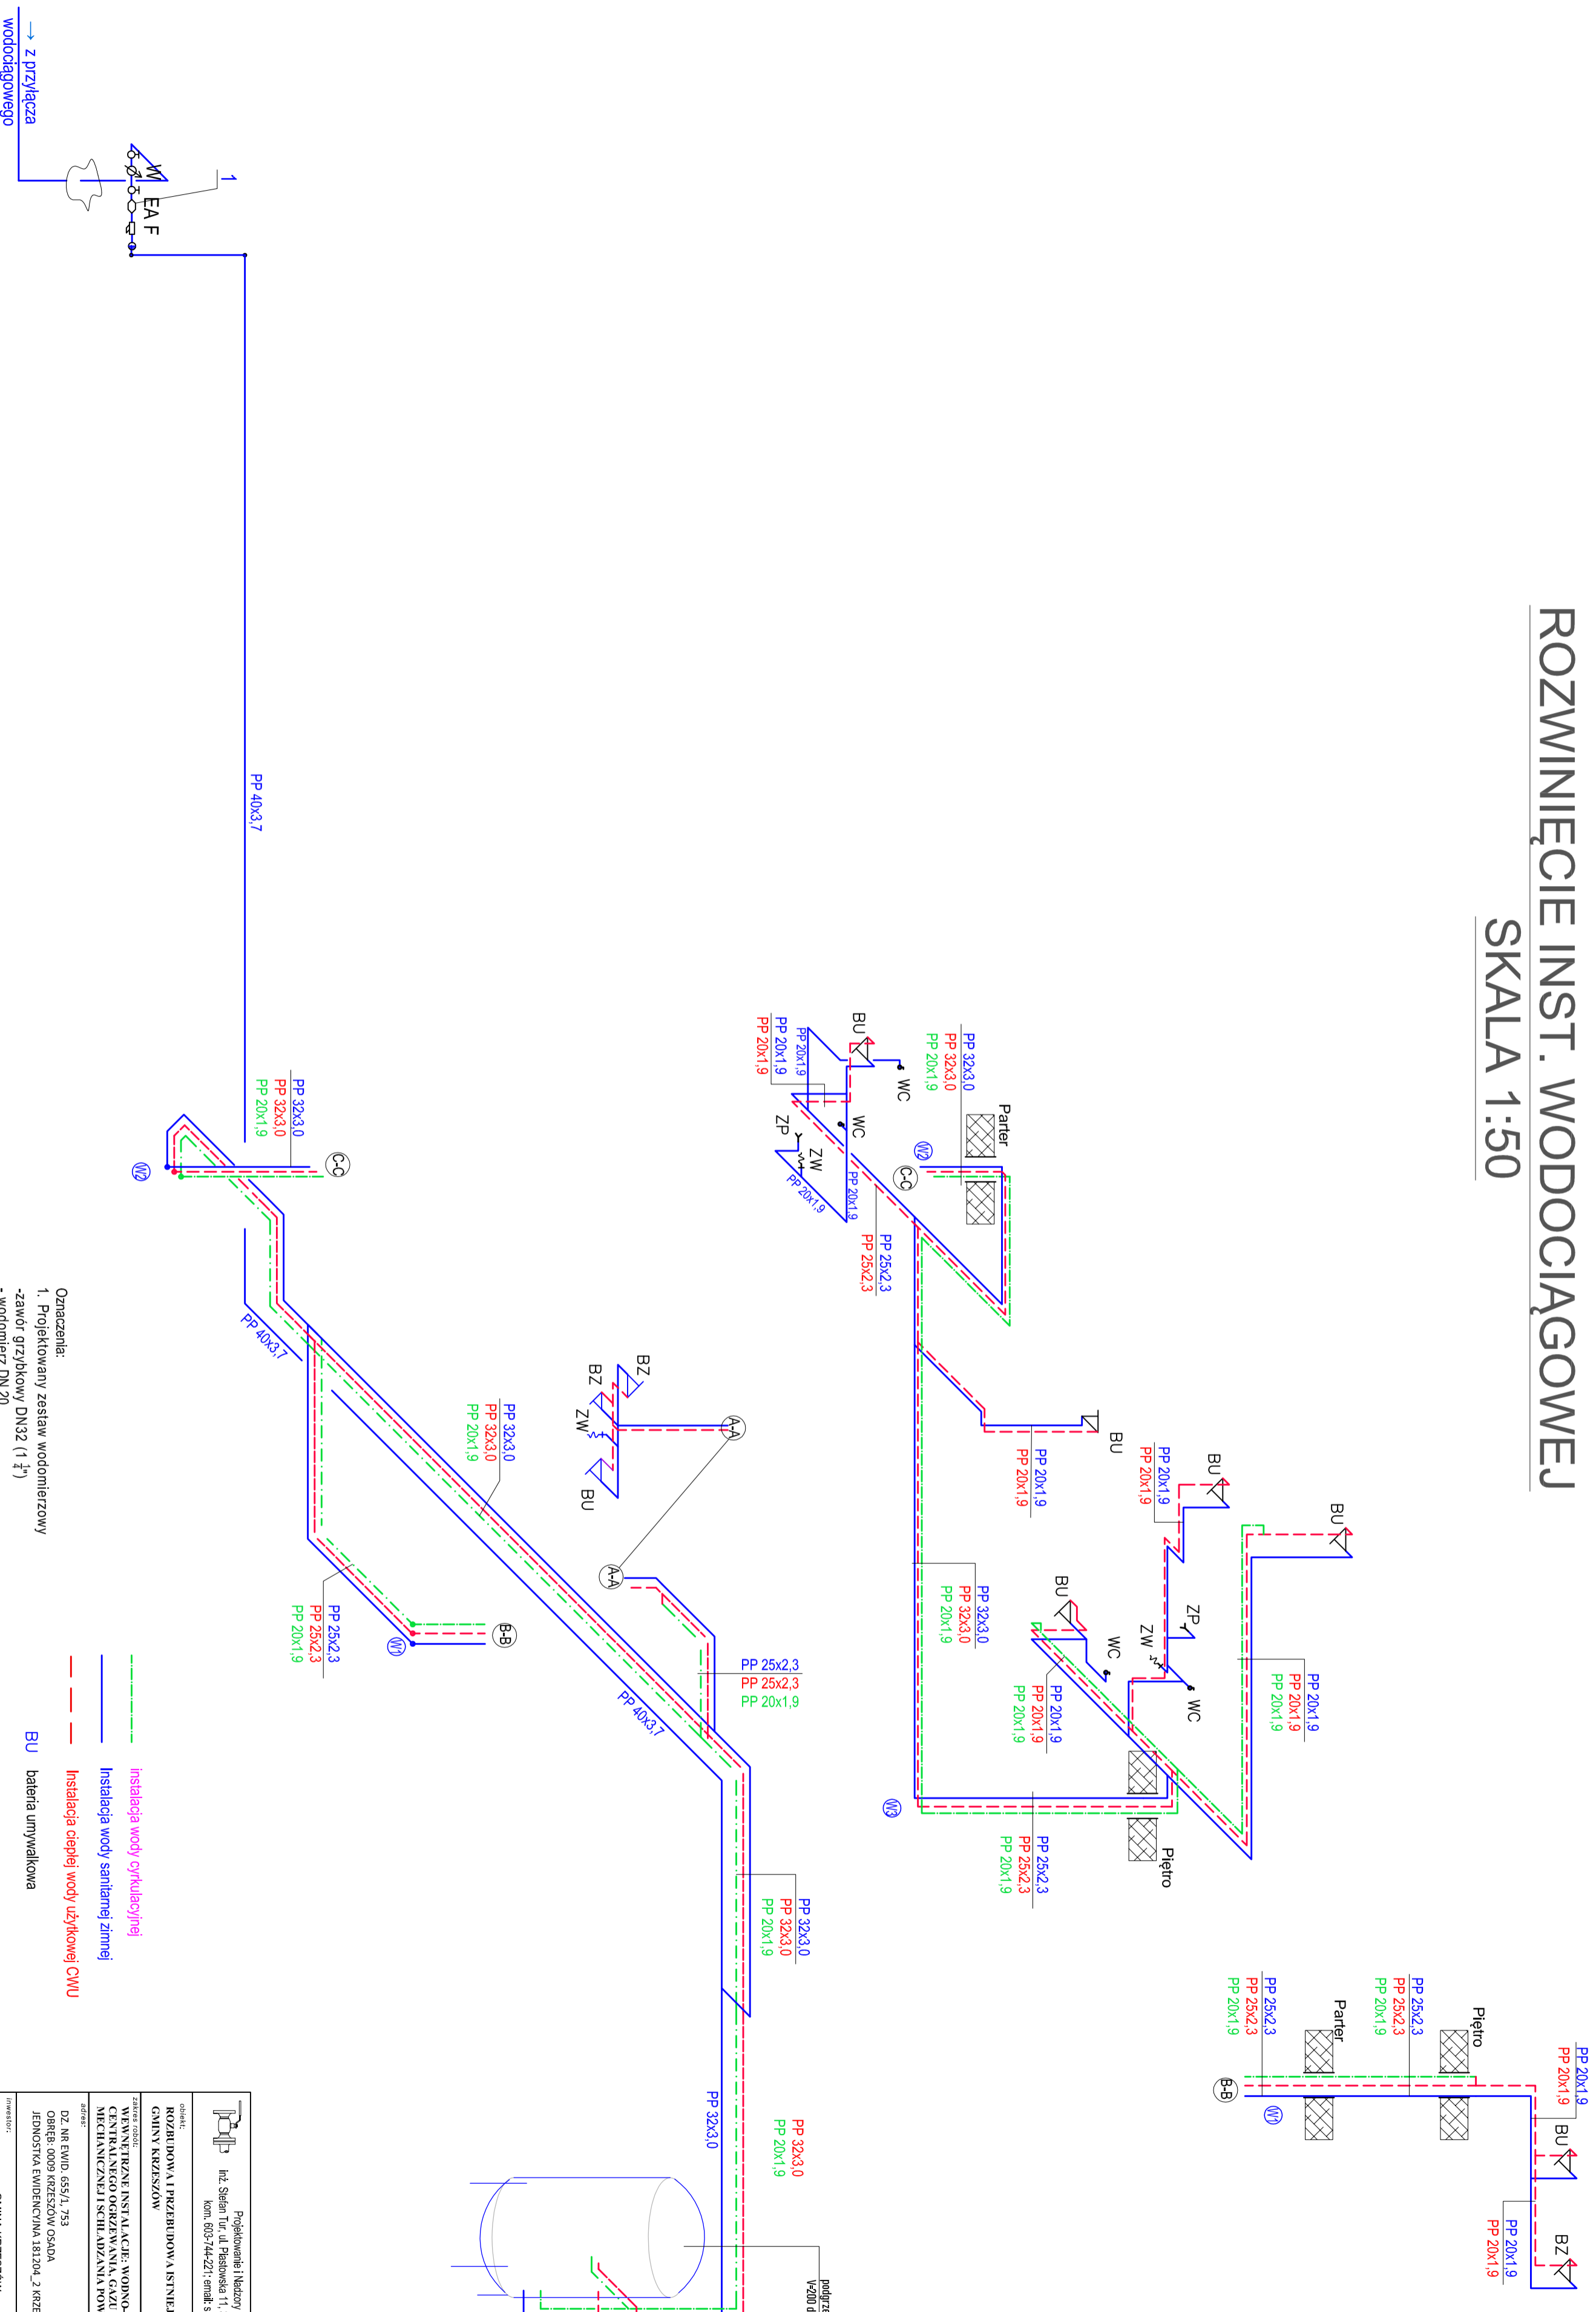

- Oznaczenia:
1. Projektowany zestaw wodomierzowy
 - zawór grzybkowy DN32 (1 1/2")
 - wodomierz DN 20
 - zawór oddinający ze spustem DN32
 - zawór zwrotny DN25
 - podwójny filtr do uzdatniania wody (mechaniczno-węglowy) DN25(1")
 - zawór antyskażeniowy typ-EA DN25(1")
 2. Pompa cyrkulacyjna CWU - wg projektu kociołwni

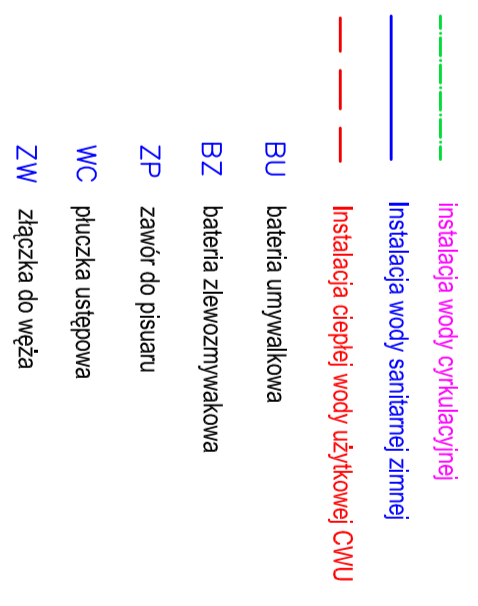

		Projektowanie i Naborzy Biuletynu inż. Sławim Tur, ul. Piłkowska 11, 37-464 Sławim Wola kom. 805-744-221; email: slawim@interia.pl			
Zakres robót: PRZEPROJEKTOWANIE I NABÓR WYKONAWCY PRAC WYKONAWCZYCH W OBLASCI WODOWNO-KANALIZACYJNEJ, CENTRALNEGO OGRZEWANIA, GAZU ZIEMNEGO, WENTYLACJI MECHANICZNEJ I SCHŁADZANIA POWIETRZA					
OZ. NR EWID. 655/1, 753 ODRĘB. 8009 KRZESZÓW OSADA JEDNOSTKA WIDENCIJNA: 1812M_2 KRZESZÓW					
Inwestor: GMINA KRZESZÓW UL. RYNEK 2 37-418 KRZESZÓW					
Nazwa projektu: SANTYBARNA			Stadium projektu: TECHNICZNY		
Skala: 1:50			Nr rysunku: WK6		
Instalacja wod.-kan. Rozwinięcie inst. wodociągowej		Inwestor:		Data:	
Inwestor:		Projektant:		Data:	
Inwestor:		Projektant:		Data:	
Inwestor:		Projektant:		Data:	
Inwestor:		Projektant:		Data:	