

Województwo: *dolnośląskie*
 Powiat: *zgorzelecki*
 Miejscowość: *Jerzmanki*
 Jednostka ewidencyjna: *022507_2, Zgorzelec*
 Obręb ewidencyjny: *022507_2, 0005, Jerzmanki*

INWENTARYZACJA POWYKONAWCZA

451.331.142

skala 1:1000

Układ współrzędnych prostokątnych: *1965, strefa 4*
 Układ wysokości: *Kronstadt*

GK.6640.994.2017

F.H.U. "GeoInvest"
 Usługi Geodezyjno-Kartograficzne
Rafał Kazimierski
 ul. DOLNA 9, LAGÓW, 59-900 ZGORZELEC
 REGON 021726692, NIP 615-169-48-72
 TEL. 882712190, 665495110

Wykonał:
 Lagów dn.20.02.2018


inż. Marek Cyran

GEODETA UPRAWNIIONY

Podpisz się, że niniejszy dokument został opracowany w wyniku prac geodezyjnych i kartograficznych, których rezultaty zawieszono w formie operatu technicznego wpisanego do ewidencji materiałów planimetrycznego i kartograficznego.	
Organ prowadzący państwowy zasób geodezyjny i kartograficzny: Starosta Zgorzelecki	
Identyfikator ewidencyjny materiału zasobu - typu operatu technicznego: P.0225. 2018.137	
Data wpisania operatu technicznego do ewidencji materiałów zasobu: 2018-02-23	
Imię, nazwisko i podpis osoby reprezentującej organ: Artur Klecki Kierownik Powiatowego Ośrodka Dokumentacji Geodezyjnej i Kartograficznej	

Oznaczenia:

- Granica działki;
- 1. - Budynek kancelarii;
- ▲ - Wejście główne do budynku
- △ - Wjazd do garażu;
- △ - Pozostałe wejścia do budynk

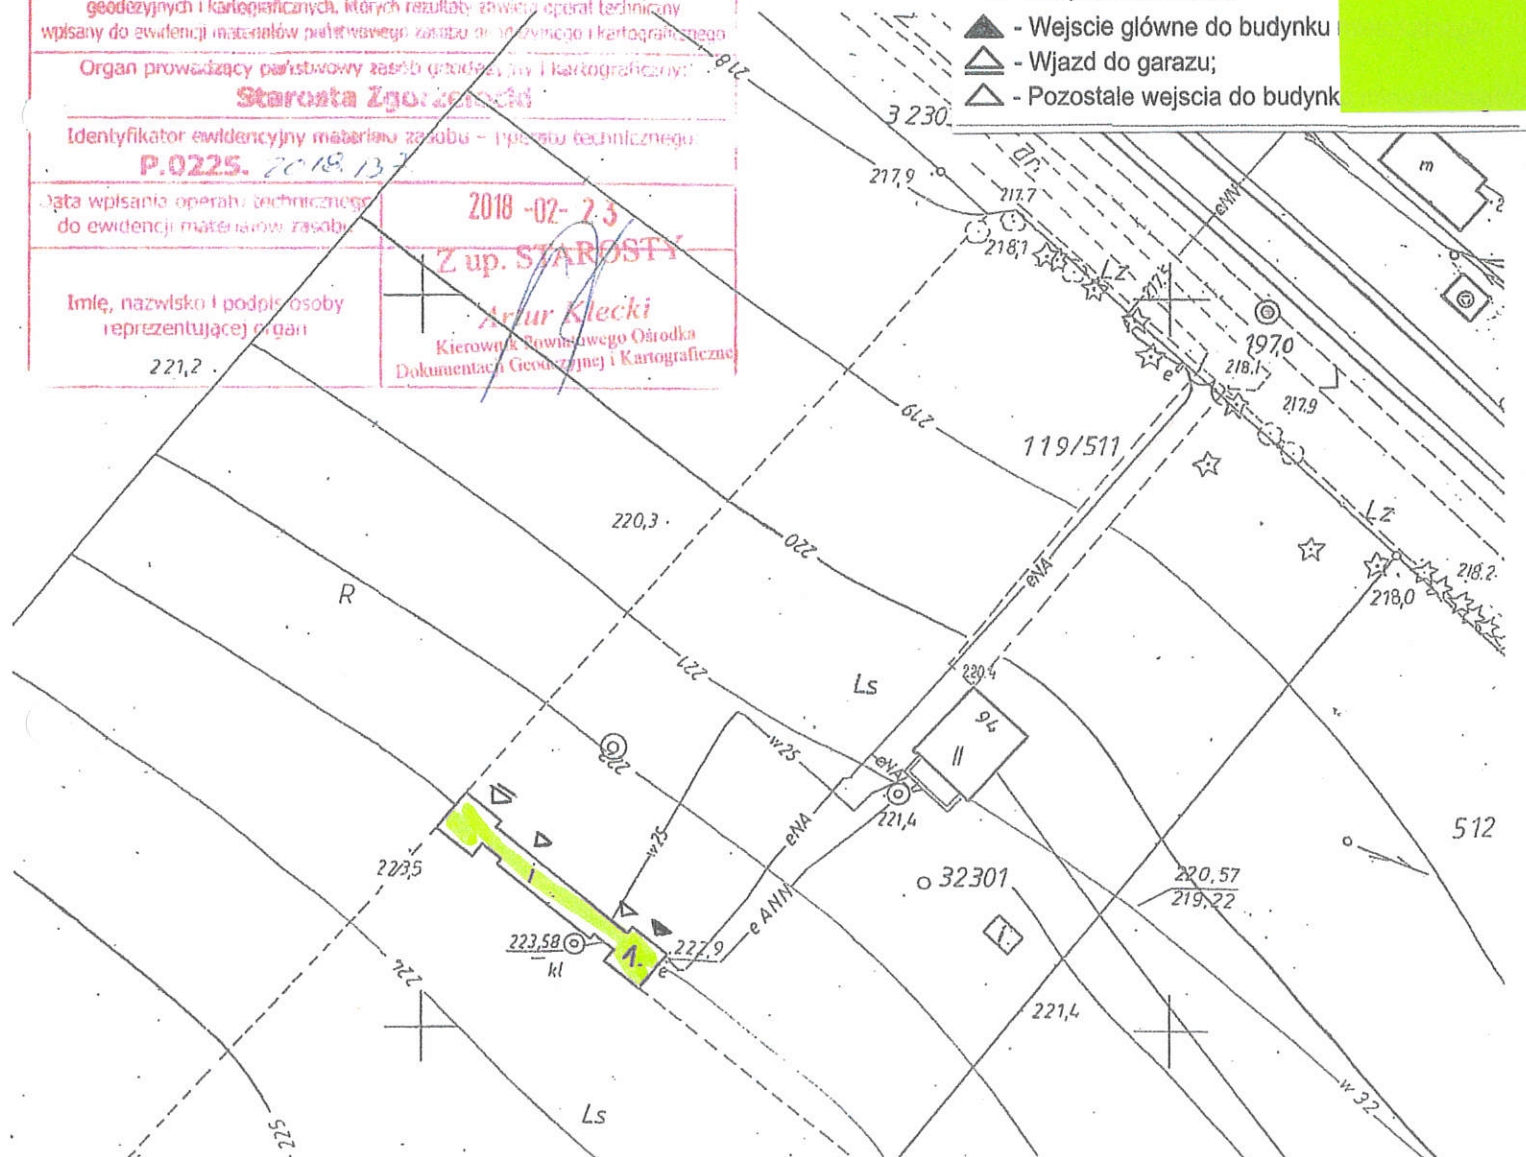


**ZA ZGODNOŚĆ
 Z ORYGINAŁEM**


mgr inż. architekt
Monika Szolomicka
 Uprawniona budowlana do projektowania
 bez ograniczeń w specjalności
 architektonicznej nr ewkd. GP/UB-112/97

BIURO PROJEKTOWE MDS - Projekt		tel./fax.075/7716664 59-900 Zgorzelec ul. Ułańska 3	
Temat opracowania : Projekt remontu kancelarii i wc w budynku gosp.-administracyjnym w Jerzmankach 94. Nr inwentarzowy: 108/00158.		Adres inwestora: Nadleśnictwo Pięńsk ul. Wysoka 2 59-930 Pięńsk	Tytuł rysunku : Mapa sytuacyjno - wysokościowa
Adres inwestycji: Jerzmanki 94, gm. Zgorzelec		Projektowali : mgr inż. arch. Monika Szolomicka mgr inż. Dariusz Szolomicki	Nr uprawnień : Gp/UB-112/97 458/93/UW
Podpisy : 	Skala : 1:1000	Data : 03.10.2022r.	Nr rys. : 1
Branża: arch./konst.			


RZUT PARTERU skala 1:100

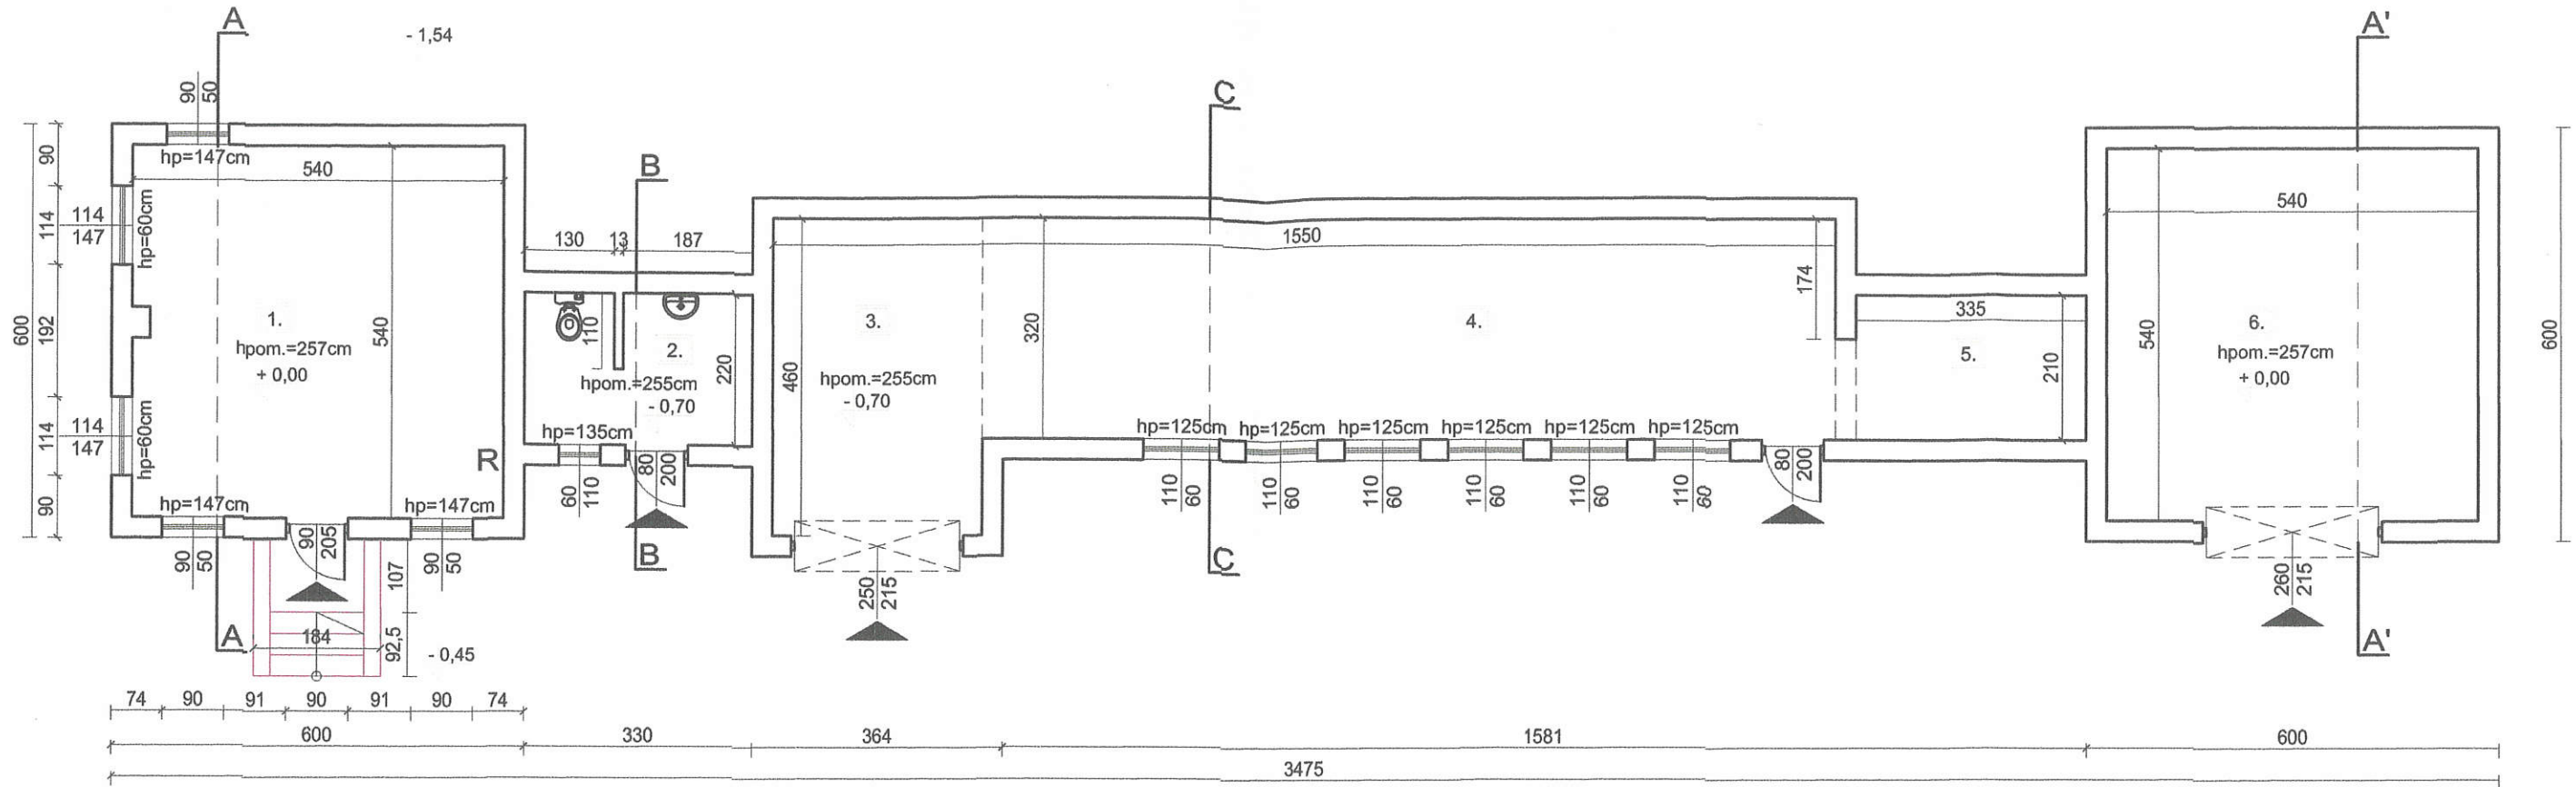


PRZEKRÓJ A-A skala 1:100

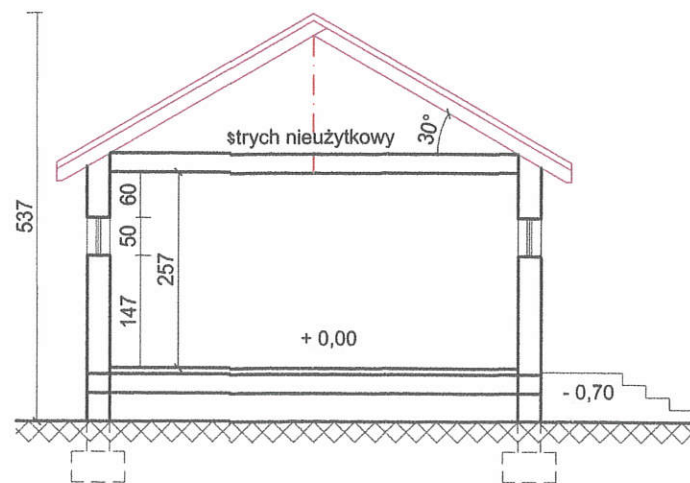

PRZEKRÓJ B-B skala 1:100

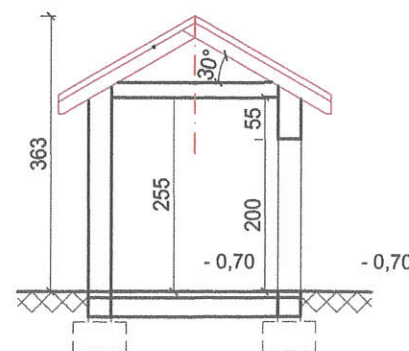

PRZEKRÓJ C-C skala 1:100

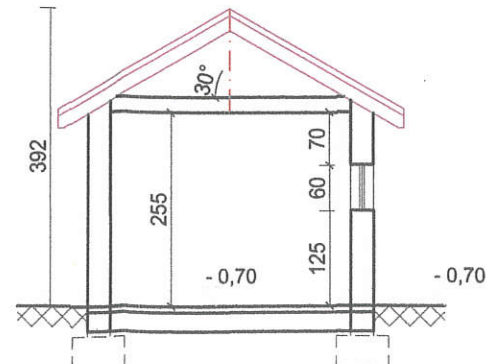

część admnistracyjna

PARTER:

ZESTAWIENIE POMIESZCZEŃ:

1. POM. BIUROWE
płytki - 29,16m²
2. WC
płytki - 7,1m²

RAZEM : 36,26m²

część gospodarcza

PARTER:

ZESTAWIENIE POMIESZCZEŃ:

3. GARAŻ 1.
płytki - 13,98m²
4. POM. GOSPODARCZE 1.
pos. betonowa - 39,87m²
5. POM. GOSPODARCZE 2.
pos. betonowa - 7,03m²
6. GARAŻ 2.
płytki - 29,16m²

RAZEM : 90,04m²

RAZEM : 126,3m²


POW. ZABUDOWY : 156,56m²

 **BIURO PROJEKTOWE MDS - Projekt** tel./fax.075/7716664
59-900 Zgorzelec
ul. Ulańska 3


Temat opracowania :
projekt remontu kancelarii i wc w
budynku gosp.-administracyjnym w
Jermankach 94. Nr inwentarzowy:
108/00158.

Adres inwestora:
Nadleśnictwo Pieńsk
ul. Wysoka 2
59-930 Pieńsk
Adres inwestycji:
Jermanki 94,
gm. Zgorzelec

Tytuł rysunku :
Rzut parteru,
przekroje
A-A, B-B, C-C -
inwentaryzacja.

Projektowali :	Nr uprawnień :	Podpisy :	Skala :	Data :	Nr rys. :
mgr inż. arch. Monika Szolomicka mgr inż. Dariusz Szolomicki	Gp/UB-112/97 458/93/UW		1:100	03.10. 2022r.	2
Branża: arch./konst.					

RZUT PARTERU skala 1:100

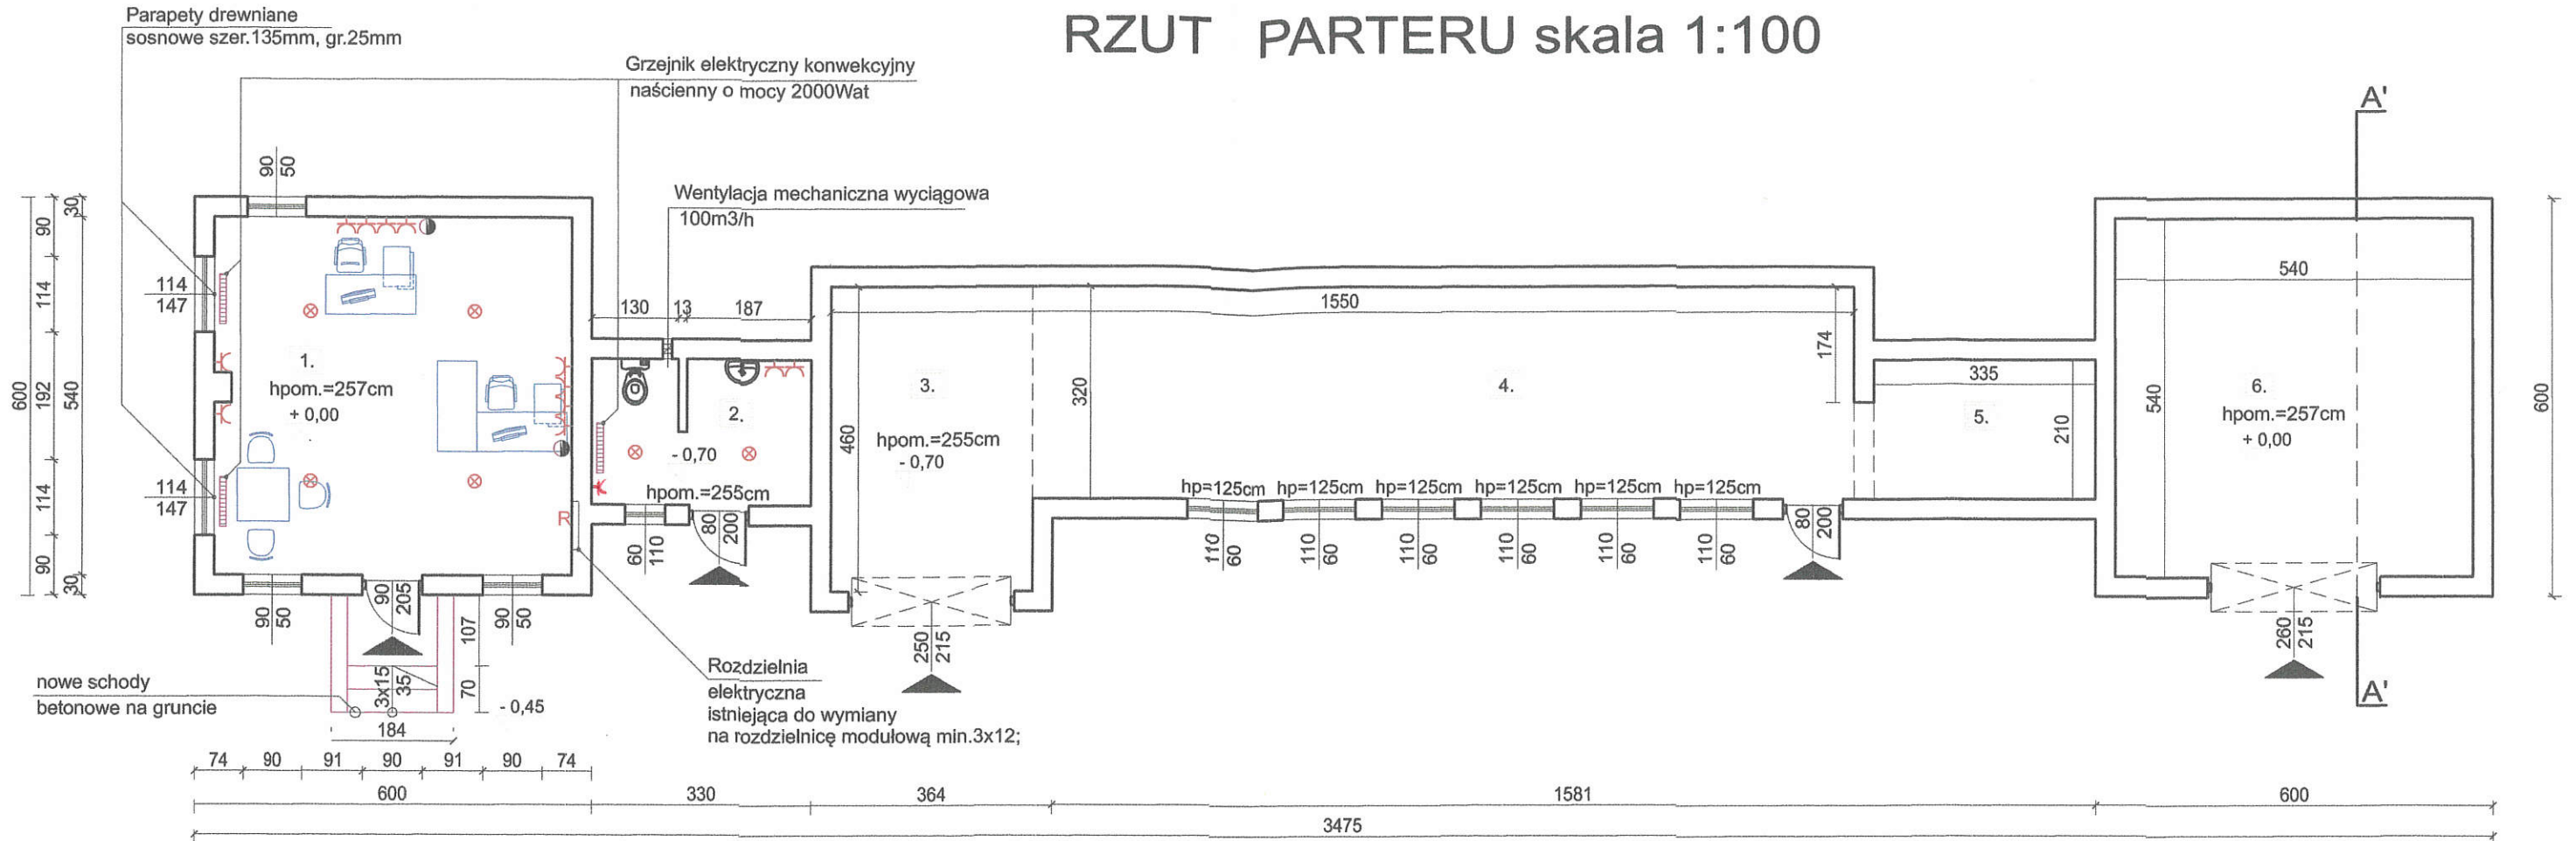

LEGENDA:

- ⊗ WPUST OŚWIETLENIOWY
- ⌘ GNIAZDO ELEKTR. 230V
- GNIAZDO INTERNET

Zakres prac w pomieszczeniu kancelarii:

1. usunięcie powłoki malarskiej nałożenie tynku maszynowego MP75 i gładzi tynkarskiej
2. wykonanie nowych instalacji elektrycznych podtynkowych oświetlenia i gniazd wtykowych - 4 szt.
3. wymiana drzwi wejściowych na nowe metalowe w kolorze imt. drewno dąb 90/200
4. montaż dwóch grzejników naciennych elektrycznych - 2 x 2000W
5. montaż dwóch parapetów drewnianych pod oknami 114/147
6. wykonanie malowania ścian farbą emulsyjną akrylową w kolorze białym
7. wyburzenie starych schodów wejściowych i wykonanie nowych schodów betonowych zgodnych z WT
8. likwidacja piecyka żeliwnego pn.koza;

Zakres prac w pomieszczeniu wc:

1. ułożenie płytek ceramicznych na podłozie;
2. ułożenie płytek ceramicznych na ścianach do wys. 1,6m;
3. wykonanie nowej instalacji elektrycznej podtynkowej dla dwóch punktów świetlnych typu plafon oraz gniazda wtykowego przy umywalce
4. montaż jednego grzejnika naciennego elektrycznego - 2000W
5. montaż elektrycznego przepływowego podgrzewacza wody o mocy 1,5kW
7. wymiana istniejącej armatury sanitarnej na nowe: sedes stojący typu kompakt i umywalkę ścienną
8. wymiana drzwi wyjściowych na nowe metalowe sytemowe w kolorze imt. drewno dąb

część admnistracyjna

PARTER:

ZESTAWIENIE POMIESZCZEŃ:

1. POM.BIUROWE
płytki - 29,16m²
2. WC
nowe płytki - 7,1m²

RAZEM : 36,26m²

część gospodarcza

PARTER:


 
ZESTAWIENIE POMIESZCZEŃ:

3. GARAŻ 1.
płytki - 13,98m²
4. POM.GOSPODARCZE 1.
pos.betonowa - 39,87m²
5. POM.GOSPODARCZE 2.
pos.betonowa - 7,03m²
6. GARAŻ 2.
płytki - 29,16m²


RAZEM : 90,04m²

RAZEM : 126,3m²







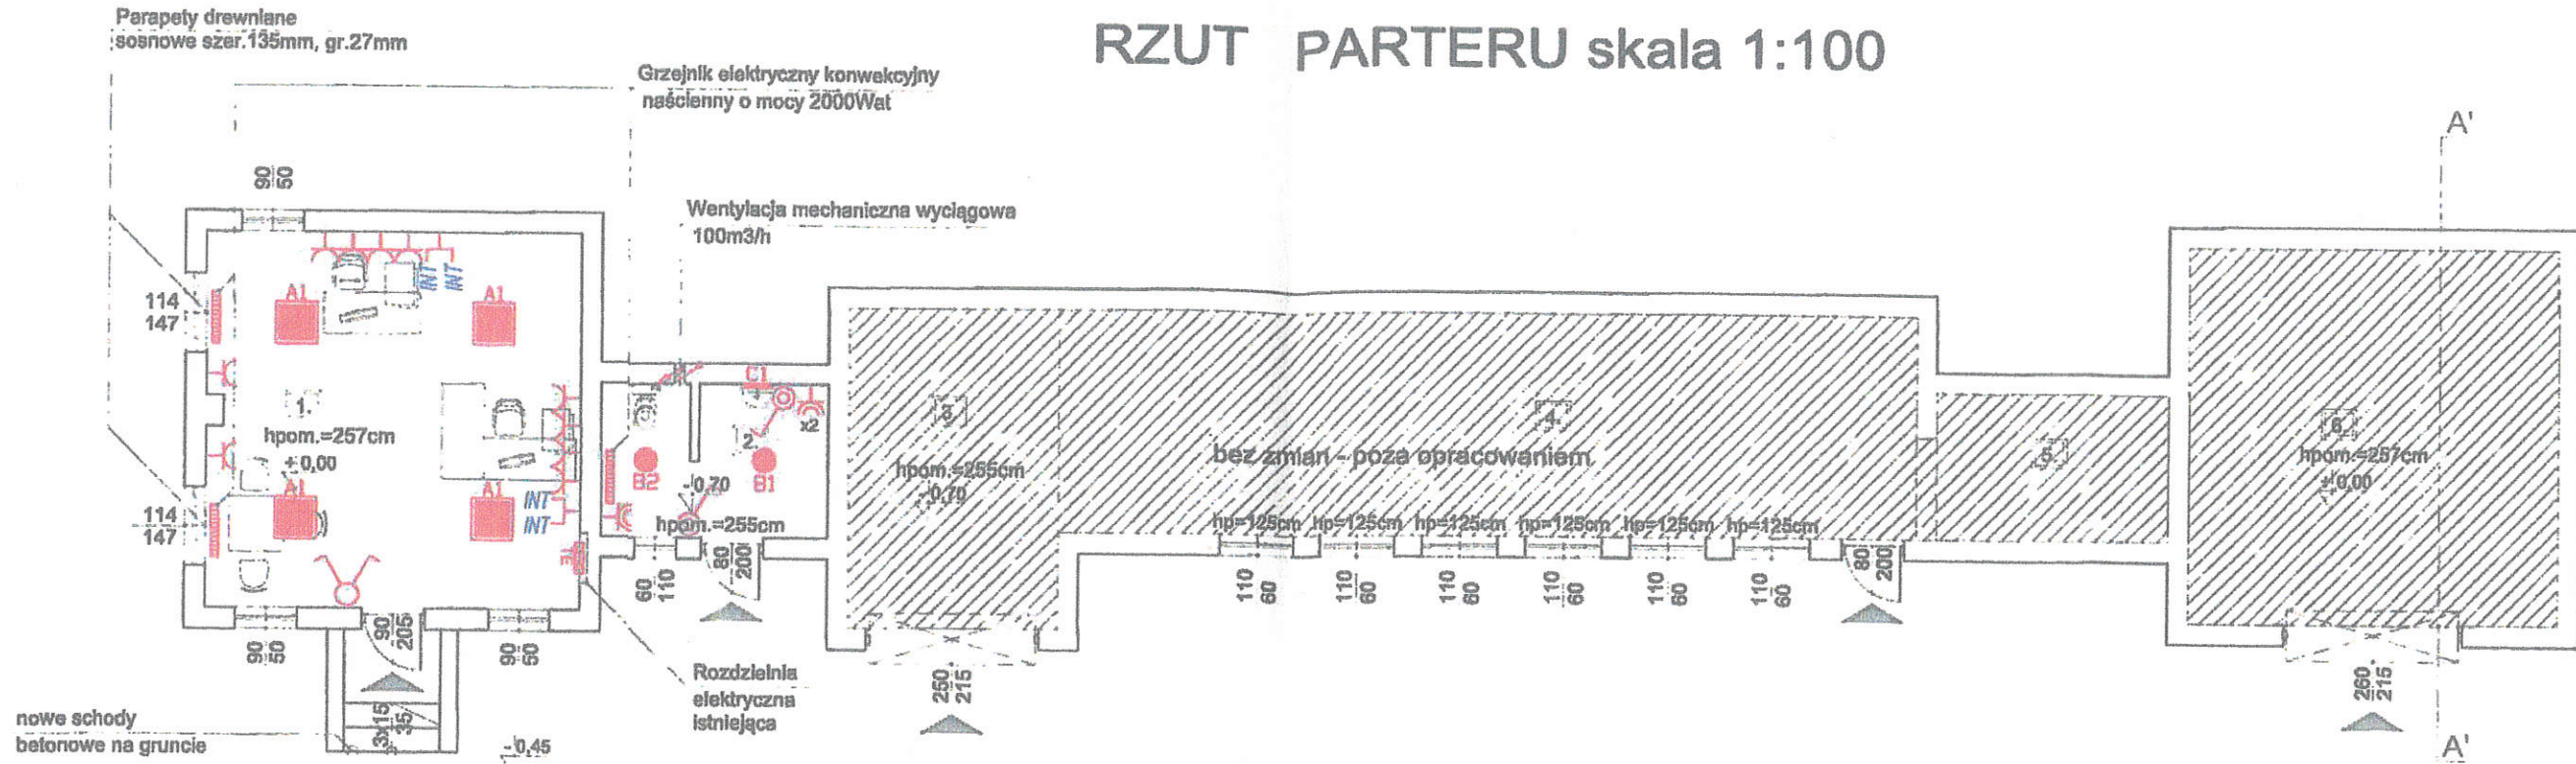




POW.ZABUDOWY : 156,56m²

 BIURO PROJEKTOWE MDS - Projekt		tel./fax.075/7716664	
		59-900 Zgorzelec ul.Ułańska 3	
Temat opracowania : IPjekt remontu kancelarii i wc w budynku gosp.-administracyjnym w Jerzmannkach 94. Nr inwentarzowy: 108/00158.		Adres inwestora: Nadleśnictwo Pięńsk ul.Wysoka 2 59-930 Pięńsk	Tytuł rysunku : Rzut parteru - projekt.
Projektowali : mgr inż. arch.Monika Szolomicka mgr inż. Dariusz Szolomicki		Adres inwestycji: Jerzmannki 94, gm.Zgorzelec	Nr uprawnień : Gp/UB-112/97 458/93/UW
Branża: arch./konst.		Podpisy : 	Skala : 1:100
		Data : 03.10. 2022r.	Nr rys. : 3



RZUT PARTERU skala 1:100




LEGENDA:

-  Rozdzielnica elektryczna istniejąca do wymiany na 3x12mod
-  Gniazdo wtyczkowe, pojedyncze, podtynkowe
16 A; 250 V; IP44, montaż na 1,2m lub 0,3m
-  Gniazdo wtyczkowe, podwójne, podtynkowe
16 A; 250 V; IP20, montaż na 0,3m
-  Gniazdo wtyczkowe, podwójne RJ45
-  Wypust jednofazowy
-  Oprawa oświetleniowa LED 4900LM 46W 4000K
600x600; IP20
-  Oprawa oświetleniowa plafon LED 2700LM 30W 4000K
FI330MM; IP44
-  Oprawa oświetleniowa plafon LED 1700LM 24W 4000K
FI270MM; IP44
-  Oprawa oświetleniowa kinkiet LED 700LM 8W 4000K
400MM; IP44
-  Łącznik oświetleniowy, pojedynczy, podtynkowy
10 A; 230 V; IP44
-  Łącznik oświetleniowy, podwójny, podtynkowy
10 A; 230 V; IP20







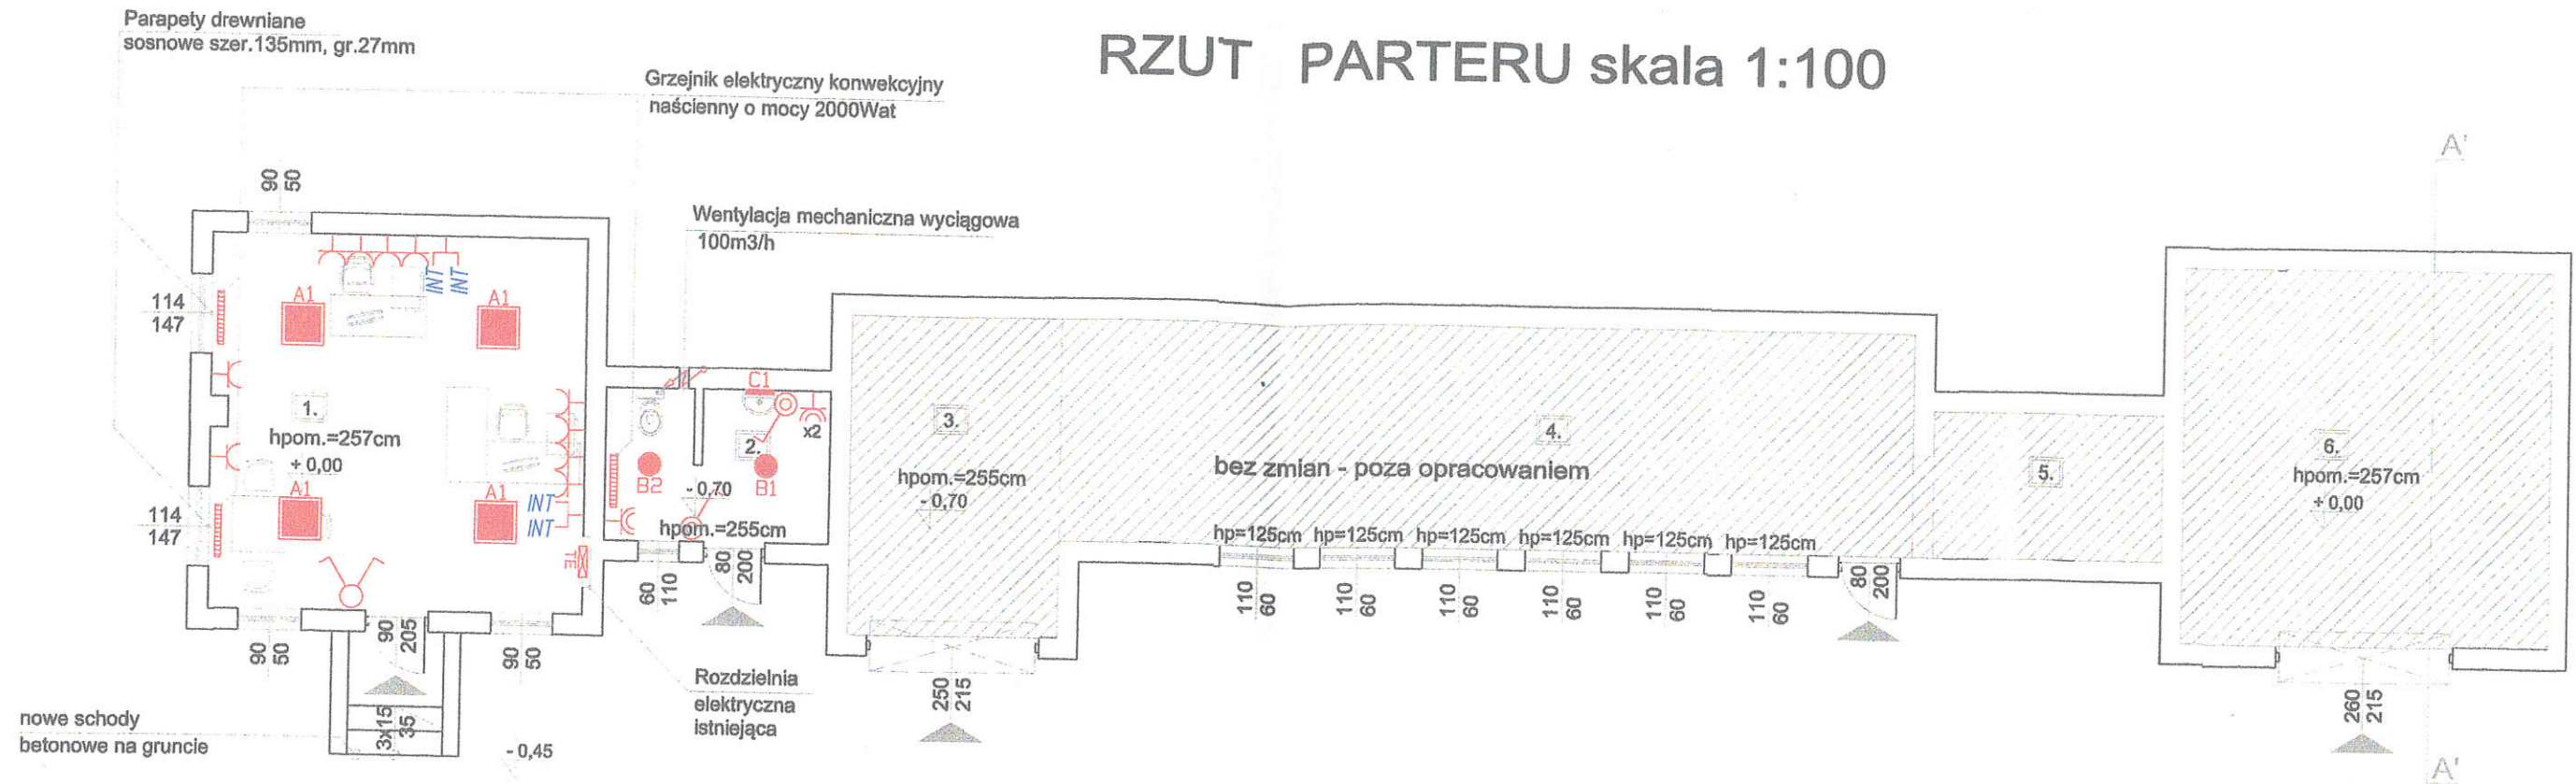




część administacyjna	część gospodarcza
PARTER:	PARTER:
ZESTAWIENIE POMIESZCZEŃ:	ZESTAWIENIE POMIESZCZEŃ:
1. POM.BIUROWE płytki - 29,16m ²	3. GARAŻ 1. płytki - 13,98m ²
2. WC nowe płytki - 7,1m ²	4. POM.GOSPODARCZE 1. pos.betonowa - 39,87m ²
RAZEM : 36,26m²	5. POM.GOSPODARCZE 2. pos.betonowa - 7,03m ²
	6. GARAŻ 2. płytki - 29,16m ²
	RAZEM : 90,04m²
RAZEM : 126,3m²	
POW.ZABUDOWY : 156,56m²	

 BIURO PROJEKTOWE MDS - Projekt tel./fax. 0767716664 59-900 Zgorzelec ul. Urańska 3		Tytuł rysunku : Rzut parteru - instalacje elektryczne					
		Temat opracowania : Inwentaryzacja budowlana budynku gosp.-administracyjnego w Jerzmanekach 94. Nr inwentarzowy: 108/00158.	Adres inwestora: Nadleśnictwo Plesk ul. Wysoka 2 59-930 Plesk Adres inwestycji: Jerzmanek 94, gm. Zgorzelec	Projektował: mgr inż. Jędrzej Koman	Nr uprawnień : DOŚ0238/PWBE/19	Podpisał: 	Skala : 1:100
Branża: instalacje elektryczne							

RZUT PARTERU skala 1:100



LEGENDA:

-  Rozdzielnica elektryczna istniejąca do wymiany na 3x12mod
-  Gniazdo wtyczkowe, pojedyncze, podtynkowe
16 A; 250 V; IP44, montaż na 1,2m lub 0,3m
-  Gniazdo wtyczkowe, podwójne, podtynkowe
16 A; 250 V; IP20, montaż na 0,3m
-  Gniazdo wtyczkowe, podwójne RJ45
-  Wypust jednofazowy
-  Oprawa oświetleniowa LED 4900LM 46W 4000K
600x600; IP20
-  Oprawa oświetleniowa plafon LED 2700LM 30W 4000K
FI330MM; IP44
-  Oprawa oświetleniowa plafon LED 1700LM 24W 4000K
FI270MM; IP44
-  Oprawa oświetleniowa kinkiet LED 700LM 8W 4000K
400MM; IP44
-  Łącznik oświetleniowy, pojedynczy, podtynkowy
10 A; 230 V; IP44
-  Łącznik oświetleniowy, podwójny, podtynkowy
10 A; 230 V; IP20

część administracyjna

PARTER:

ZESTAWIENIE POMIESZCZEŃ:

1. POM. BIUROWE
płytki - 29,16m²
2. WC
nowe płytki - 7,1m²

RAZEM : 36,26m²

część gospodarcza

PARTER:


ZESTAWIENIE POMIESZCZEŃ:

3. GARAŻ 1.
płytki - 13,98m²
4. POM. GOSPODARCZE 1.
pos. betonowa - 39,87m²
5. POM. GOSPODARCZE 2.
pos. betonowa - 7,03m²
6. GARAŻ 2.
płytki - 29,16m²


RAZEM : 90,04m²

RAZEM : 126,3m²

POW. ZABUDOWY : 156,56m²

 BIURO PROJEKTOWE MDS - Projekt		tel./fax.075/7716664 59-900 Zgorzelec ul. Ulańska 3			
		Temat opracowania : Inwentaryzacja budowlana budynku gosp.-administracyjnego w Jerzmannkach 94. Nr inwentarzowy: 108/00158.			
Adres inwestora: Nadleśnictwo Pieńsk ul. Wysoka 2 59-930 Pieńsk		Tytuł rysunku : Rzut parteru - instalacje elektryczne			
Adres inwestycji: Jerzmannki 94, gm. Zgorzelec					
Projektował:	Nr uprawnień :	Podpisy :	Skala :	Data :	Nr rys. :
mgr inż. Jędrzej Koman	DOŚ/0238/PWBE/19		1:100	03.10. 2022r.	E01
Branża: instalacje elektryczne					

rozdzielnica p/t 3x12mod L1, L2, L3, N, PE 400/230 V

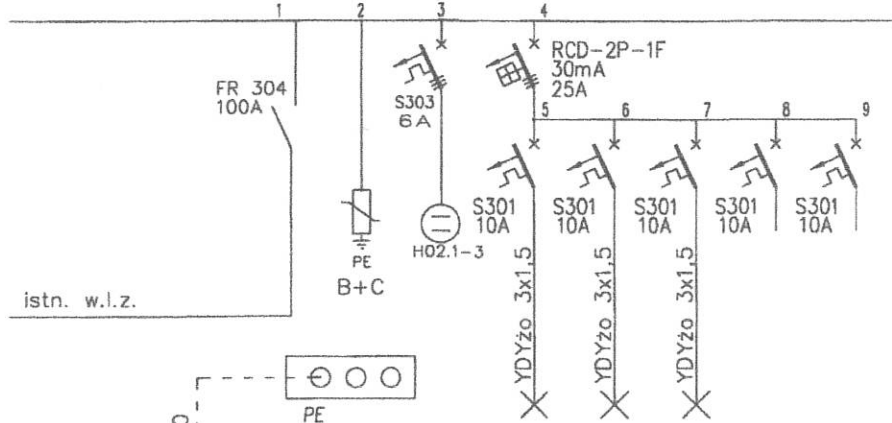


istn. w.l.z.

istn. rozdzielnica do wymiany na 3x12 mod.	Ochronniki przeciwprzepięciowe	Sygnalizacja zaniku napięcia zas.	Oświetlenie pom. biurowe	Oświetlenie WC	Oświetlenie zewn. lub REZERWA	REZERWA	REZERWA
			0,2	0,1	--	--	--

GSU Cu 30x4mm

rozdzielnica p/t 3x12mod L1, L2, L3, N, PE 400/230 V

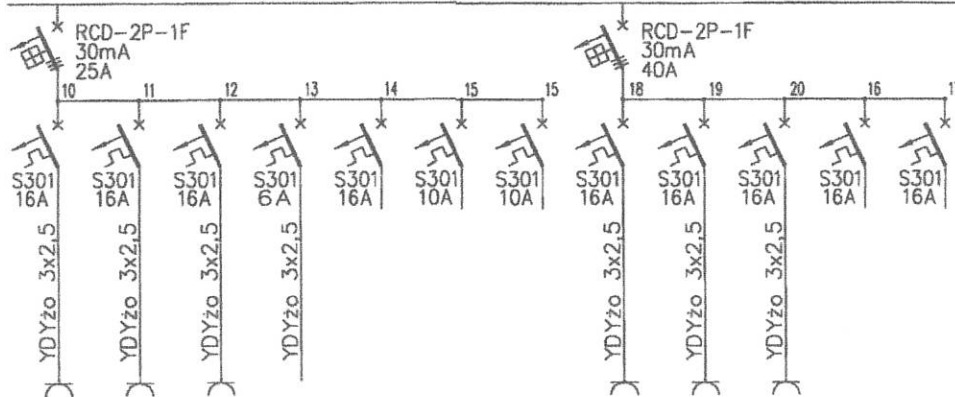

Gniazda stanowisko 1	Gniazda stanowisko 2	Gniazda pom. WC	wentylator	REZERWA	REZERWA	REZERWA	Gniazda grzejnik 1	Gniazda grzejnik 2	Gniazda grzejnik 3 (WC)	REZERWA	REZERWA
1,0	1,0	1,0	0,1	--	--	--	2,0	2,0	2,0	--	--



BIURO PROJEKTOWE MDS - Projekt

tel./fax.075/7716664
59-900 Zgorzelec
ul.Ułańska 3

Temat opracowania :
Inwentaryzacja budowlana
budynku gosp.-administracyjnego
w Jerzmannkach 94. Nr
inwentarzowy: 108/00158.

Adres inwestora:
Nadleśnictwo Pieńsk
ul.Wysoka 2
59-930 Pieńsk
Adres inwestycji:
Jerzmannki 94,
gm.Zgorzelec

Tytuł rysunku :
Schemat
elektryczny
jednokreskowy

Projektował:	Nr uprawnień :	Podpis :	Skala :	Data :	Nr rys. :
mgr Inż. Jędrzej Koman	DOŚ/0238/PWBE/19		1:100	03.10.2022r.	E02
Branża: instalacje elektryczne					