



WOJEWÓDZKI URZĄD
 OCHRONY ZABYTKÓW W TORUNIU
 DELEGATURA W BYDGOSZCZY
 85-102 BYDGOSZCZ, ul. Jezuicka 2
 tel./fax 52 322 49 98, 52 322 44 17
 NIP 956-16-21 709, REGON 005740463

20. B. Tębarstka
 2. 12. 2016

K.R. J.Z. Flisiewicz
 5.12.2016

Bydgoszcz, dnia

listopada 2016r.

i. Hype J. Plawski
 B. N. 2016 f

Urząd Miasta Bydgoszcz
 Wydział Inwestycji Miasta
 Wpł.
 data: 01. 12. 2016
 nr wpisu: 160972/2016
 ilość załączników:

WU OZ. DB. ZAR. 5152.3.282.2016.TZ.
 op. A -2068/2016

Urząd Miasta Bydgoszcz
 Wydział Inwestycji Miasta

Dotyczy : opinii do prac ziemnych związanych z wykonaniem instalacji zewnętrznego oświetlenia i instalacji zasilania na terenie rekreacyjnym przy Placu Chełmińskim w Bydgoszczy, w ramach programu inicjatyw obywatelskich – programu BBO, zgodnie z lokalizacją przedstawioną na załącznikach graficznych dołączonych do wniosku – w zakresie ochrony archeologicznej.

Wojewódzki Urząd Ochrony Zabytków w Toruniu Delegatura w Bydgoszczy w Bydgoszczy opiniuje pozytywnie z następującymi uwagami :

w przypadku odkrycia obiektu zabytkowego wymagane jest:

1. Wstrzymanie wszelkich robót mogących uszkodzić lub zniszczyć odkryty przedmiot,
2. Zabezpieczenie tego przedmiotu i miejsca jego odkrycia,
3. Niezwłoczne zawiadomienie o tym właściwego Wojewódzkiego Konserwatora Zabytków, a jeśli nie jest to możliwe właściwego wójta (burmistrza, prezydenta miasta).

Podstawa prawna : Ustawa o ochronie zabytków i opiece nad zabytkami z dnia 23.VII.2003 roku (Dz. U. z 2014r. poz. 1446).

Otrzymuje : adresat

Kierownik Delegatury
 m. Brzozowska
 mgr Iwona Brzozowska

Mapa do celów projektowych

skala 1:500

Bydgoszcz – ul. Plac Chełmiński

1:500, 1:200, 1:100, 1:50, 1:25, 1:10, 1:5, 1:2, 1:1

1:500, 1:200, 1:100, 1:50, 1:25, 1:10, 1:5, 1:2, 1:1

1:500, 1:200, 1:100, 1:50, 1:25, 1:10, 1:5, 1:2, 1:1

1:500, 1:200, 1:100, 1:50, 1:25, 1:10, 1:5, 1:2, 1:1

1:500, 1:200, 1:100, 1:50, 1:25, 1:10, 1:5, 1:2, 1:1

1:500, 1:200, 1:100, 1:50, 1:25, 1:10, 1:5, 1:2, 1:1


Poświadczam, że niniejszy dokument został opracowany w wyniku prac geodezyjnych i kartograficznych, których rezultaty zawiera operat techniczny wpisany do ewidencji materiałów państwowego zasobu geodezyjnego i kartograficznego

MIEJSKA PRACOWNIA GEODEZYJNA w BYDGOSZCZY
Grodzki Ośrodek Dokumentacji
Geodezyjnej i Kartograficznej w Bydgoszczy
Identyfikator ewidencyjny materiału zasobu – operatu technicznego:
P.0461. 2016.2569

Data wykonania operatu technicznego
lub ewidencji materiałów zasobu: 24.08.2016
Imię, nazwisko i podpis osoby reprezentującej organ:

Zespół Uzgodnienia Dokumentacji
Projektowej w Bydgoszczy
Zadanie: Projektowanie sieci oświetlenia – ZUEP
Branża: projektowanych sieci w ZUEP
Stan na dzień: 24.08.2016

Nie wyklucza się istnienie w terenie również innych planowanych urządzeń, o ile nie zostały one uwzględnione w projekcie.

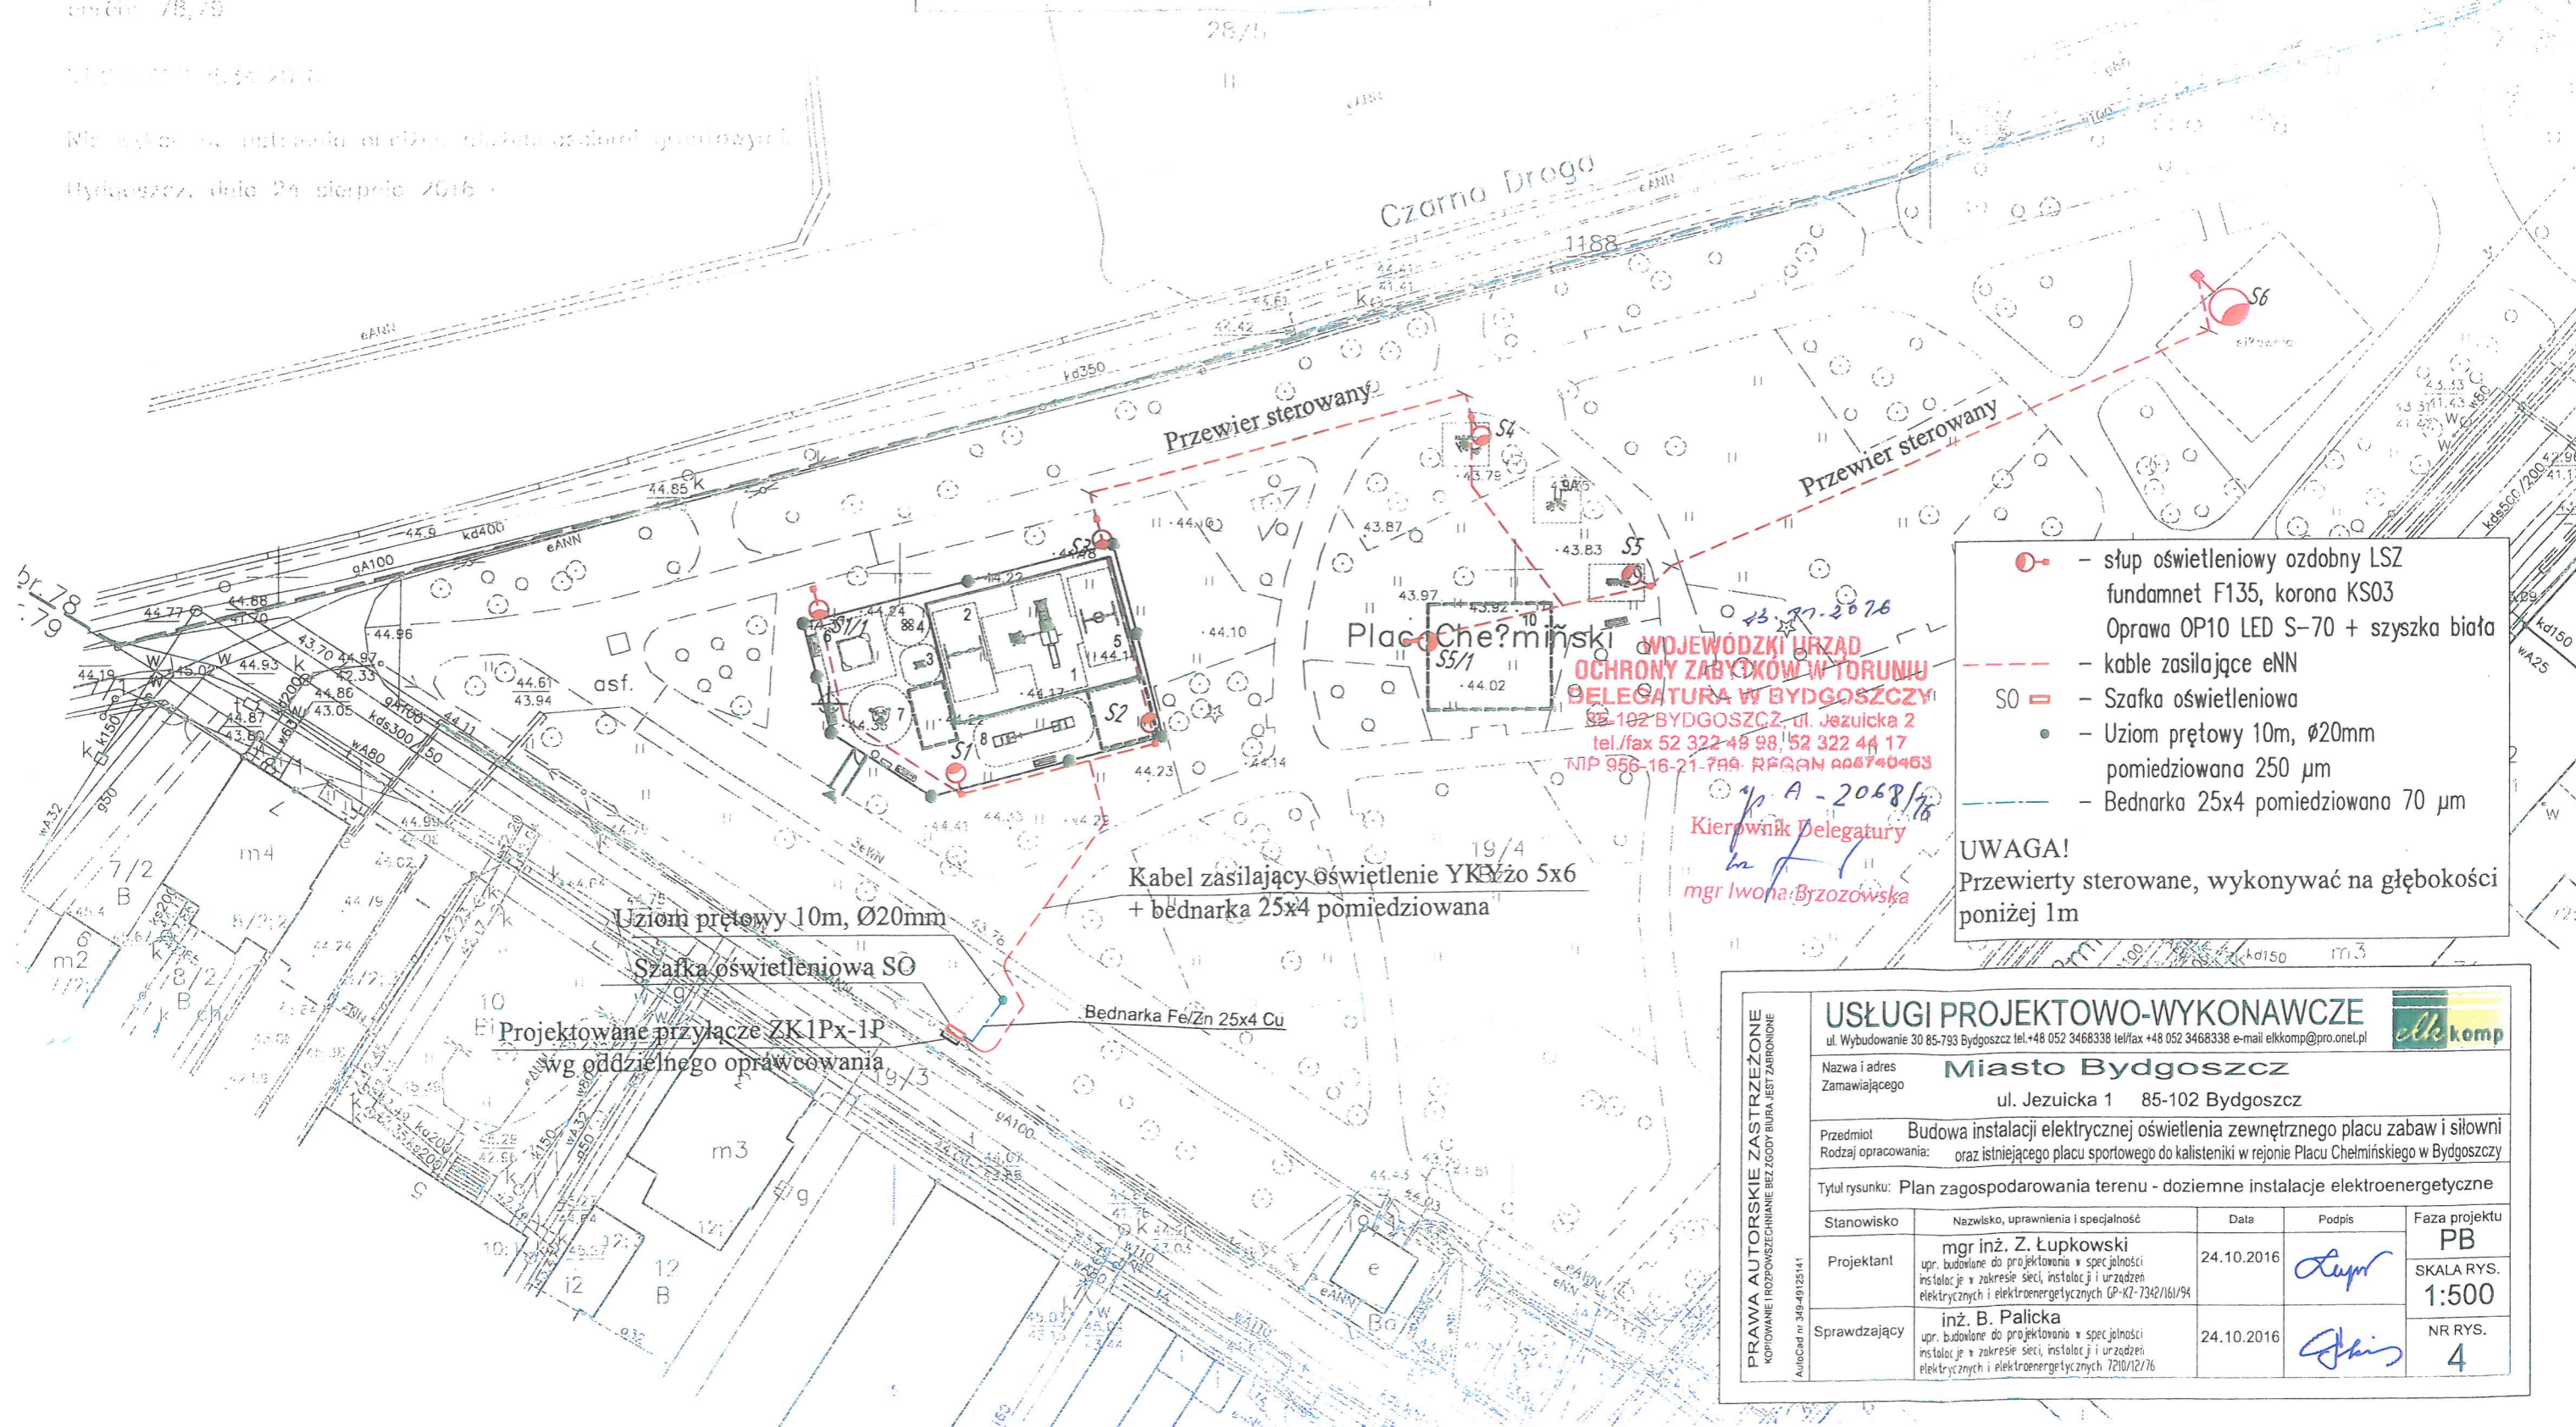

- słup oświetleniowy ozdobny LSZ
fundament F135, korona KS03
Oprawa OP10 LED S-70 + szyszka biała
 - kable zasilające eNN
 - Szafka oświetleniowa
 - Uziom prętowy 10m, Ø20mm
pomiedziowana 250 µm
 - Bednarka 25x4 pomiedziowana 70 µm
- UWAGA!**
Przewierci sterowane, wykonywać na głębokości poniżej 1m

PRAWA AUTORSKIE ZASTRZEŻONE KOPLOWANIE I ROZPOWISZCZANIE BEZ ZGODY BIURA JEST ZABRONIONE Autocad nr. 348-49125141	USŁUGI PROJEKTOWO-WYKONAWCZE				
	ul. Wybudowanie 30 85-793 Bydgoszcz tel.+48 052 3466338 tel/fax +48 052 3466338 e-mail elkomp@pro.onet.pl				
	Nazwa i adres Zamawiającego		Miasto Bydgoszcz ul. Jezuicka 1 85-102 Bydgoszcz		
	Przedmiot Budowa instalacji elektrycznej oświetlenia zewnętrznego placu zabaw i siłowni Rodzaj opracowania: oraz istniejącego placu sportowego do kalisteniki w rejonie Placu Chełmińskiego w Bydgoszczy				
	Tytuł rysunku: Plan zagospodarowania terenu - doziemne instalacje elektroenergetyczne				
Stanowisko	Nazwisko, uprawnienia i specjalność	Data	Podpis	Faza projektu	
Projektant	mgr inż. Z. Łupkowski upr. budowlane do projektowania w specjalności instalacje w zakresie sieci, instalacji i urządzeń elektrycznych i elektroenergetycznych GP-K2-7342/161/94	24.10.2016		PB SKALA RYS. 1:500	
Sprawdzający	inż. B. Palicka upr. budowlane do projektowania w specjalności instalacje w zakresie sieci, instalacji i urządzeń elektrycznych i elektroenergetycznych 7210/12/76	24.10.2016		NR RYS. 4	