

MAPA DO CELÓW PROJEKTOWYCH

Skala 1 : 500

Jednostka ewidencyjna 041813_2 WŁOCŁAWEK
 Obręb ewidencyjny 041813_2.0021 NOWA WIEŚ
 Działki nr 24/15, 60 ul. Tulipanowa
 Nr zgłoszenia: GGN.6640.1291.2021
 Mapa aktualna w zakresie oznaczonym linią przerywaną na dzień 06.05.2021r.

Układ współrzędnych prostokątnych płaskich PL2000 / 18
 Układ wysokościowy: „Kronsztadt 60”
 godło mapy: 6.181.29.03.3.1

Uwaga:
 Przedmiotowa mapa do celów projektowych została wykonana bez ustalenia obciążeń służebnościami gruntowymi.


Nie wyklucza się istnienia w terenie innych - niż wykazanych na niniejszej mapie - urządzeń podziemnych, które nie były zgłoszone do inwentaryzacji lub o których brak jest informacji w instytucjach branżowych

Projekt usytuowania sieci uzbrojenia terenu przedkłada do uzgodnienia inwestor. Projekt ten powinien być sporządzony z kopii aktualnej mapy zasadniczej z opracowanymi geodezyjnie liniami rozgraniczającymi oraz osiami ulic i dróg jeździ z ustalonych w miejscowym planie zagospodarowania przestrzennego lub w decyzji o ustaleniu warunków zabudowy i zagospodarowania terenu.

(Rozp. MR z dnia 18.08.2020r. Dz. U. z 2020r., poz. 276, 284, 782 i 1086 z poz. zm.)

Poświadczam, że niniejszy dokument został opracowany w wyniku prac geodezyjnych i kartograficznych, których rezultaty zawiera operat techniczny pozytywnie zweryfikowany. Jednocześnie informuję, że jestem świadomy odpowiedzialności karnej za złożenie fałszywego oświadczenia.	
Identyfikator zgłoszenia prac geodezyjnych	GGN 6640.1291.2021
Organ służby geodezyjnej, który otrzymał zgłoszenie	Starosta Włocławski
Wykonawca prac geodezyjnych	FIRMA GEODEZYJNA „STIMETR” Piotr Wojciech Stippa
Nr oraz data sporządzenia dokumentu zawierającego wynik pozytywnej weryfikacji	Protokół weryfikacji Nr z dnia 17.05.2021r.
Imię i nazwisko oraz nr uprawnień zawodowych kierownika prac	Wojciech Stippa Nr uprawnień 2837

GEODETA
 mgr Wojciech Stippa
 upr. nr 2837

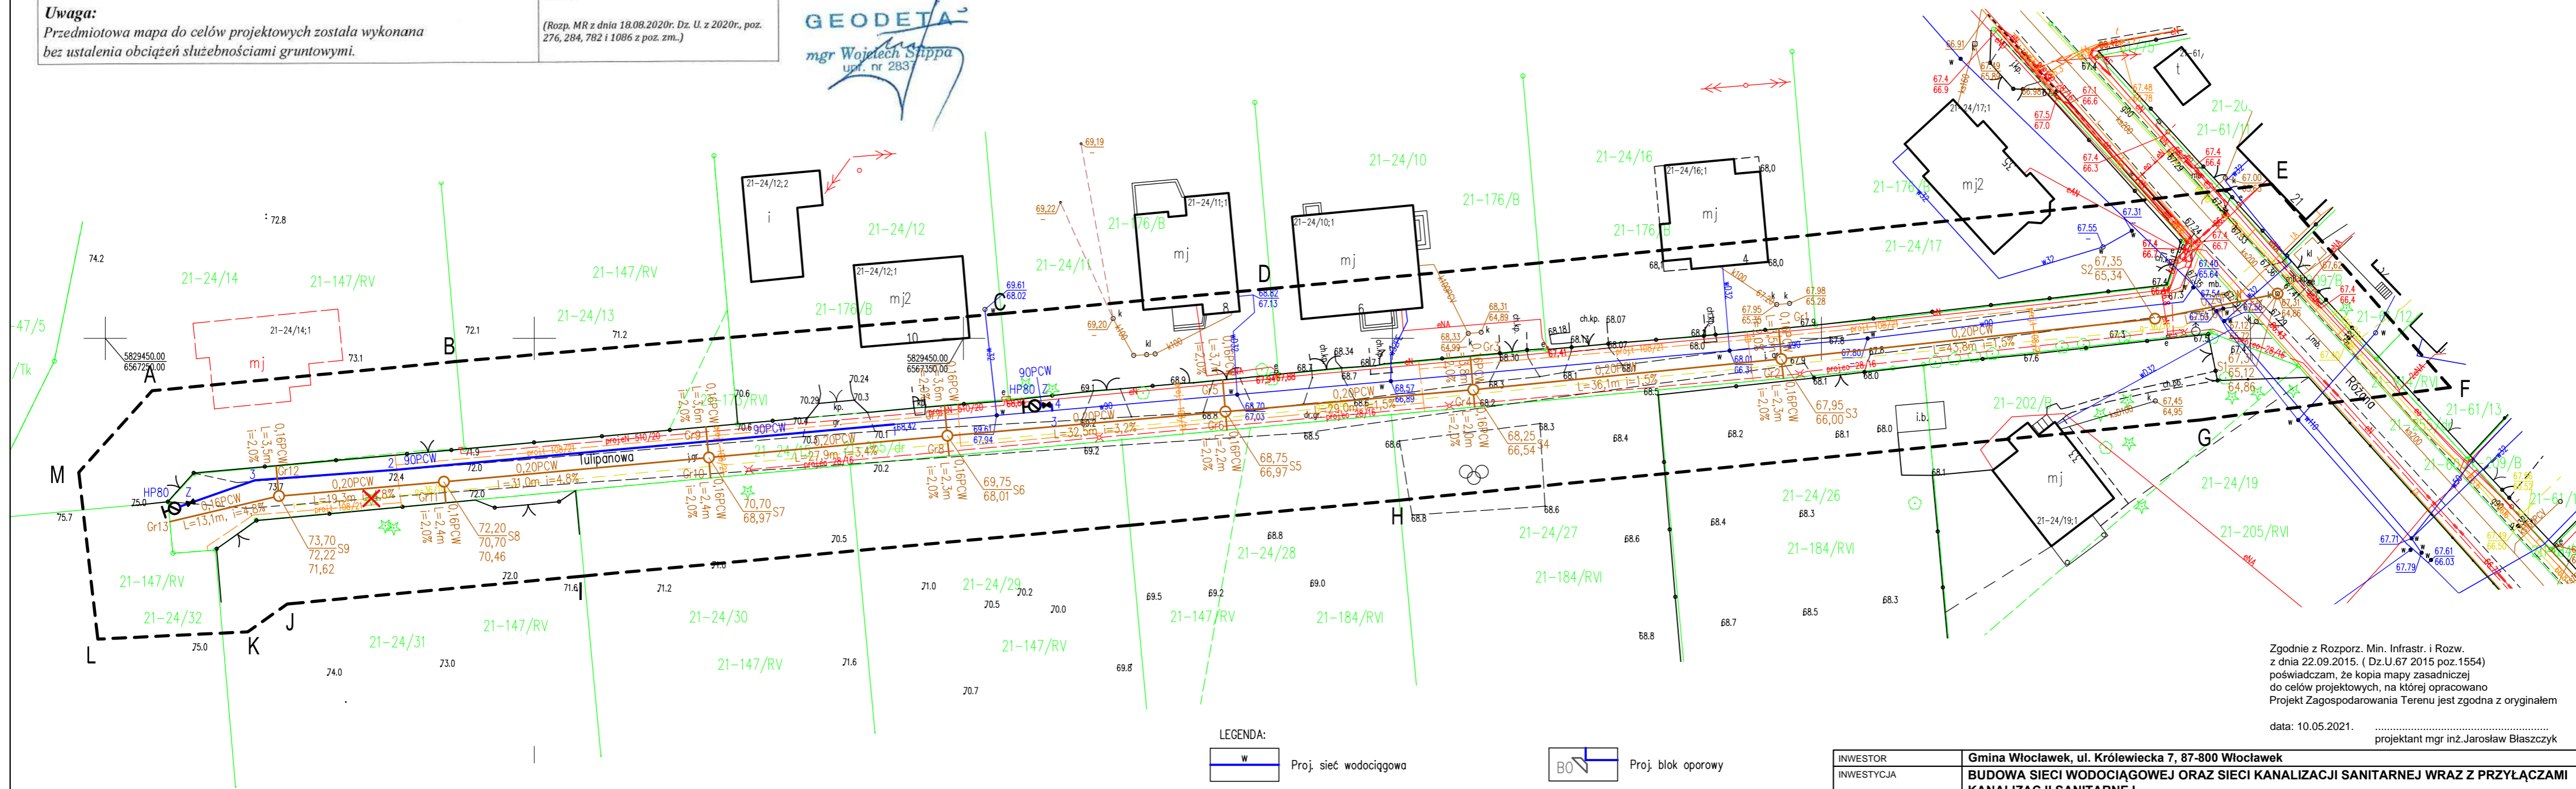

LEGENDA:

w	Proj. sieć wodociągowa	HP80	Proj. hydrant przeciwpożarowy HP80
ks	Proj. sieć i przyłącze kanalizacji sanitarnej	X	Drzewa do likwidacji
	Zakres opracowania 1, 2, 3, ... 11		Zakres mapy do celów projektowych A, B, C, ..., M
	Proj. blok oporowy		

Zgodnie z Rozporz. Min. Infrastr. i Rozw. z dnia 22.09.2015. (Dz.U.67 2015 poz.1554) poświadczam, że kopia mapy zasadniczej do celów projektowych, na której opracowano Projekt Zagospodarowania Terenu jest zgodna z oryginałem
 data: 10.05.2021. projektant mgr inż. Jarosław Błaszczyk

INWESTOR	Gmina Włocławek, ul. Królewiecka 7, 87-800 Włocławek
INWESTYCJA	BUDOWA SIECI WODOCIĄGOWEJ ORAZ SIECI KANALIZACJI SANITARNEJ WRAZ Z PRZYŁĄCZAMI KANALIZACJI SANITARNEJ
ADRES INWESTYCJI	Nowa Wieś, Tulipanowa, dz. nr 60, 24/15 obręb 0021 Nowa Wieś, j. ew. 041813_2 Włocławek, gmina Włocławek, powiat włocławski, woj. kujawsko-pomorskie
TEMAT RYSUNKU	PROJEKT ZAGOSPODAROWANIA TERENU - Sieć wodociągowa oraz sieć i przyłącza kanalizacji sanitarnej
PROJEKT. I OPRAWOW. - BR. SANITARNA	mgr inż. Jarosław Błaszczyk upr. nr KUP/0126/POOS/14
DATA: 2021.08.01	FORMAT: A3
SKALA: 1:500	NR RYS. SIEC-01
NR ARKUSZA 1/1	