

RZUT PARTERU
 technologia żłobek
 SKALA 1:50

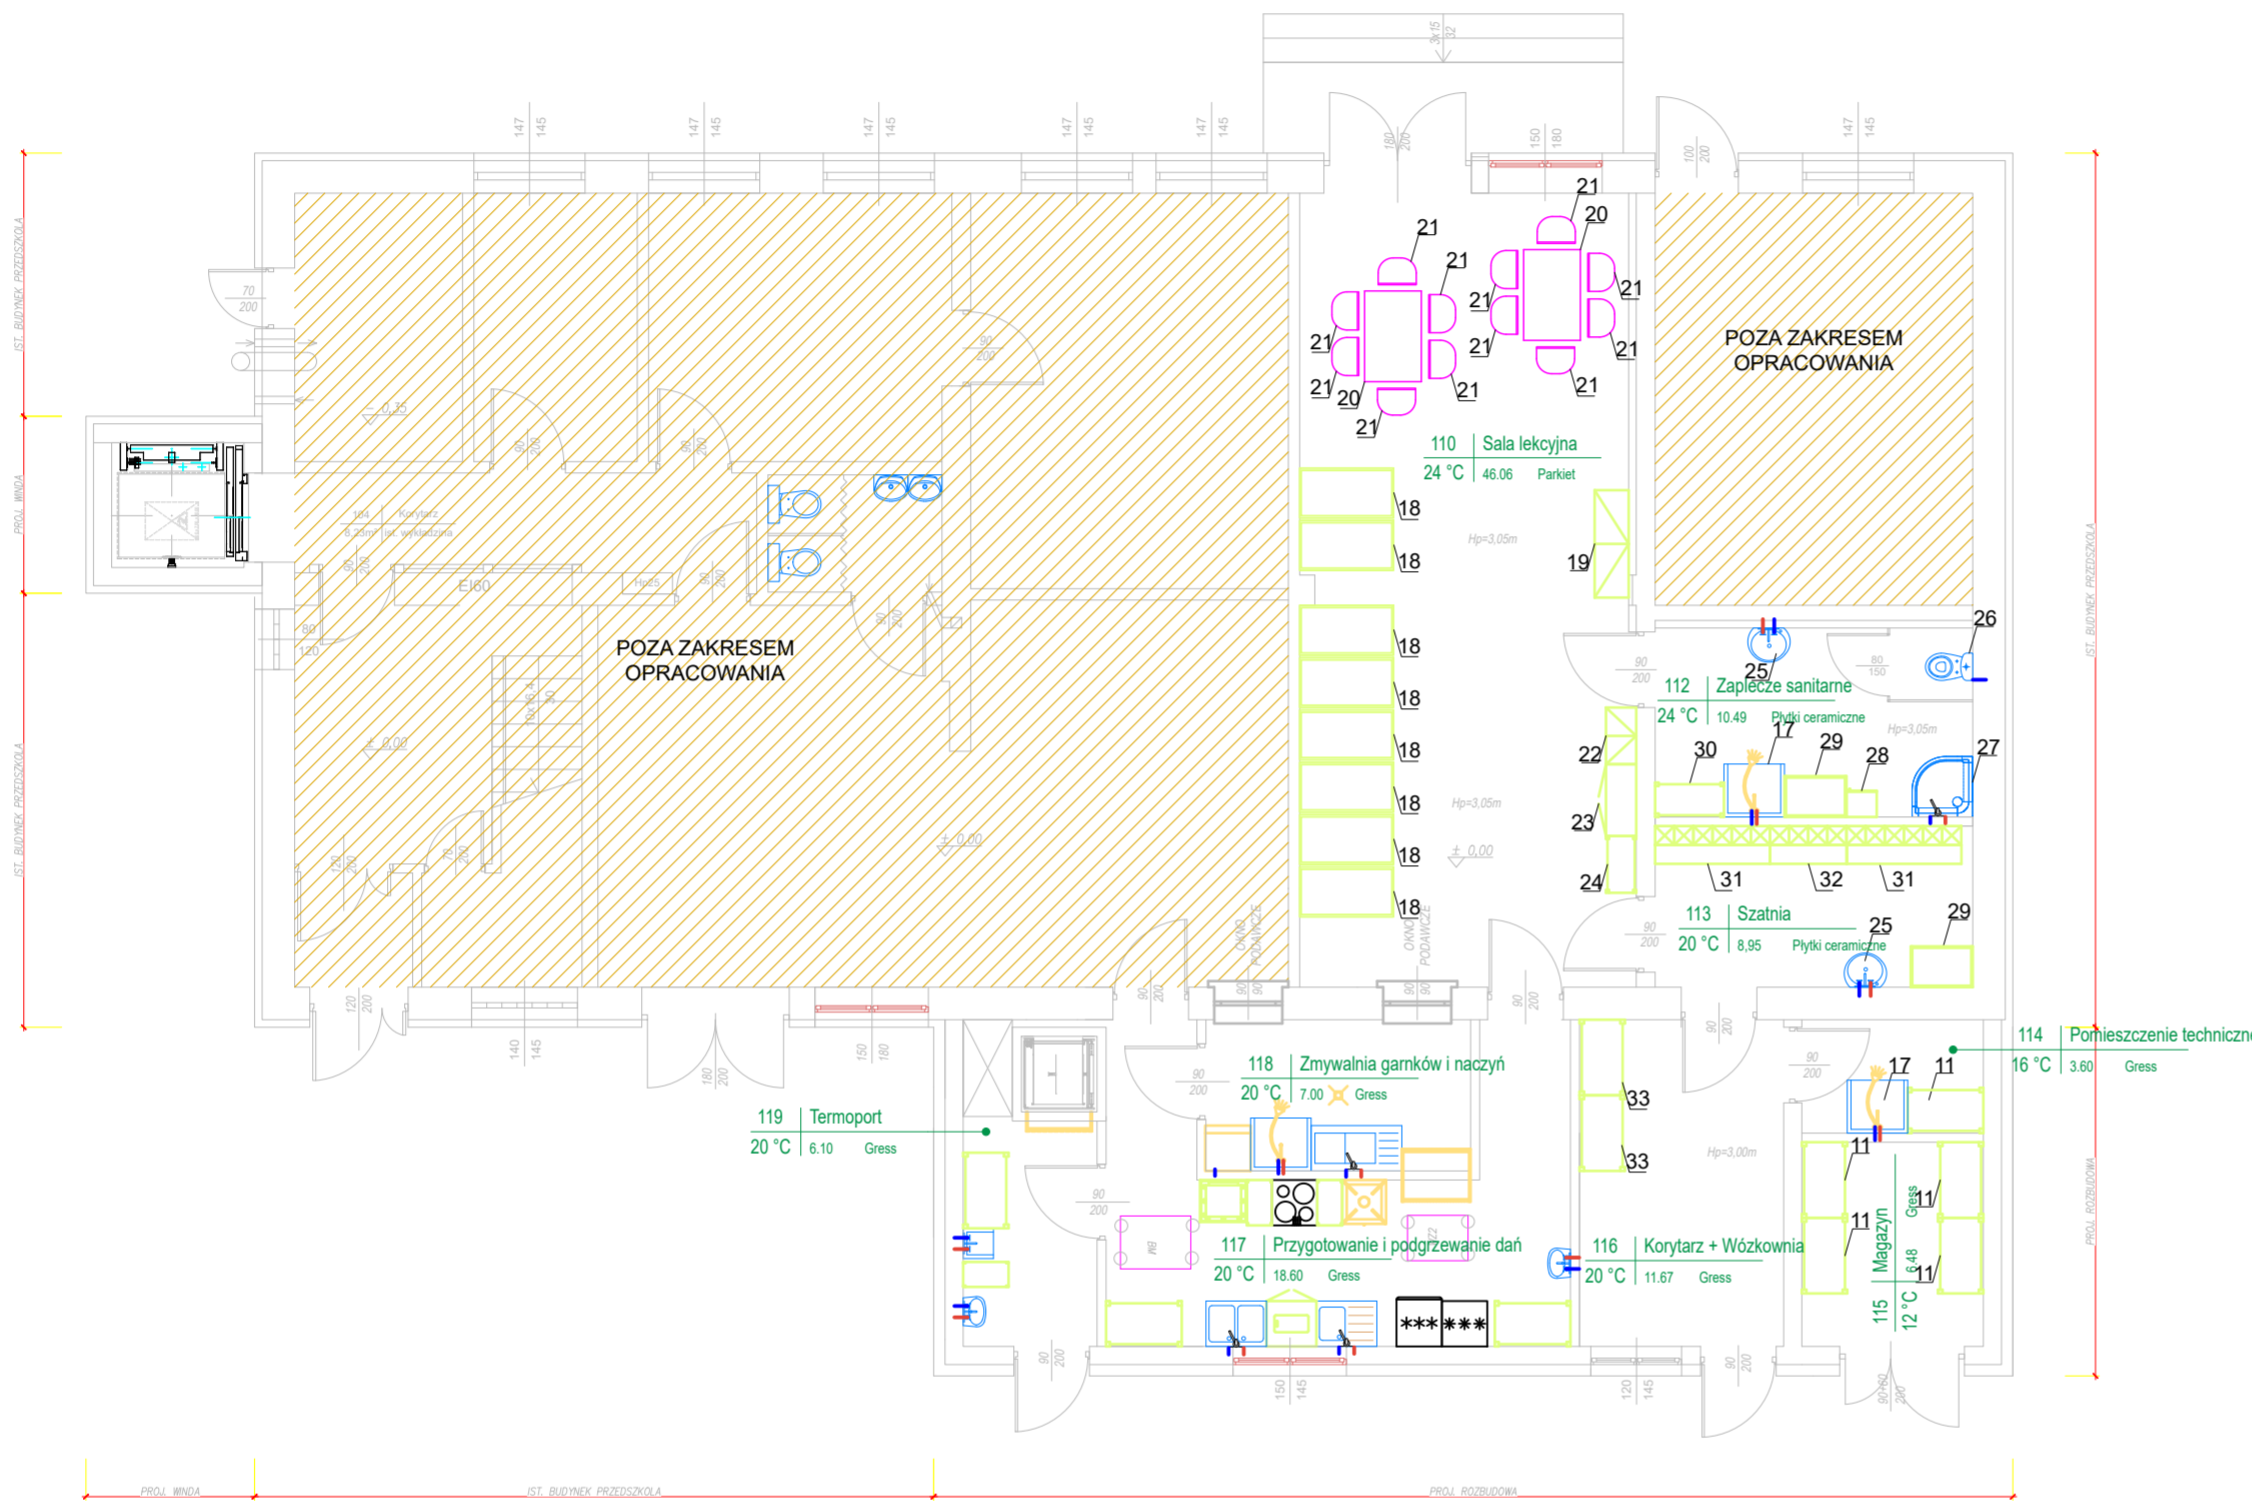


TABELA 1 – ZESTAWIENIE POMIESZCZEŃ

| Nr | Pomieszczenie | Powierzchnia użytkowa [m ²] | Temperatura obliczeniowa [°C] | Strumień objętości powietrza wentylacyjnego | Natężenie oświetlenia [lx] |
|------------------------------------|----------------------------|---|-------------------------------|---|----------------------------|
| 1.10 | SALA LEKCYJNA / SALA ZABAW | 46,10 | +24 | 2,3 w/h | 300 |
| 1.12 | ZAPLECZE SANITARNE | 10,49 | +24 | 2 w/h | 200 |
| 1.13 | SZATNIA | 8,95 | +20 | 2 w/h | 200 |
| 1.14 | POMIESZCZENIE TECHNICZNE | 3,60 | +16 | 2 w/h | 200 |
| 1.15 | MAGAZYN | 6,48 | +12 | 2 w/h | 200 |
| 1.16 | KOMUNIKACJA / WÓZKOWNIA | 11,67 | +16 | 0,5 w/h | 200 |
| 1.17 | PRZYGOTOWANIE DAŃ GORĄCYCH | 18,60 | +20 | 10 w/h | 500 |
| 1.18 | ZMYWALNIA NACZYŃ I GARNKÓW | 7,00 | +20 | 10 w/h | 300 |
| 1.19 | KOMUNIKACJA / TERMOPORT | 6,10 | +20 | 1,0 w/h | 300 |
| RAZEM POWIERZCHNIA UŻYTKOWA | | 118,90 | | | |

TABELA 2 – ZESTAWIENIE WYPOSAŻENIA

| Nr | Wyposażenie technologiczne |
|----|--|
| 11 | REGAŁ MAGAZYNOWY 100x60 CM |
| 19 | SZAFKA NA POŚCIEŁ 45x142,5x104 CM |
| 18 | ŁÓŻECZKO 120x60 CM |
| 20 | STÓŁ PROSTOKĄTNY Z OBRZEŻEM 115x65 CM |
| 21 | KRZESEŁKO DZIECIĘCE ROZMIAR "0" |
| 22 | REGAŁ 75X40X86,7 CM |
| 23 | SZAFKA + NADSTAWKA 95X40X166,7 CM |
| 24 | REGAŁ OTWARTY 50X40X166,7 CM |
| 28 | POJEMNIK NA PIELUCHY 26 L |
| 29 | PRZEWIJAK Z SZAFKĄ I MATERACEM 85x75x116 |
| 30 | SZAFKA NA NOCNIKI |
| 31 | SZATNIA PROSTA – 6 OSOBOWA |
| 32 | SZATNIA PROSTA – 4 OSOBOWA |
| 33 | SZAFKA NA NOSIDŁKA |

TABELA 2 – ZESTAWIENIE WYPOSAŻENIA TECHNOLOGICZNEGO

| Nr | Wyposażenie technologiczne | Moc [kW] | Napięcie [V] | Przyłącza | | |
|----|--------------------------------------|----------|--------------|---------------|-------------|-------------|
| | | | | Woda zimna | Woda ciepła | Odpływ wody |
| 17 | ZLEW | – | – | R 1/2" R 1/2" | DN 50 | |
| 25 | UMYWALKA 50 CM | – | – | R 1/2" R 1/2" | DN 50 | |
| 26 | MISKA USTĘPOWA – KOMPAKT – DZIECIĘCA | – | – | R 1/2" | – | DN 110 |
| 30 | NATRYSK Z BRODZIKIEM | – | – | R 1/2" R 1/2" | DN 50 | |

| | | | | |
|---|---|--|--|-------------------------------------|
|  | LKM PROJEKTY AUDYTU EKSPERTYZY UL. SPACEROWA 19, 35-601 RZESZÓW LESZEK KONOPKA TEL. 600 322 820 | | | WPK/05-200-74-00 REG. 8304/64-30 |
| | OBIĘKT: Przebudowa i zmiana sposobu użytkowania pomieszczeń szkoły na żłobek w Jamnicy w ramach programu MALUCH + ADRES: 39-410 Jamnica 135, dz. nr ewid. 1514, 1513 obr 0002 JAMNICA NAZWA RYS: RZUT PARTERU TECHNOLOGIA specjalność: instalacyjna w zakresie sieci, instalacji i urządzeń cieplnych, wentylacyjnych, gazowych, wodociągowych i kanalizacyjnych PROJEKTANT: mgr inż. LESZEK KONOPKA podpis upr. nr PDK/0058/POOS/22 EDYCJA: A DATA: 10.07.2023r. SKALA: 1:100 RYS. NR: T1 PROJEKT CHRONIONY PRAWAMI AUTORSKIMI WSZELKIE ZMIANY POWIELANIE WYKORZYSTYWANIE BEZ ZGODY AUTORA - ZABRONIONE! | | | |