










INSTALACJA ELEKTRYCZNA RZUT PRZYZIEMIA SKALA 1:50

LEGENDA:

-  gniazdo wtyczkowe min. IP44 230V (1 fazowe) szczelne z uziemieniem
-  gniazdo wtyczkowe min. IP44 400V (3 fazowe) szczelne z uziemieniem
-  punkt oświetleniowy min. IP44 – opr. żarowa
-  punkt oświel. min. IP44 – opr. typu "kinkiet"
-  łącznik instalacyjny min. IP44
-  czujnik ruchu
-  rozdzielnica główna TBG
-  część zewnętrzna instalacji wewnętrznej YKY 5x10mm² WLZ policznikowo

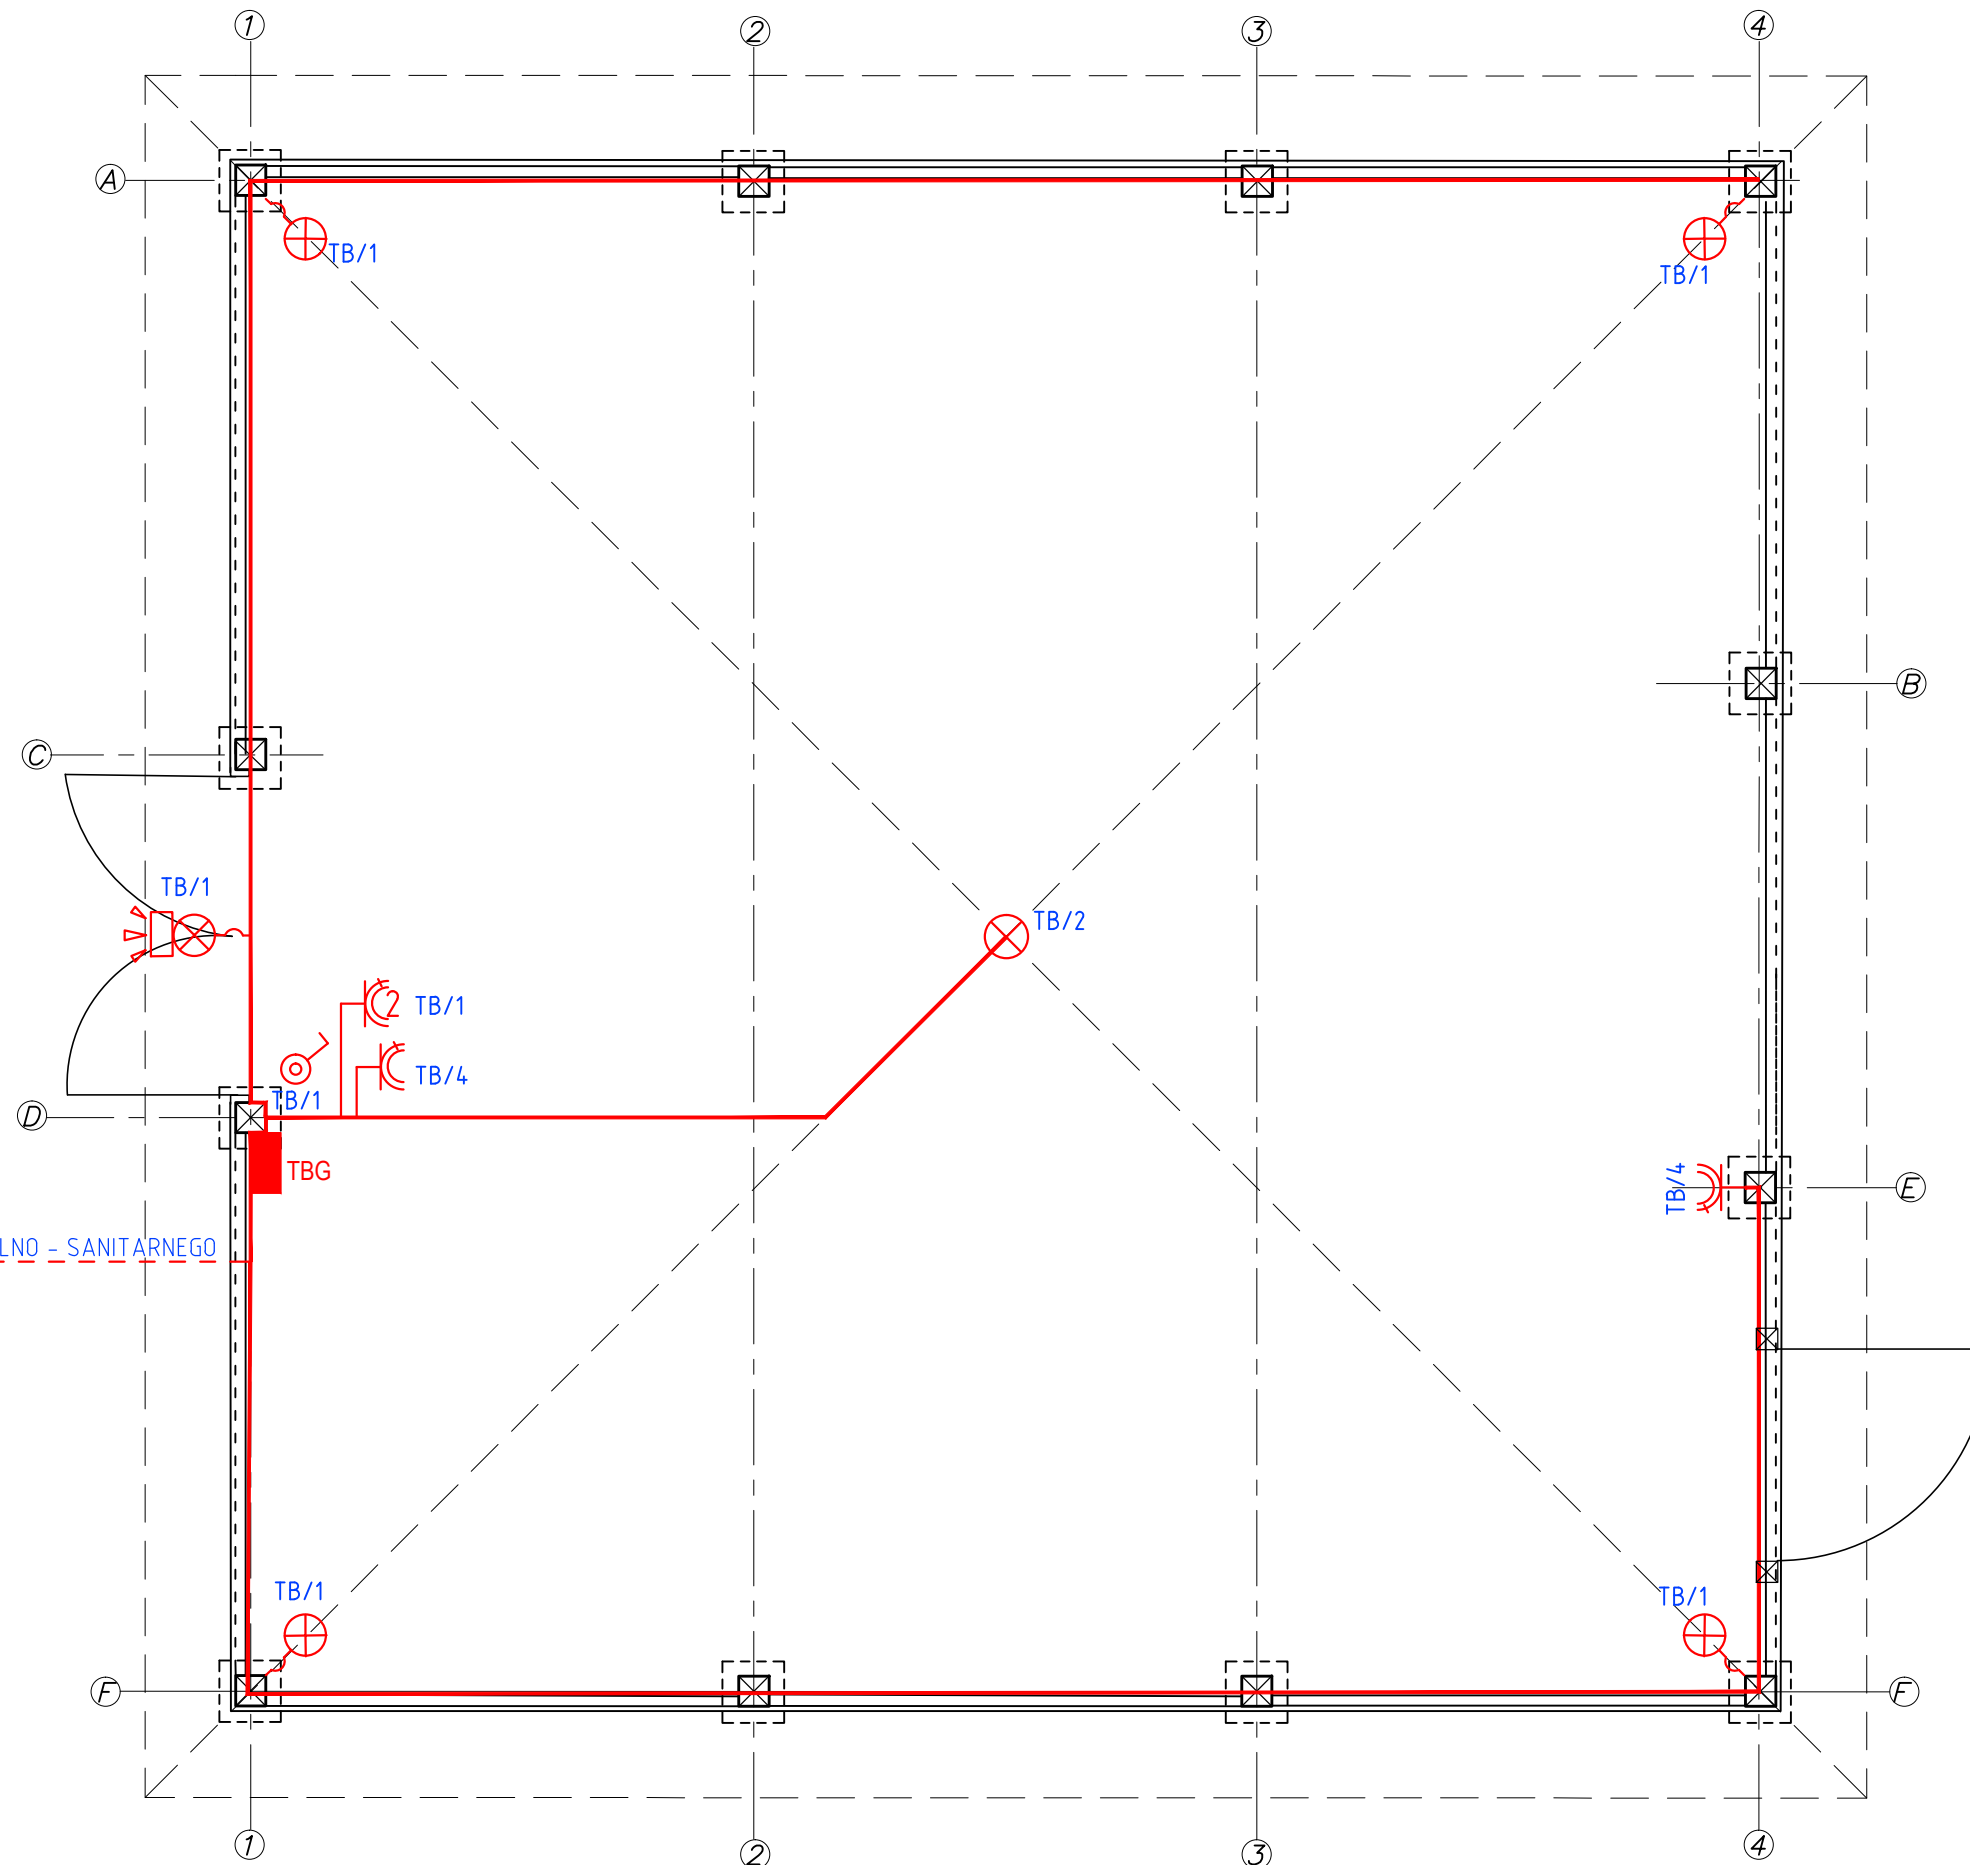

WZŁ Z BUDYNKU SOCJALNO - SANITARNEGO
POLICZNIKOWO
YKY 5x10mm²

JEDNOSTKA PROJEKTOWA:		
 MK-Geo Usługi Geodezyjne Krzysztof Maciałek <small>Usługi Geodezyjne Pełkinie 248, 37-511 Pełkinie</small>		
NAZWA OPRACOWANIA:		
Budowa altany oraz zagospodarowanie terenu przy stadionie sportowym w Kłęczanach.		
ADRES INWESTYCJI:		INWESTOR:
powiat ropczycko-sędziszowski jedn. ewid.: Sędziszów Małopolski, obręb: Kłęczany, nr 0008: dz. nr ew. gr. 1718, 1719.		 Gmina Sędziszów Małopolski <small>ul. Rynek 1 39-120 Sędziszów Małopolski</small>
BRANŻA:	ELEKTRYCZNA	
FUNKCJA:	Imię i Nazwisko / Nr Uprawnień / Specjalność	Podpis
Projektant:	tech. Jerzy KRÓL <small>UAN/II/7342/70/94</small>	
Sprawdzający:	mgr inż. Grzegorz FIEJTEK <small>PDK/IE/0306/08</small>	
NAZWA RYSUNKU:		
RZUT PRZYZIEMIA		
FAZA:	DATA:	SKALA:
PB-W	06.2017	1:50
		NR RYS.:
		E1