

LEGENDA:	
1	PROJEKTOWANY BUDYNEK GARAŻU OSP
	PROJEKTOWANA TRASA INSTALACJI KANALIZACJI SANITARNEJ POPROWADZONEJ W ZIEMI DO SZCZELNEGO ZBIORNIKA NA NIECZYSTOŚCI CIEKŁE
	PROJEKTOWANA INSTALACJA ODWODNIENIA GARAŻU
	PROJEKTOWANY DRENAŻ OPASKOWY WOKÓŁ BUDYNKU RURA PERFOROWANA Ø110

MAPA DO CELÓW PROJEKTOWYCH
1:500

Województwo: śląskie, Powiat: gliwicki, Jedn. ewid.: 240505_2 Bojszów
Obręb ew.: 0001 Bojszów, gm. Rudziniec

Geodeta uprawniony: mgr inż. Małgorzata Ficek
Wykonawca prac: mgr inż. Jakub Bania
Geodeta uprawniony nr 23424
Geodeta


WGI-RZG.6640.1.757.2023

UKŁAD WSPÓŁRZĘDNYCH PŁASKICH
PL-2000 strefa 6 (18°)
UKŁAD ODNIESIENIA: PL-EVRF2007-NH

Usługi Geodezyjno-Kartograficzne
GEOTEC Jakub Bania,
44-100 Gliwice, Chorzowska 50
601-303-883

Legenda:
Granica działki
Zakres opracowania
Oznaczenie przeznaczenia terenów wg obowiązującego MPZP

Data sporządzenia mapy: 26.04.2023r.

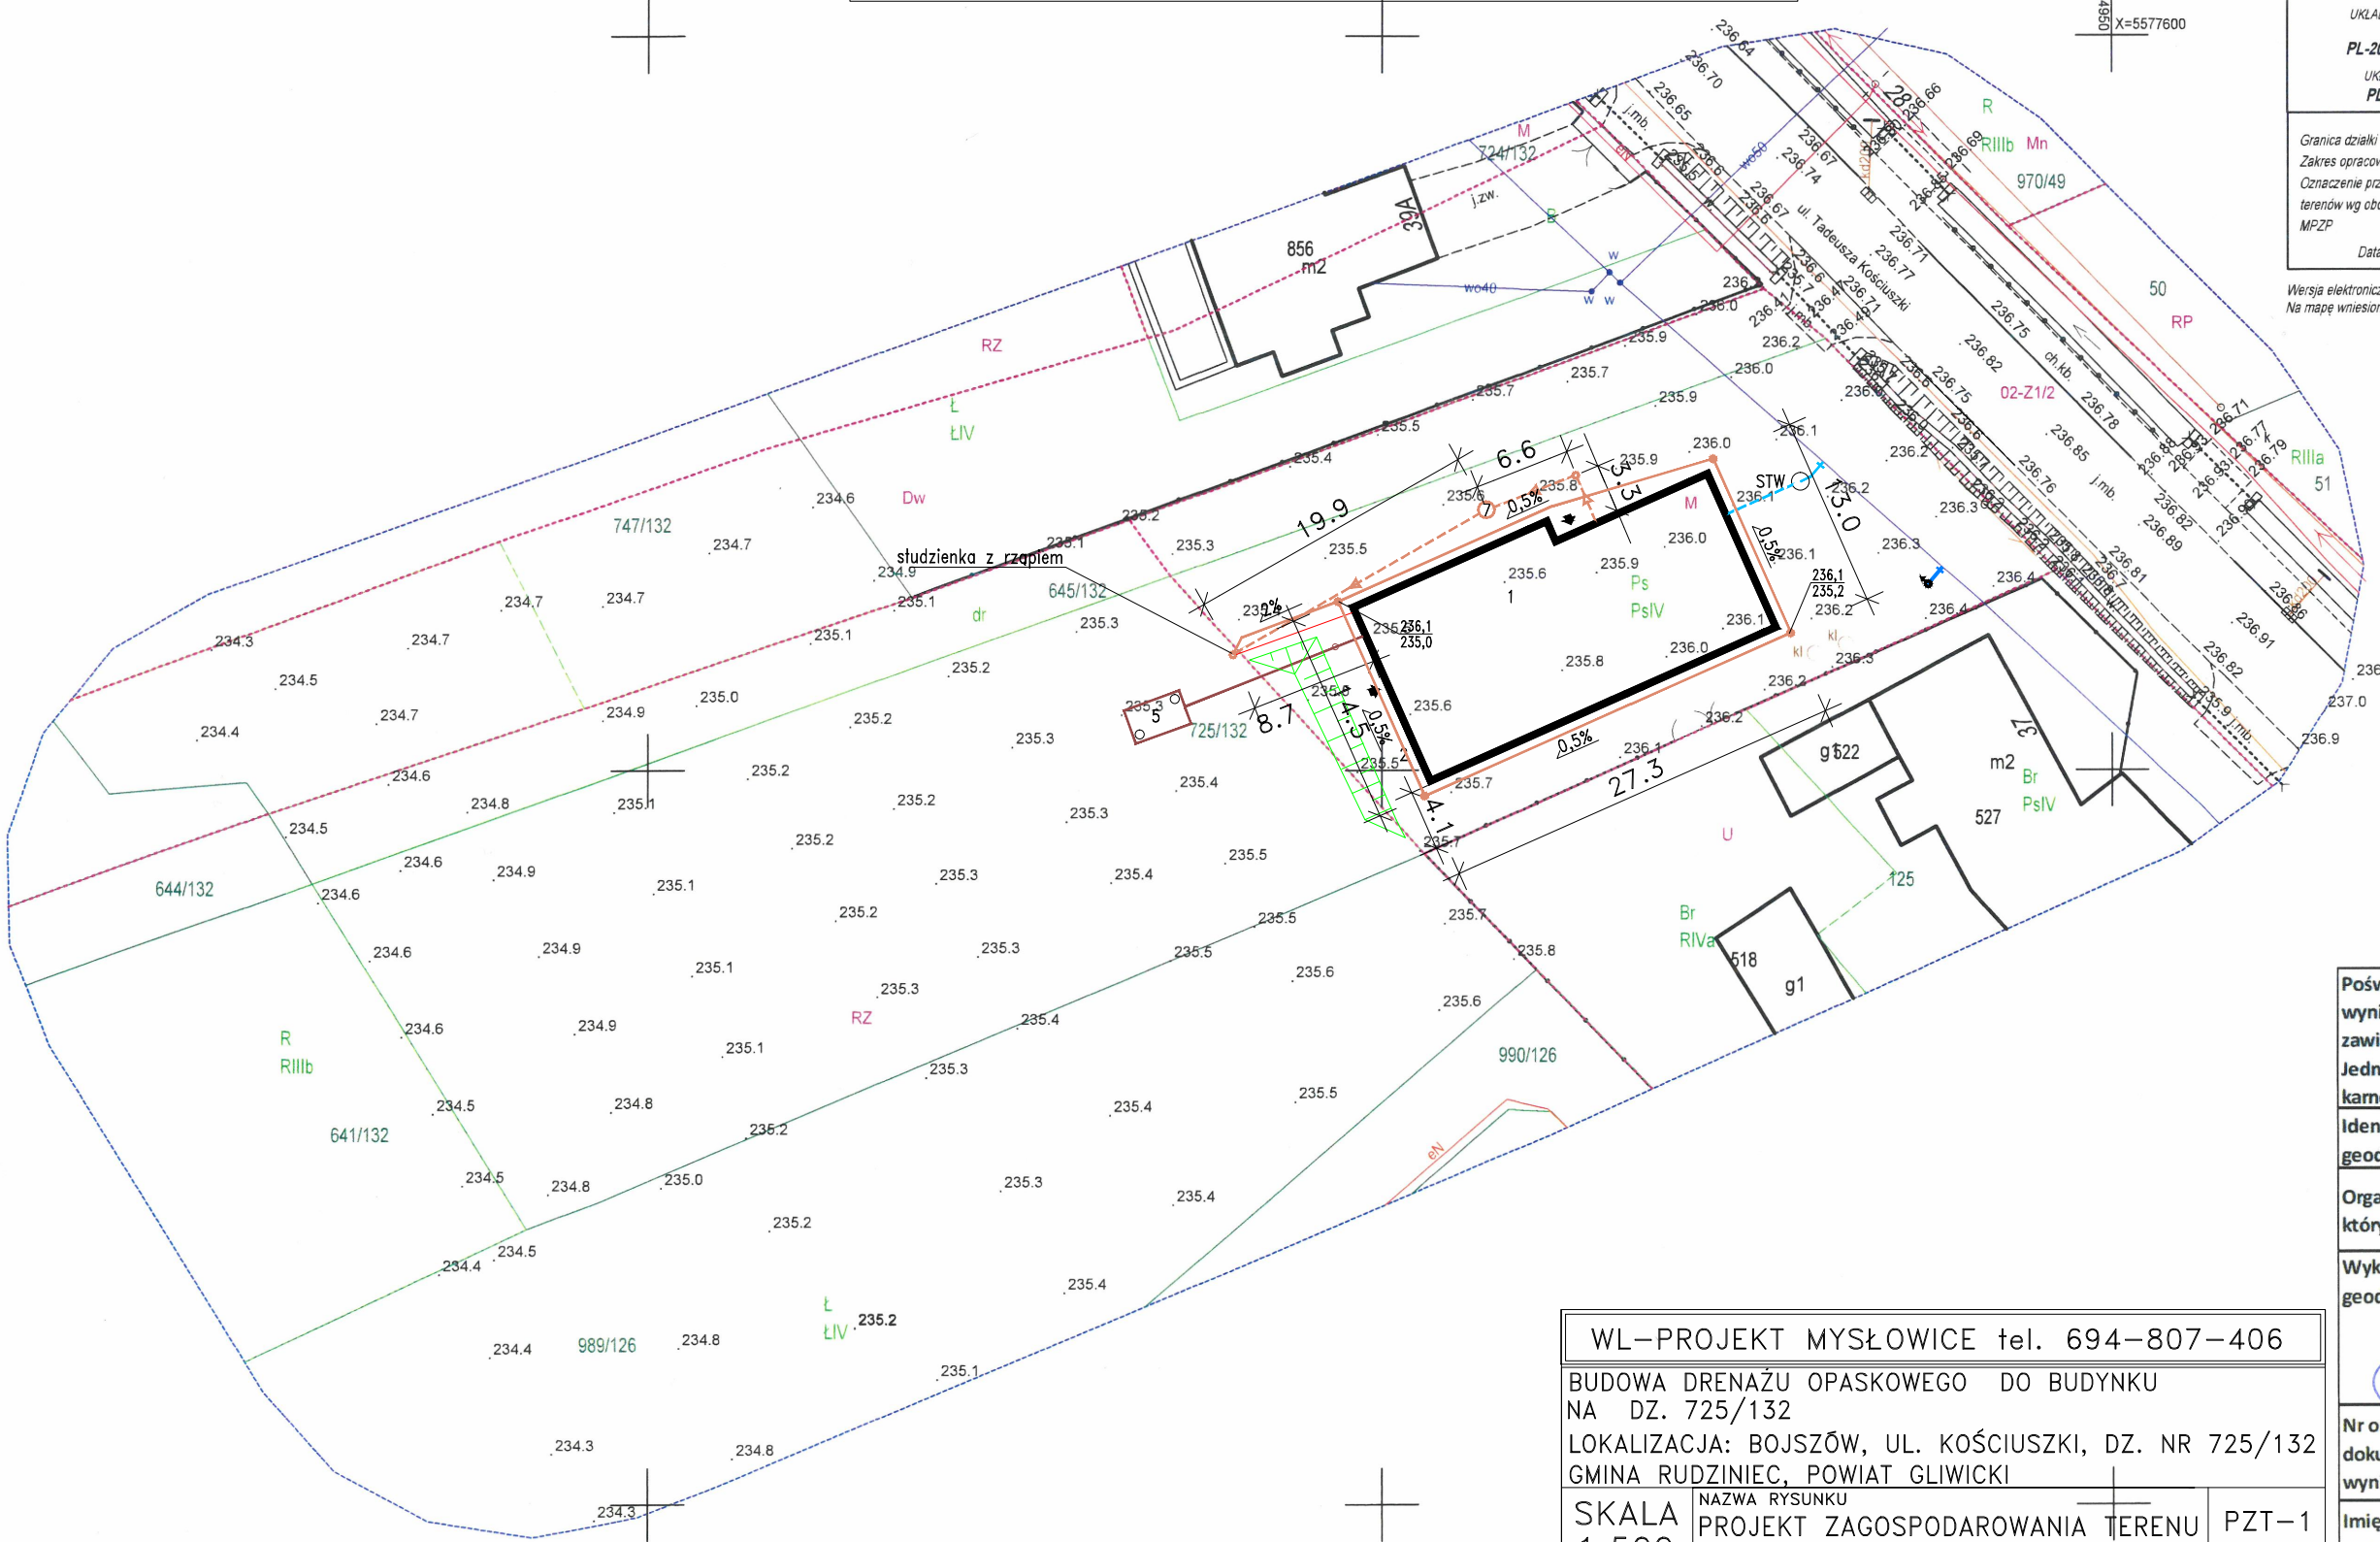

WL-PROJEKT MYSŁOWICE tel. 694-807-406		
BUDOWA DRENAŻU OPASKOWEGO DO BUDYNKU NA DZ. 725/132		
LOKALIZACJA: BOJSZÓW, UL. KOŚCIUSZKI, DZ. NR 725/132		
GMINA RUDZINIEC, POWIAT GLIWICKI		
SKALA 1:500	NAZWA RYSUNKU PROJEKT ZAGOSPODAROWANIA TERENU	PZT-1
VI-2023	OPRACOWAŁ mgr inż. arch. Anna BOJANOWSKA upr. nr 57/SŁOKK/2017/II w specjalności architektonicznej	
	OPRACOWAŁ mgr inż. arch. Lech WRÓBLEWSKI	

Poświadczam, że niniejszy dokument został opracowany w wyniku prac geodezyjnych i kartograficznych, których rezultaty zawiera operat techniczny pozytywnie zweryfikowany. Jednocześnie informuję, że jestem świadom odpowiedzialności kamej za złożenie fałszywego oświadczenia.	
Identyfikator zgłoszenia prac geodezyjnych	WGI-RZG.6640.1.757.2023
Organ służby geodezyjnej, który otrzymał zgłoszenie	Starosta Gliwicki
Wykonawca prac geodezyjnych	USŁUGI GEODEZYJNO - KARTOGRAFICZNE GEOTEC JAKUB BANIA 44-100 GLIWICE, UL. REGON 240618174 NIP 631-237-25 601-303-883, INFO@GEO-TEC.PL
Nr oraz data sporządzenia dokumentu zawierającego wynik pozytywny weryfikacji	PROTOKÓŁ nr WGI-RZG.6640.1.757.2023_25662 Z dn. 05.05.2023r.
Imię i nazwisko oraz nr uprawnień zawodowych kierownika prac	mgr inż. Małgorzata Ficek Nr świadectwa GGK: 23424