



RZUT PIWNICY skala 1:50

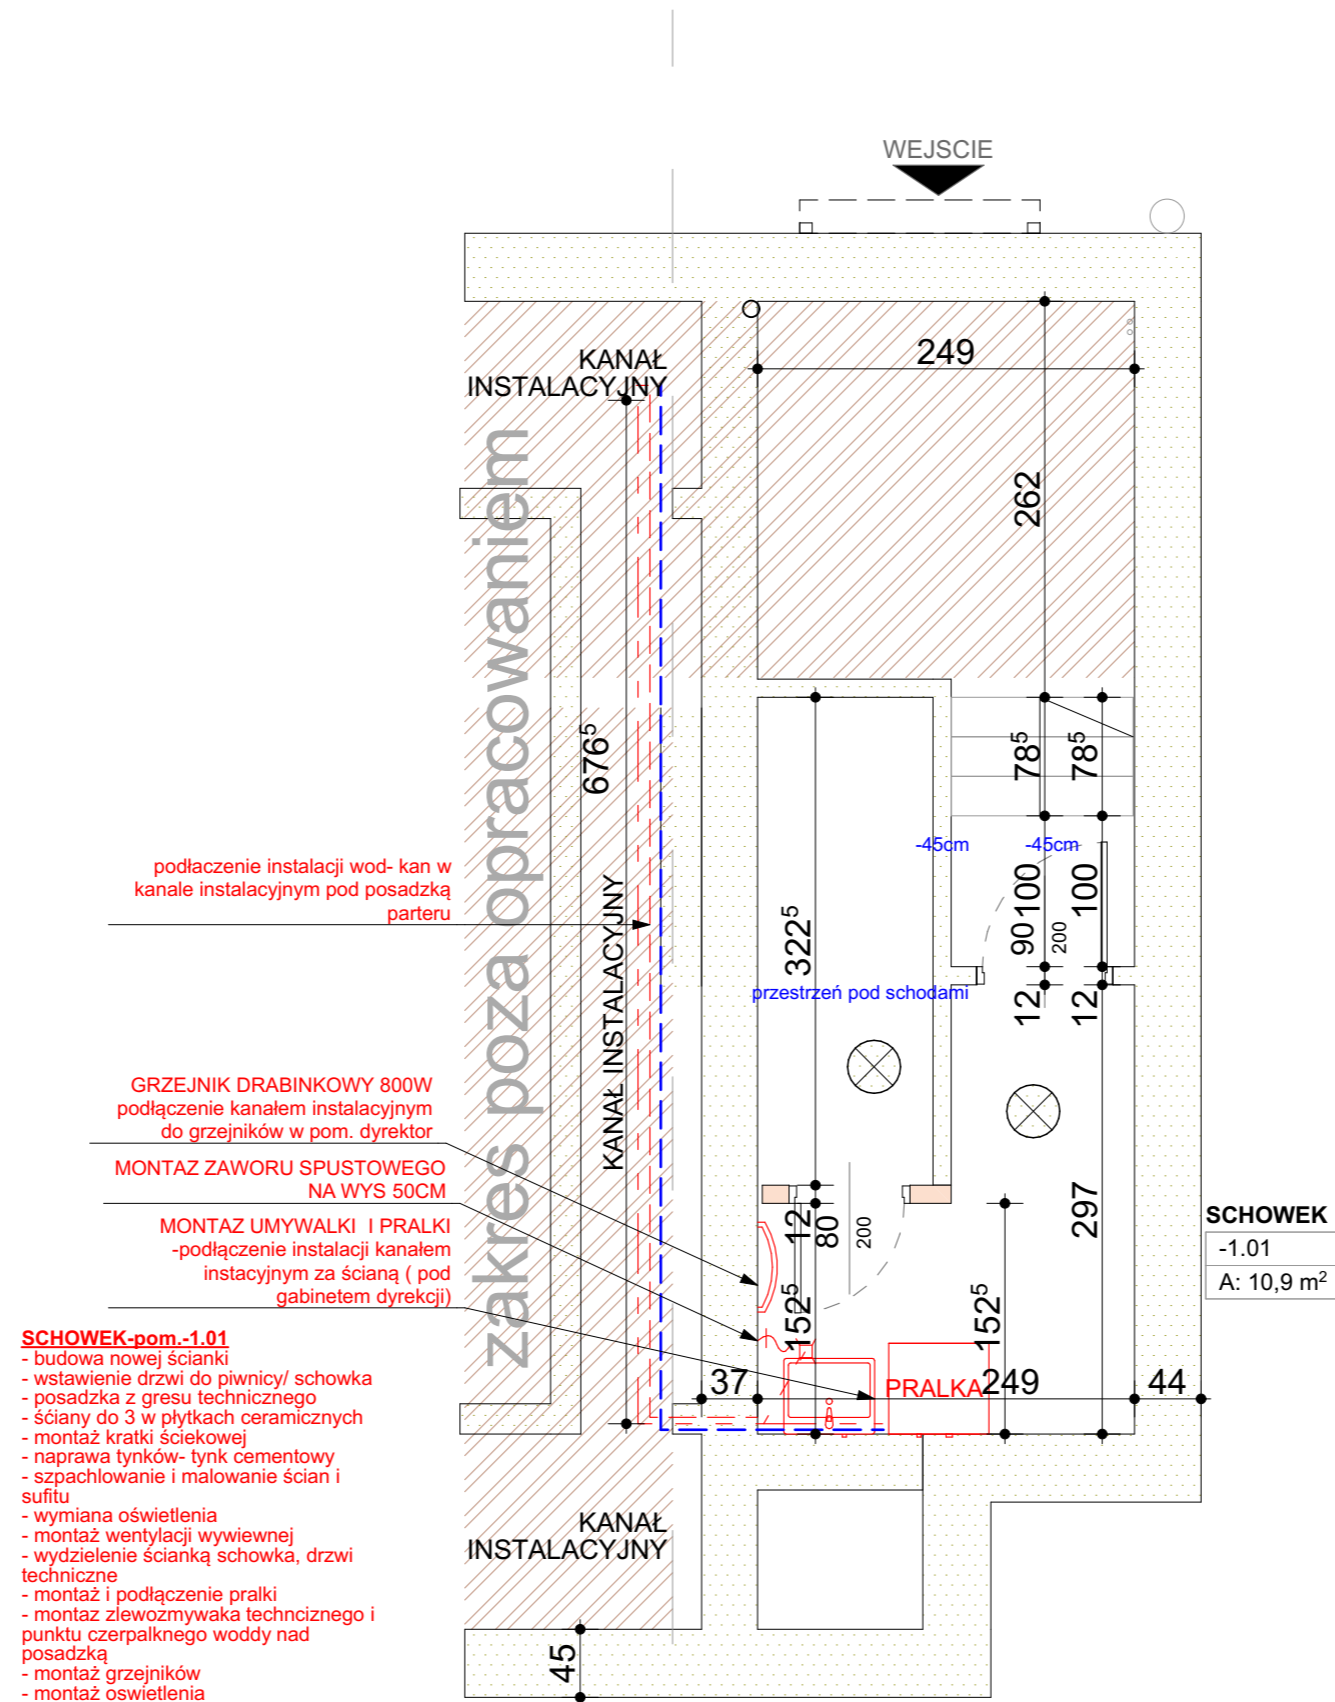

- podłączenie instalacji wod- kan w kanale instalacyjnym pod posadzką parteru
- GRZEJNIK DRABINKOWY 800W podłączenie kanałem instalacyjnym do grzejników w pom. dyrektor
- MONTAZ ZAWORU SPUSTOWEGO NA WYS 50CM
- MONTAZ UMYWALKI I PRALKI -podłączenie instalacji kanałem instalacyjnym za ścianą (pod gabinetem dyrekcji)
- SCHOWEK-pom.-1.01**
 - budowa nowej ścianki
 - wstawienie drzwi do piwnicy/ schowka
 - posadzka z gresu technicznego
 - ściany do 3 w płytkach ceramicznych
 - montaż kratki ściekowej
 - naprawa tynków- tynk cementowy
 - szpachlowanie i malowanie ścian i sufitu
 - wymiana oświetlenia
 - montaż wentylacji wywiewnej
 - wydzielenie ścianką schowka, drzwi techniczne
 - montaż i podłączenie pralki
 - montaż zlewozmywaka technicznego i punktu czerpalknego wody nad posadzką
 - montaż grzejników
 - montaż oświetlenia

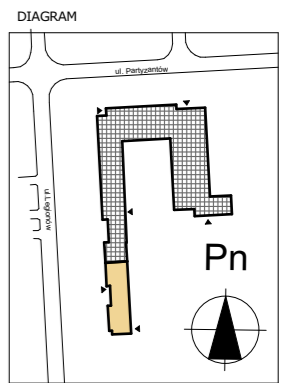

inwestor: Powiat Wołomiński
ul. Prądyńskiego 3, 05-200 Wołomin

tytuł: **Przebudowa pomieszczeń
Poradni Pedagogiczno-Psychologicznej**

adres: dz. ew. 215 obr. 0033 Wołomin
ul. Legionów 85; 05-200 Wołomin
pow. Wołomin, woj. mazowieckie

jednostka projektowa

QUARTUM
BIURO PROJEKTOWE

ul. Wysooka 68a/6; 17-300 Siemiatycze
www.quartum.pl, e:biuro@quartum.pl
NIP:544-132-57-16, REGON 200418012

projektanci

ARCHITEKTURA mgr inż. arch.
Cezary Jaszczolt
Bł. PdOKK/123/2009

nazwa rysunku: **RZUT PIWNICY**

branża: **ARCHITEKTURA**

skala: **1:50**

nr rysunku: **PB/A/02.0**

faza projektu: **PROJEKT BUDOWLANY**

data: **15.11.2021**

